


BUDYNEK SALI TANECZNEJ

RZUT PARTERU
INSTALACJA C.O.

SKALA 1: 100

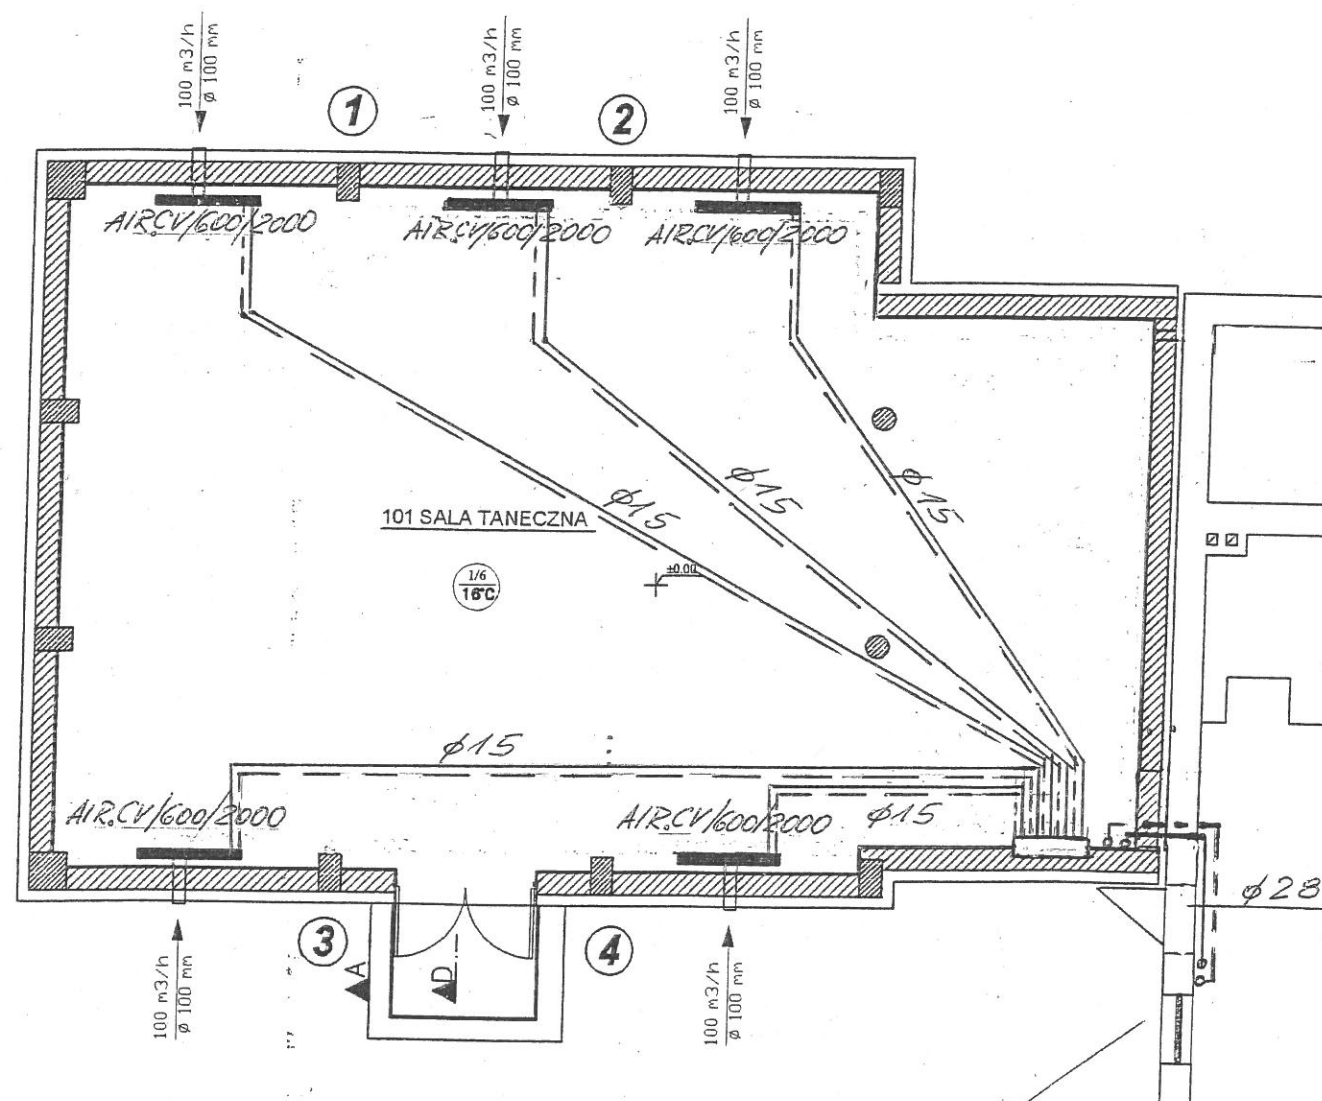

UWAGA:

- JAKO ELEMENTY GRZEJNE STOSOWAĆ GRZEJNIKI AIR PURMO FIRMY RETTIG PŁYTOWE TYP C22 Z WBUDOWANYM ZAWOREM Z GŁOWICĄ TERMOSTATYCZNĄ ORAZ ZESTAWEM WENTYLACYJNYM AIR 22
- PIONY I PODŁĄCZENIA DO KOTŁA WYKONAĆ Z RUR MIEDZIANYCH
- POZIOMY PROWADZIĆ PO ŚCIANACH KONDYGNACJI
- ROZPROWADZENIE DO GRZEJNIKÓW WYKONAĆ Z RUR MIEDZIANYCH
- NA PIONACH I NAJWYŻSZYCH PUNKTACH INSTALACJI ZAMONTOWAĆ ODPOWIEZNIKI AUTOMATYCZNE

① - pion c.o.

PROJEKT ARCHITEKTONICZNO-BUDOWLANY

Obiekt: BUDYNEK SALI TANECZNEJ PRZY BUD. DOMU KULTURY		Inwestor: GMINA WIAZOWNICA	
Adres: Szówsko; ul. Sportowa 5		Data: 09. 2012r.	Skala: 1 : 100
Treść rys: RZUT +3,8m INSTALACJA C.O.		Nr rys. 1	
		Projektant: mgr inż. T. Kędziera Nr upr. PDK/0037/PWOS/09	

Istn. pion C.O.
φ25 mm.