


STAROSTA
JAROSŁAWSKI

SALA GIMNASTYCZNA
Z ŁĄCZNIKIEM
INSTALACJA WOD-KAN
AKSONOMETRIA INSTALACJI
WODOCIĄGOWEJ
SKALA 1:50

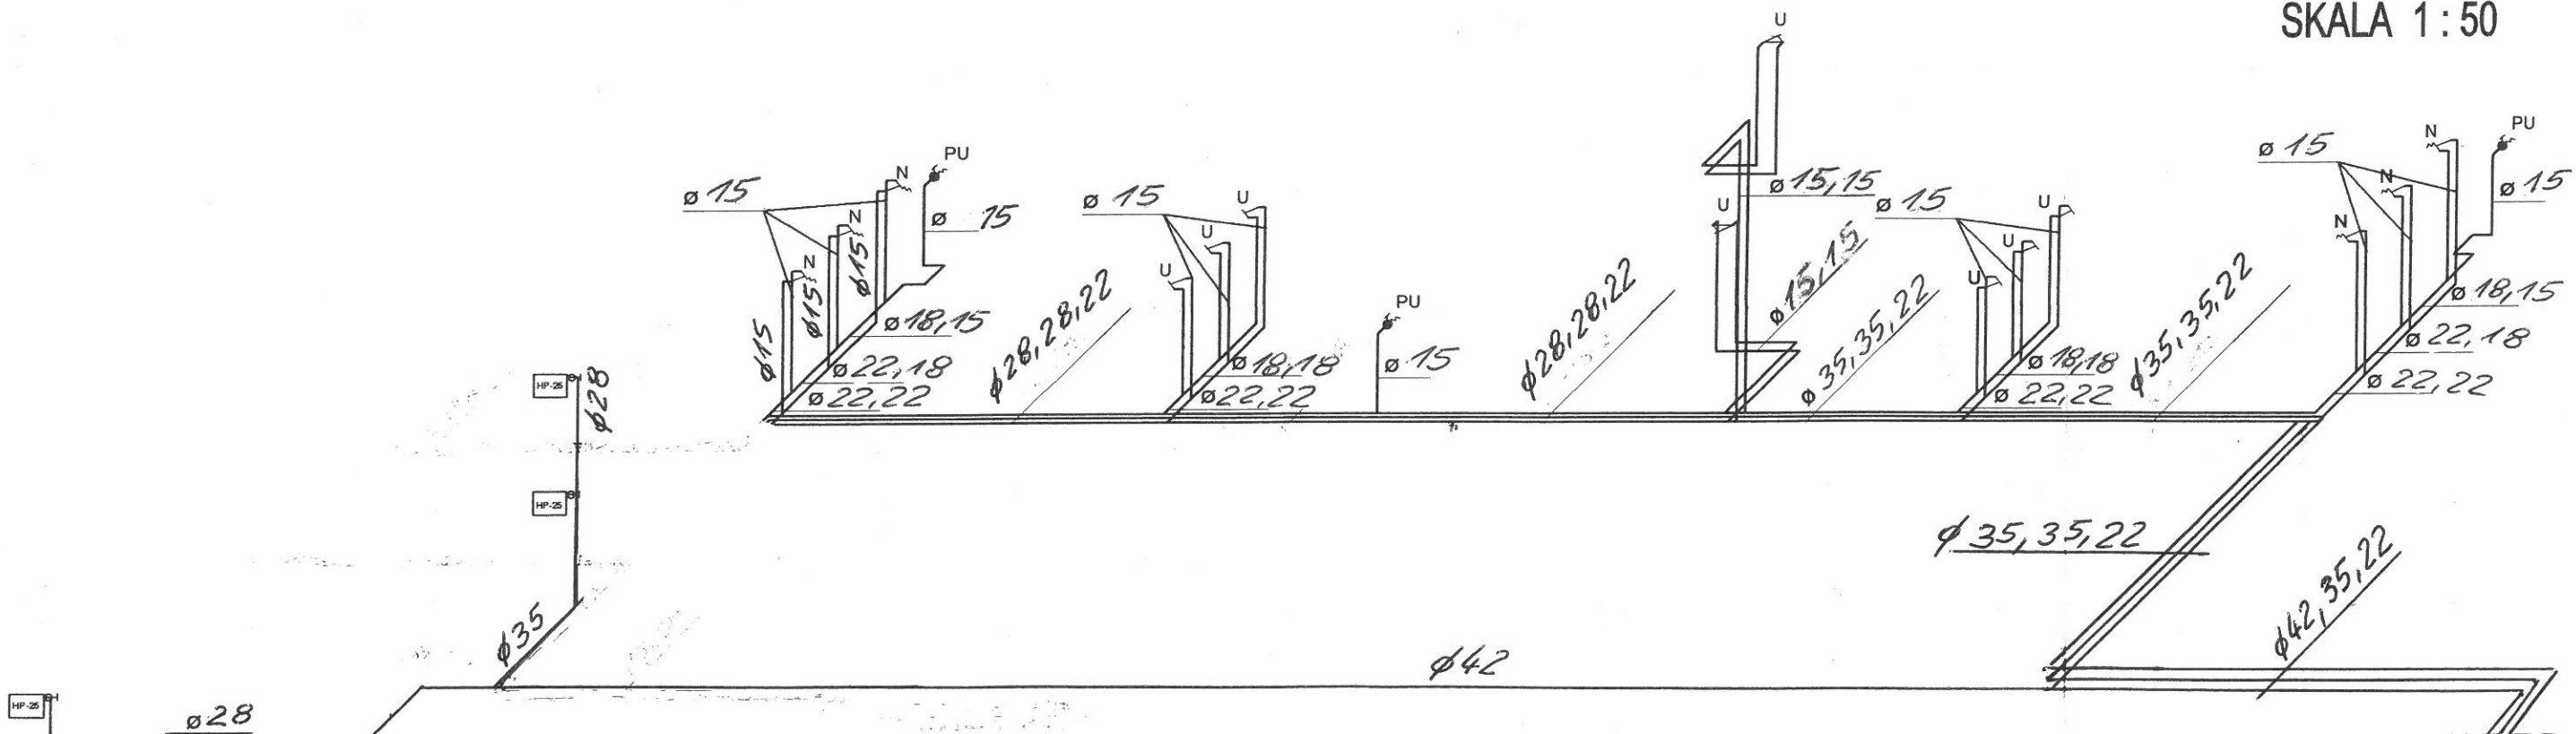

LEGENDA:

-PROJEKTOWANĄ KANALIZACJĘ WEWNĘTRZNĄ WYKONAĆ Z RUR KANALIZACYJNYCH PCV O ŚREDNICACH I SPADKACH JAK NA RYSUNKU.
-PIONY PROWADZIĆ W SZACHTACH PIONOWYCH WOD-KAN LUB OBUDOWAĆ, NATOMIAST POZIOMY POD POSADZKĄ I CZĘŚCIOWO POD STROPEM PARTERU I OBUDOWAĆ
-INSTALACJĘ WEWNĘTRZNĄ WODOCIĄGOWĄ WYKONAĆ Z RUR PEX-AL-PEX KISAN ŁĄCZONYCH PRZEZ ZAPRASOWANIE O ŚREDNICACH JAK NA RYSUNKU.
-RURY DO HYDRANTÓW WYKONAĆ ZE STALI LUB Z MIEDZI
-PIONY PROWADZIĆ W SZACHTACH PIONOWYCH WOD-KAN, NATOMIAST POZIOMY W POSADZCE PARTERU I POD STROPEM PARTERU
-PODEJŚCIA WODOCIĄGOWE DO URZĄDZEŃ PROWADZIĆ W ŚCIANACH ORAZ W SZLICHCE PODŁOGOWEJ - GRUBOŚĆ PRZYKRYCIA - 4 cm.
-PRZEWODY WODOCIĄGOWE IZOLOWAĆ TERMICZNIE ZGODNIE Z PN-85/B-02421 OTULINĄ - THERMAFLEX

- rurociąg wody zimnej Pex-Al-Pex
 - rurociąg wody ciepłej Pex-Al-Pex
 - rurociąg cyrkulacyjny Pex-Al-Pex
- Ø 25/20/16 - woda zimna/woda ciepła/cyrkulacja
Ø 32 - rura Pex-Al-Pex 32x3 mm
Ø 25 - rura Pex-Al-Pex 25x2,5 mm
Ø 25 - rura miedziana lub stalowa do hydrantów 25x2,5 mm
Ø 20 - rura Pex-Al-Pex 20x2,25 mm
Ø 16 - rura Pex-Al-Pex 16x2 mm

Obiekt:	Sala gimnastyczna z łącznikiem	Skala:	1:50
Adres obiektu:	Mołodycz, 37-552 Wiązownica, nr działki 511		
Inwestor:	GMINA WIĄZOWNICA		
Adres inwestora:	Wiązownica 208 37-522 Wiązownica	Data:	11.2012r.
Tytuł rysunku:	Aksonometria instalacji wodociągowej	Nr Rysunku:	3
Branża sanitarna - instalacja WOD-KAN			
Projektował:	mgr inż. Tadeusz Kędziera	Specjalność:	sanitarna
Sprawdził:	mgr inż. Norbert Koprowicz	Specjalność:	sanitarna
		Nr uprawnień:	PDK/0037/PWOS/09
		Nr uprawnień:	PDK/0201/POOS/10
		Podpis:	