


SALA GIMNASTYCZNA
Z ŁĄCZNIKIEM

INSTALACJA WOD-KAN
RZUT PARTERU
SKALA 1 : 100

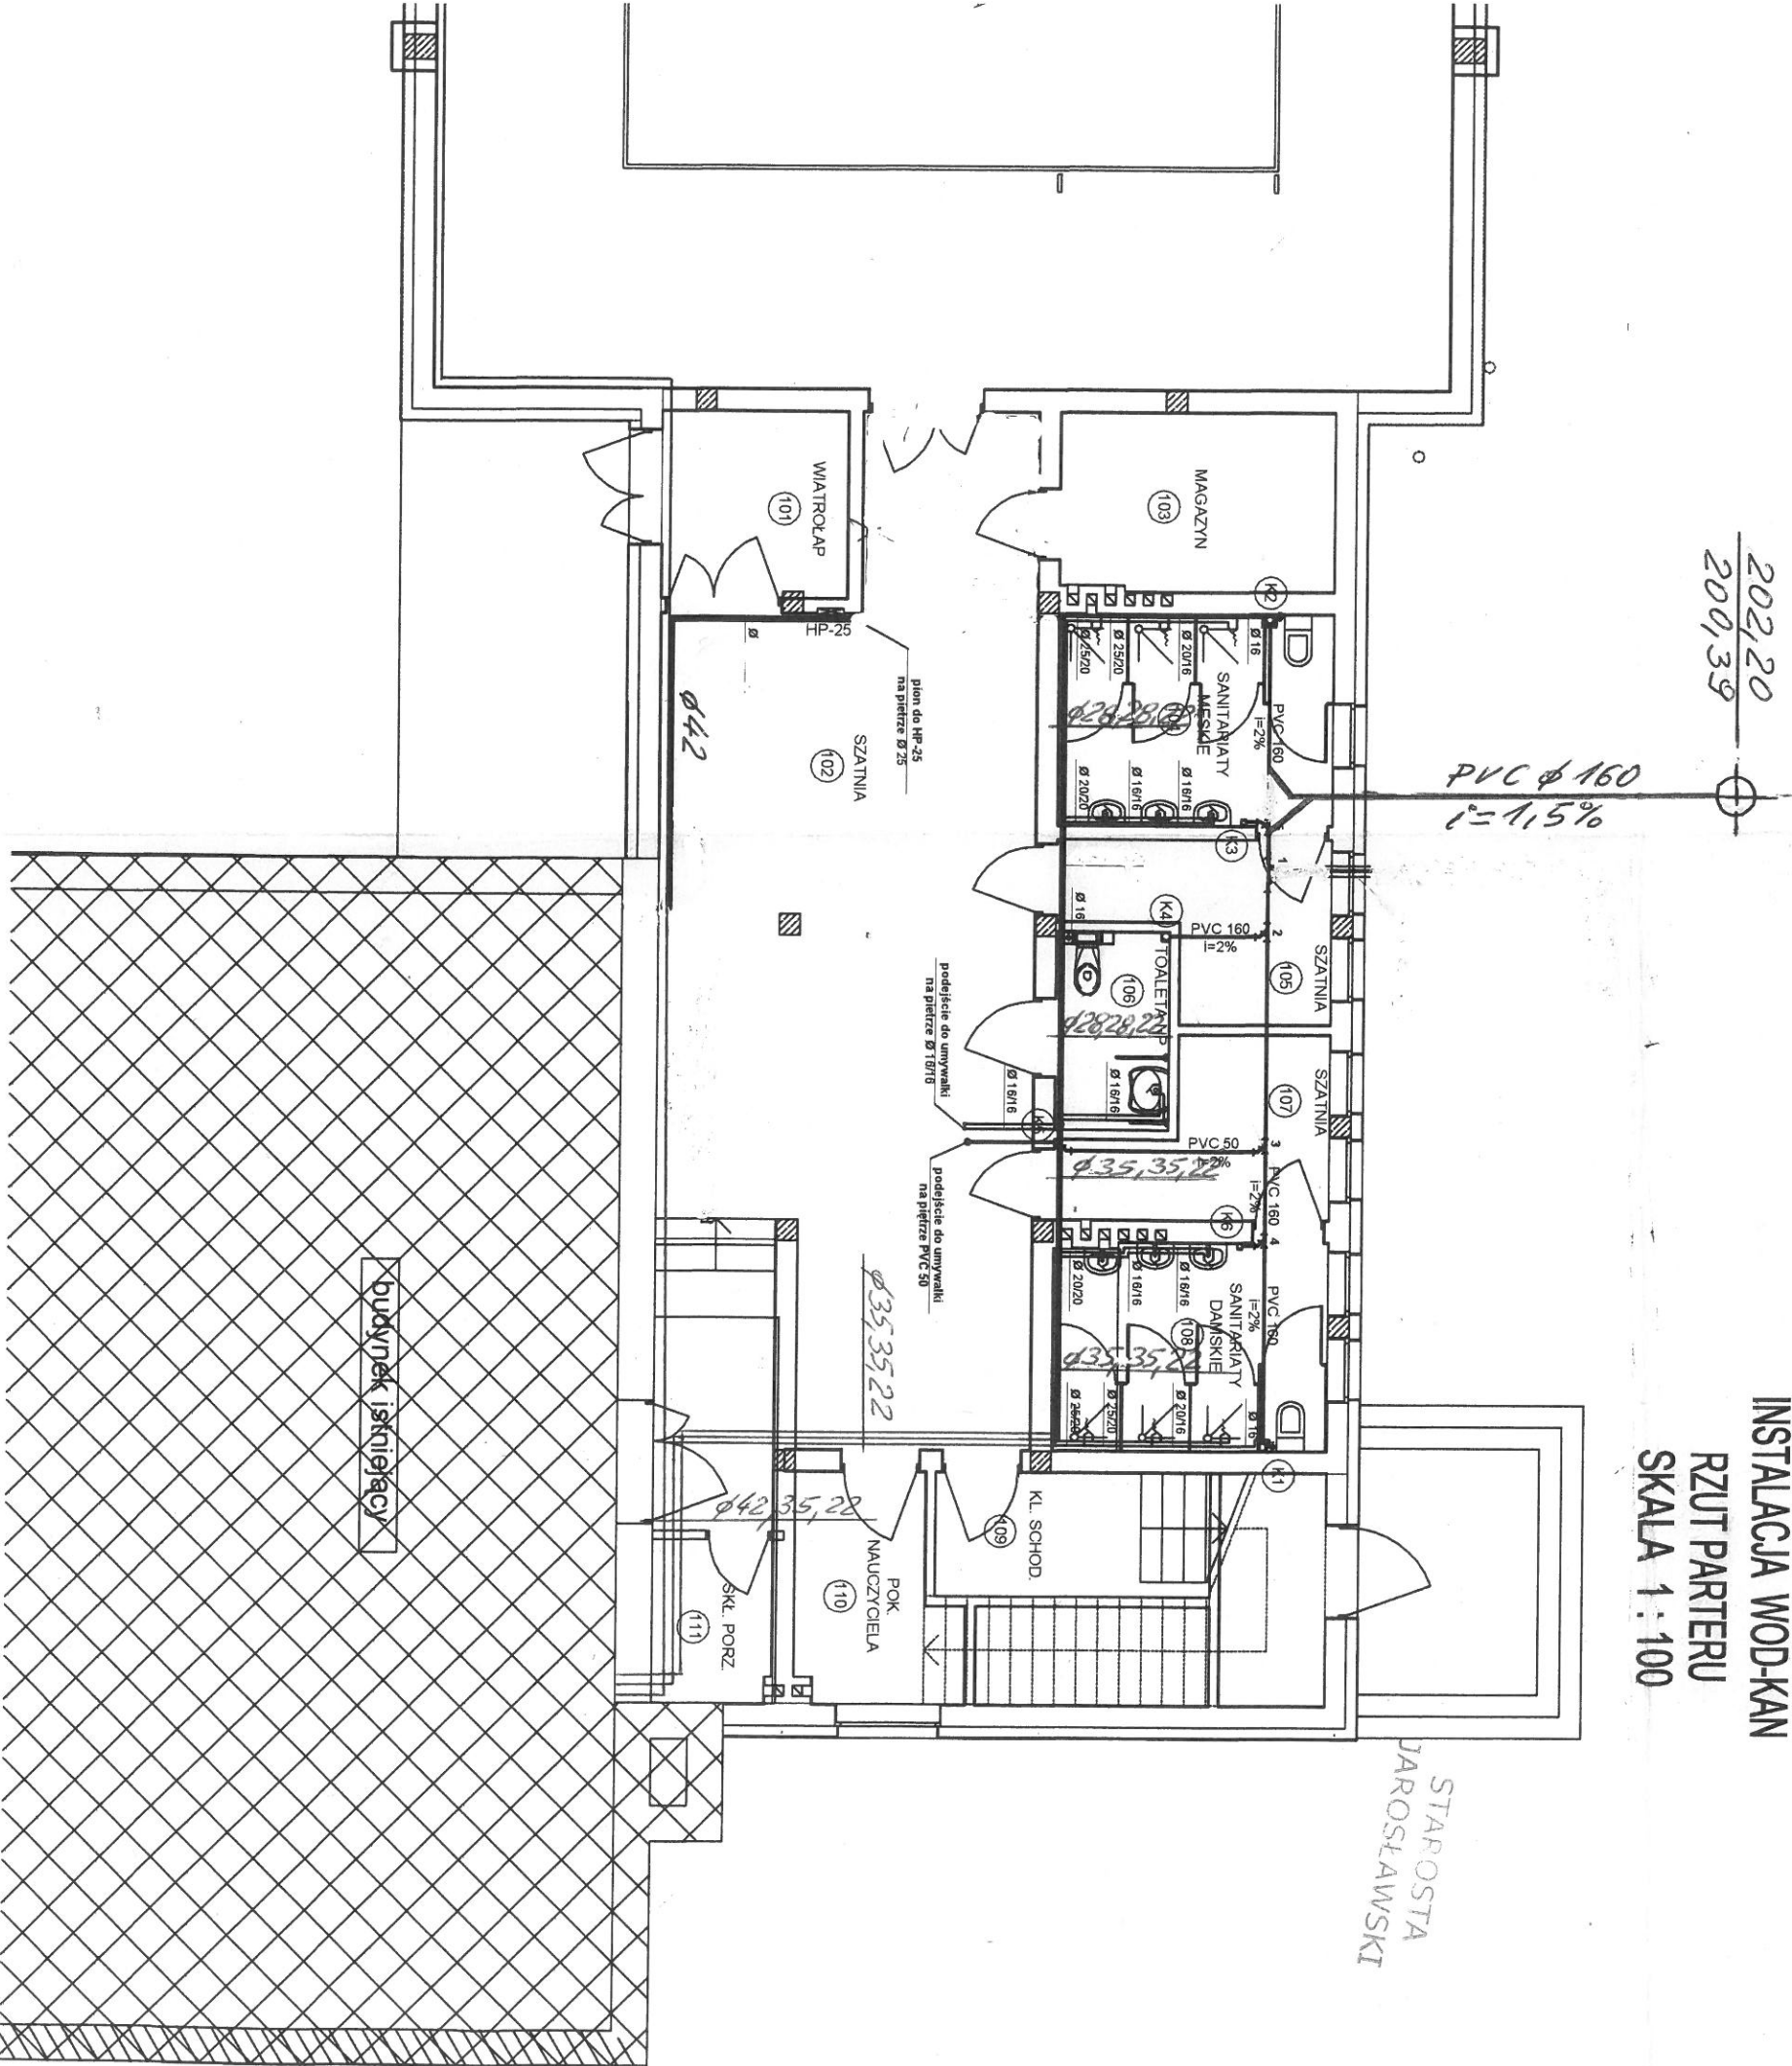

lex-Al-Pex
lex-Al-Pex
lex-Al-Pex

woda ciepła/cyrkulacja
x3 mm
x2,5 mm
x2,25 mm
x2 mm

rurociąg kanalizacyjny PVC

- U - podejście do umywalki
- PU - podejście do płuczki ustępowej
- N - podejście do natyśku
- Z - zawór napowietrzający
- Z1 - zawór napowietrzający podumywalkowy
- K1 - pion kanalizacyjny

PVC 160 - rura PVC DN 150 mm
PVC 110 - rura PVC DN 100 mm
PVC 75 - rura PVC DN 75 mm
PVC 50 - rura PVC DN 50 mm

Obekt:	Sala gimnastyczna z łącznikiem		Skala:
Adres obiektu:	Motodycz, 37-552 Wązownica, nr działki 511		1:100
Inwestor:	GMINA WĄZOWNICA		
Adres:	Wązownica 208		Data:
Inwestor:	37-522 Wązownica		11.2012r.
Tytuł rysunku:	Rzut parteru		Nr Rysunku:
	Branża sanitarna - instalacja WOD-KAN		1
Projektował:	Specjalność:	Nr uprawnień:	Podpis:
mgr inż. Tadeusz Kędziara	sanitarna	PDK/0037/PWOS/09	
Sprawdził:	Specjalność:	Nr uprawnień:	Podpis:
mgr inż. Norbert Kopowicz	sanitarna	PDK/0201/POOS/10	