


SALA GIMNASTYCZNA
Z ŁĄCZNIKIEM

INSTALACJA WOD-KAN
RZUT PIĘTRA

SKALA 1 : 100

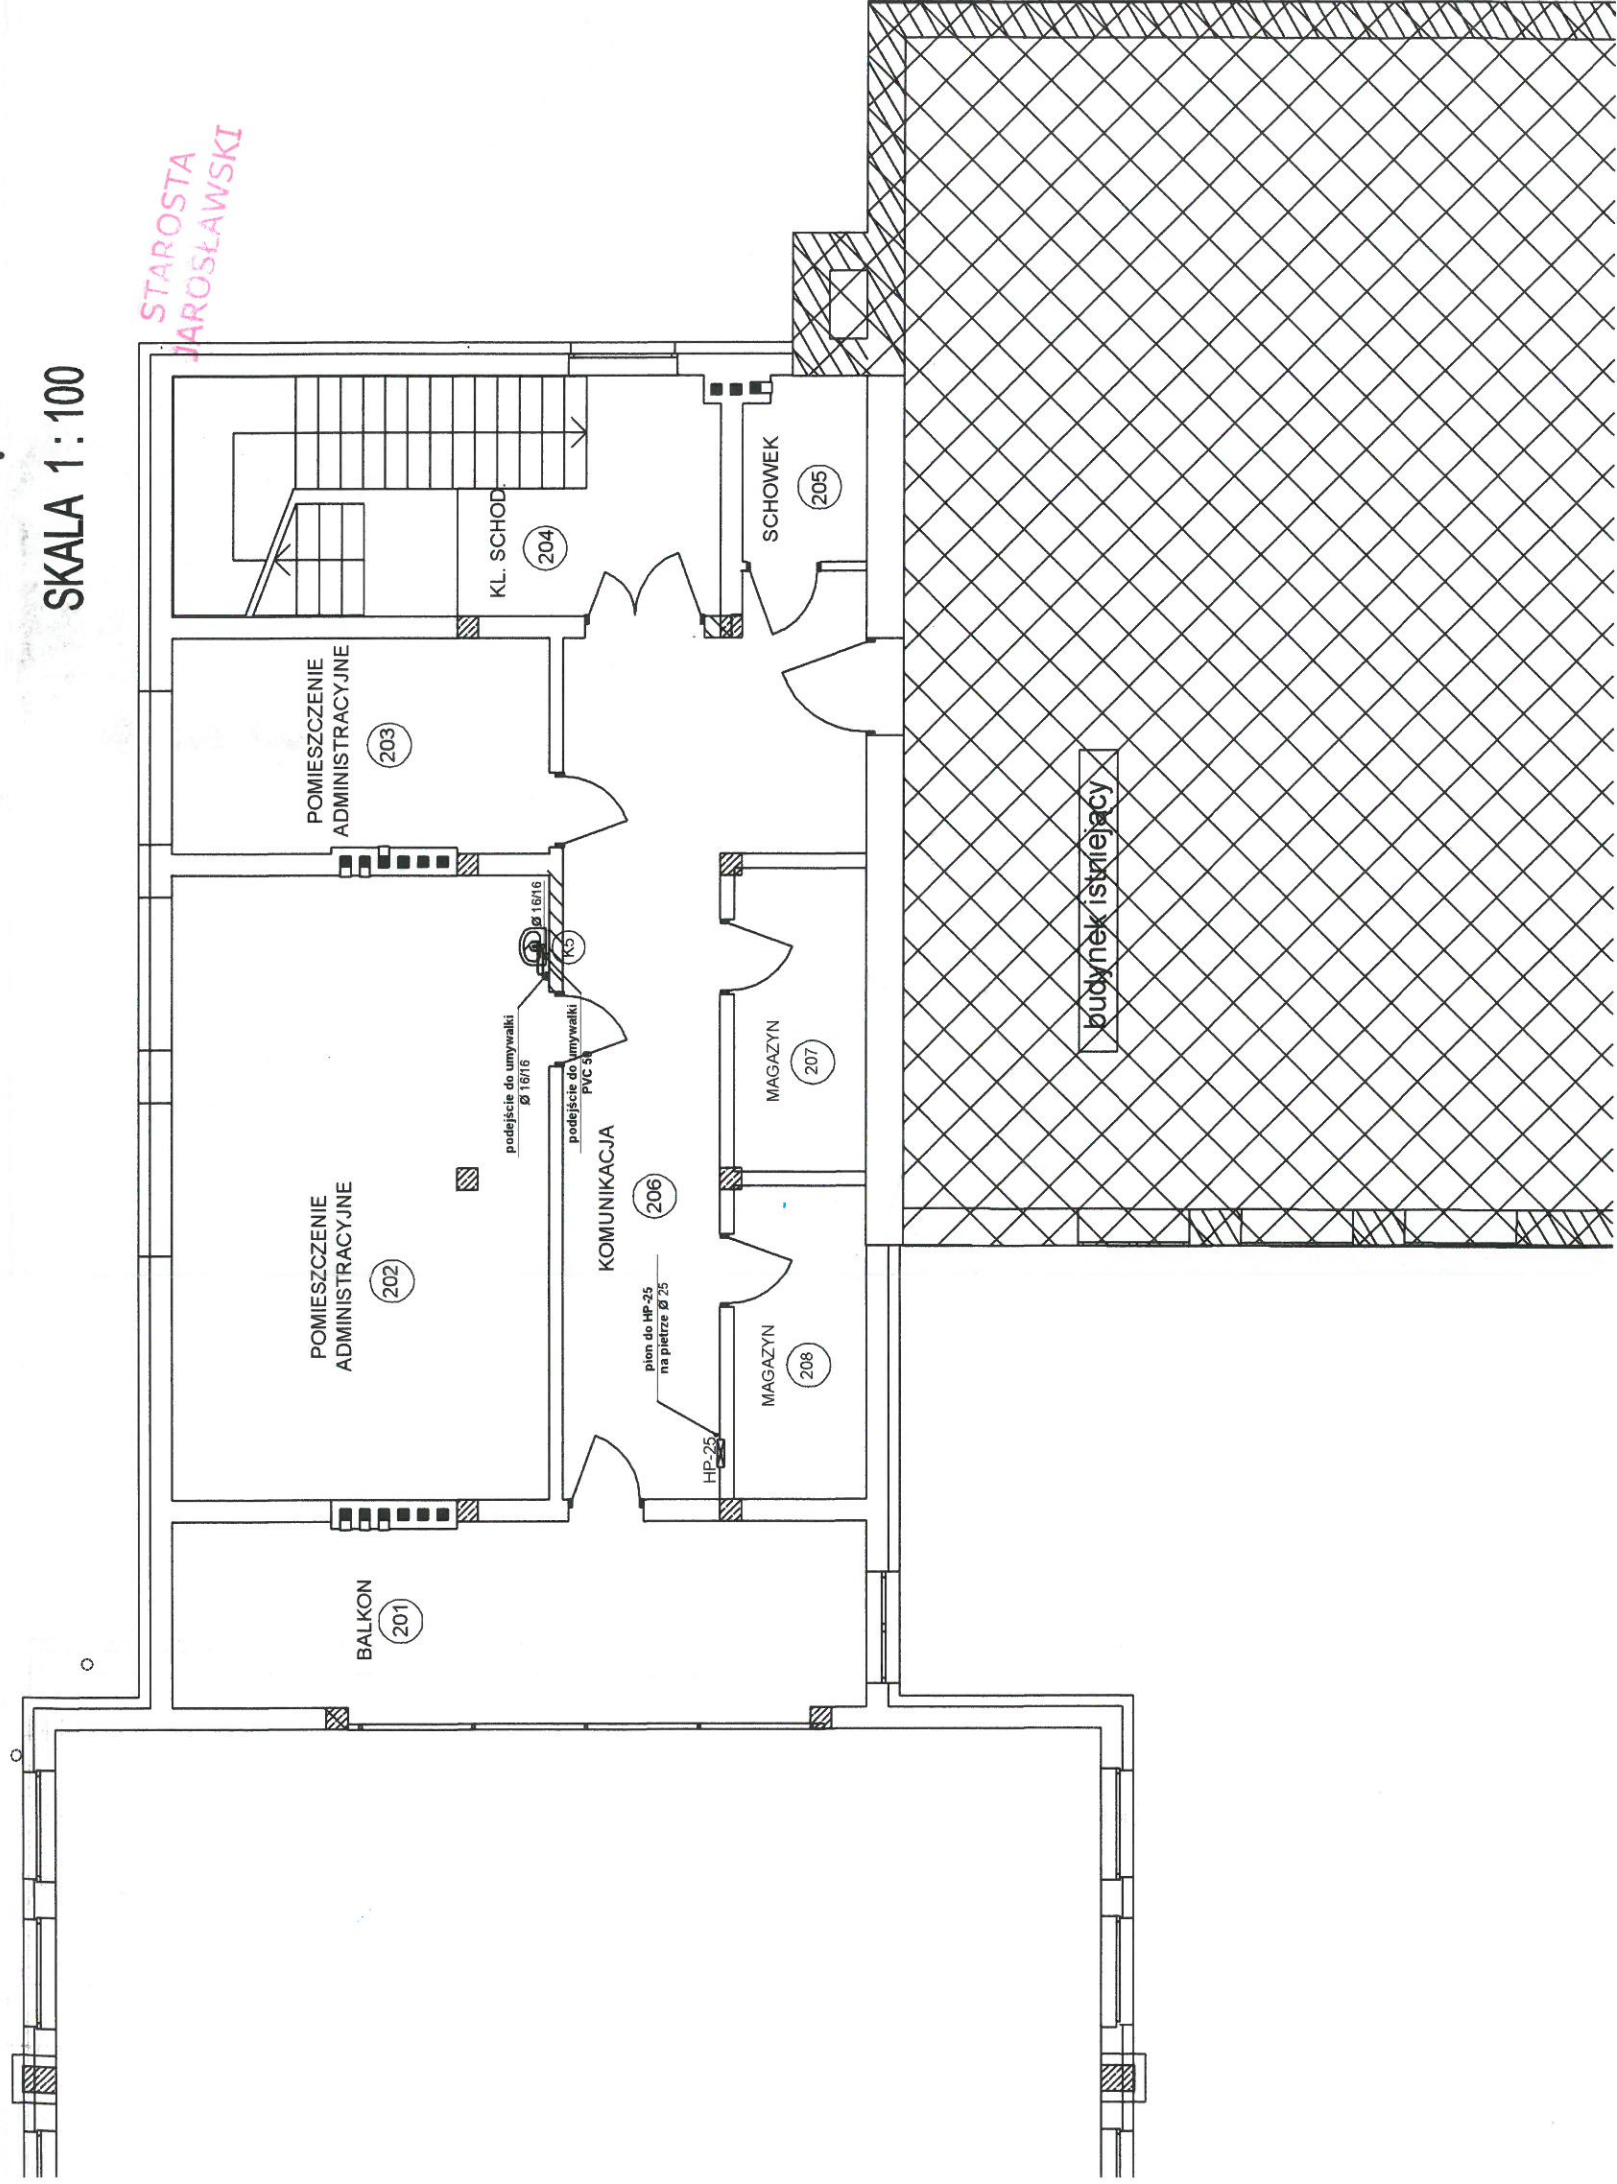

uj Pex-Al-Pex
uj Pex-Al-Pex
y Pex-Al-Pex

ina/woda ciepła/cyrkulacja
: 32x3 mm
: 25x2,5 mm
: 20x2,25 mm
: 16x2 mm

— rurociąg kanalizacyjny PVC

U - podejście do umywalki
PU - podejście do płuczki ustępowej
N - podejście do natrysku
Z - zawór napowietrzający
Z1 - zawór napowietrzający podumywalkowy
K1 - pion kanalizacyjny

PVC 160 - rura PVC DN 150 mm
PVC 110 - rura PVC DN 100 mm
PVC 75 - rura PVC DN 75 mm
PVC 50 - rura PVC DN 50 mm

0900114

Obiekt:	Sala gimnastyczna z łącznikiem	Skala:	1:100
Adres obiektu:	Motodycz, 37-552 Wiązownica, nr działki 511		
Inwestor:	GINA WIĄZOWNICA		
Adres inwestora:	Wiązownica 208 37-522 Wiązownica	Data:	11.2012r.
Tytuł rysunku:	Rzut piętra	Nr Rysunku:	2
Projektował:	Branża sanitarna - instalacja WOD-KAN		
mgr inż. Tadeusz Kęziera	Specjalność: sanitarna	Nr uprawnień	Podpis
Sprawdził:	Specjalność: sanitarna	Nr uprawnień	Podpis
mgr inż. Norbert Koprowicz	sanitarna		