


SALA GIMNASTYCZNA
Z ŁĄCZNIKIEM
INSTALACJA WENTYLACJI
RZUT PARTERU
SKALA 1 : 100

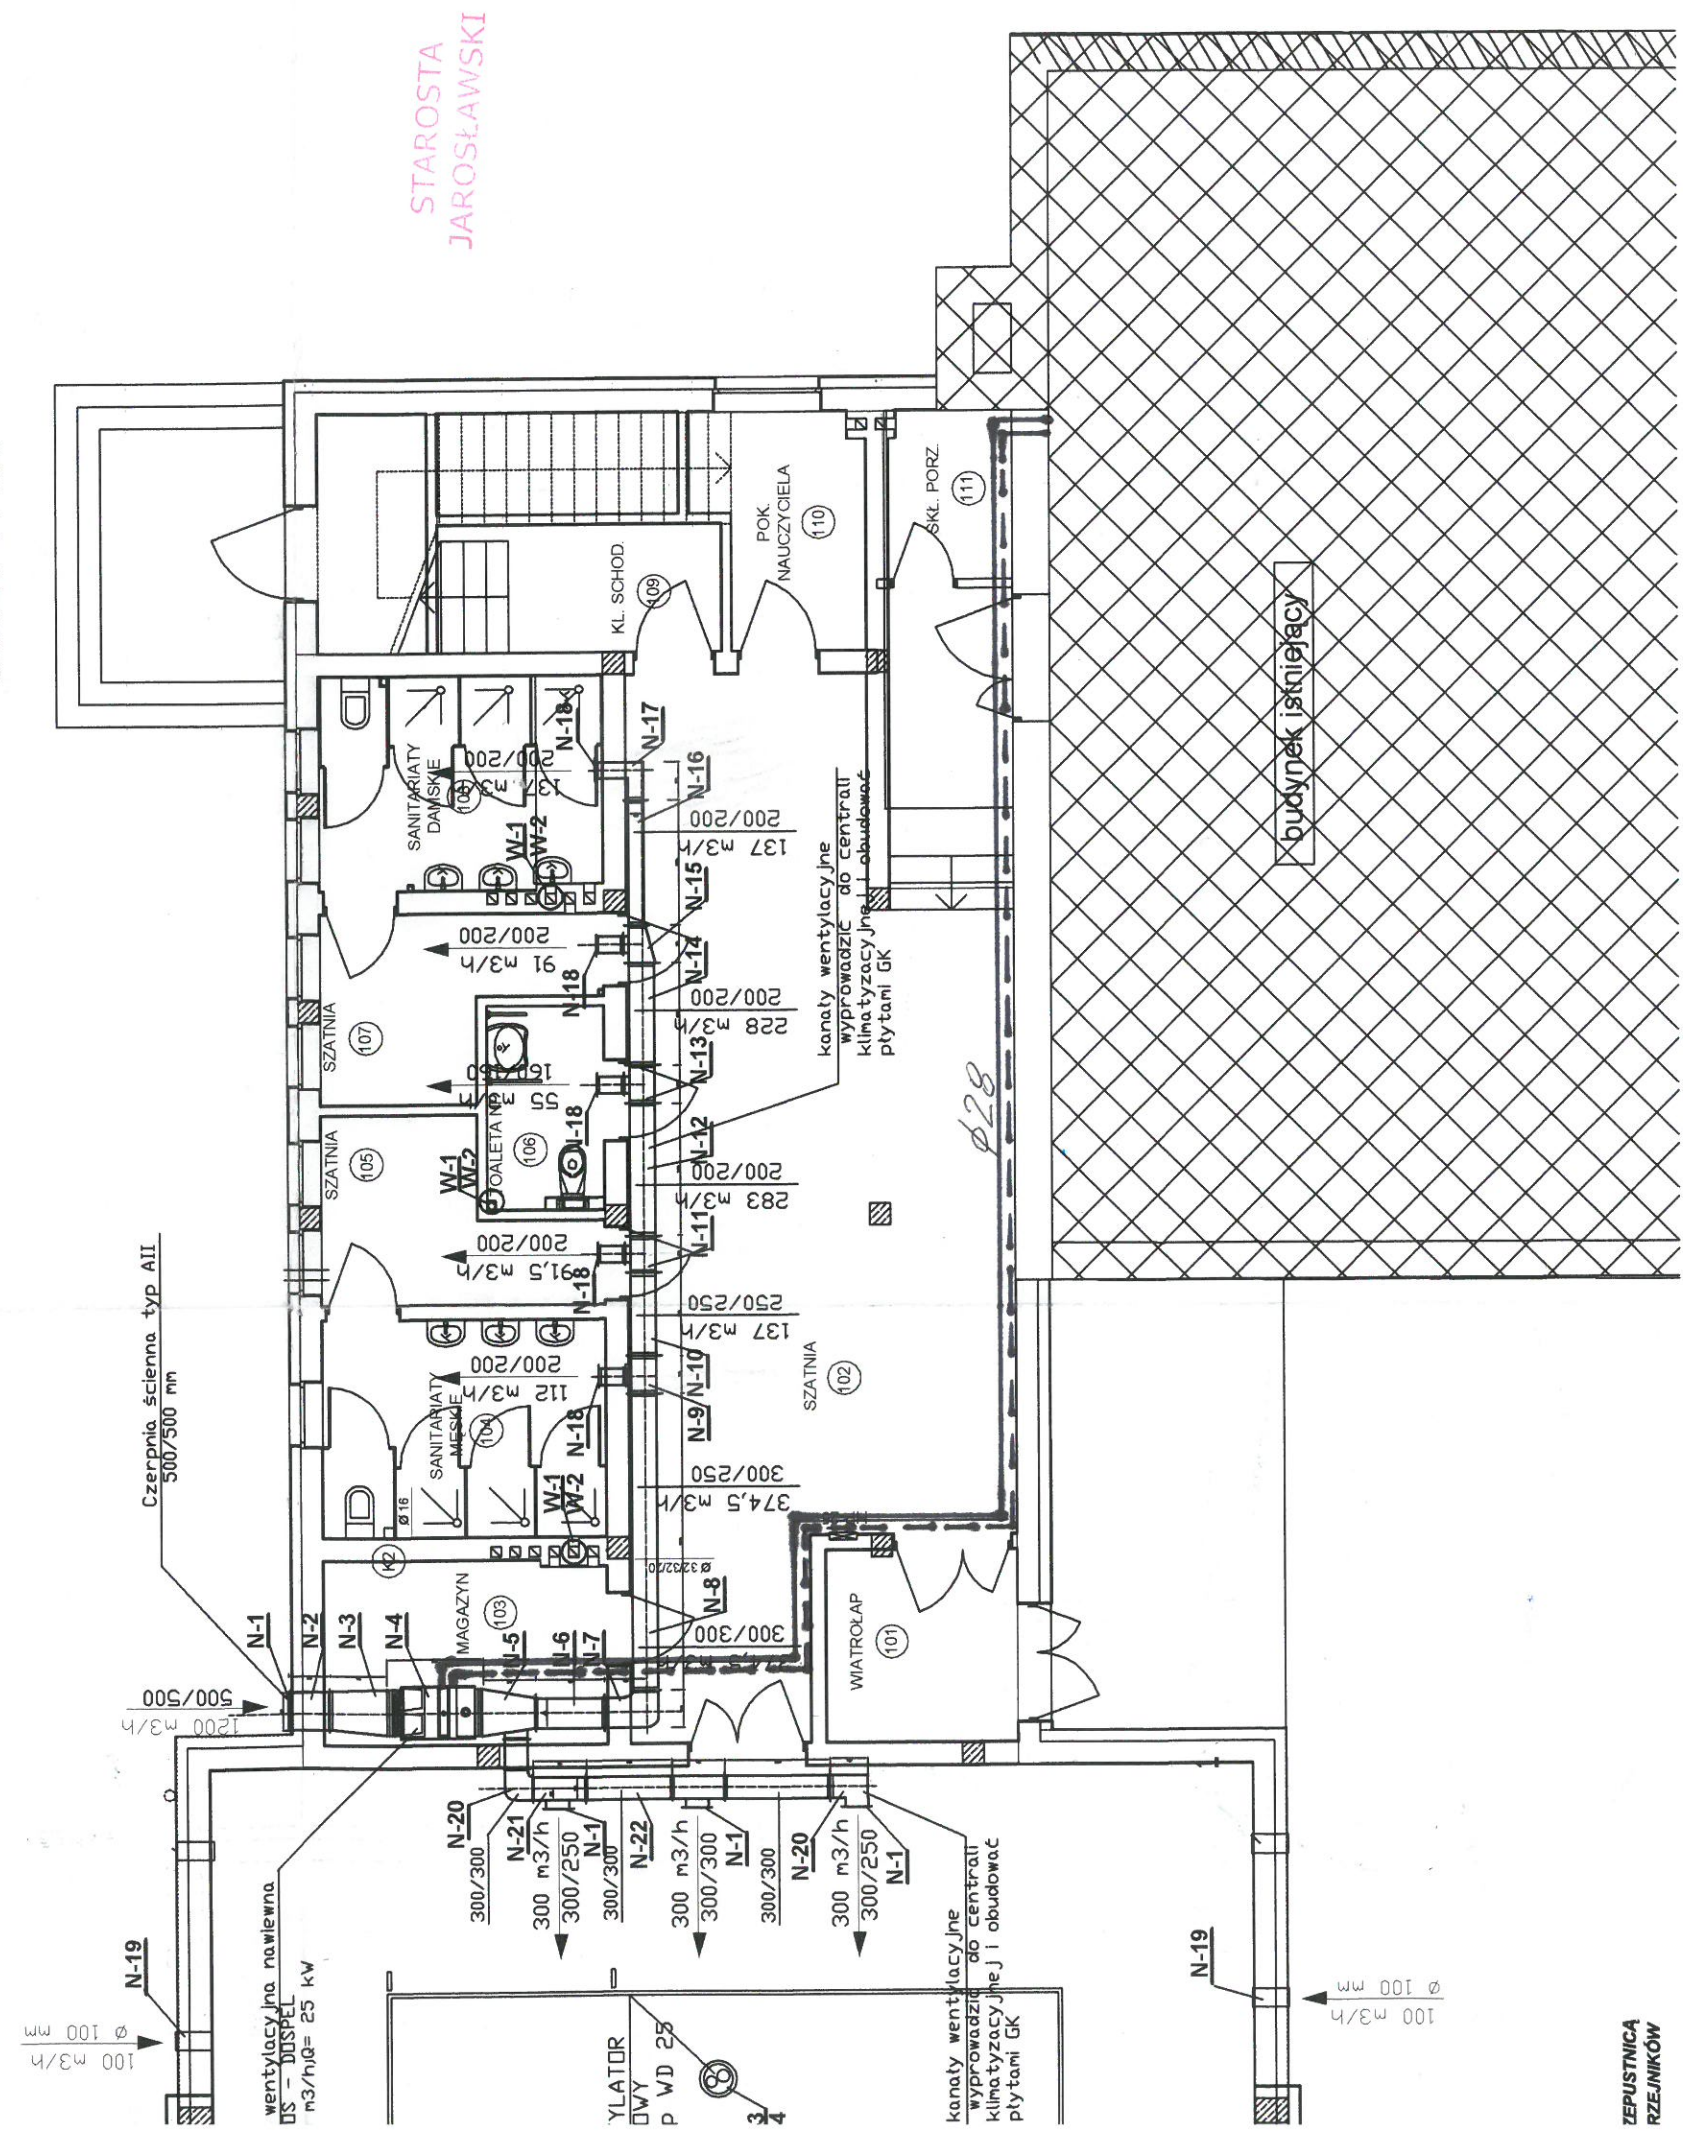

Obiekt:	Sala gimnastyczna z łącznikiem			Skala:	1:100
Adres obiektu:	Mobydycz, 37-552 Wiązownica, nr działki 511				
Inwestor:	GMINA WIAZOWNICA				
Adres inwestora:	Wiązownica 208 37-522 Wiązownica			Data:	11.2012r.
Tytuł rysunku:	Rzut parteru			Nr Rysunku:	1
Branża sanitarna - instalacja WENTYLACJI					
Projektował:		Specjalność:	Nr uprawnień	Podpis	
mgr inż. Tadeusz Kędziera		sanitarna	PDK/0037/PWOS/09		
Sprawił:		Specjalność:	Nr uprawnień	Podpis	
mgr inż. Norbert Koprowicz		sanitarna	PDK/0201/POOS/10		