


SALA GIMNASTYCZNA
Z ŁĄCZNIKIEM

INSTALACJA C.O.
RZUT PARTERU
SKALA 1 : 100

STAROSTA
JAROSŁAWSKI

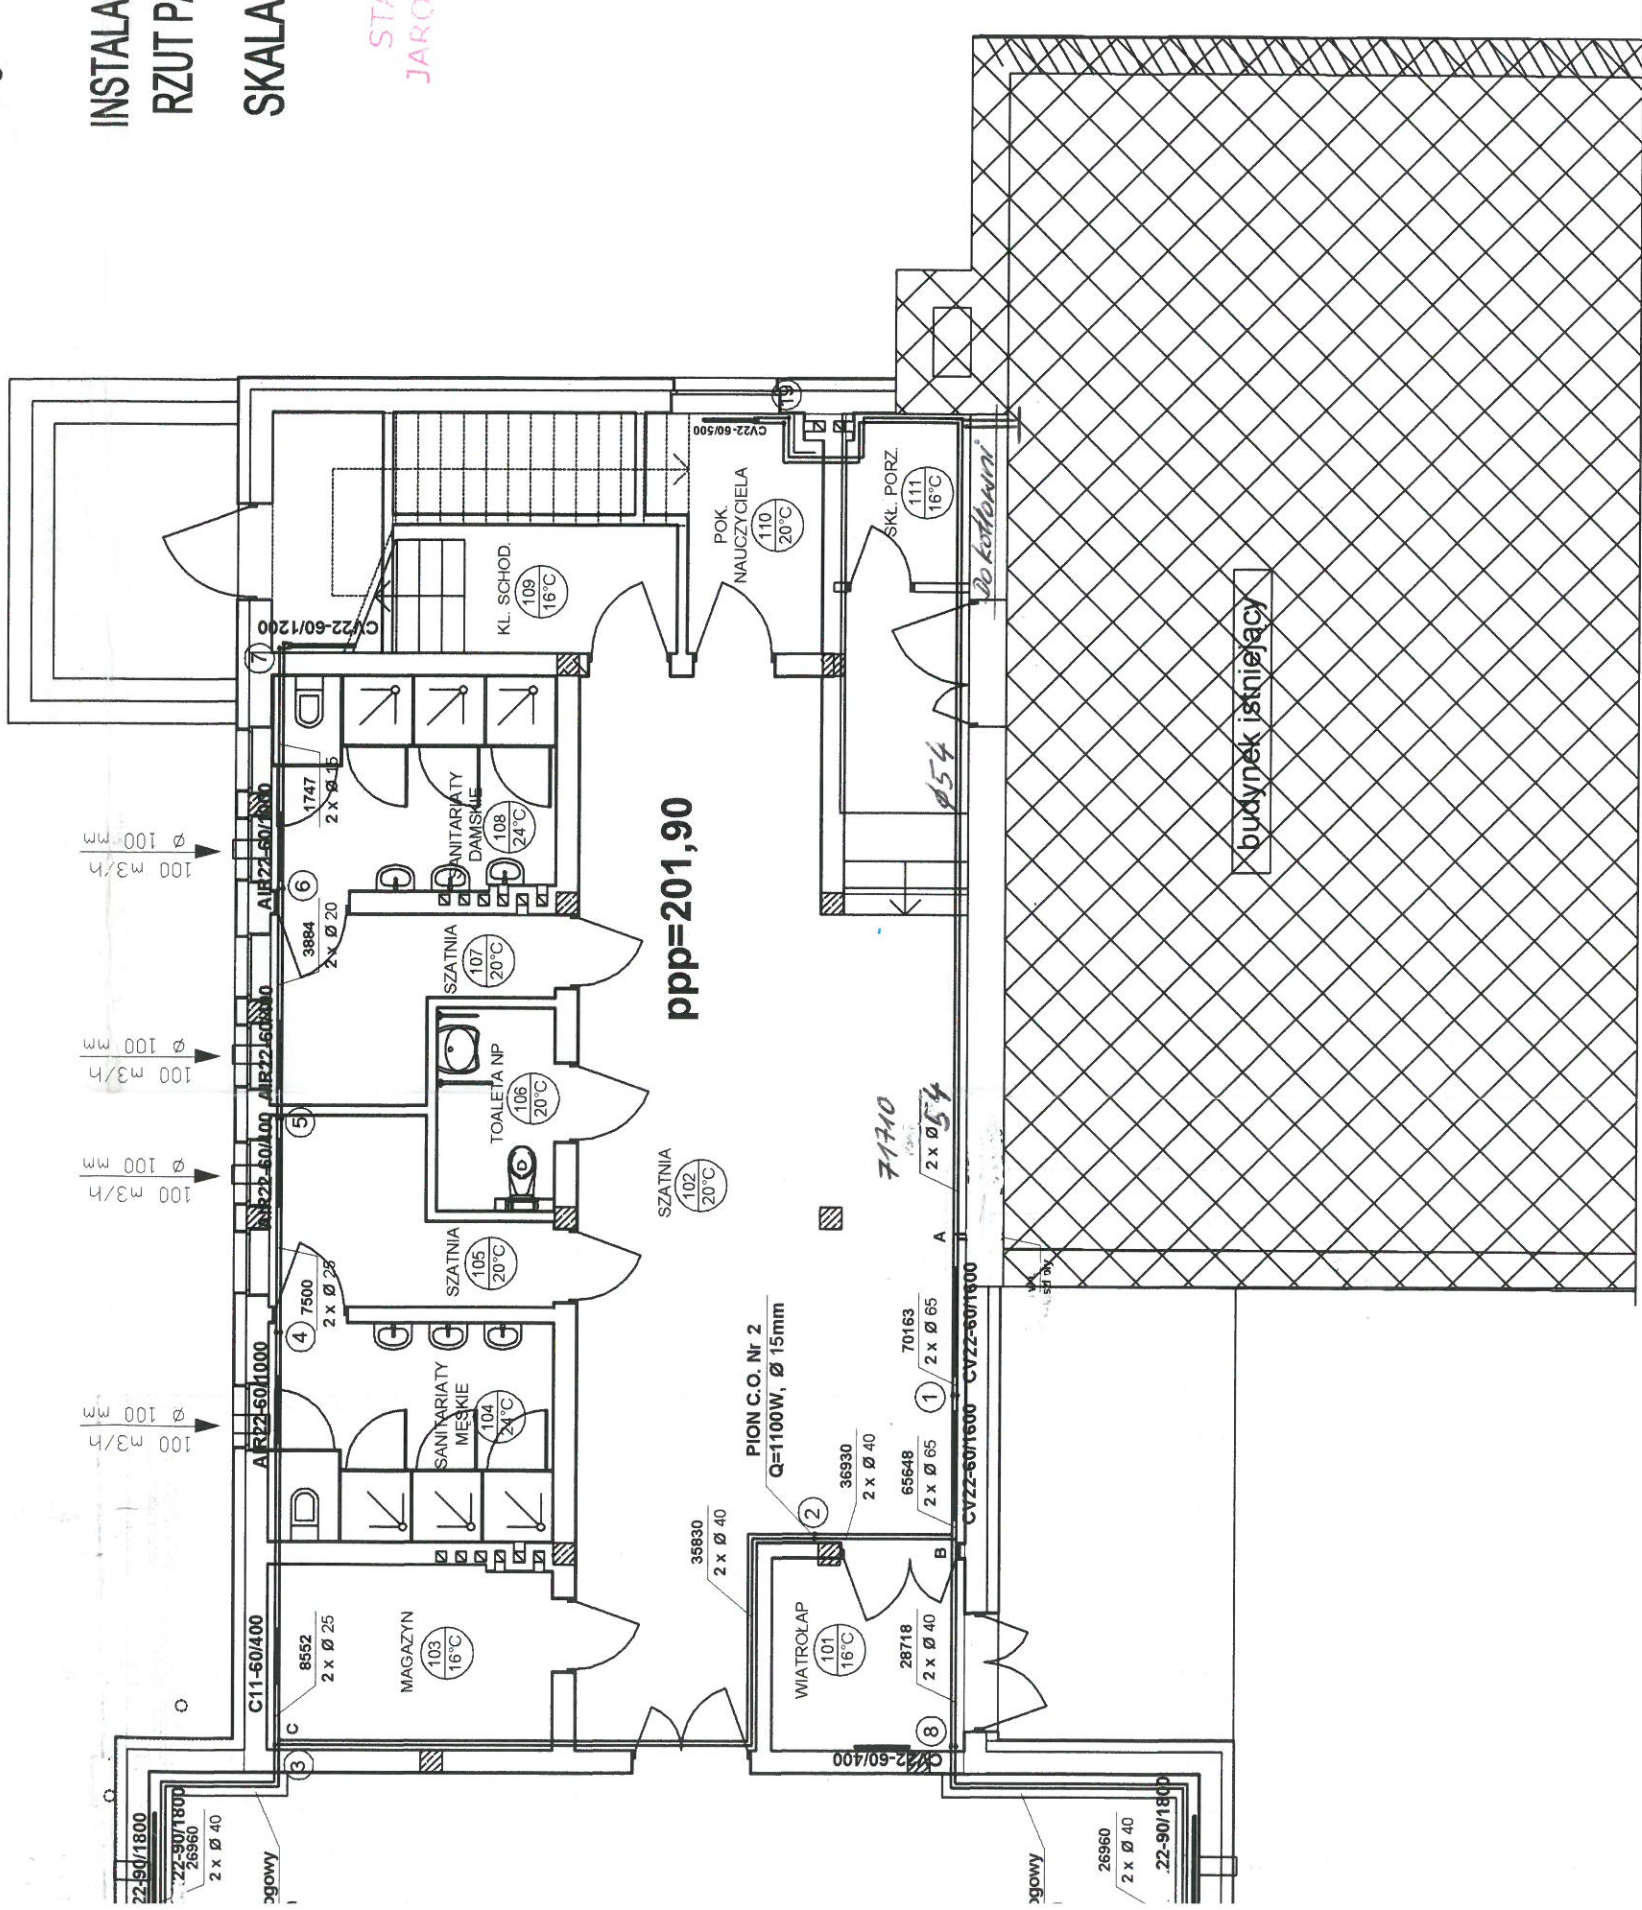

UWAGA:

- JAKO ELEMENTY GRZEJNE STOSOWAĆ GRZEJNIKI PURMO PŁYTOWE TYP C22 PURMO, ORAZ GRZEJNIKI WENTYLACYJNE TYP AIR PURMO PODŁĄCZONE Z BOKU
- DO REGULACJI CZYNNIKA GRZEWczego STOSOWAĆ ZAWORY TERMOSTATYCZNE DANFOSS TYPU RTD-N
- INSTALACJĘ WYKONAĆ Z RUR STALOWYCH ZGODNIE Z NORMĄ
- POZIOMY I PIONY PROWADZIĆ PO WIERZCHU ŚCIAN CZĘŚCIOWO POD STROPEM I NAD PODŁOGĄ
- POZIOMY W SALI GIMNASTYCZNEJ PROWADZIĆ W KANALE PODPODKOLOWYM
- ODPOWIEDZIE INSTALACJI ZA OMOCA ODPOWIEDZIALNIKÓW AUTOMATYCZNYCH NA PIONACH
- RZECZYWISTE PROWADZENIE PRZEWODÓW ZINWENTARYZOWAĆ I WNIĘŚĆ NA DOKUMENTACJĘ POWYKONAWCZĄ
- ⑤ - PION INSTALACJI C.O.

Objekt:	Sala gimnastyczna z łącznikiem	Skala:	1:100
Adres obiektu:	Mobdycz, 37-552 Wiazownica, nr działki 511		
Inwestor:	GINA WIAZOWNICA		
Adres inwestora:	Wiazownica 208	Data:	11.2012r.
Tytuł rysunku:	Rzut parteru	Nr Rysunku:	1
Branża sanitarna - instalacja C.O.			
Projektował:	Specjalność	Nr uprawnień	Podpis
mgr inż. Tadeusz Kędziera	sanitarna	PDK/0037/PWOS/09	
Sprawił:	Specjalność	Nr uprawnień	Podpis
mgr inż. Norbert Koprowicz	sanitarna	PDK/0201/POOS/10	