


INSTALACJA C.O. RZUT PIĘTRA

SKALA 1:100
STAROSTA
JAROSŁAWSKI

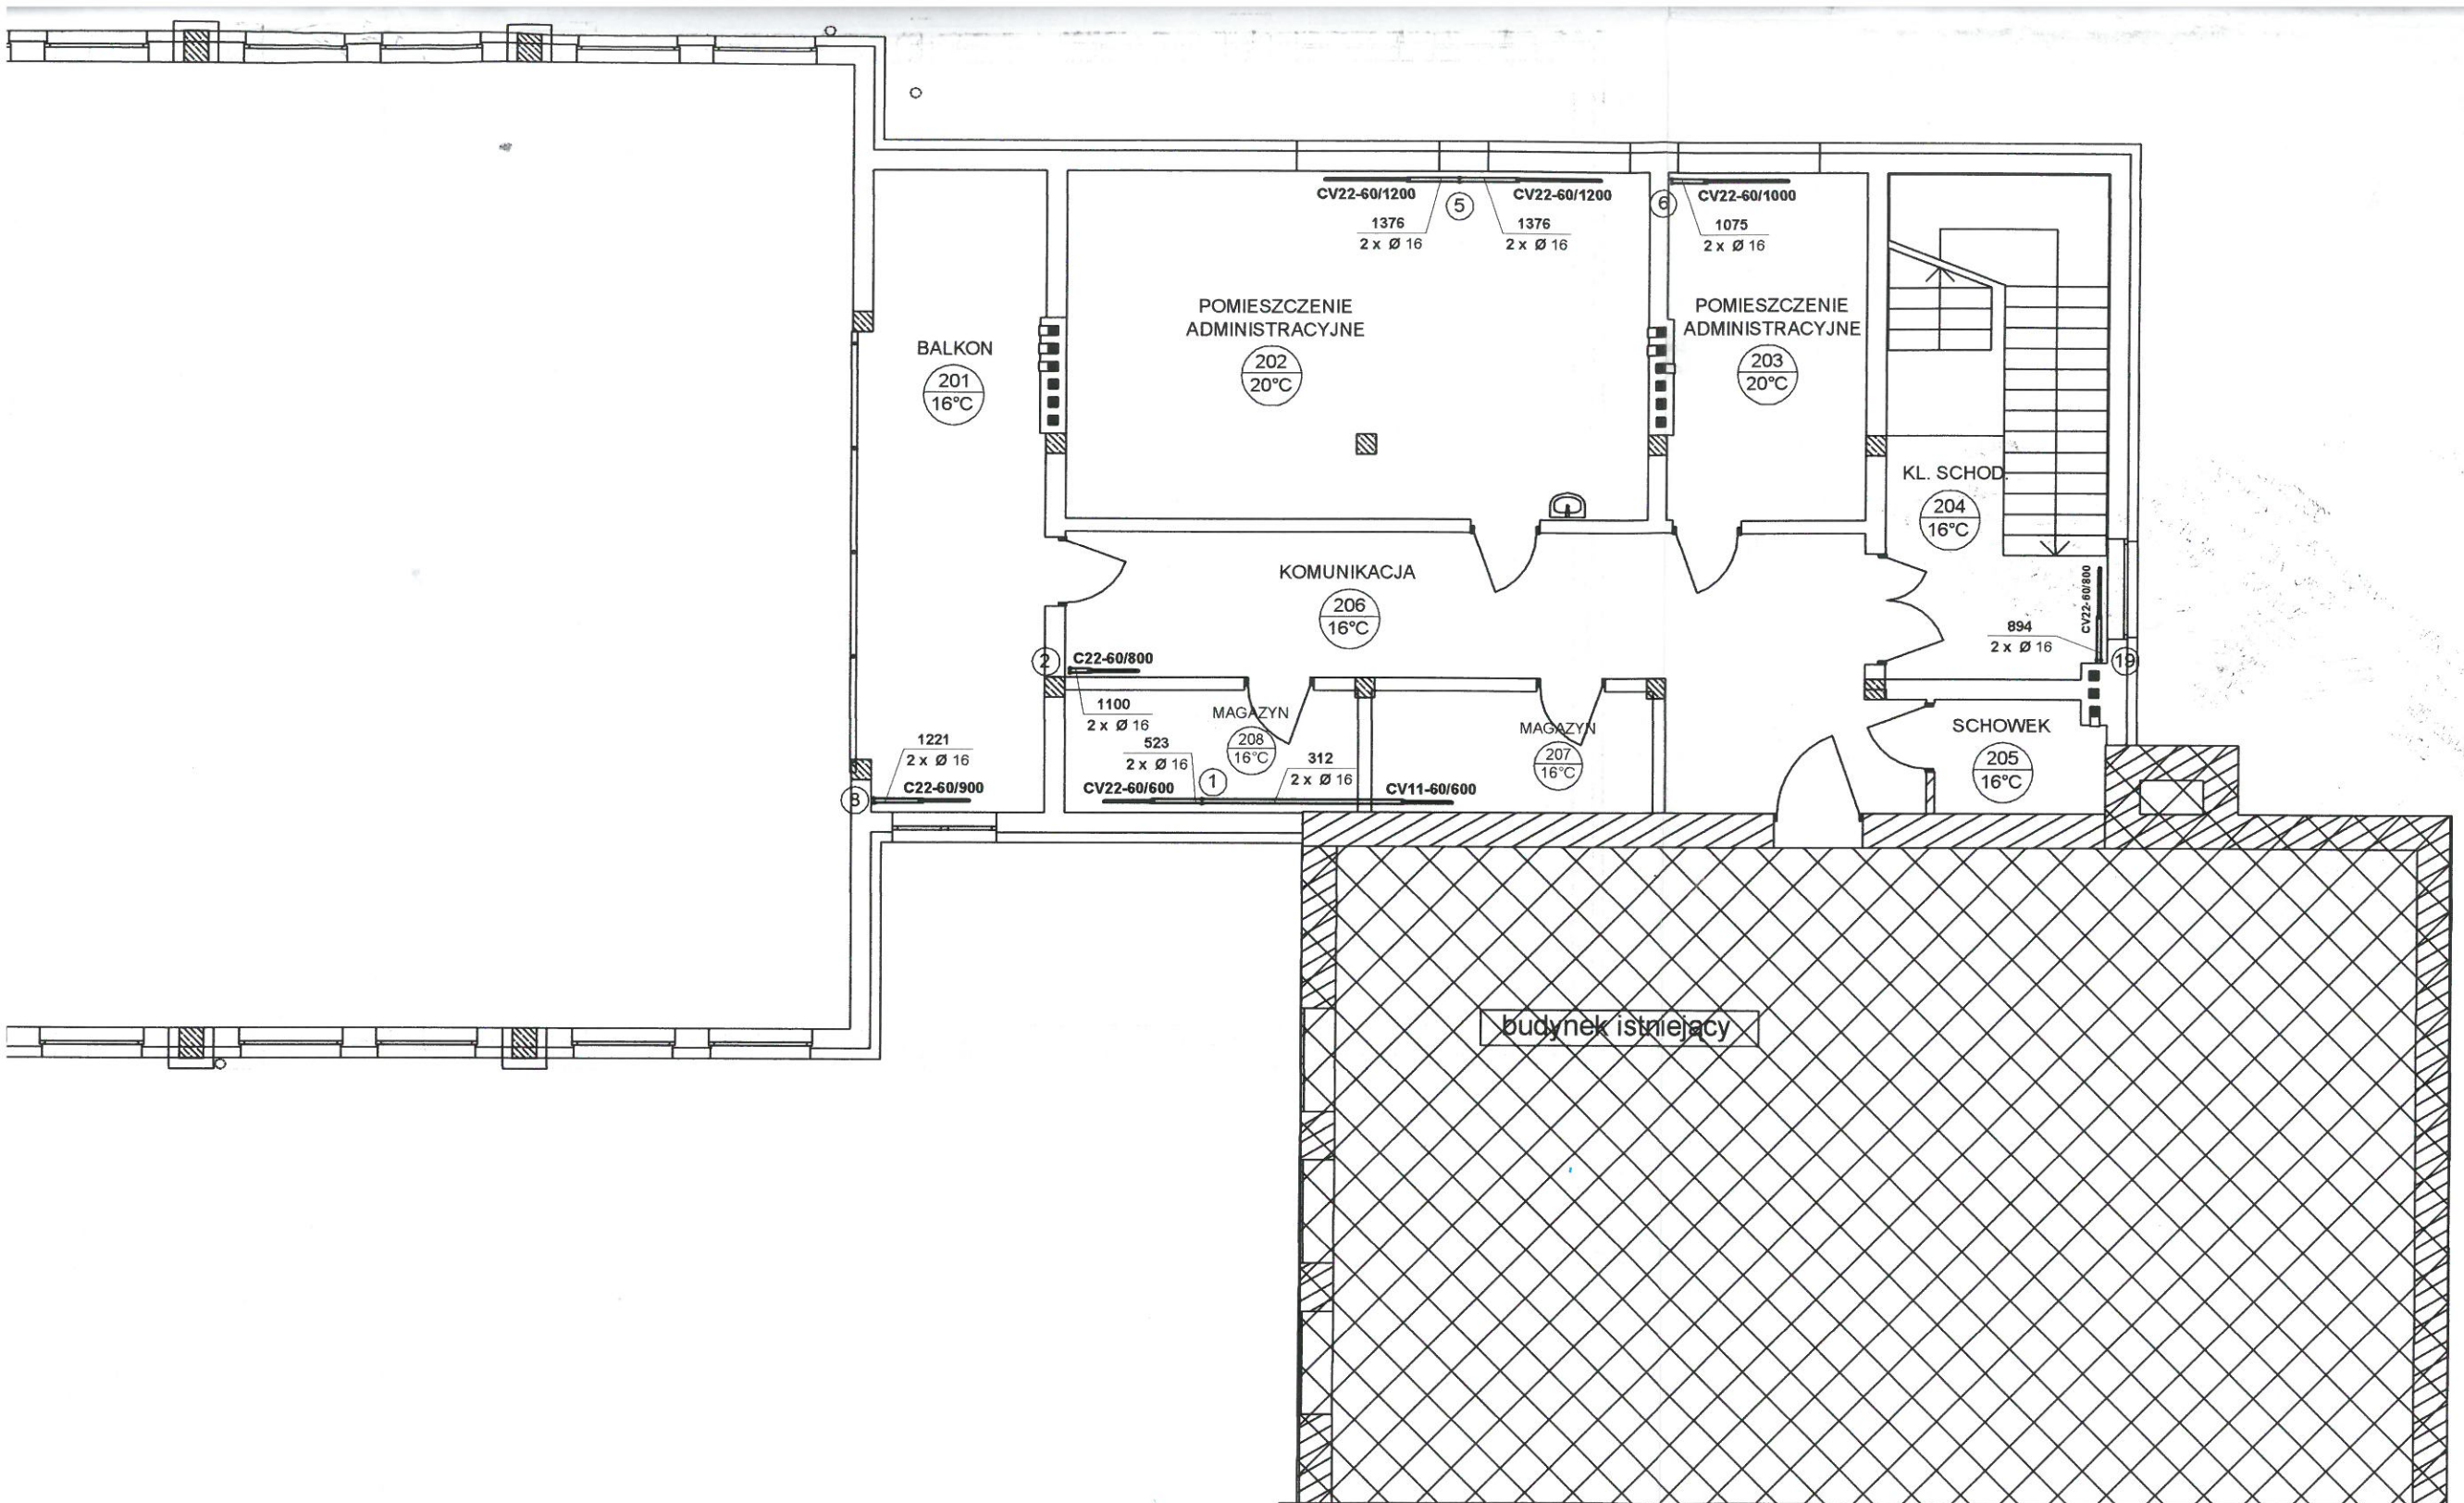

UWAGA:

- JAKO ELEMENTY GRZEJNE STOSOWAĆ GRZEJNIKI PURMO PŁYTOWE TYP C22 PURMO, ORAZ GRZEJNIKI WENTYLACYJNE TYP AIR PURMO PODŁĄCZONE Z BOKU
- DO REGULACJI CZYNNIKA GRZEWczego STOSOWAĆ ZAWORY TERMOSTATYCZNE DANFOSS TYPU RTD-N
- INSTALACJĘ WYKONAĆ Z RUR STALOWYCH ZGODNIE Z NORMĄ
- POZIOMY I PIONY PROWADZIĆ PO WIERZCHU ŚCIAN CZĘŚCIOWO POD STROPEM I NAD PODŁOGĄ
- POZIOMY W SALI GIMNASTYCZNEJ PROWADZIĆ W KANAŁE PODPODŁOGOWYM
- ODPOWIEDZIE PROWADZENIE PRZEWODÓW ZINWENTARYZOWAĆ I NANIEŚĆ NA DOKUMENTACJĘ POWYKONAWCZĄ
- RZECZYWISTE PROWADZENIE PRZEWODÓW ZINWENTARYZOWAĆ I NANIEŚĆ NA DOKUMENTACJĘ POWYKONAWCZĄ
- ⑤ - PION INSTALACJI C.O.

Obiekt:	Sala gimnastyczna z łącznikiem		Skala:
Adres obiektu:	Młodycz, 37-552 Wiązownica, nr działki 511		1:100
Inwestor:	GMINA WIĄZOWNICA		
Adres inwestora:	Wiązownica 208 37-522 Wiązownica		Data: 11.2012r.
Tytuł rysunku:	Rzut piętra		Nr Rysunku:
Branża sanitarna - instalacja C.O.			2
Projektował:	Specjalność	Nr uprawnień	Podpis
mgr inż. Tadeusz Kędziera	sanitarna	PDK/0037/PWOS/09	
Sprawdził:	Specjalność	Nr uprawnień	Podpis
mgr inż. Norbert Koprowicz	sanitarna	PDK/0201/POOS/10	

0700154