


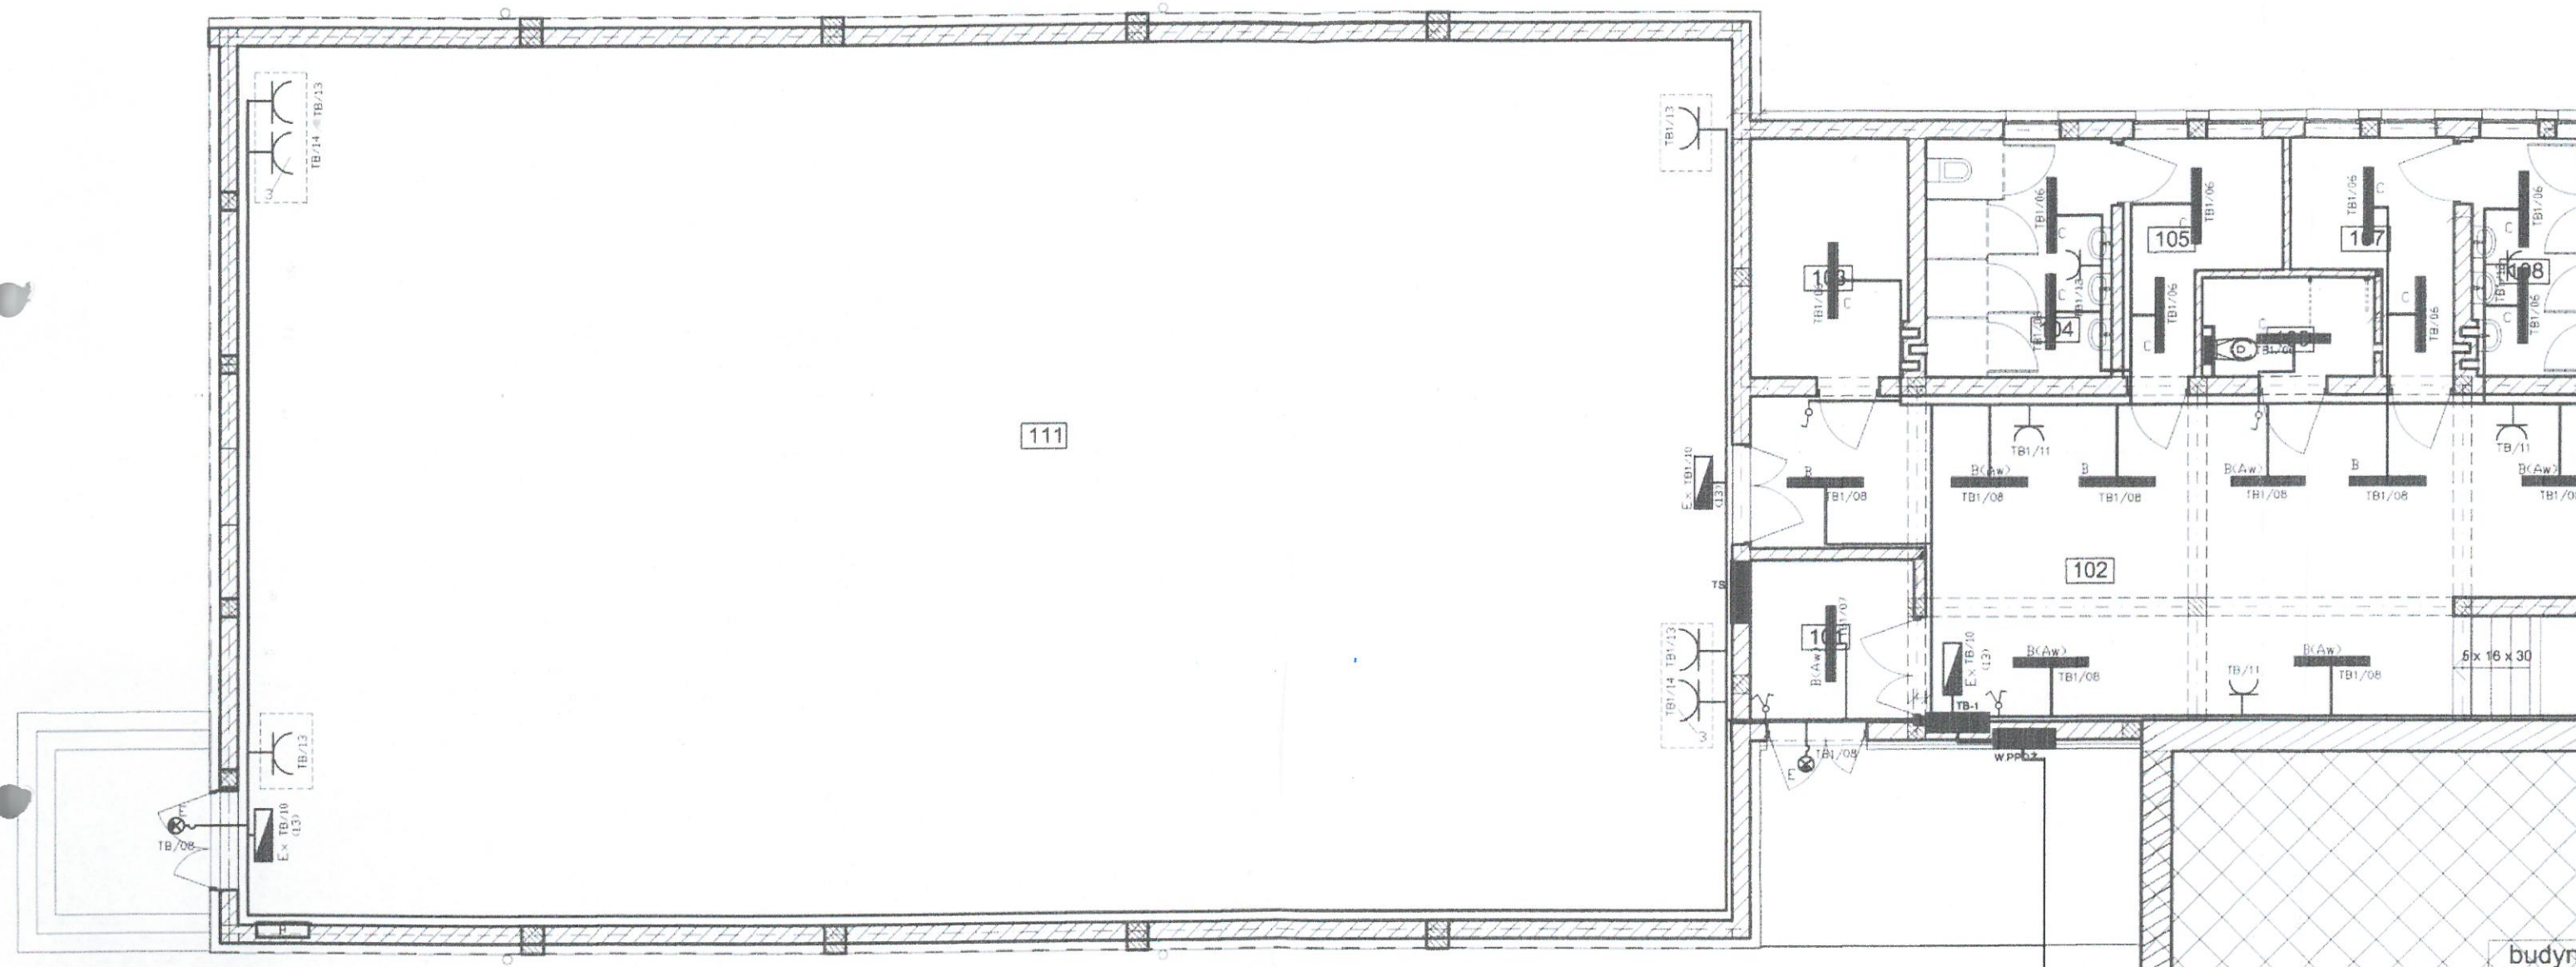

DZNACZENIE OPRAW


- A - PROJEKTOR ASYMETRYCZNY MPV506/A HPI-TP1x250W SGS
- B - OPRAWA NASTROPOWA ZE ŚWIEŁÓWKOWĄ Z RASTREM 2x36W IP20
- C - OPRAWA NASTROPOWA ŚWIEŁÓWKOWĄ Z KŁOSZEM 2x36W IP66
- D - OPRAWA NA ŚWIEŁÓWKĘ KOMPAKTOWĄ 1XPL-C/18W IP54E
- E - OPRAWA NA ŚWIEŁÓWKĘ KOMPAKTOWĄ 1XPL-C/13W IP66
- F - OPRAWA NASTROPOWA ŚWIEŁÓWKOWĄ Z KŁOSZEM 2x36W IP40
- Aw - OPRAWA WYPOSAŻONA W INWERTER O CZASIE PODTRZYMANIA 3h
- Ex - OPRAWA EWAKUACYJNA Z PIKTOGRAMEM WYPOSAŻONA W INWERTER O CZASIE PODTRZYMANIA 3h
(W NAWIASIE nr PIKTOGRAMU)

CAŁOŚĆ INSTALACJI WYKONAĆ PRZEWODEM KABELKOWYM W PODÓJNEJ IZOLACJI 750V w RVKL p/t:

- OŚWIETLENIE 3(4)x1,5 mm²
- OBWÓD GNIAZD 230V - 3x2,5mm²
- OBWÓD GNIAZDA 400V - 5x2,5mm²
- ZASILANIE PROJEKTORÓW WYKONAĆ PRZEWODEM YDY 4(5)x4mm². NA WYSOKOŚCI MOCOWANIA OPRAW PRZEWODY PROWADZIĆ W KORYTKU PCV. PRZY PROJEKTORZE ZASTOSOWAĆ PUSZKĘ HERMETYCZNĄ, Z KTÓREJ ZASILIĆ PROJEKTOR. PROJEKTORY PRZYDZIŁIĆ DO POSZCZEGÓLNYCH FAZ

OBIEKT	SALA GIMNASTYCZNA PRZY SZKOLE PODSTAWOWEJ w MO. ODYCZU	
Tytuł Rysunku	INSTALACJA ELEKTRYCZNA WEWN., TRZNA RZUT PARTER	Skala 1 : 100 Data : 01.2013 r.
Inwestor	GMINA WIE. ZOWNICA 37-522 WIE. ZOWNICA 208	Rys. nr E/1
Zespół projektowy		
Opracował :	Imię i Nazwisko mgr inż. Lesław Noga	Nr uprawnień AB.III-7342/95/99
Sprawił :	mgr inż. Jerzy Olejarka	UAN/II/7342/215/94


Rozdzielnica główna
RQ Szkoły
Podstawowej

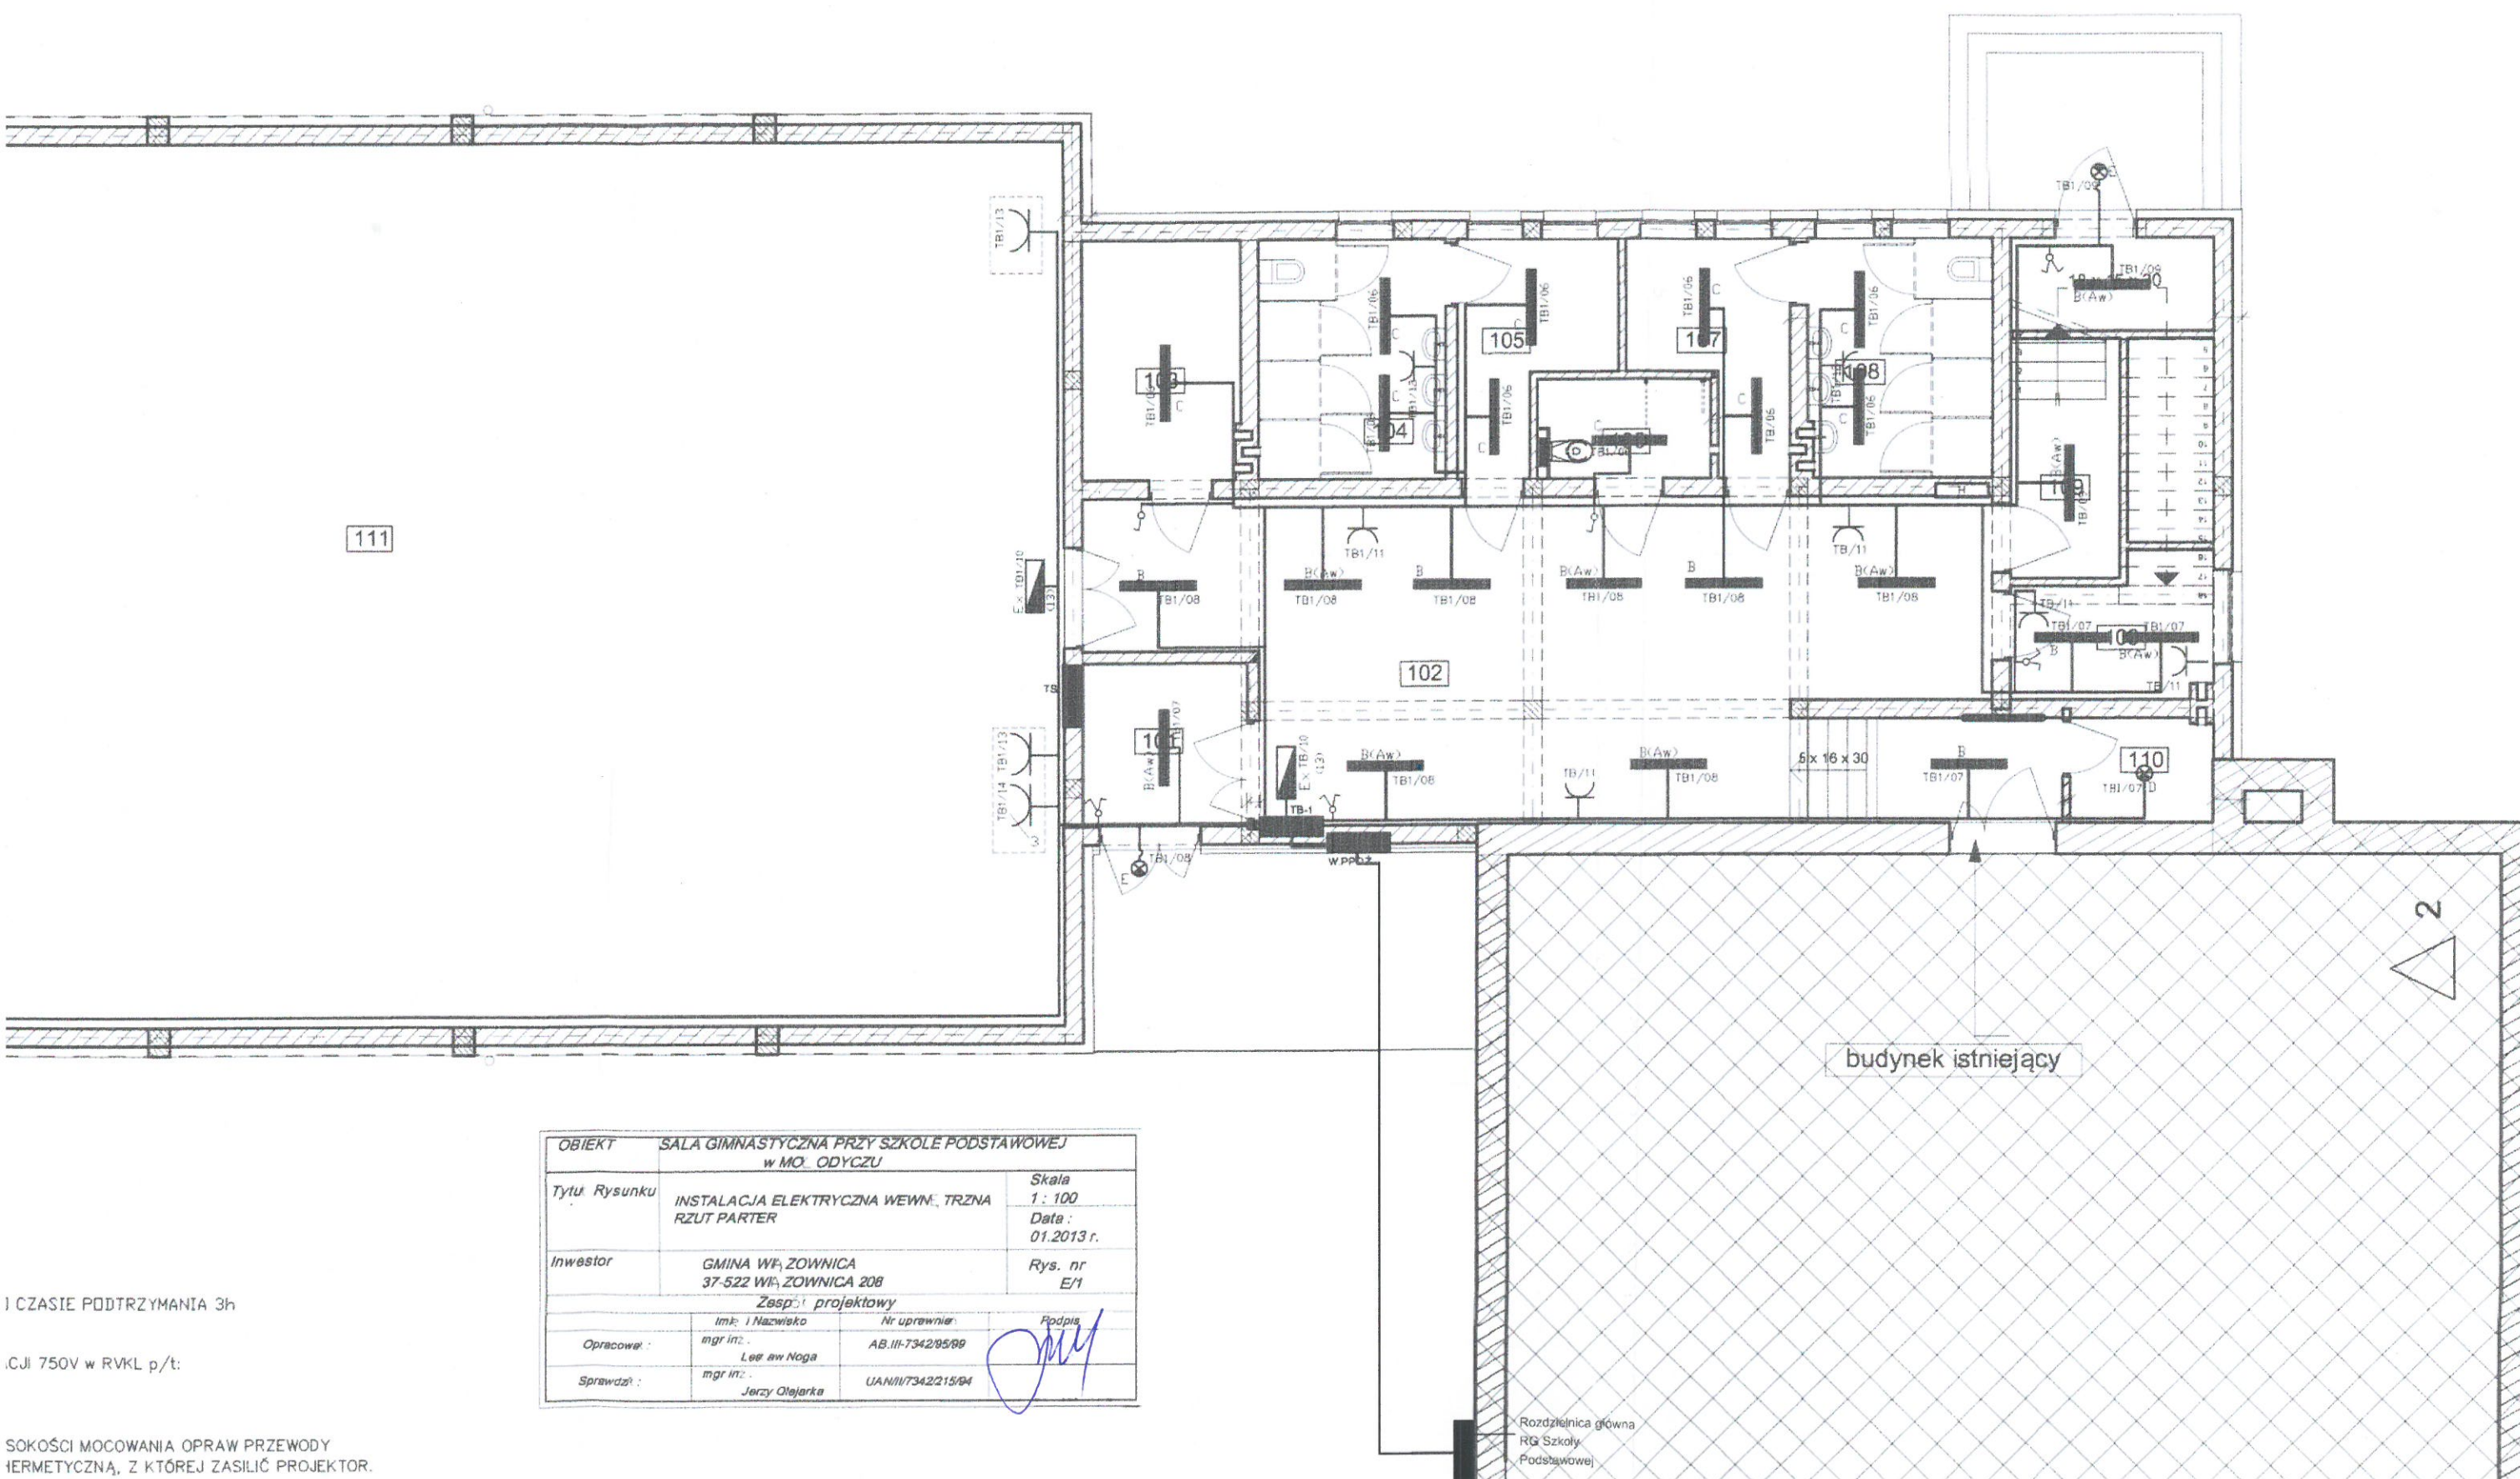


I CZASIE PODTRZYMANIA 3h


CJI 750V w RVKL p/t:

SOKOŚCI MOCOWANIA OPRAW PRZEWODY
HERMETYCZNĄ, Z KTÓREJ ZASIŁIĆ PROJEKTOR.

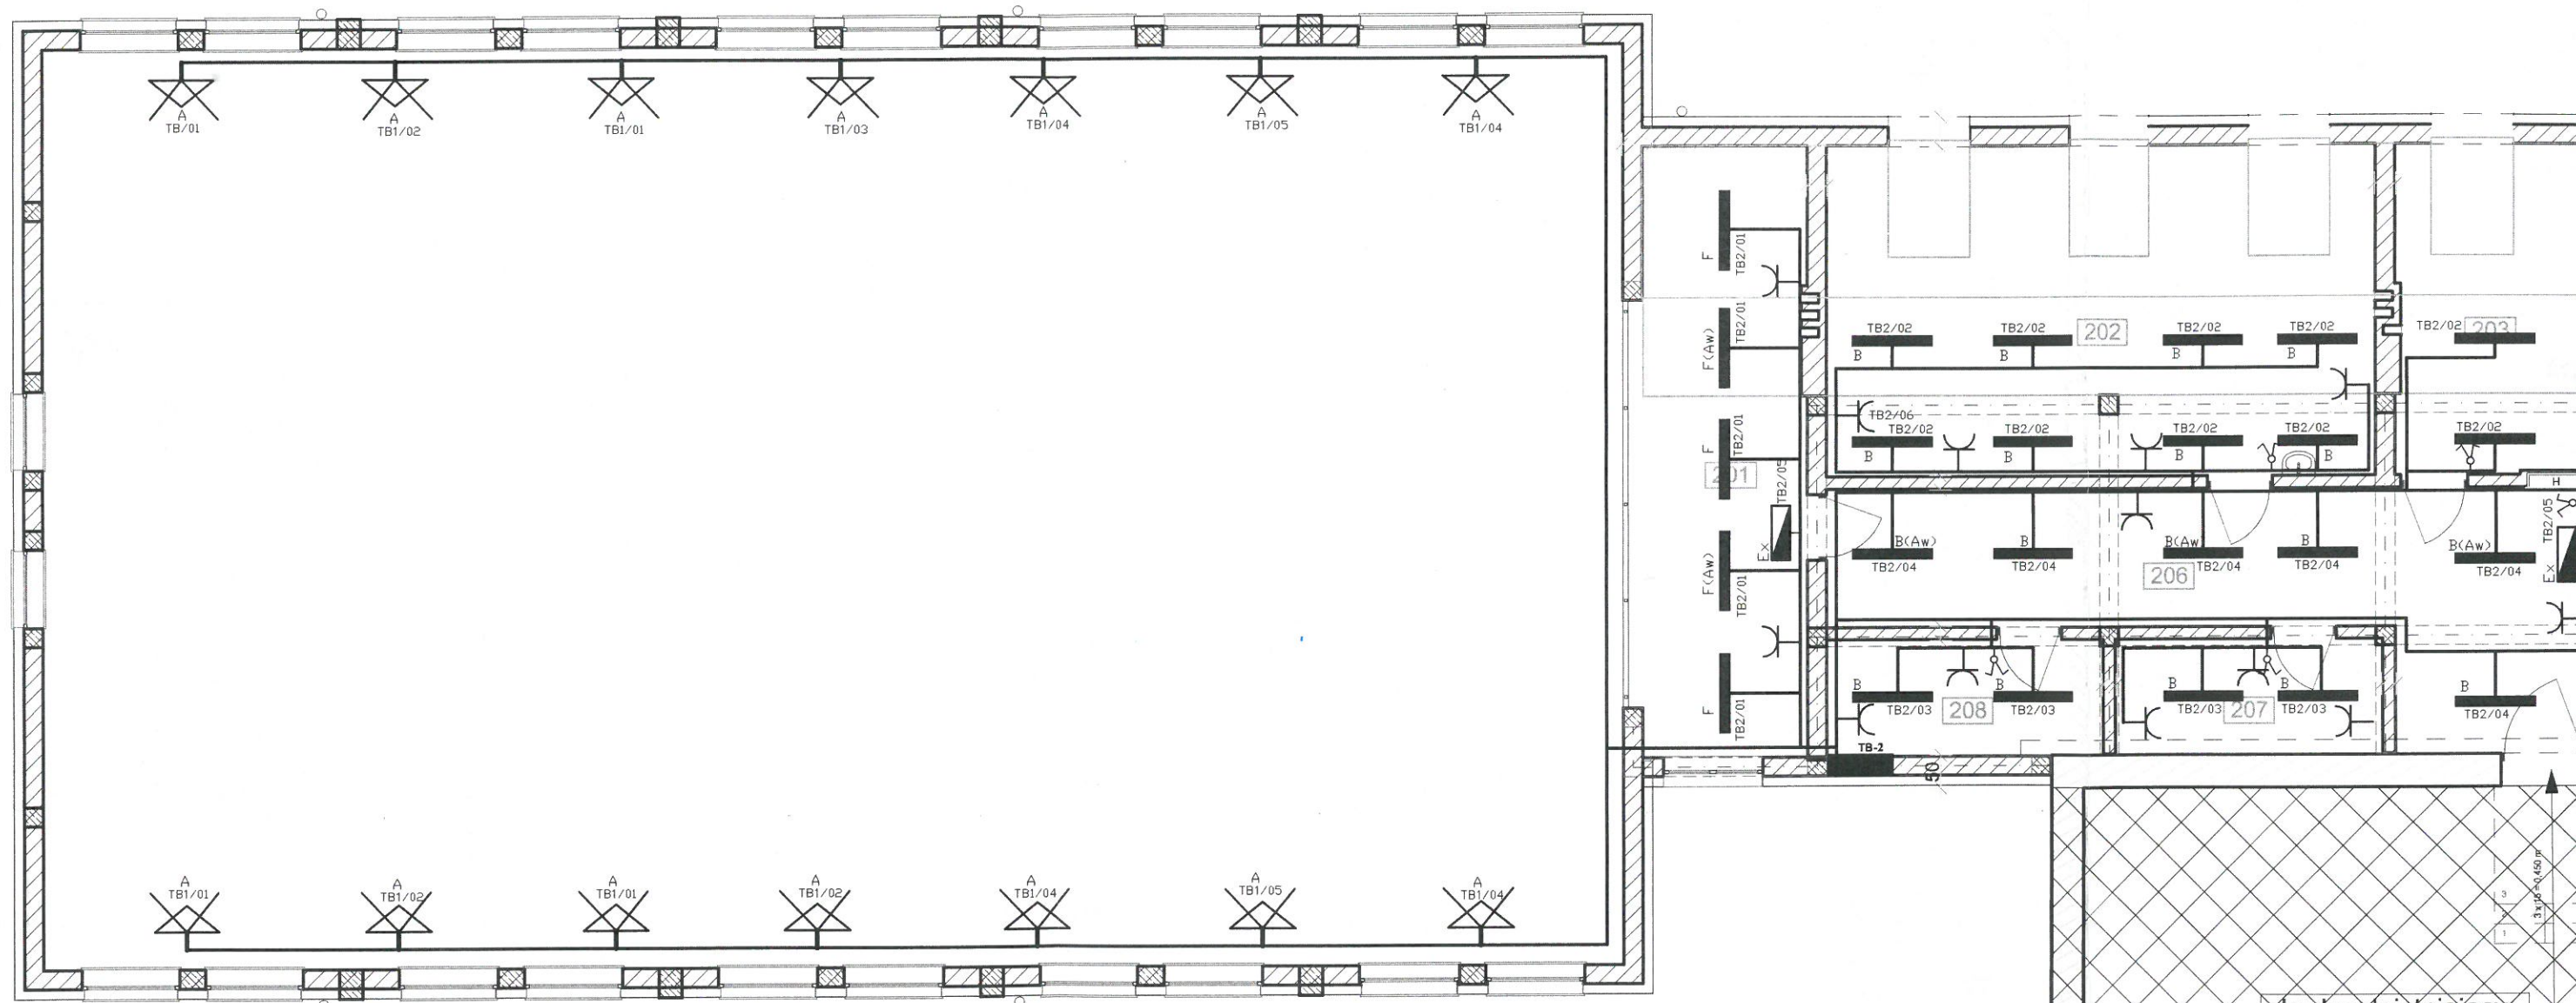


OBIEKT	SALA GIMNASTYCZNA PRZY SZKOLE PODSTAWOWEJ w MO. ODYCZU		
Tytuł Rysunku	INSTALACJA ELEKTRYCZNA WEWN. TRZNA RZUT PART. TRA	Skala	1 : 100
		Data :	01.2013 r.
Inwestor	GMINA WĄ. ZOWNICA 37-522 WĄ. ZOWNICA 208		
	Zespół projektowy		
	Imię i Nazwisko	Nr uprawnień	Podpis
Opracował :	mgr inż. Lesław Noga	AB.III-7342/95/99	
Sprawdził :	mgr inż. Jerzy Olejarka	UAN/II/7342/215/94	

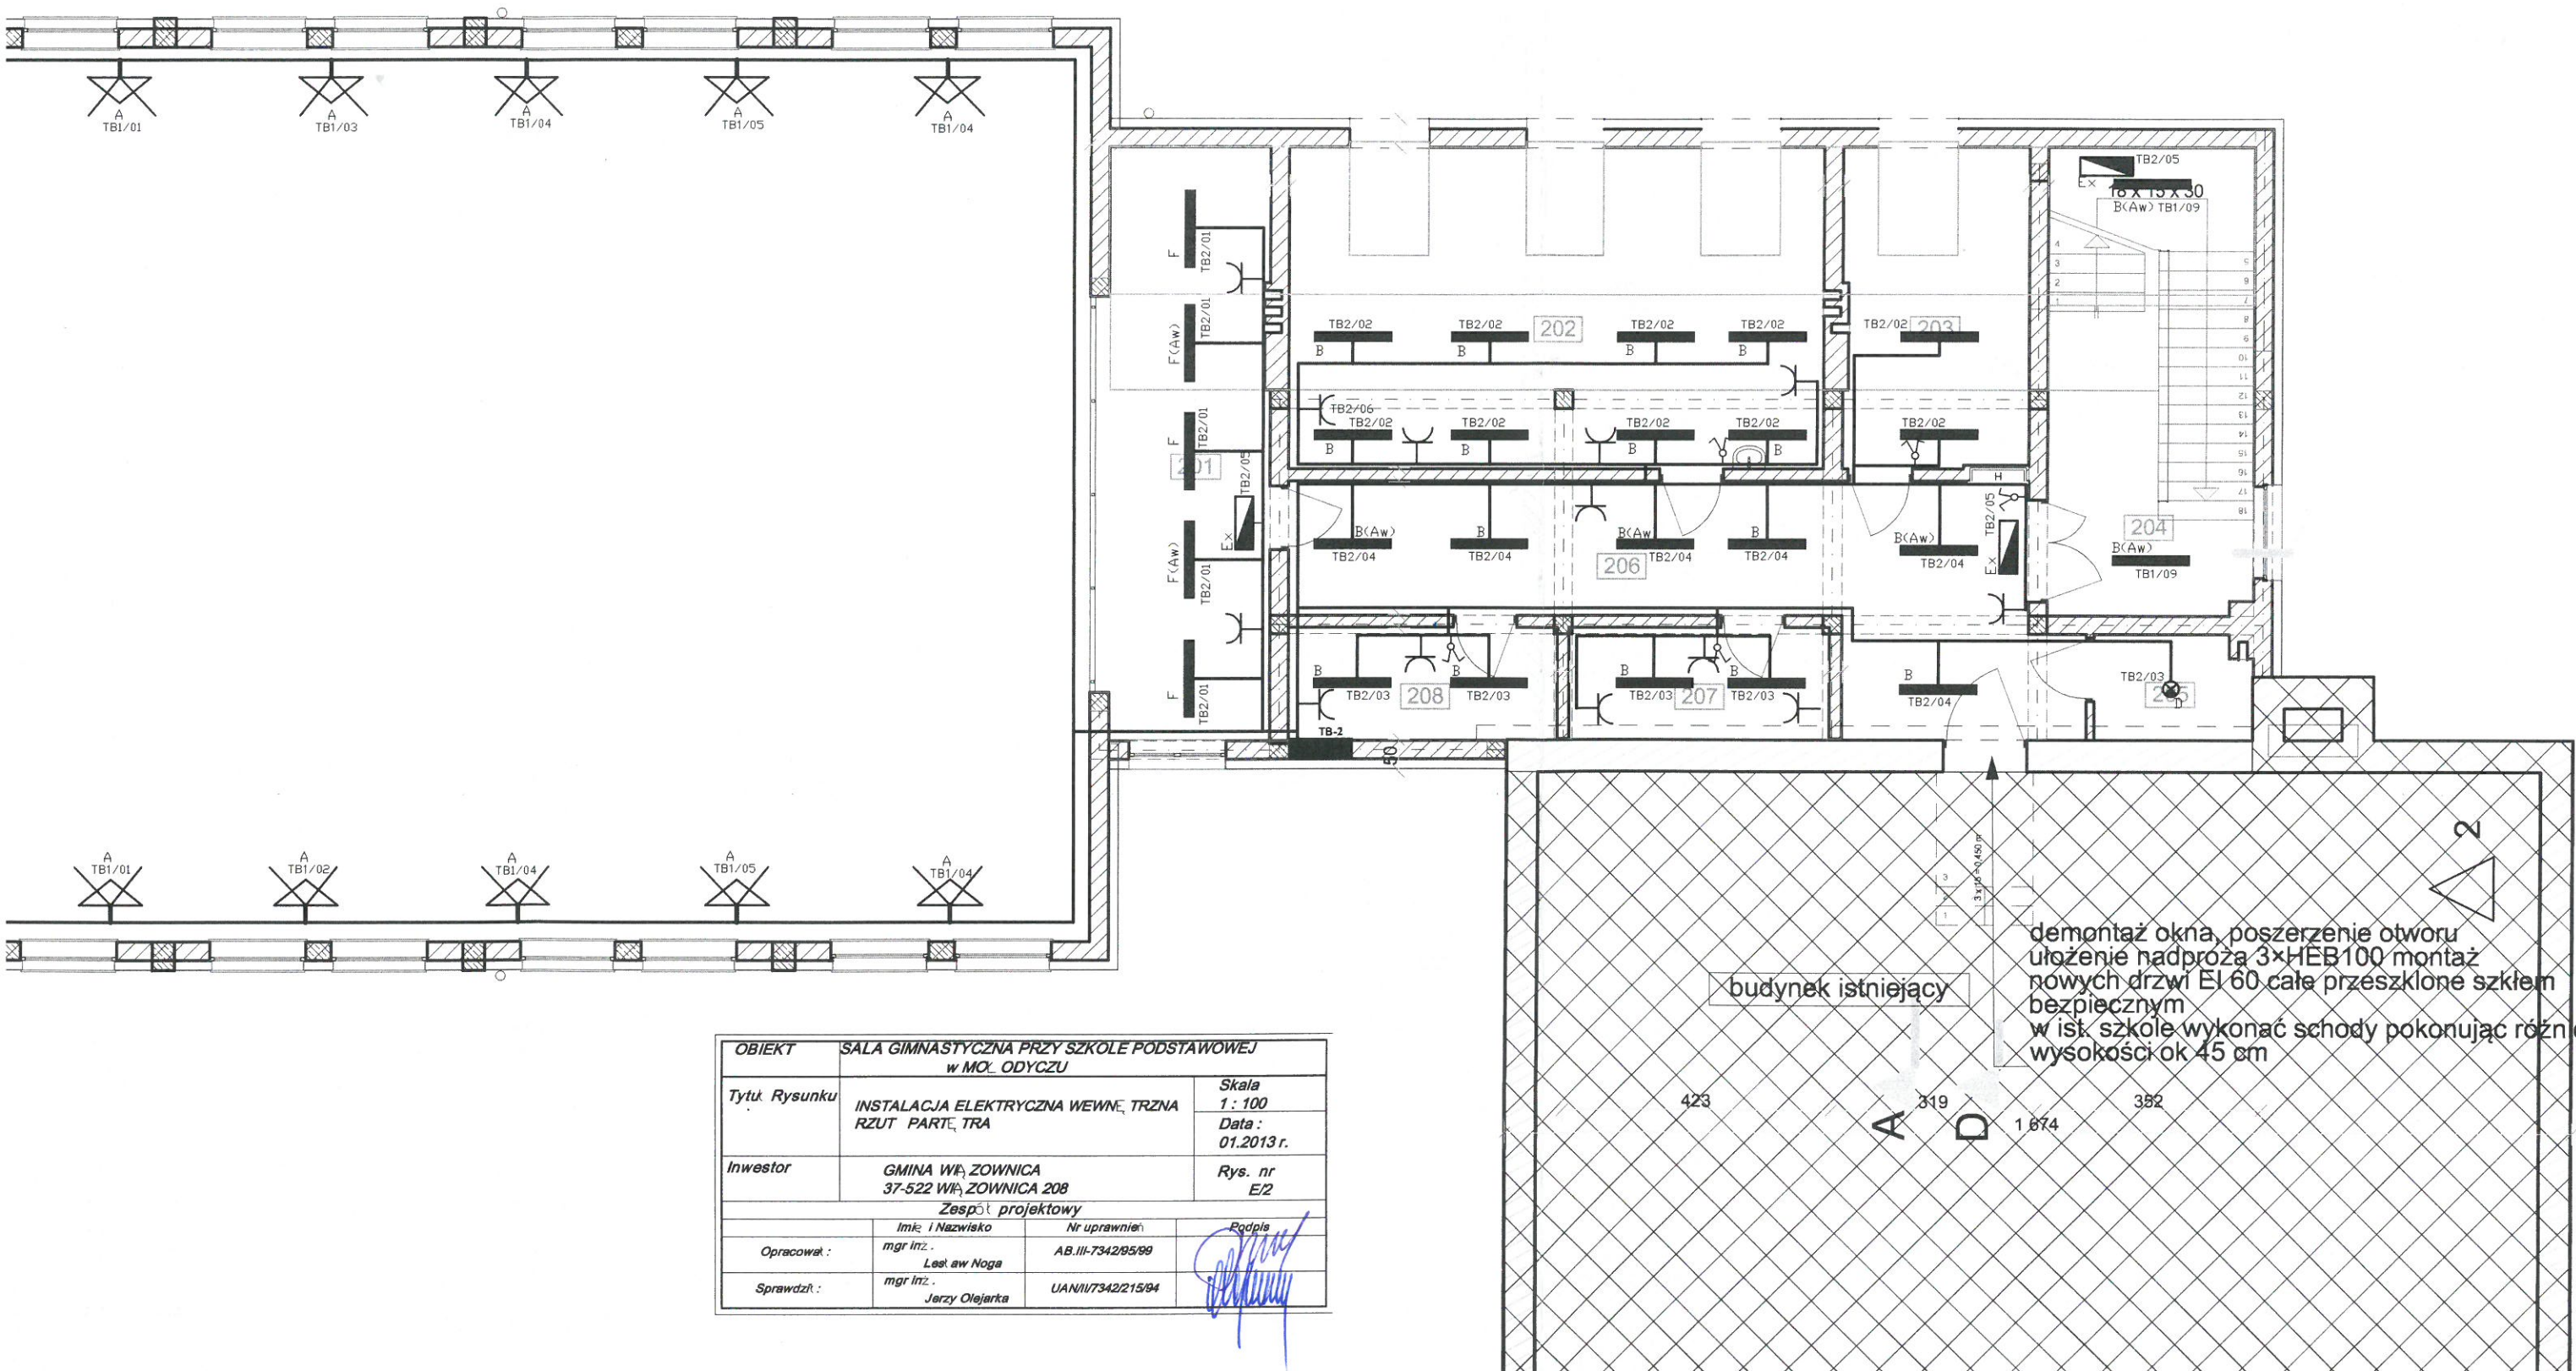

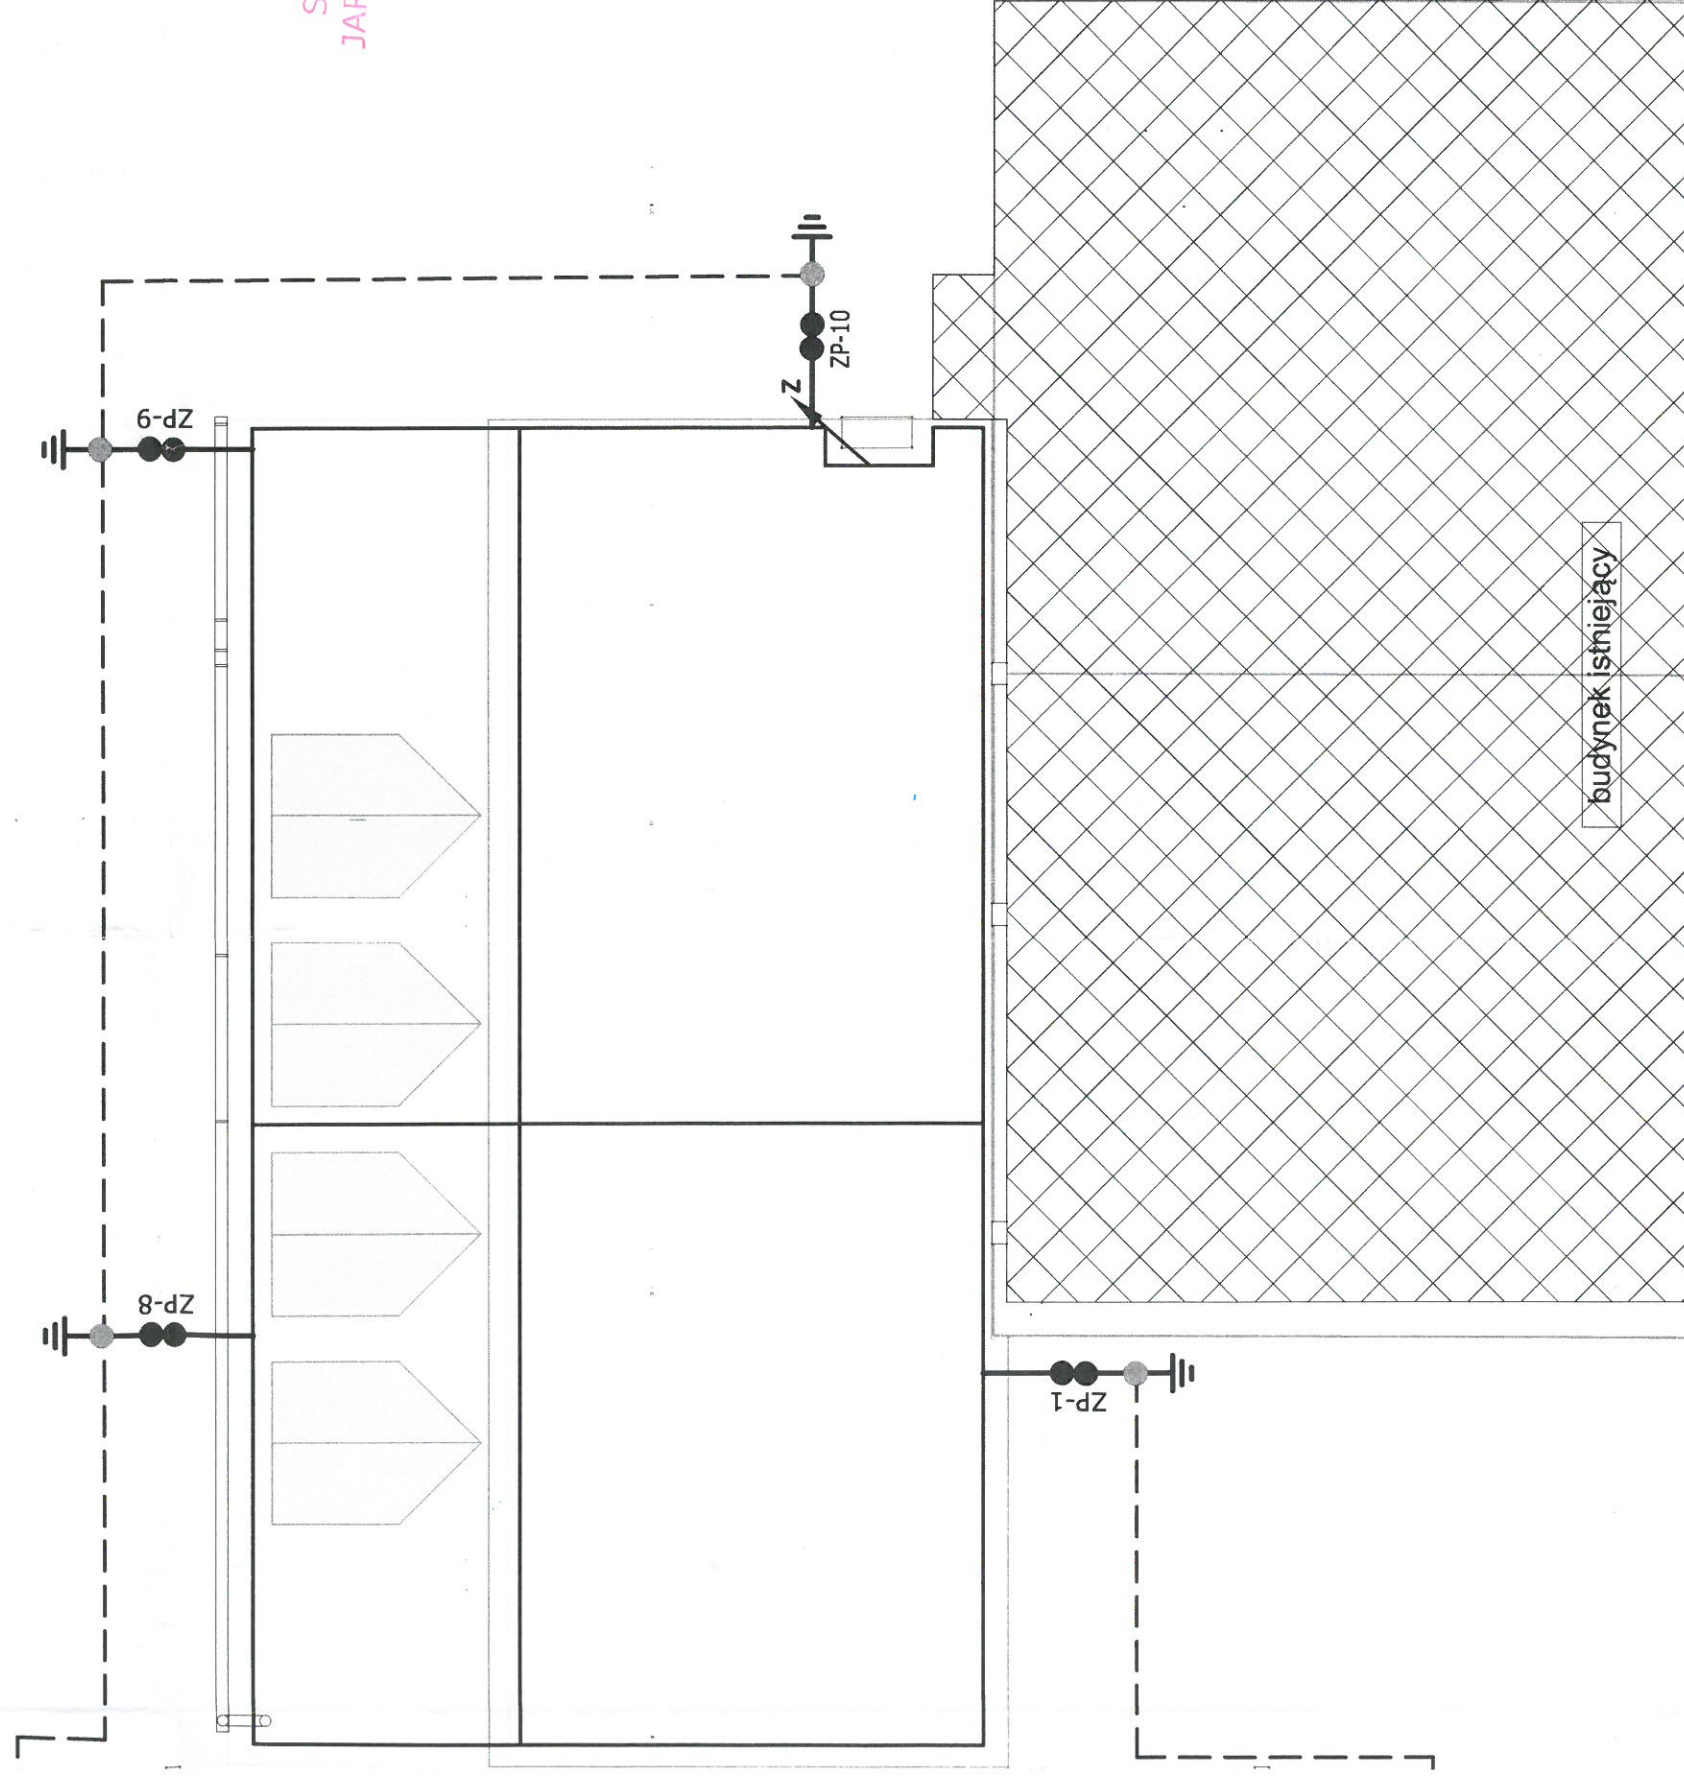


WEJ	Skala	1: 100	Data :	rys. nr	Podpis
			11.2013 r.	E/3	

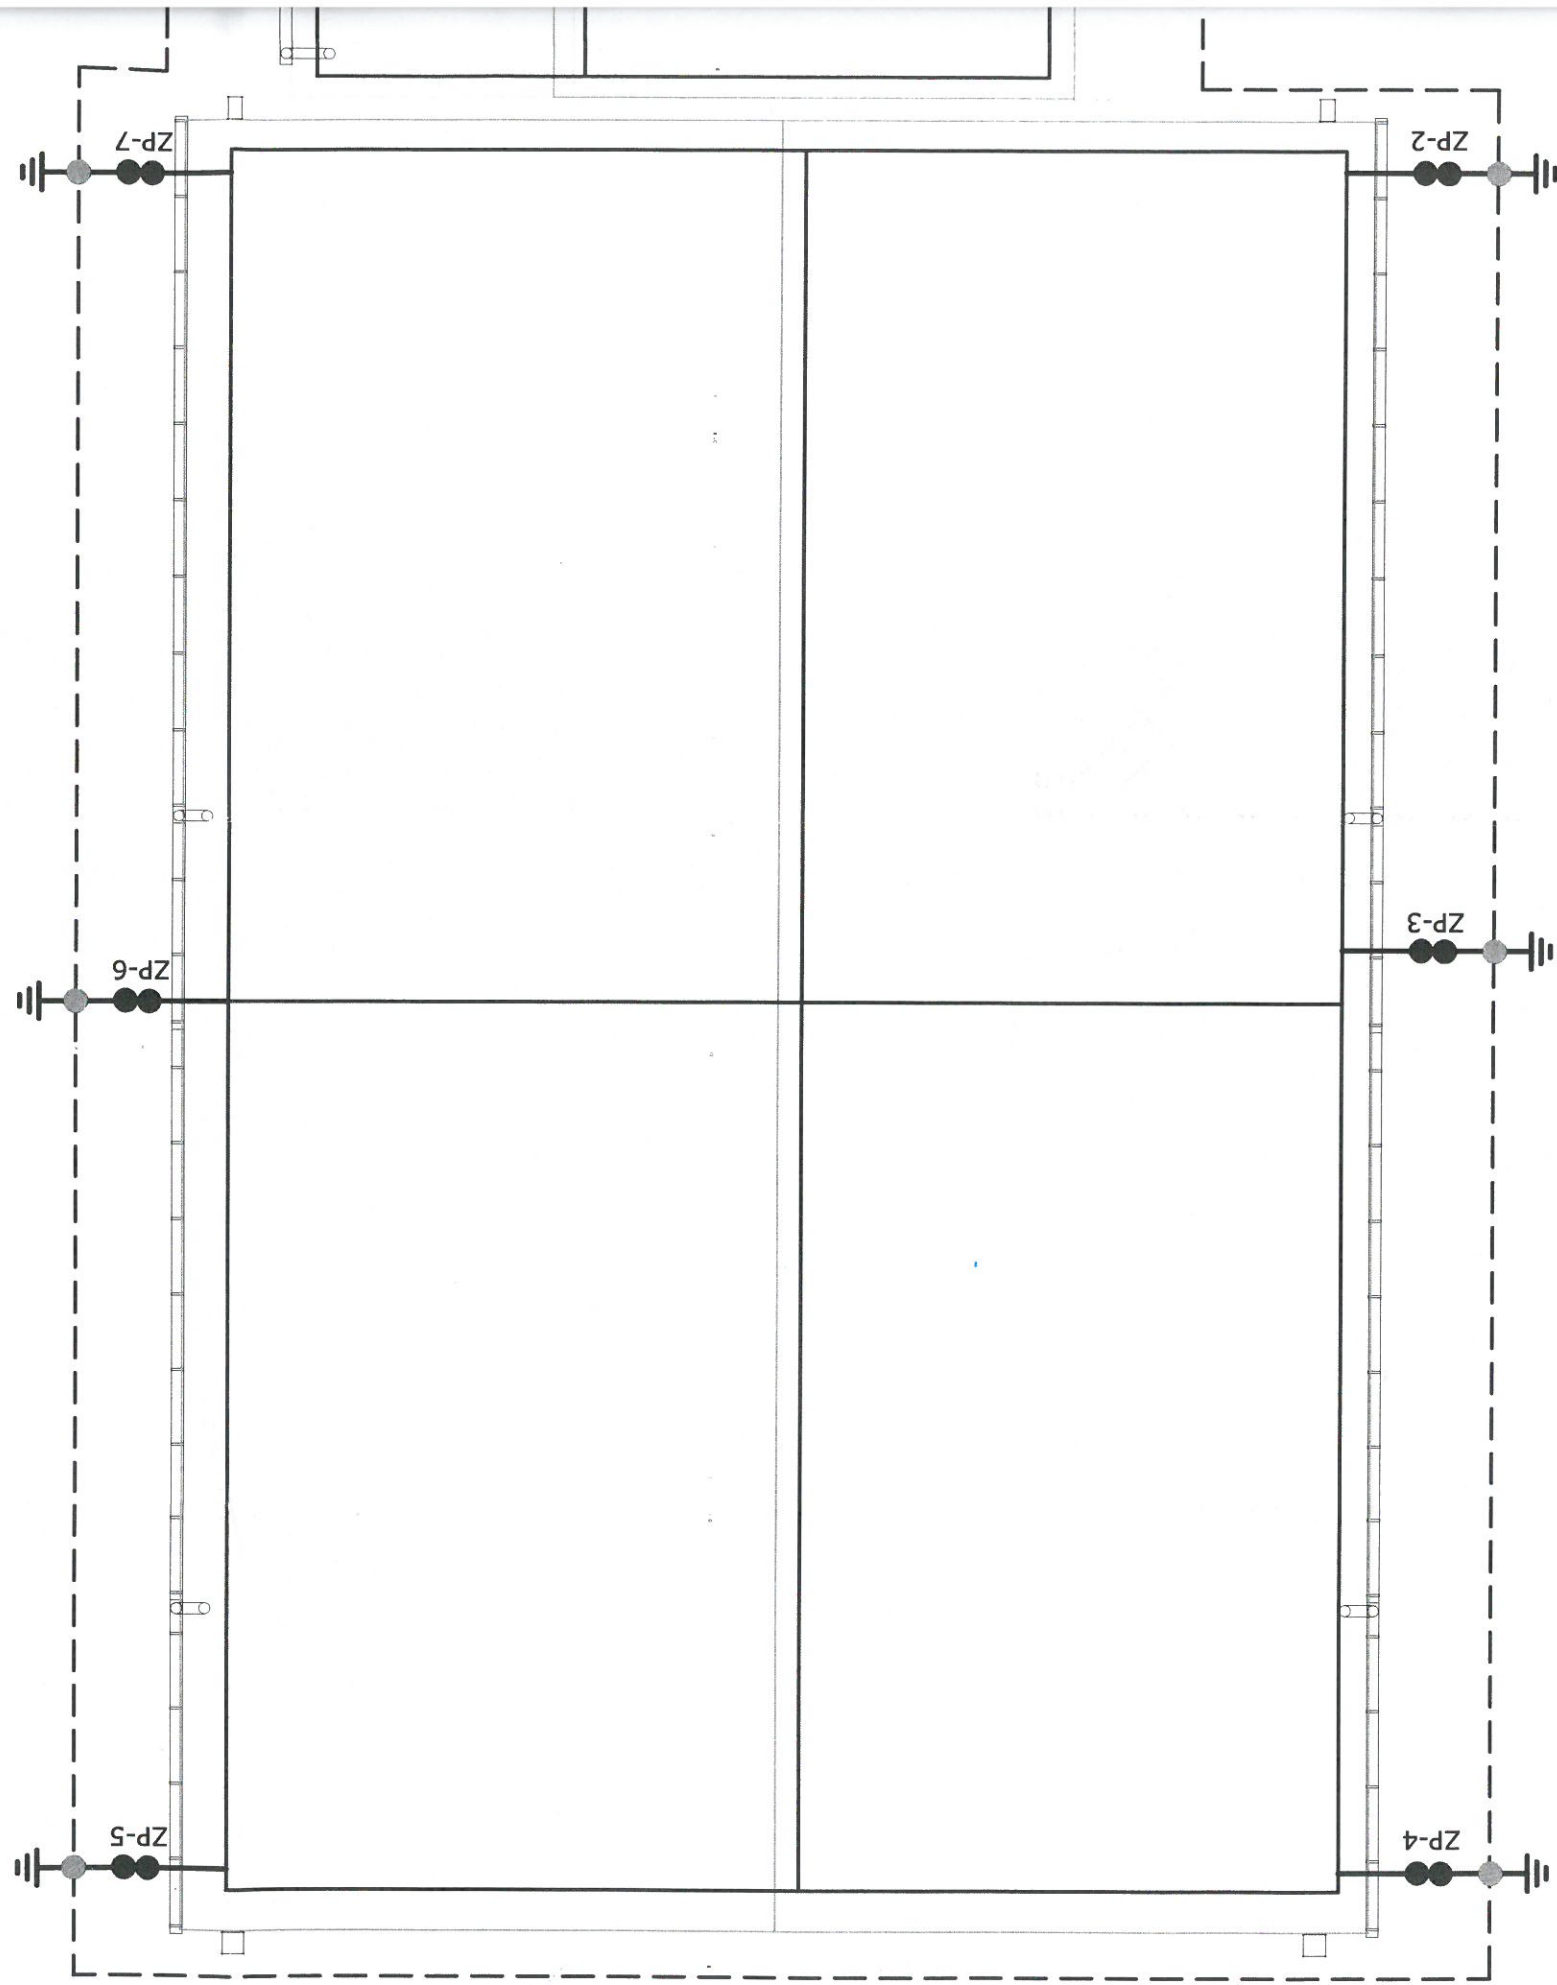

- ZWODY POZIOME WYKONAĆ Z DRUTU Fe Zn 8 mm NA WSPORNIKACH KLEJONYCH
 - ZWODY PIONOWE WYKONAĆ Z DRUTU Fe Zn 8 mm
 - UZIOM OTOKOWY POŁĄCZYĆ Z UZIOMEM FUNDAMENTOWYM, OTOK WYKONAĆ Z PŁASKOWNIKA FeZn 30x4 . POŁĄCZENIE PŁASKOWNIKA I DRUTU ZA POMOCĄ ZACISKU SKRECANEGO.
 - ZP ZACISKI PROBIERZCY W PUSZCZE pŁ
 - Z - IGLICA KOMINOWA NIEIZOLOWANA L=2,5 m
- WSZYSTKIE METALOWE CZĘŚCI BUDYNKU NIE WYPOSAŻONE W URZĄDZENIA ELEKTRYCZNE, ZNAJDUJĄCE SIĘ POZA DACHEM, ORAZ ŚCIANACH ZEWNĘTRZNYCH I ELEMENTY KONSTRUKCYJNE BUDYNKU PO ŁĄCZYĆ Z NAJBLIŻSZYM ZWODEM LUB PRZEWODEM ODPROWADZAJĄCYM, W PRZYPADKU MONTAŻU NA DACHU NOWOPROJEKTOWANYCH URZĄDZEŃ ELEKTRYCZNYCH, ORAZ ANTEN, CHRONIĆ JE ZWODAMI IZOLOWANYMI.

OBIEKT	SALA GIMNASTYCZNA PRZY SZKOLE PODSTAWOWEJ w MOŁ. ODYCZU		
Tytuł Rysunku	INSTALACJA ODGROMOWA		
Skala	1 : 100	Data :	01.2013 r.
Investor	GINA WĄ. ZOWNICA 37-522 WĄ. ZOWNICA 208	Rys. nr	E3
Zespół projektowy			
Imię i Nazwisko		Nr uprawnień	Podpis
mgr inż.		AB.III-73429599	
mgr inż.		UAN/II734221594	
Opracował :	mgr inż.		
Sprawdził :	mgr inż.		

TS
(RWN-2x12)

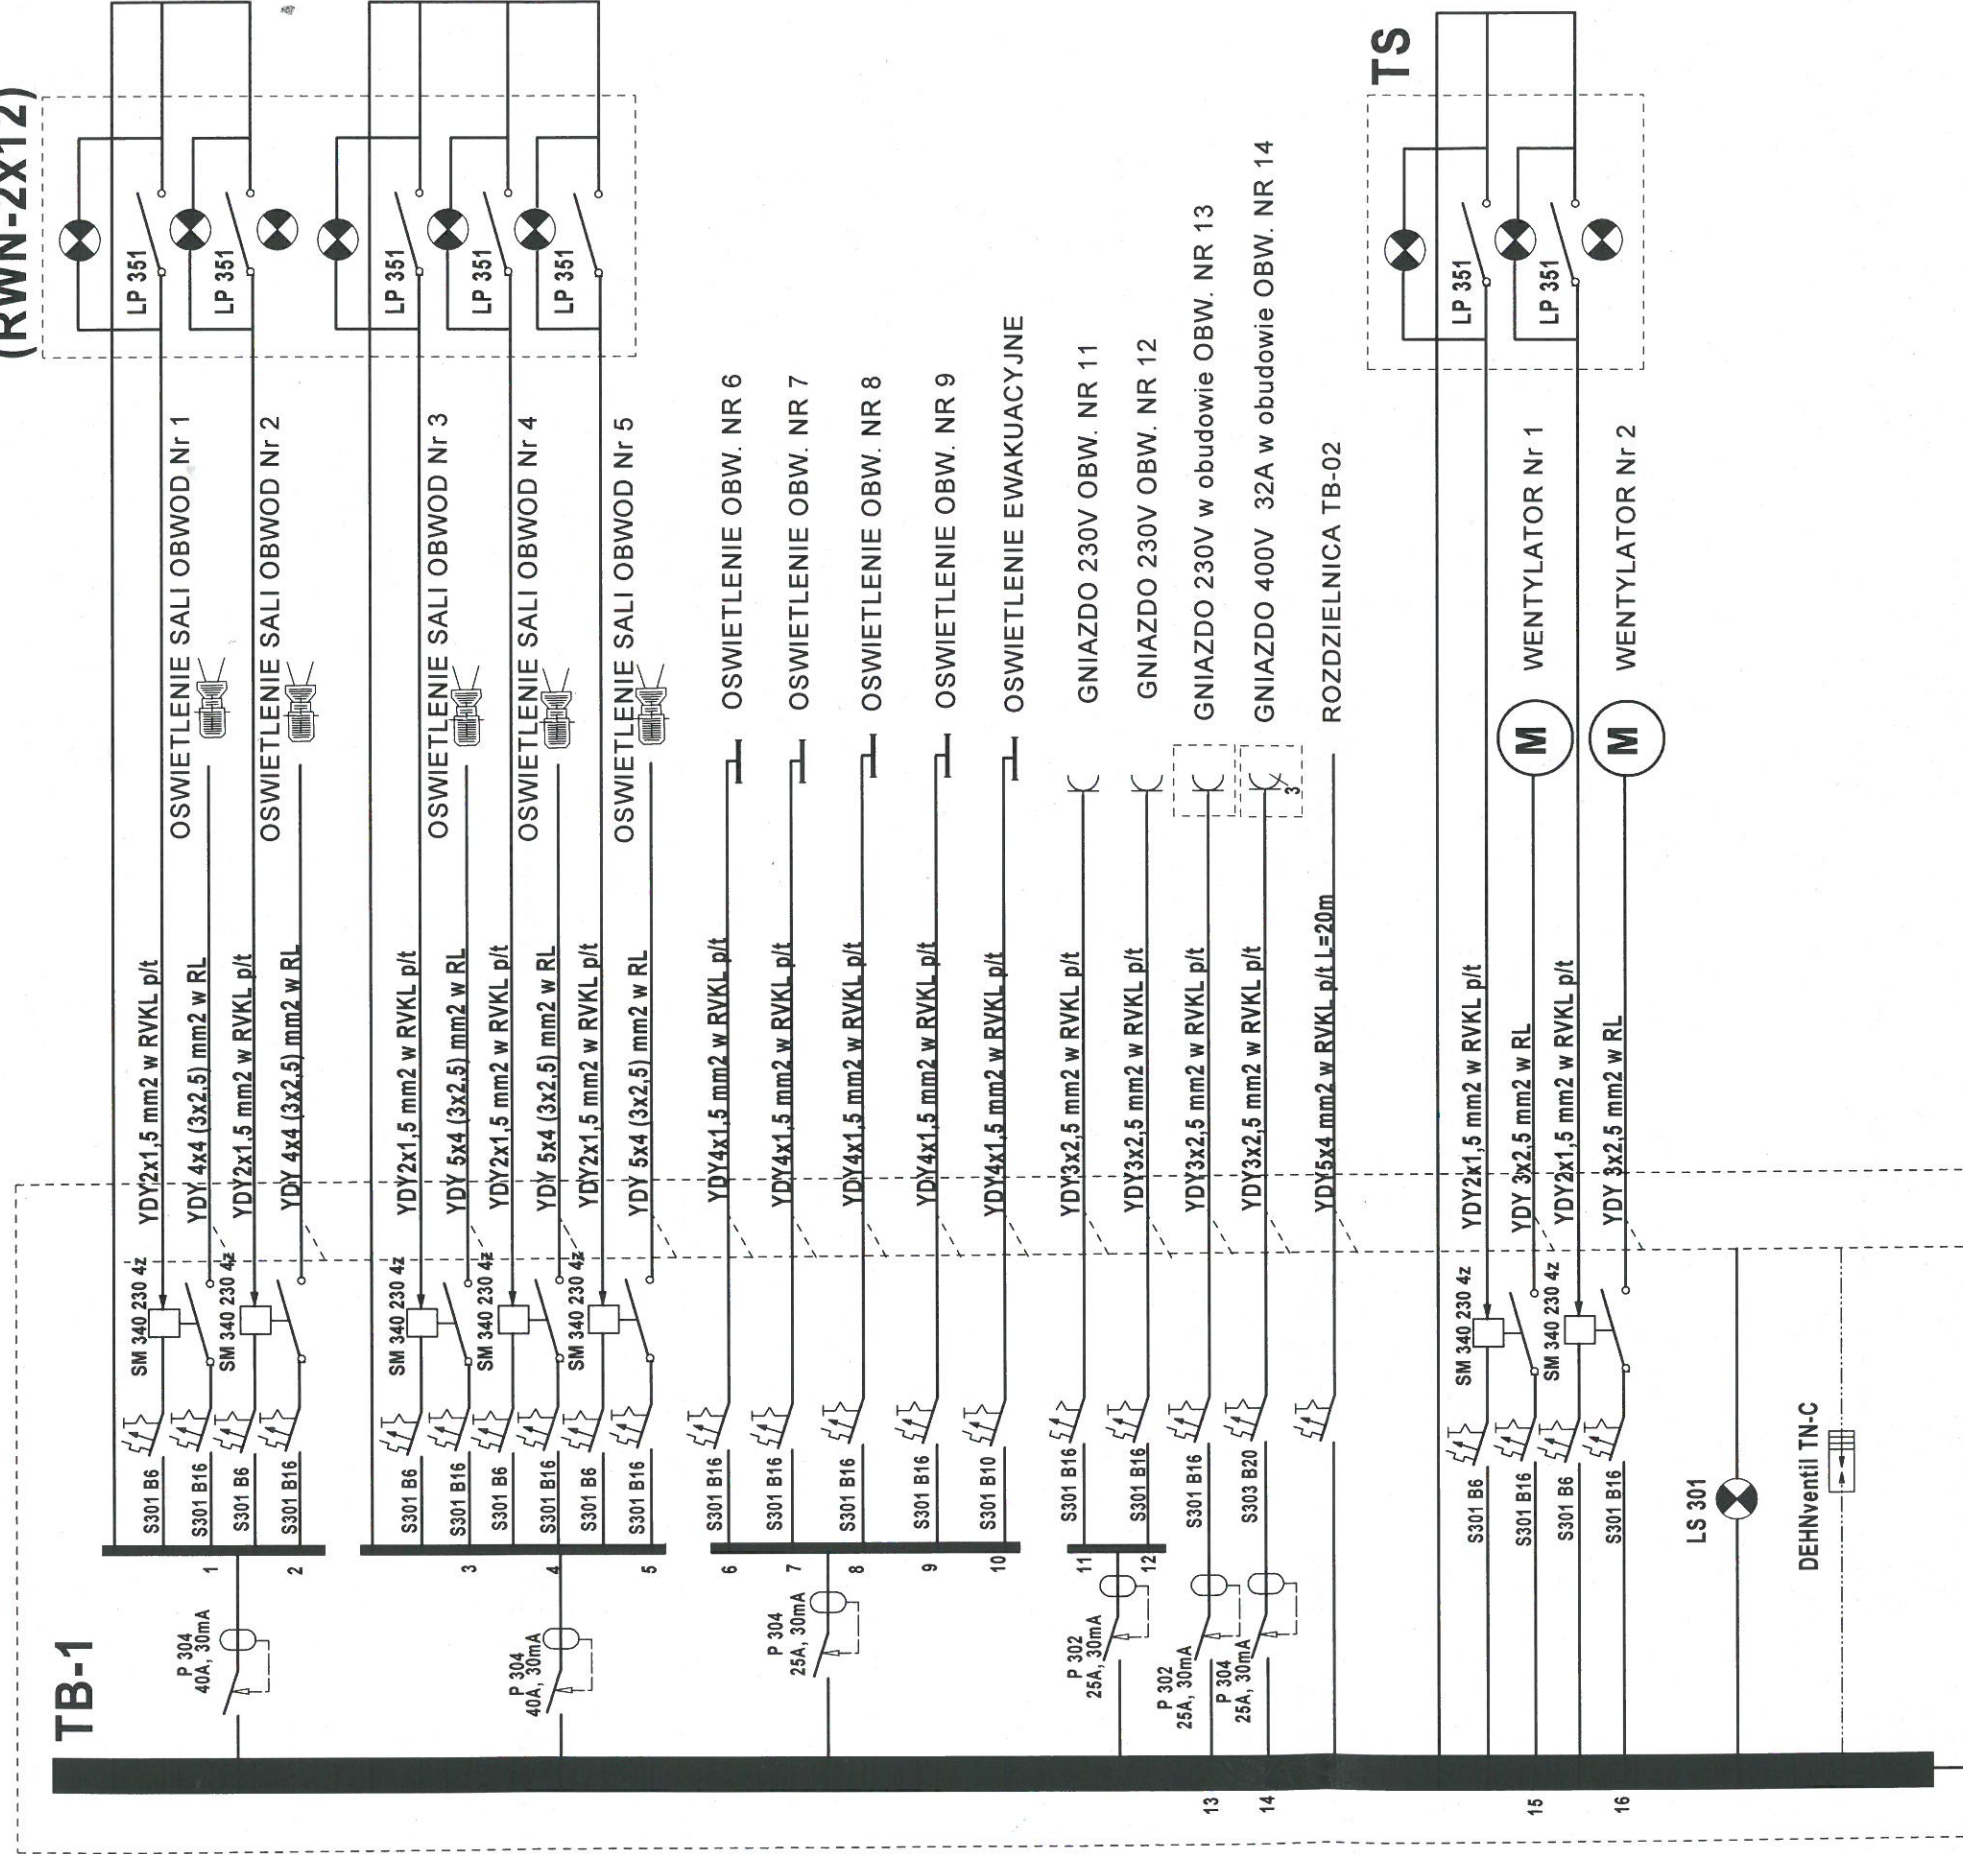

Wyl. ppoz.
RA-160

PE
 $R_f < 30\Omega$

YDY 5x10 mm2 W KORYTLU PCV L=75m.
DO RG SZKOŁA

UWAGA:
ZASILANIE PROJEKTOW DLA POSZCZEGOLNYCH OBWODOW WYKONAC
PRZEWODEM YDY 5x4 mm2. NA WYSOKOSCI MOCOWANIA OPRAW PRZEWODY
PROWADZIC W KORYTKU PCV. PRZY PROJEKTORZE ZASTOSOWAC PUSZKE
HERMETYCZNA Z KTOREJ ZASILIC PROJEKTOR. PROJEKTORY PRZYDZIELIC
DO POSZCZEGOLNYCH FAZ.


UKLAD SIECI TN-C
PROJ. INSTALACJA ODB.
PRACUJE W UKLADZIE TN-S

W ROZDZIELNICTWIE GŁÓWNEJ SZKOŁY
RG DOBUDOWAĆ ROZŁĄCZNIK
BEZPIECZNIKOWY NA SZYNE TH-35
Z WKŁADKĄ 35A I CHARAKTER. gF


OBIEKT:	SALA GIMNASTYCZNA PRZY SZKOLE PODSTAWOWEJ w MOŁODYCZU
INWESTOR:	GINA WIAZOWNICA 37-522 WIAZOWNICA 208
TRESC RYS.:	SCHEMAT ZASILANIA, oraz ROZDZ. TB-1
PROJEKTOWAL:	mgr inż. Lesław Noga AB.III.7342/95/99
SPRAWDZIL:	mgr inż. Jerzy Olejarka UAN.III/7342/215/94
Data:	Styczeń 2013
NR RYS.	E/4

0000167

TB-2

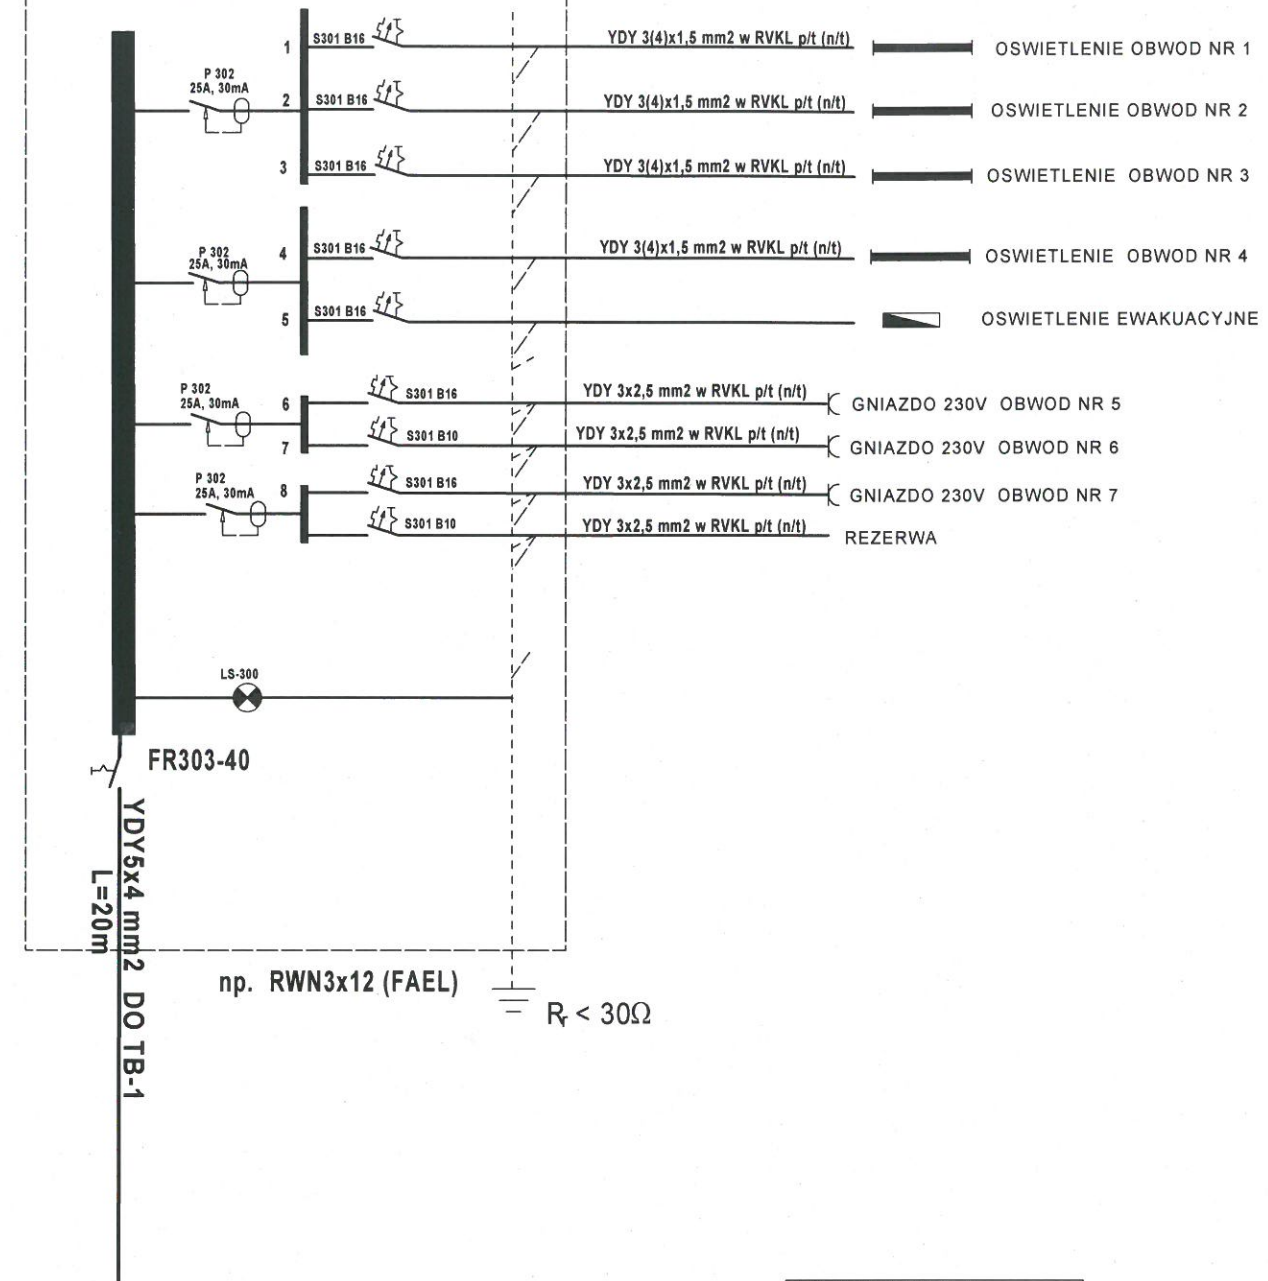

UKŁAD SIECI TN-C
PROJ. INSTALACJA ODB.
PRACUJE W UKŁADZIE TN-S

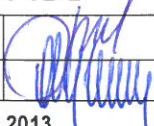OBIEKT:	SALA GIMNASTYCZNA PRZY SZKOLE PODSTAWOWEJ w MOŁODYCZU		
INWESTOR:	GMINA WIAZOWNICA 37-522 WIAZOWNICA 208		
TRESC RYS.:	SCHEMAT ROZDZIELNICY TB-2		
PROJEKTOWAL:	mgr inż. Lesław Noga A.B.III.7342/95/99		NR RYS.
SPRAWDZIL:	mgr inż. Jerzy Olejarka UAN/II/7342/215/94		E/5
Data:	Styczen 2013		