


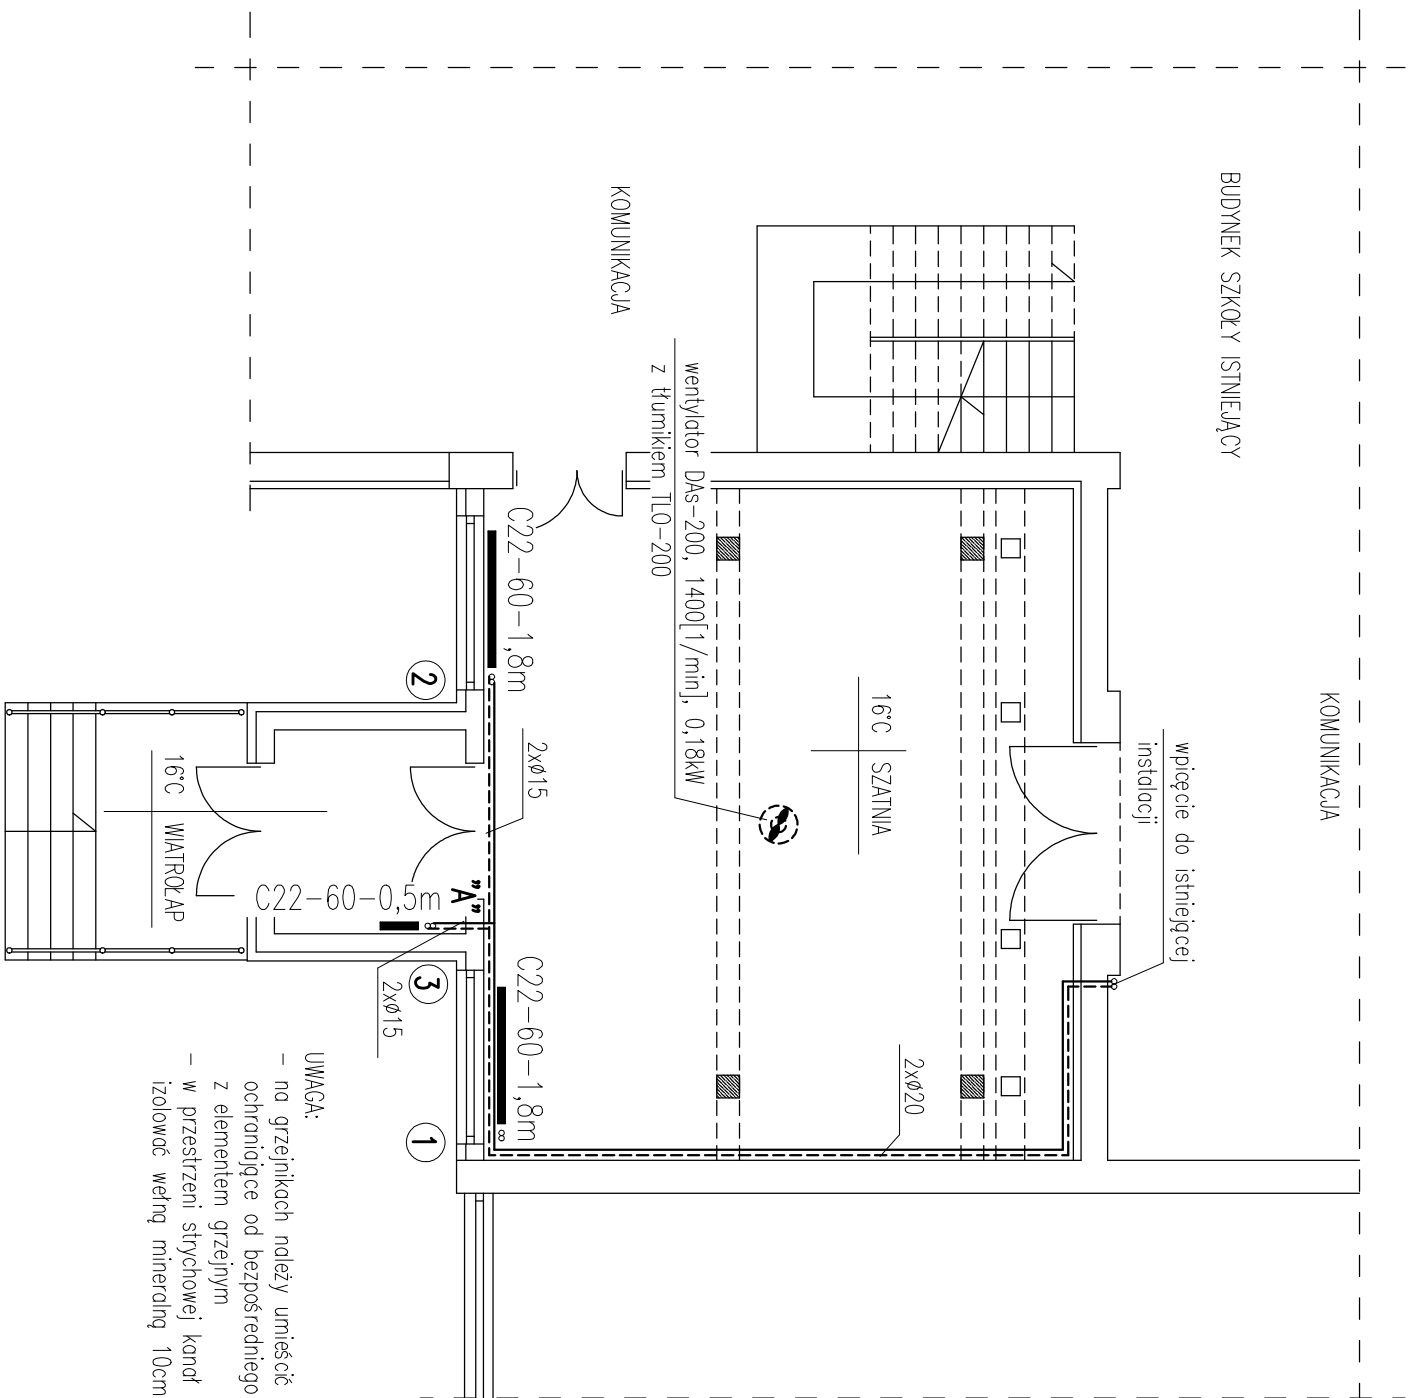

UWAGA:

- na grzejnikach należy umieścić osłony ochroniające od bezpośredniego kontaktu z elementem grzejnym
- w przestrzeni stropowej kanał wentylacyjny izolować wełną mineralną 10cm

INSTALACJA GRZEWcza I WENTYLACJA – RZUT

Skala 1:100

"SAN-PROJ" Usługi Projektowe Janusz Kalamarz w Przeworsku			
OBIEKT: ROZBUDOWA BUDYNKU SZKOŁY W ZAPĄKOWIE			
PRZEDMIOT RYS: INSTALACJA GRZEWcza I WENTYLACJA RZUT PARTERU	SKALA: 1:100	DATA: 12.13	NR RYS: 1
PROJEKTOWAŁ: mgr inż. Janusz Mokrzycki	SPECJ.: sanit.	NR UPR.: PDK/0032/P005/04	PODPIS:
OPRACOWAŁ: mgr inż. Artur Wyczarski	sanit.		
SPRAWDZAŁA CI: mgr inż. Grzyna Pelc	sanit.	14/97	