


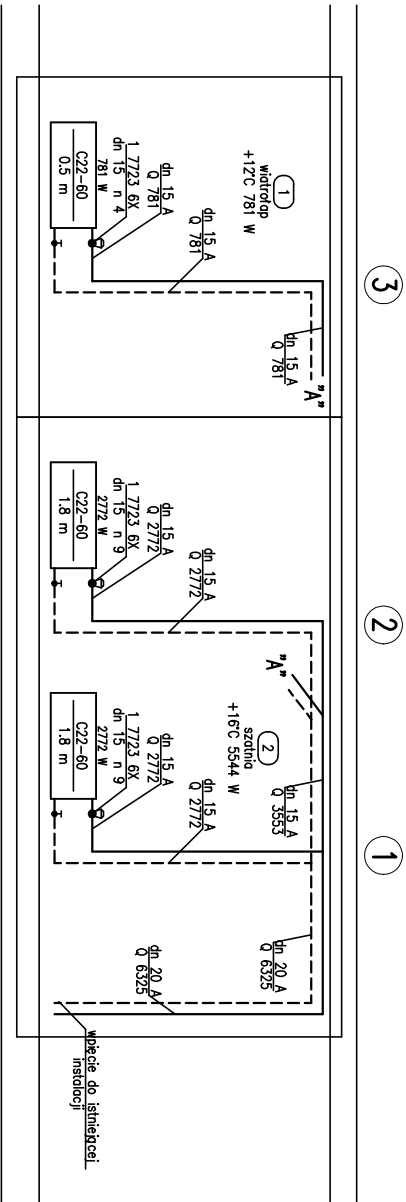

INSTALACJA GRZEWcza I WENTYLACJA – – ROZWINIĘCIE C.O. skala 1:100

"SAN-PROJ" Usługi Projektowe Janusz Kalamorz w Przeworsku			
OBIEKT: ROZBUDOWA BUDYNKU SZKOŁY W ZAPŁACOWIE			
PRZEDMIOT RYS: INSTALACJA GRZEWcza I WENTYLACJA ROZWINIĘCIE C.O.	SKALA 1:100	DATA 12.13	NR RYS: 2
PROJEKTOWAŁ: mgr inż. Janusz Mokrzycki	SPECJ. sanit.	NR UPR. POK/0032/POOS/04	PODPIS:
OPRACOWAŁ: mgr inż. Artur Wyczarski	sanit.		
SPRAWDZAŁA CY: mgr inż. Grażyna Pelc	sanit.	14/97	