


INSTALACJA ELEKTRYCZNA – RZUT

skala 1:100

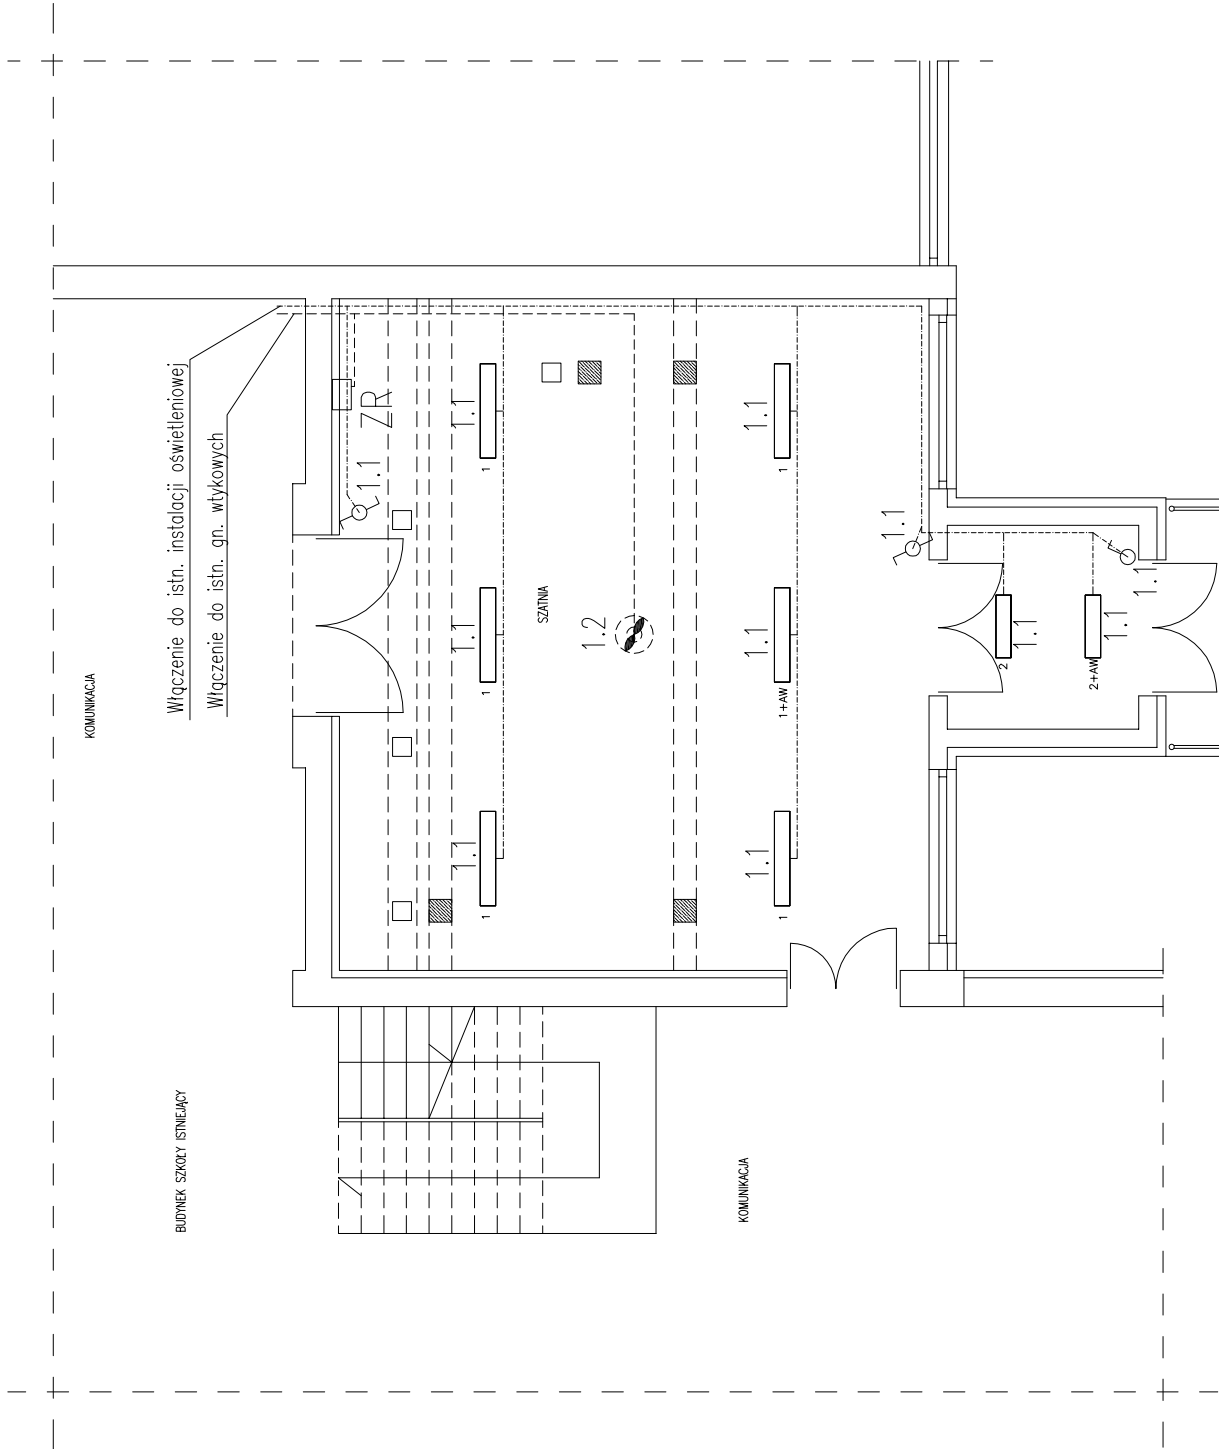

Oznaczenia:

- ZR – zestaw rozruchowy wentylatora w obudowie izolacyjnej zamykanej na klucz
- Oprawy:
- 1 ELGO–GRUPA BRILUX OKW1–236/WO 002223 OKW1–236
 - 1+AW ELGO–GRUPA BRILUX OKW1–236/WO 002223 OKW1–236 + moduł awaryjny 2h
 - 2 ELGO–GRUPA BRILUX OKW1–218/WO 002361 OKW1–218
 - 2+AW ELGO–GRUPA BRILUX OKW1–218/WO 002361 OKW1–218 + moduł awaryjny 2h

"SAN–PROJ" Usługi Projektowe Janusz Kalamarz w Przeworsku			
OBIEKT: ROZBUDOWA BUDYNKU SZKOŁY W ZAPĄŁOWIE			
PRZEDMIOT RYS: Instalacja elektryczna Rzut parteru	SKALA 1:100	DATA 04.2012	NR RYS: 2
PROJEKTOWAŁ: mgr inż. Wiesław Suchy Opracował inż. Grzegorz Kalamarz	SPECJ. elektr. elektr.	NR UPR. 43/93	PODPIS: