


Instalacja wod.-kan. - Rzut parteru

STAROSTA
JAROSŁAWSKI

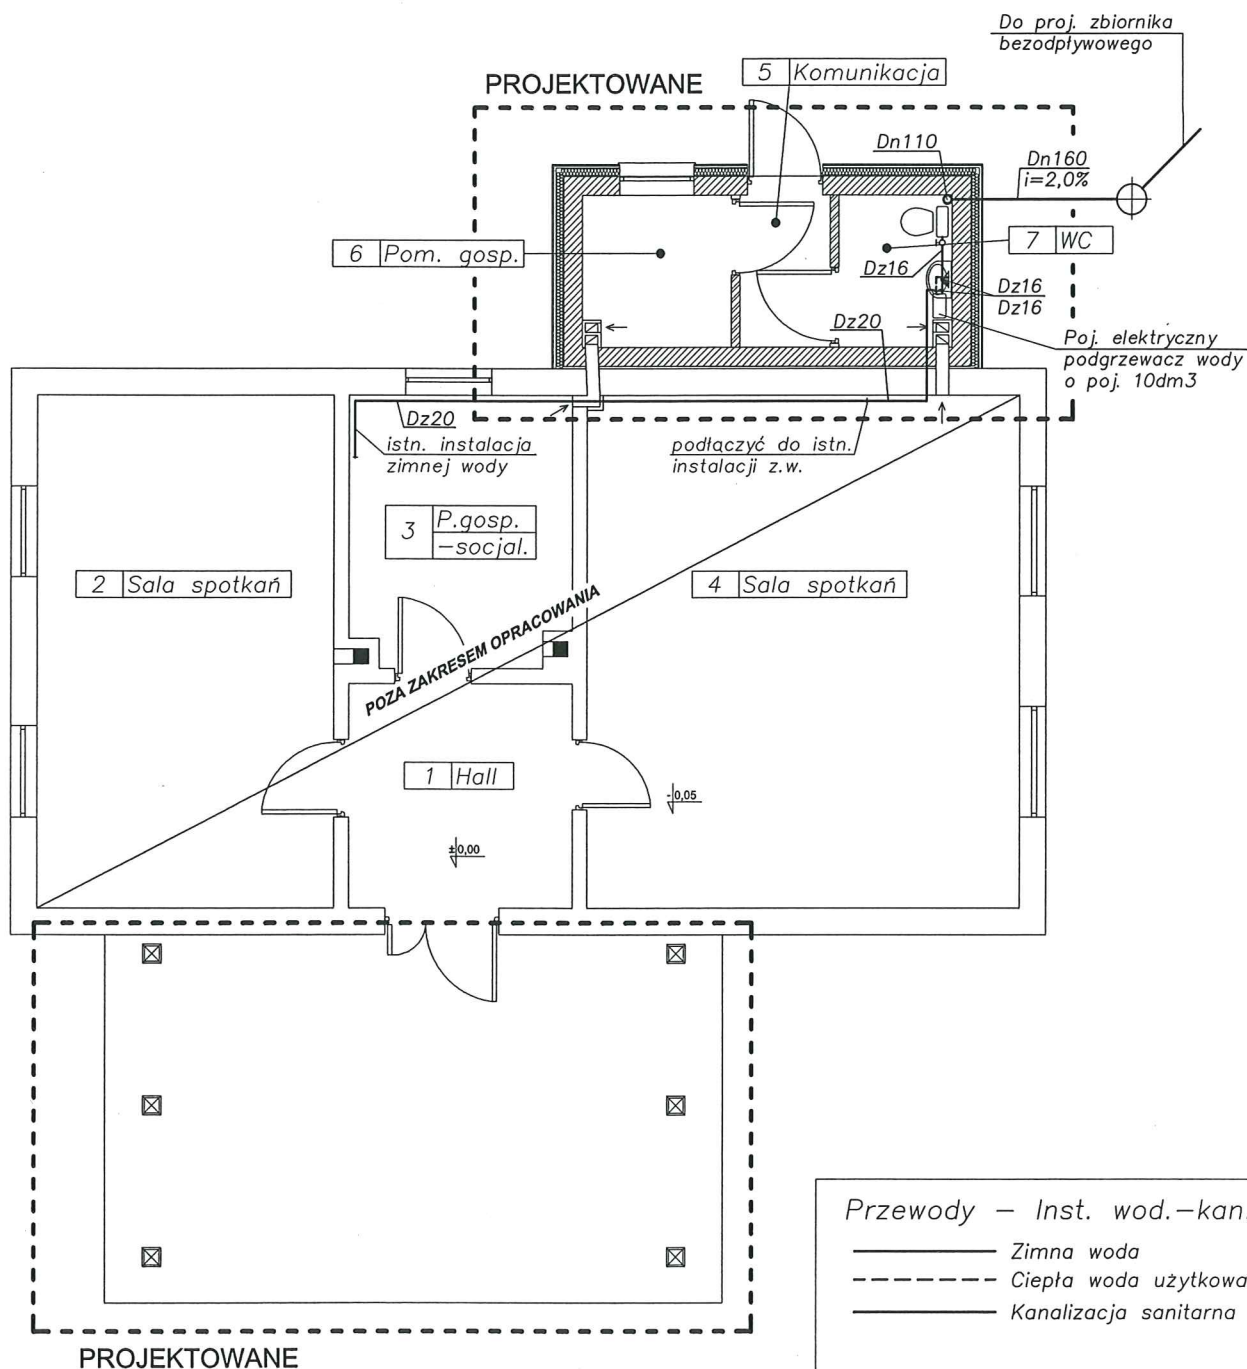


BIPROKON		BIURO PROJEKTÓW KONSTRUKCYJNYCH "BIPROKON"	
		37-700 Przemysł, Ostrów 491	
TYTUŁ:		Rozbudowa istniejącego budynku świetlicy wiejskiej	
OBIEKT:		Budynek świetlicy wiejskiej	
ADRES:		Wólka Zapalowska, gm. Wiązownica dz. nr ewid. 92	
INWESTOR:		Gmina Wiązownica 37-522 Wiązownica nr 208	
1:100 skala	projektował	mgr inż. M. Drozd	uprawnienia nr ewd. PDK/0127/POOS/07
08.2014r. data	sprawił	mgr inż. M. Mazur	uprawnienia nr ewd. PDK/0084/POOS/13
		etap podpis PB SANITARNA branza	
		podpis Kozan S1 Nr rys.	
Zastrzegam sobie wszelkie prawa wynikające z Ustawy o prawie autorskim. Rysunek niniejszy nie może być przekazywany, uzupełniany lub odpisywany kopia bez pisemnej zgody pracowni "BIPROKON" w Przemysku.			

Instalacja c.o - Rzut parteru

Skala 1:100

STAROSTA
JAROSŁAWSKI

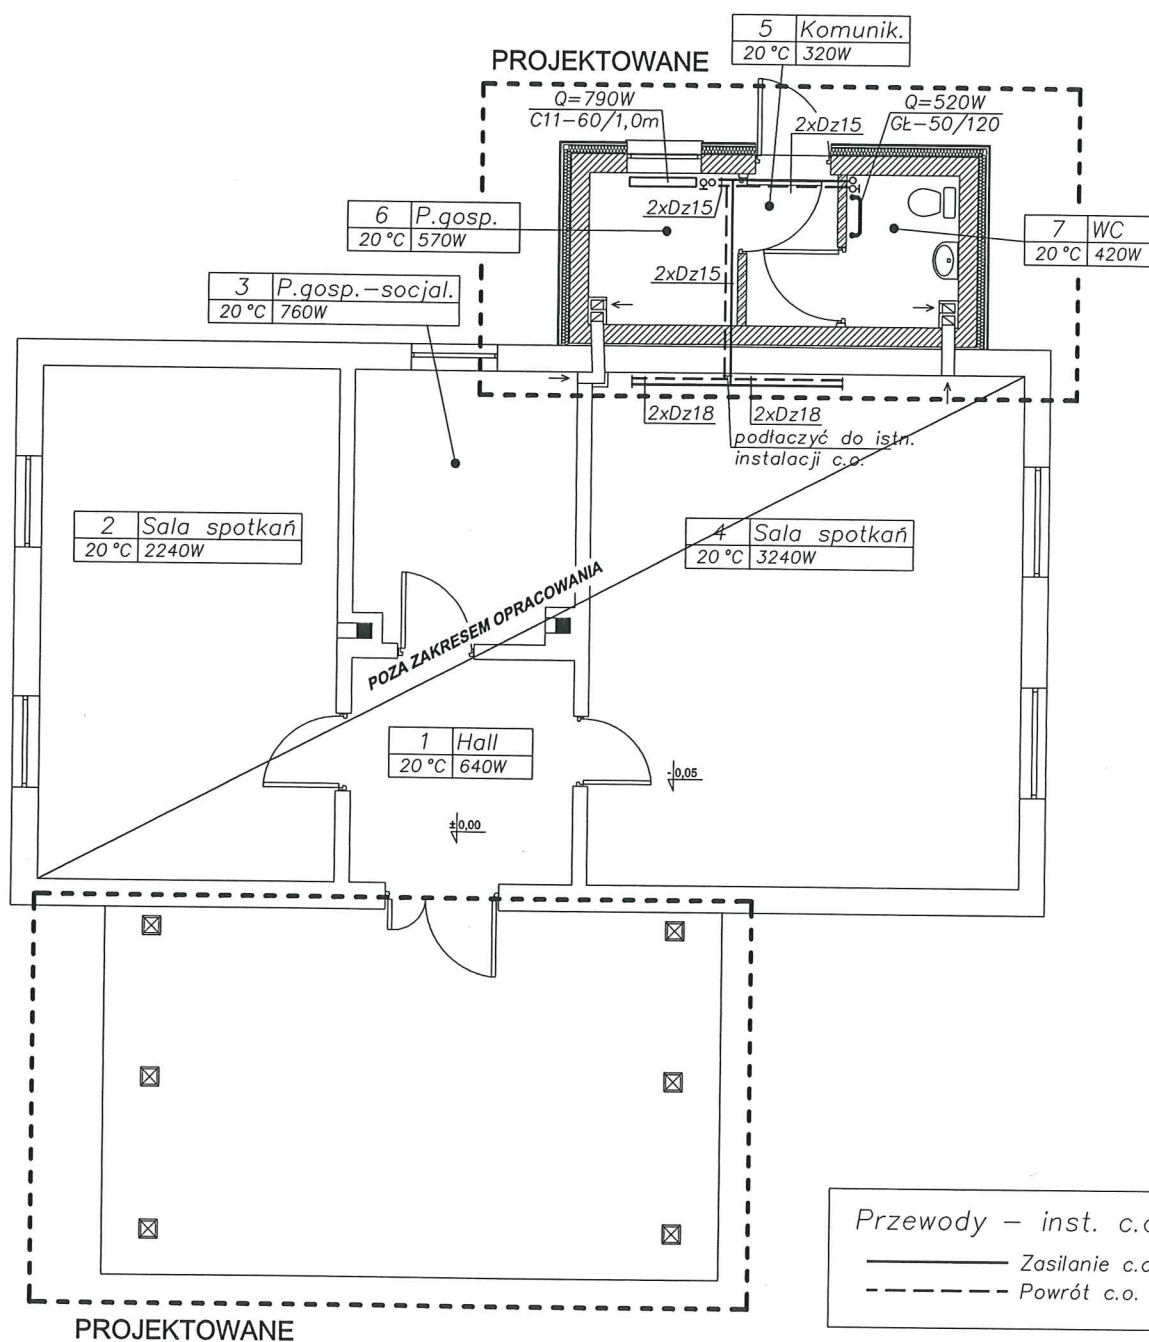


BIPROKON		BIURO PROJEKTÓW KONSTRUKCYJNYCH "BIPROKON"	
TYTUŁ:		37-700 Przemysł, Ostrów 491	
ROZBUDOWA ISTNIEJĄCEGO BUDYNKU ŚWIE TLICY WIEJSKIEJ		Temat rys.	
OBIEKT:		INSTALACJA C.O.-	
BUDYNEK ŚWIE TLICY WIEJSKIEJ		RZUT PARTERU	
ADRES:		Wólka zapalowska, gm. Wiązownica dz. nr ewid. 92	
INWESTOR:		Gmina Wiązownica	
37-522 Wiązownica nr 208		PB	
1:100	projektował	mgr inż. M. Drozd	etap
08.2014r.	sprawi dził	mgr inż. M. Mazur	podpis
skala			branza
data			S2
			Nr rys.

Zastrzeżenie: Wszystkie prawa wynikające z Ustawy o prawie autorskim. Rysunek niniejszy nie może być przekazywany, uzupełniany lub ostateczny komunikat bez pisemnej zgody pracowni "BIPROKON" z Przemysłu.

Instalacja wentylacji - Rzut parteru

Skala 1:100

STAROSTA
JAROSŁAWSKI

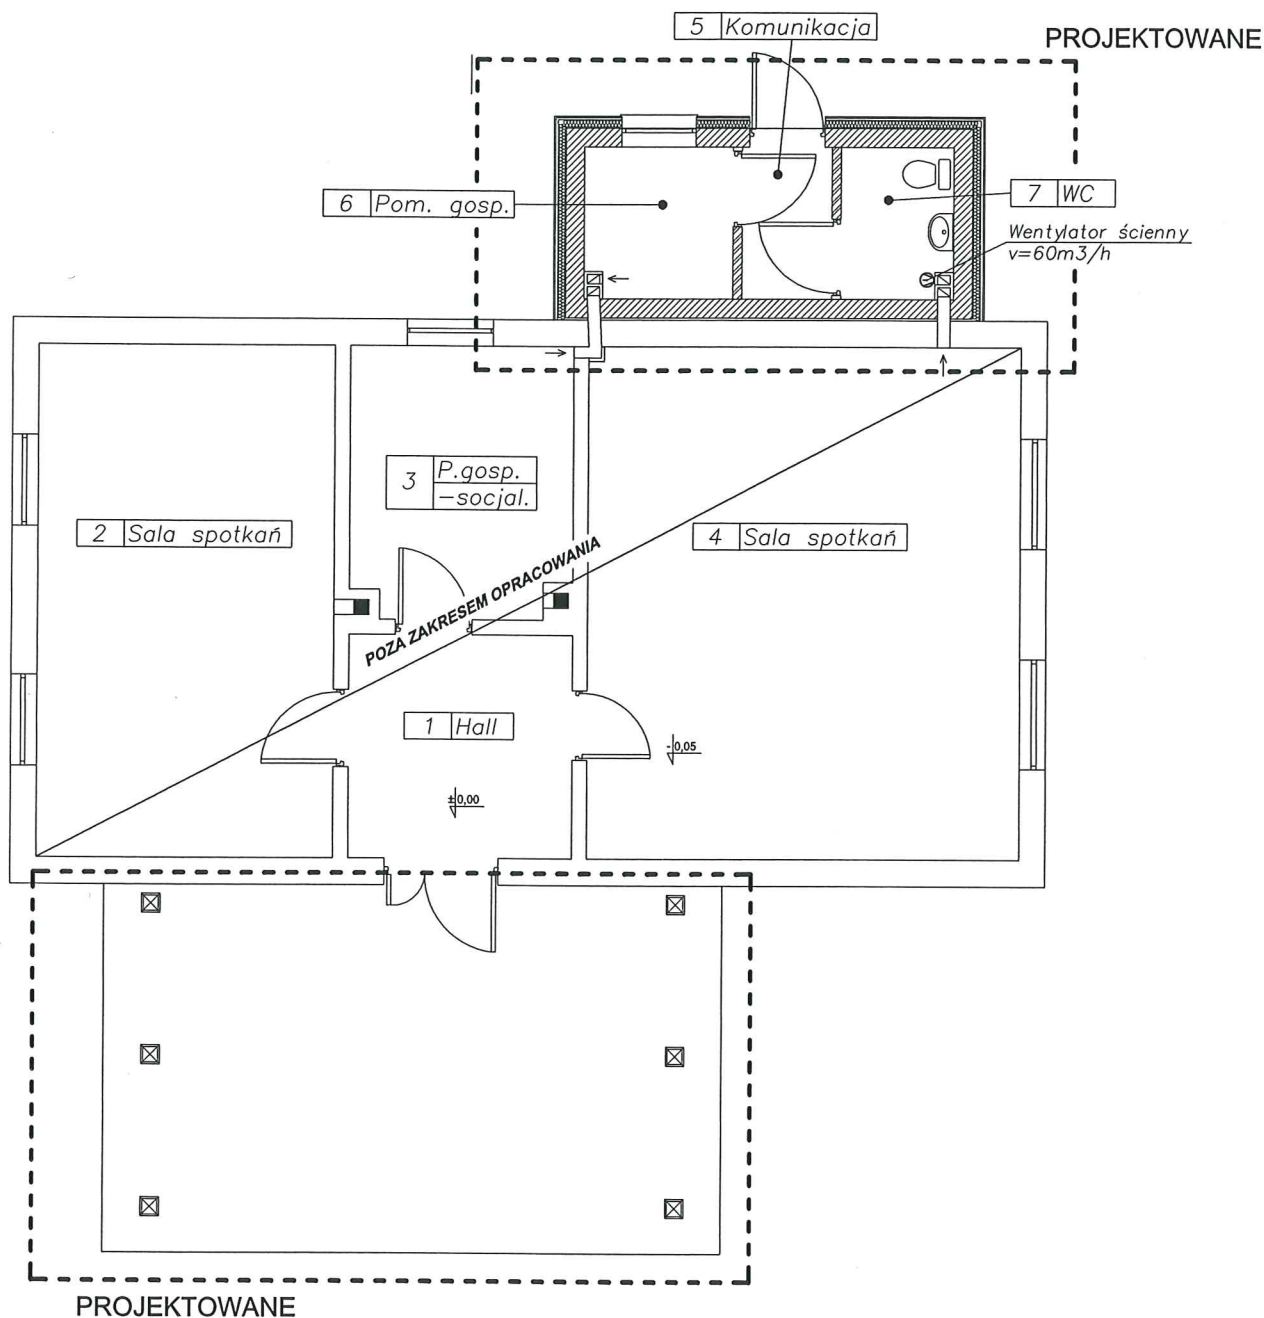


BIPROKON		BIURO PROJEKTÓW KONSTRUKCYJNYCH "BIPROKON"	
		37-700 Przemyśl, Ostrów 491	
TYTUŁ: Rozbudowa istniejącego budynku świetlicy wiejskiej		Temat rys. INSTALACJA WENTYLACJI - RZUT PARTERU	
OBIEKT: Budynek świetlicy wiejskiej			
ADRES: Wólka zapalowska, gm. Wiązownica dz. nr ewid. 92			
INWESTOR: Gmina Wiązownica 37-522 Wiązownica nr 208		PB	
1:100 skala	projektował	mgr inż. M. Drozd	etap podpis
08.2014r. data	sprawił	mgr inż. M. Mazur	podpis
		uprawnienia nr ewid. PDK/0127/POOS/07	branza
		uprawnienia nr ewid. PDK/0084/POOS/13	S3
			Nr rys.
Zaświadczenie jest własnością Biura Projektów Konstruktoryjnych "BIPROKON". Rysunek niniejszy nie może być przyswojony, uzupełniony lub oddany do użytku bez pisemnej zgody procewni "BIPROKON" w Przemyślu.			

Zastrzegam sobie wszelkie prawa wynikające z Ustawy o prawie autorskim. Rysunek niniejszy nie może być przysyłany, kopiowany, uzupełniany lub oddawany komukolwiek bez pisemnej zgody producenta "BIPROKON" w Przemyślu.

**Zewnętrzna instalacja kanalizacji
sanitarnej - Profil podłużny**
Skala 1:200/100

**STAROSTA
JAROSŁAWSKI**

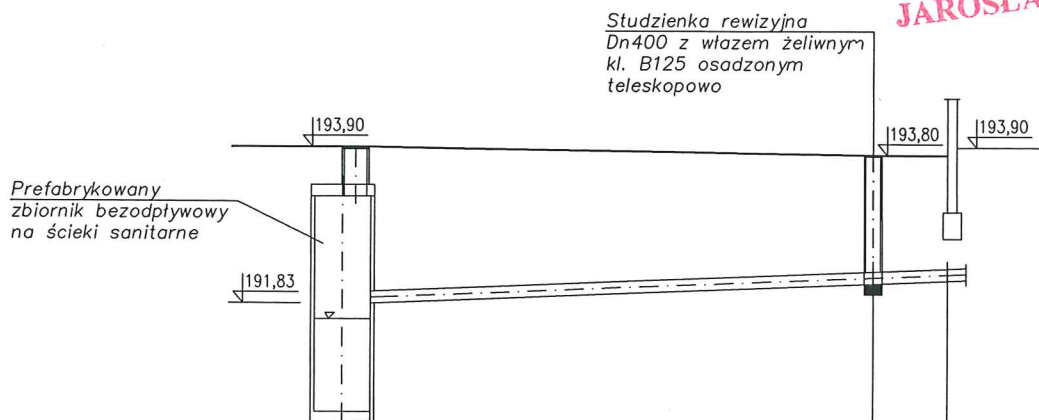

Poziom porównawczy 187,00 m n.p.m.

Rzędna terenu proj.	193,90	193,80	193,80
Rzędna dna kanału	191,83	192,10	192,14
Proj. zagłębienie dna kanału [m]	2,07	1,60	1,56
Odległość [m]	13,45		2,00
Materiał	PVC-U; Kl. S (SN8; Lite)		
Średnica	Dn160		2,0%
Spadek			
Długość trasy [m]	0,00	13,45	15,45

Zb

Sr

B


BIPROKON		BIURO PROJEKTÓW KONSTRUKCYJNYCH "BIPROKON" 37-700 Przemyśl, Ostrów 491	
TYTUŁ:	Rozbudowa istniejącego budynku świetlicy wiejskiej		Temat rys.
OBIEKT:	Budynek świetlicy wiejskiej		ZEWN. INST.
ADRES:	Wólka zapalowska, gm. Wiązownica dz. nr ewid. 92		KAN. SANIT.
INWESTOR:	Gmina Wiązownica 37-522 Wiązownica nr 208		PROFIL
1:200/100	projektował	mgr inż. M. Drozd	etap
skala			podpis
08.2014r.	sprawił	mgr inż. M. Mazur	podpis
data			podpis
			Nr rys.

Zastrzeżenie: Wszelkie prawa wynikające z Ustawy o prawie autorskim. Rysunek niniejszy nie może być przysyowywany, uzupełniany lub adaptowany komukolwiek bez pisemnej zgody procrem "BIPROKON" w Przemyśle.

106

Zewnętrzna instalacja kanalizacji sanitarnej - Studzienka rewizyjna Dn400 niewłazowa

STAROSTA
JAROSŁAWSKI

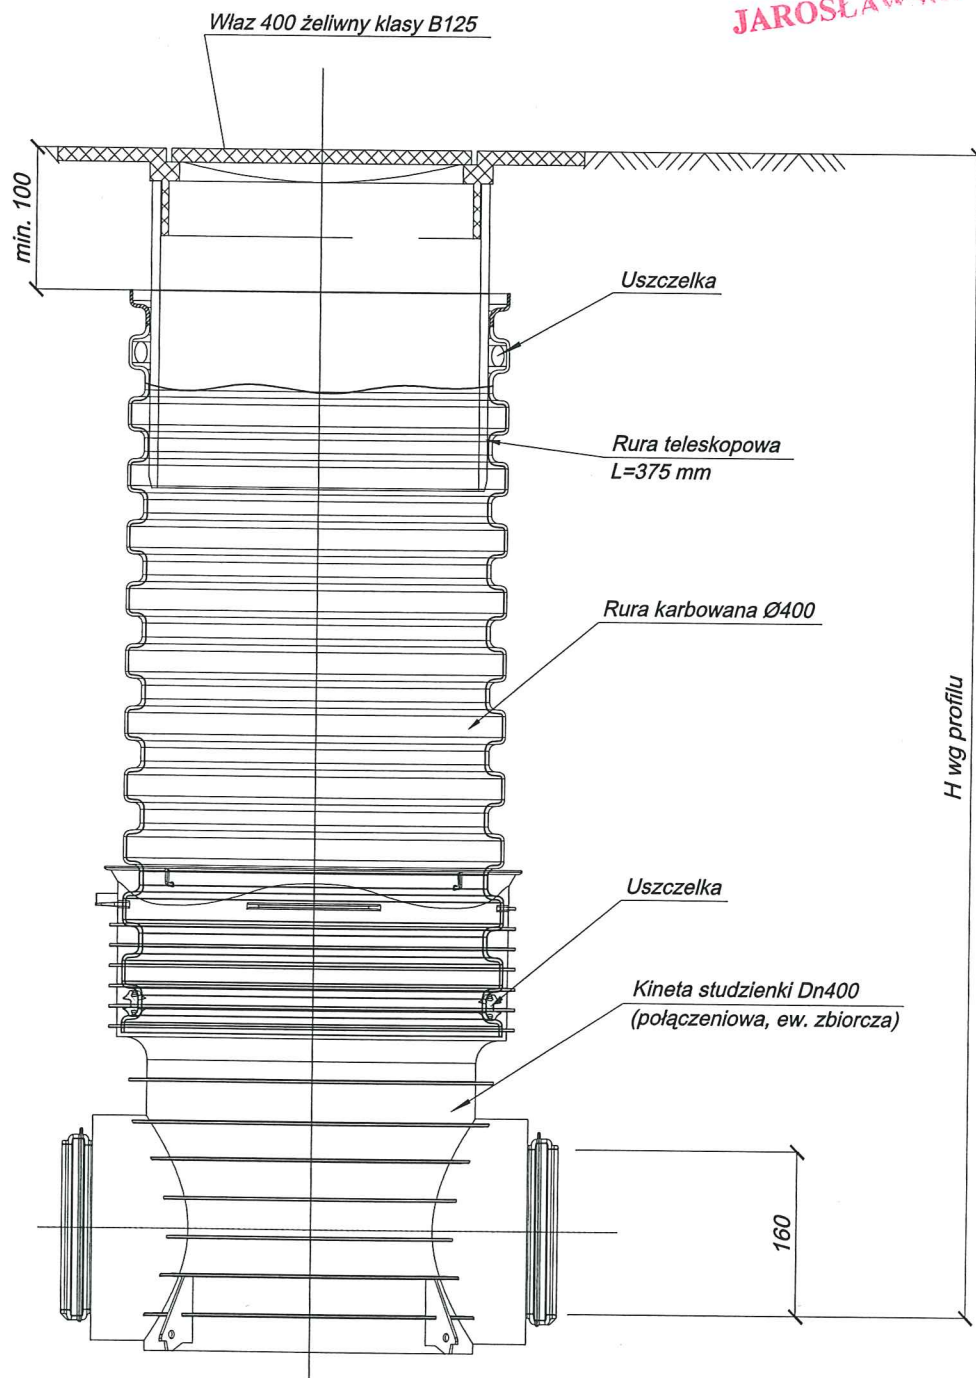

Studzienka rewizyjna Dn400 z rurą teleskopową
i włazem żeliwnym klasy B125


BIPROKON		BIURO PROJEKTÓW KONSTRUKCYJNYCH "BIPROKON"	
		37-700 Przemyśl, Ostrów 491	
TYTUŁ:		Rozbudowa istniejącego budynku świetlicy wiejskiej	
OBIEKT:		Budynek świetlicy wiejskiej	
ADRES:		Wólka zapalowska, gm. Wiązownica dz. nr ewid. 92	
INWESTOR:		Gmina Wiązownica 37-522 Wiązownica nr 208	
--- skala		projektował	mgr inż. M. Drozd
08.2014r. data		sprawił	mgr inż. M. Mazur
		uprawnienia nr ewid.	PDK/0127/POOS/07
		uprawnienia nr ewid.	PDK/0084/POOS/13
		etap	RB
		podpis	podpis
		branża	SANITARNA
			S5
		Nr rys.	

Zastrzegam wszelkie prawa wynikające z Ustawy o prawie autorskim. Rysunek niniejszy nie może być przyswojony, uzupełniony lub oddany komukolwiek bez pisemnej zgody pracowni "BIPROKON" w Przemyślu.

107

ZBIORNIK BEZPODPŁYWOWY

STAROSTA
JAROSŁAWSKI

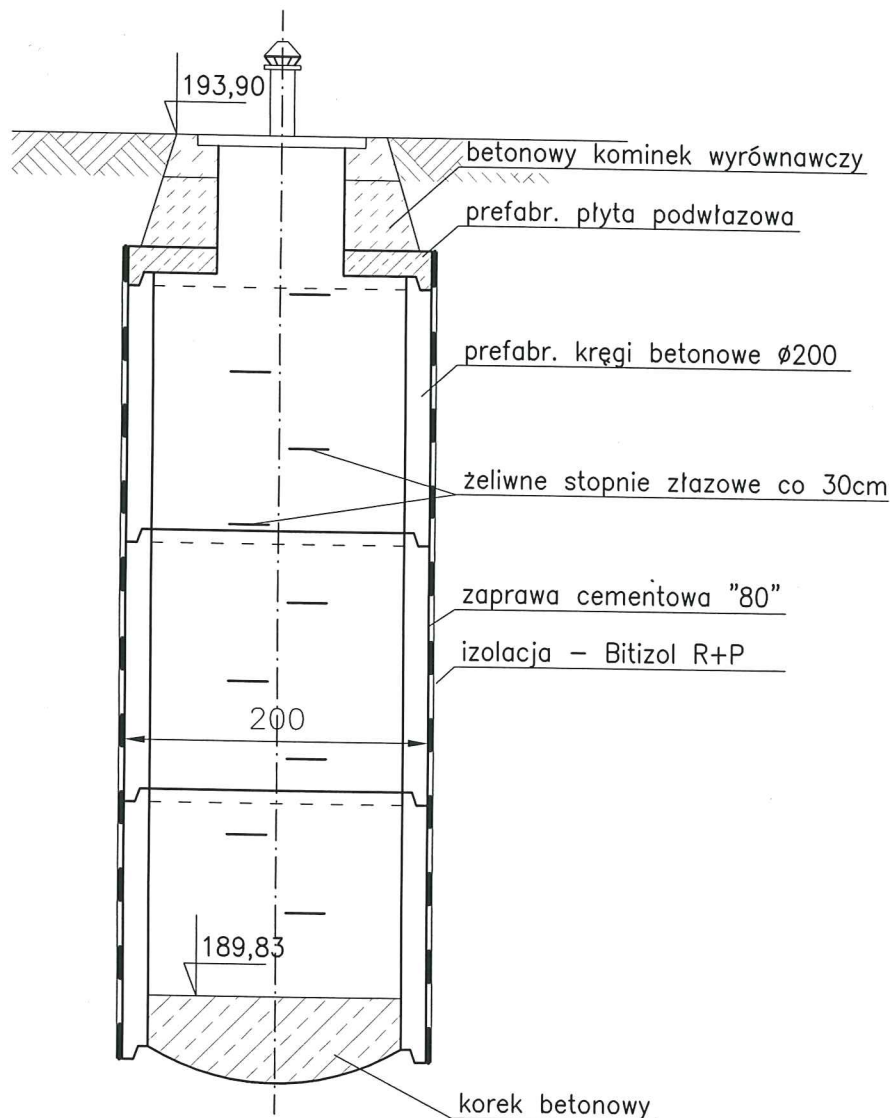

BIPROKON		BIURO PROJEKTÓW KONSTRUKCYJNYCH "BIPROKON"		
		37-700 Przemyśl, Ostrów 491		
TYTUŁ:		Rozbudowa istniejącego budynku świetlicy wiejskiej		Temat rys. ZBIORNIK BEZPODPŁYWOWY
OBIEKT:		Budynek świetlicy wiejskiej		
ADRES:		Wólka zapałowska, gm. Wiązownica dz. nr ewid. 92		
INWESTOR:		Gmina Wiązownica 37-522 Wiązownica nr 208		PB BUDOWLANA
- skala	projektował	mgr inż. A. Szychulski	uprawnienia nr ewid. PDK/0140/POOK/04	
08.2014r. data				branza
				SK1
				Nr rys.
Zastrzegę się wszelkie prawa wynikające z Ustawy o prawie autorskim. Rysunek niniejszy nie może być przysyowywany, uzupełniany lub odstępiony komukolwiek bez pisemnej zgody pracowni "BIPROKON" w Przemyślu.				

SK1