


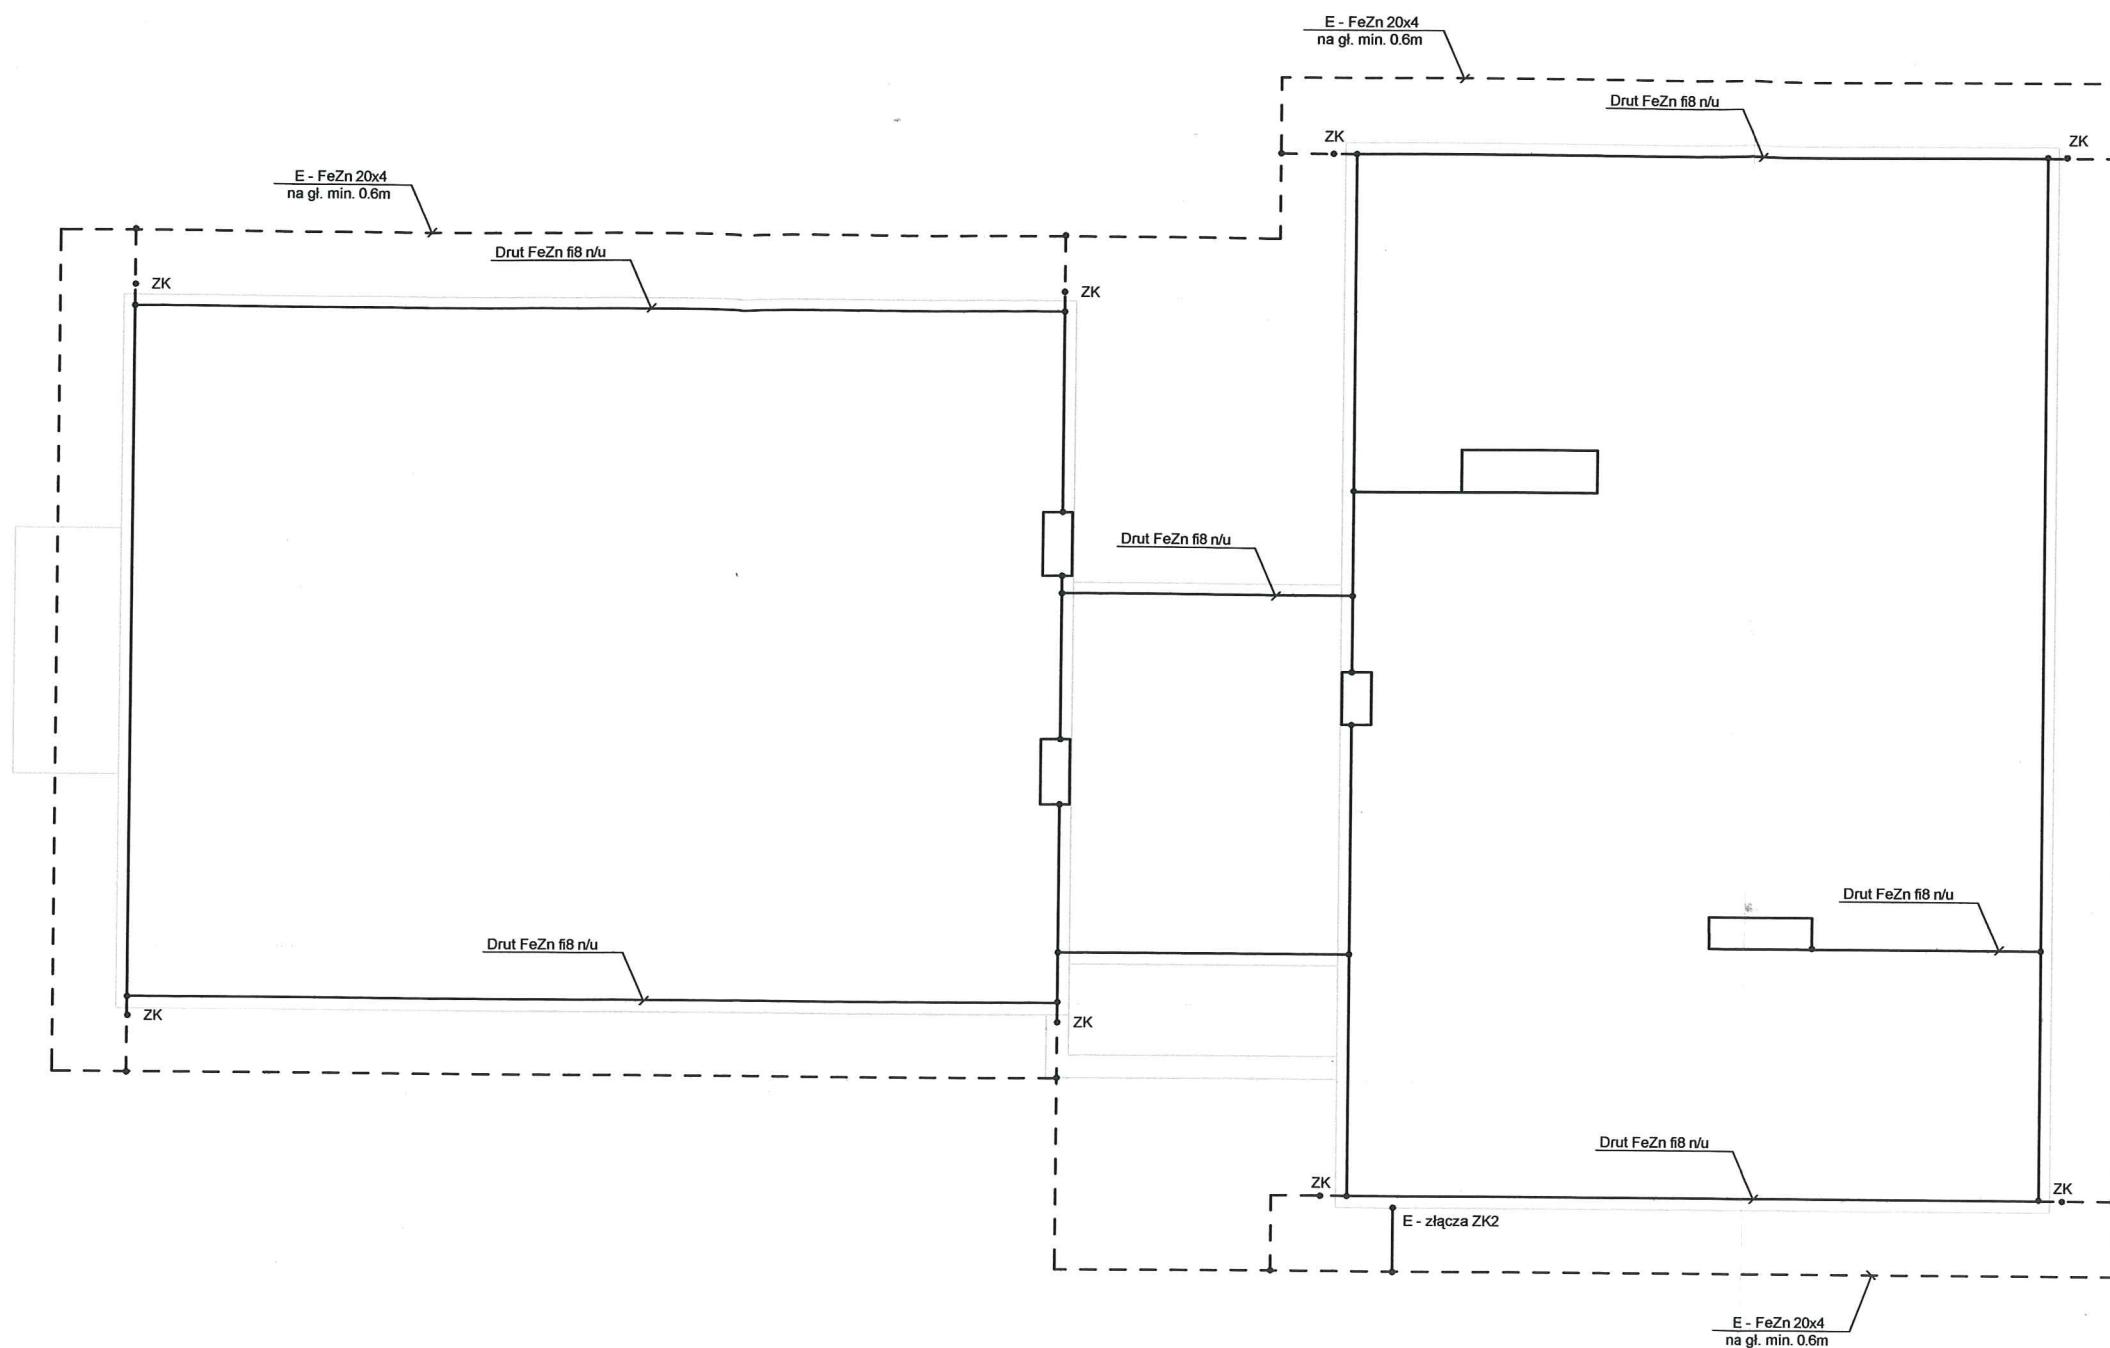

ZWODY PIONOWE INSTALACJI ODGROMOWEJ MOCOWAĆ NA DACHU NA UCHWYTACH DYSTANSOWYCH (KOŁECKI BETONOWE)
 PRZEWODY ODPROWADZAJĄCE WYKONAĆ W SYSTEMIE NAPRĘŻNYM.
 PRZY SKRZYŻOWANIACH UZIOMU OTOKOWEGO Z KABŁAMI ZACHOWAĆ ODLEGŁOŚĆ 1m.

**STAROSTA
 JAROSŁAWSKI**

Obiekt: Stacja uzdatniania wody m. Piwoda gm. Wiązownica

Nazwa zadania: Remont kapitalny - instalacje elektryczne

Plan instalacji odgromowej - SUW

Projektant: mgr inż. Antoni Klusek

upr. E-205/74

Sprawdził: inż. Jerzy Rajzer

upr. E-306/89

Data: 30.11.2004

Faza: PBW

Skala: 1:100

Nr rys. 3.6