


MAPA DO CELÓW PROJEKTOWYCH
Skala 1:500
gm. Wiązownica [180411_2] Obręb: Manasterz [180411_2.0002]
pow. Jarosław woj. podkarpackie
Ark. 8.126.09.01.3.2

Mapę sporządzono na podstawie ark. 8.126.09.01.3.2 mapy zasadniczej oraz planu sytuacyjnego.
Przyjęte granice są zgodne z operatem ewidencji gruntów i budynków.
W oznaczonym zakresie nie badano obciążenia służebnościami gruntowymi.
Mapa w oznaczonym zakresie aktualna na dzień 28.05.2014r.
ID: 6640.1153.2014 DZ: 5376/2014
Układ wsp. 2000/24 - "Transstad 86"
L. ks. rob. 19/2014 Jarosław dnia: 03.06.2014r.

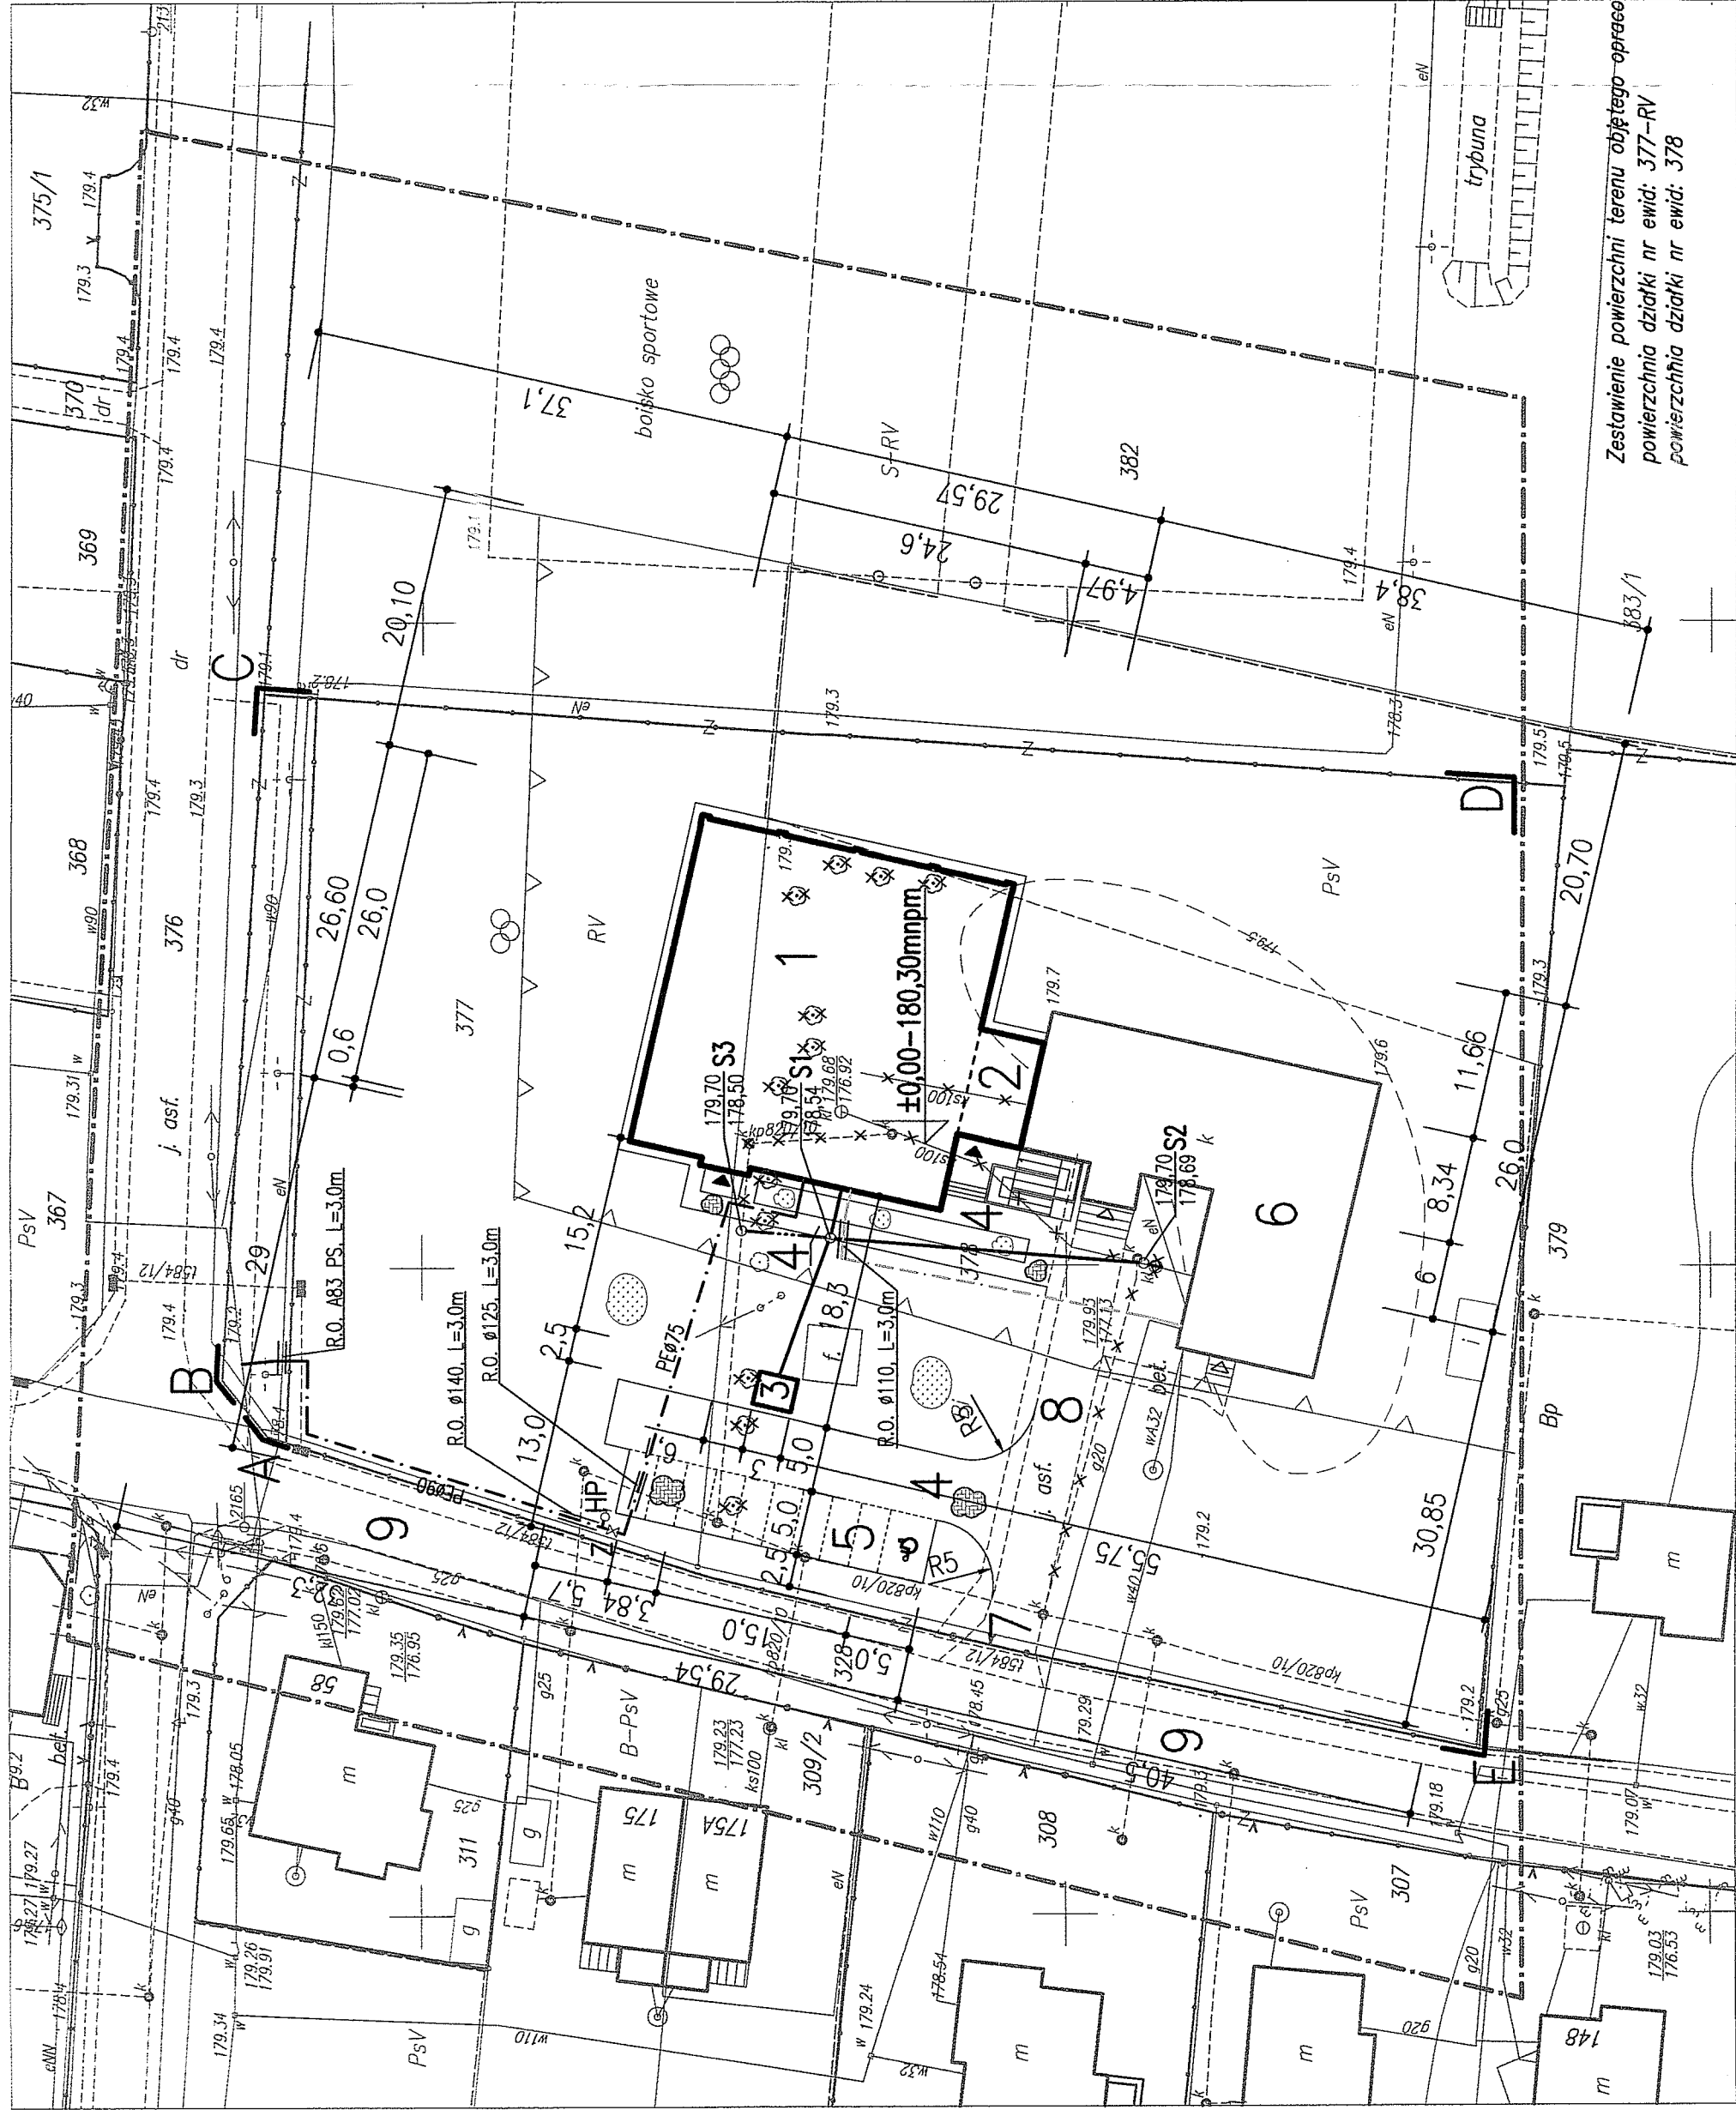

Zasilenie powierzchni terenu objętego opracowaniem dz nr ewid. 377-378

powierzchnia działki nr ewid. 377-RV	3100,00m ²
powierzchnia działki nr ewid. 378	4800,00m ²
powierzchnia działki nr ewid. 378	7900,00m ²
powierzchnia działki nr ewid. 378	422,25m ²
powierzchnia działki nr ewid. 378	263,00m ²
powierzchnia działki nr ewid. 378	678,70m ²
powierzchnia działki nr ewid. 378	499,45m ²
powierzchnia działki nr ewid. 378	3,50m ²
powierzchnia działki nr ewid. 378	173,75m ²
powierzchnia działki nr ewid. 378	178,50m ²
powierzchnia działki nr ewid. 378	73,15m ²
powierzchnia działki nr ewid. 378	8,80m ²
powierzchnia działki nr ewid. 378	36,55m ²
powierzchnia działki nr ewid. 378	344,50m ²
powierzchnia działki nr ewid. 378	263,75m ²
powierzchnia działki nr ewid. 378	80,75m ²
powierzchnia działki nr ewid. 378	6075,05m ²
powierzchnia działki nr ewid. 378	76,88%
powierzchnia działki nr ewid. 378	13,90%
powierzchnia działki nr ewid. 378	291,05m ²
powierzchnia działki nr ewid. 378	12,30m ²
powierzchnia działki nr ewid. 378	836,35m ²

PROJEKT ZAGOSPODAROWANIA TERENU
skala 1:500

OBIEKT: BUDOWA SALI GIMNASTYCZNEJ Z ZAPLECZEM SANITARNO-DYDAKTYCZNYM I INSTALACJAMI WEWNĘTRZNYMI, PRZEBUDOWA CZĘŚCI BUDYNKU SZKOŁY, BUDOWA ZBIORNIKA BEZODPŁYWOWEGO I URZĄDZEŃ BUDOWLANYCH

LOKALIZACJA: DZIAŁKI NR EWID.: 377; 378 POŁOŻONE W MANASTERZU


INWESTOR: GMINA WIĄZOWNICA
37-522 WIĄZOWNICA 208

LEGENDA:

- 1 – proj. sala gimnastyczna z zapleczem sanitarno-dydaktycznym
- 2 – proj. łącznik
- 3 – proj. zbiornik bezodpływowy na ścieki 10m³
- 4 – proj. utwardzenie terenu – dojazd, dojście
- 5 – proj. miejsca postojowe
- 6 – istn. budynek szkoły
- 7 – istn. wjazd na działkę
- 8 – istn. utwardzenie terenu – dojazd
- 9 – istn. droga gminna

- proj. przyłęcz wody PE090,075
- proj. kanalizacja sanitarna PVC0160 do zbiornika bezodpływowego
- proj. kanalizacja sanitarna PVC0160 po likwidacji zbiornika bezodpływowego
- proj. instalacja gazowa PE063
- proj. kanalizacja nr kp820/10 do likwidacji
- istniejące uzbrojenie do likwidacji
- ✕ Z – proj. zasawa na przyłęczu wodociągowym
- HP – proj. hydrant p.poż. 080
- ✕ – istn. drzewa do wycinki
- A-E – granica opracowania

- proj. wejścia
- istn. wejścia

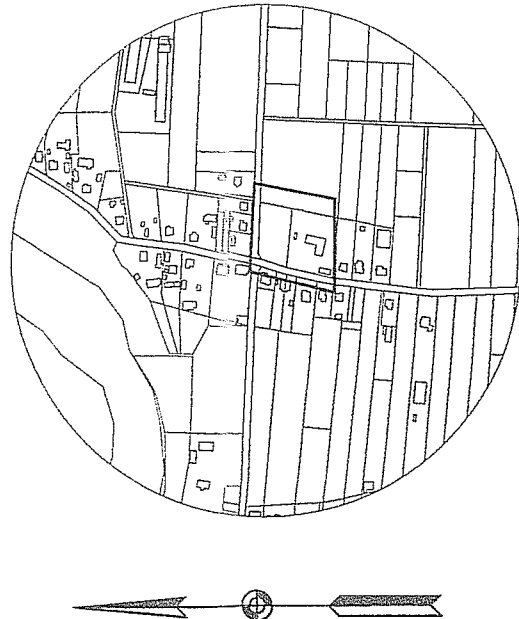

SZKIC LOKALIZACJI SKALA 1:1000

nieprzekraczalna linia zabudowy


zakres opracowania

USŁUGI GEODEZYJNO-PROJEKTOWE
PASZCZYŁ SYLWESTER
37-544 Jarosław 2453/12
Tel. 080 606 6338
NIP 792-192-30-45 R. 180295754

GEODETJA UPRAWNIENY
inż. Sylwester Pasz
nr upr. 20405

Organ prowadzący państwowy urząd geodezyjny (kartograficzny)	STAROSTA JAROSŁAWSKI
Identyfikator ewidencyjny (numer ewidencyjny)	81904...
Data wykonania operatu technicznego	2014-10-14
Imię, nazwisko i podpis osoby reprezentującej organ	...

Kierownik Państwowego Ośrodka Dokumentacji Geodezyjnej i Kartograficznej w Jarosławiu

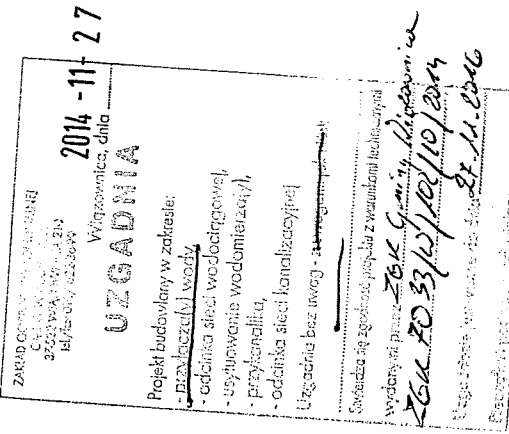

Starszy Inspektor ds. kadry i gosp. ogólnego mgr. Dariusz Grzes

FIRMA:	Zakład Usług Projektowych G. Kalamarz w Przeworsku
TEMAT:	BUDOWA SALI GIMNASTYCZNEJ Z ZAPLECZEM SANITARNO-DYDAKTYCZNYM I INSTALACJAMI WEWNĘTRZNYMI, PRZEBUDOWA CZĘŚCI BUDYNKU SZKOŁY, BUDOWA ZBIORNIKA BEZODPŁYWOWEGO I URZĄDZEŃ BUDOWLANYCH NA DZ NR EWID.: 377; 378 POŁOŻONYCH W MANASTERZU
SKALA	1:500
PROJEKTOWA	imię i nazwisko specj. nr upr. podpis
BRANŻA	BRANŻA
NUMER RYSUNKU	NUMER RYSUNKU
SPRAWOZD	mgr inż. arch. Stanisław Kół arch. A-131/80 520 mgr inż. Janusz Marcyński sanit. PWN/000/000/000 mgr inż. Wiesław Suchy elektr. 43/93 mgr inż. arch. Wiesław Cioch arch. A-246/88 mgr inż. Cezaryna Półc sanit. 14/97 mgr inż. Henryk Pieniążek elektr. 29/79
UMIAR	DATA 11-2014 STADIUM PB