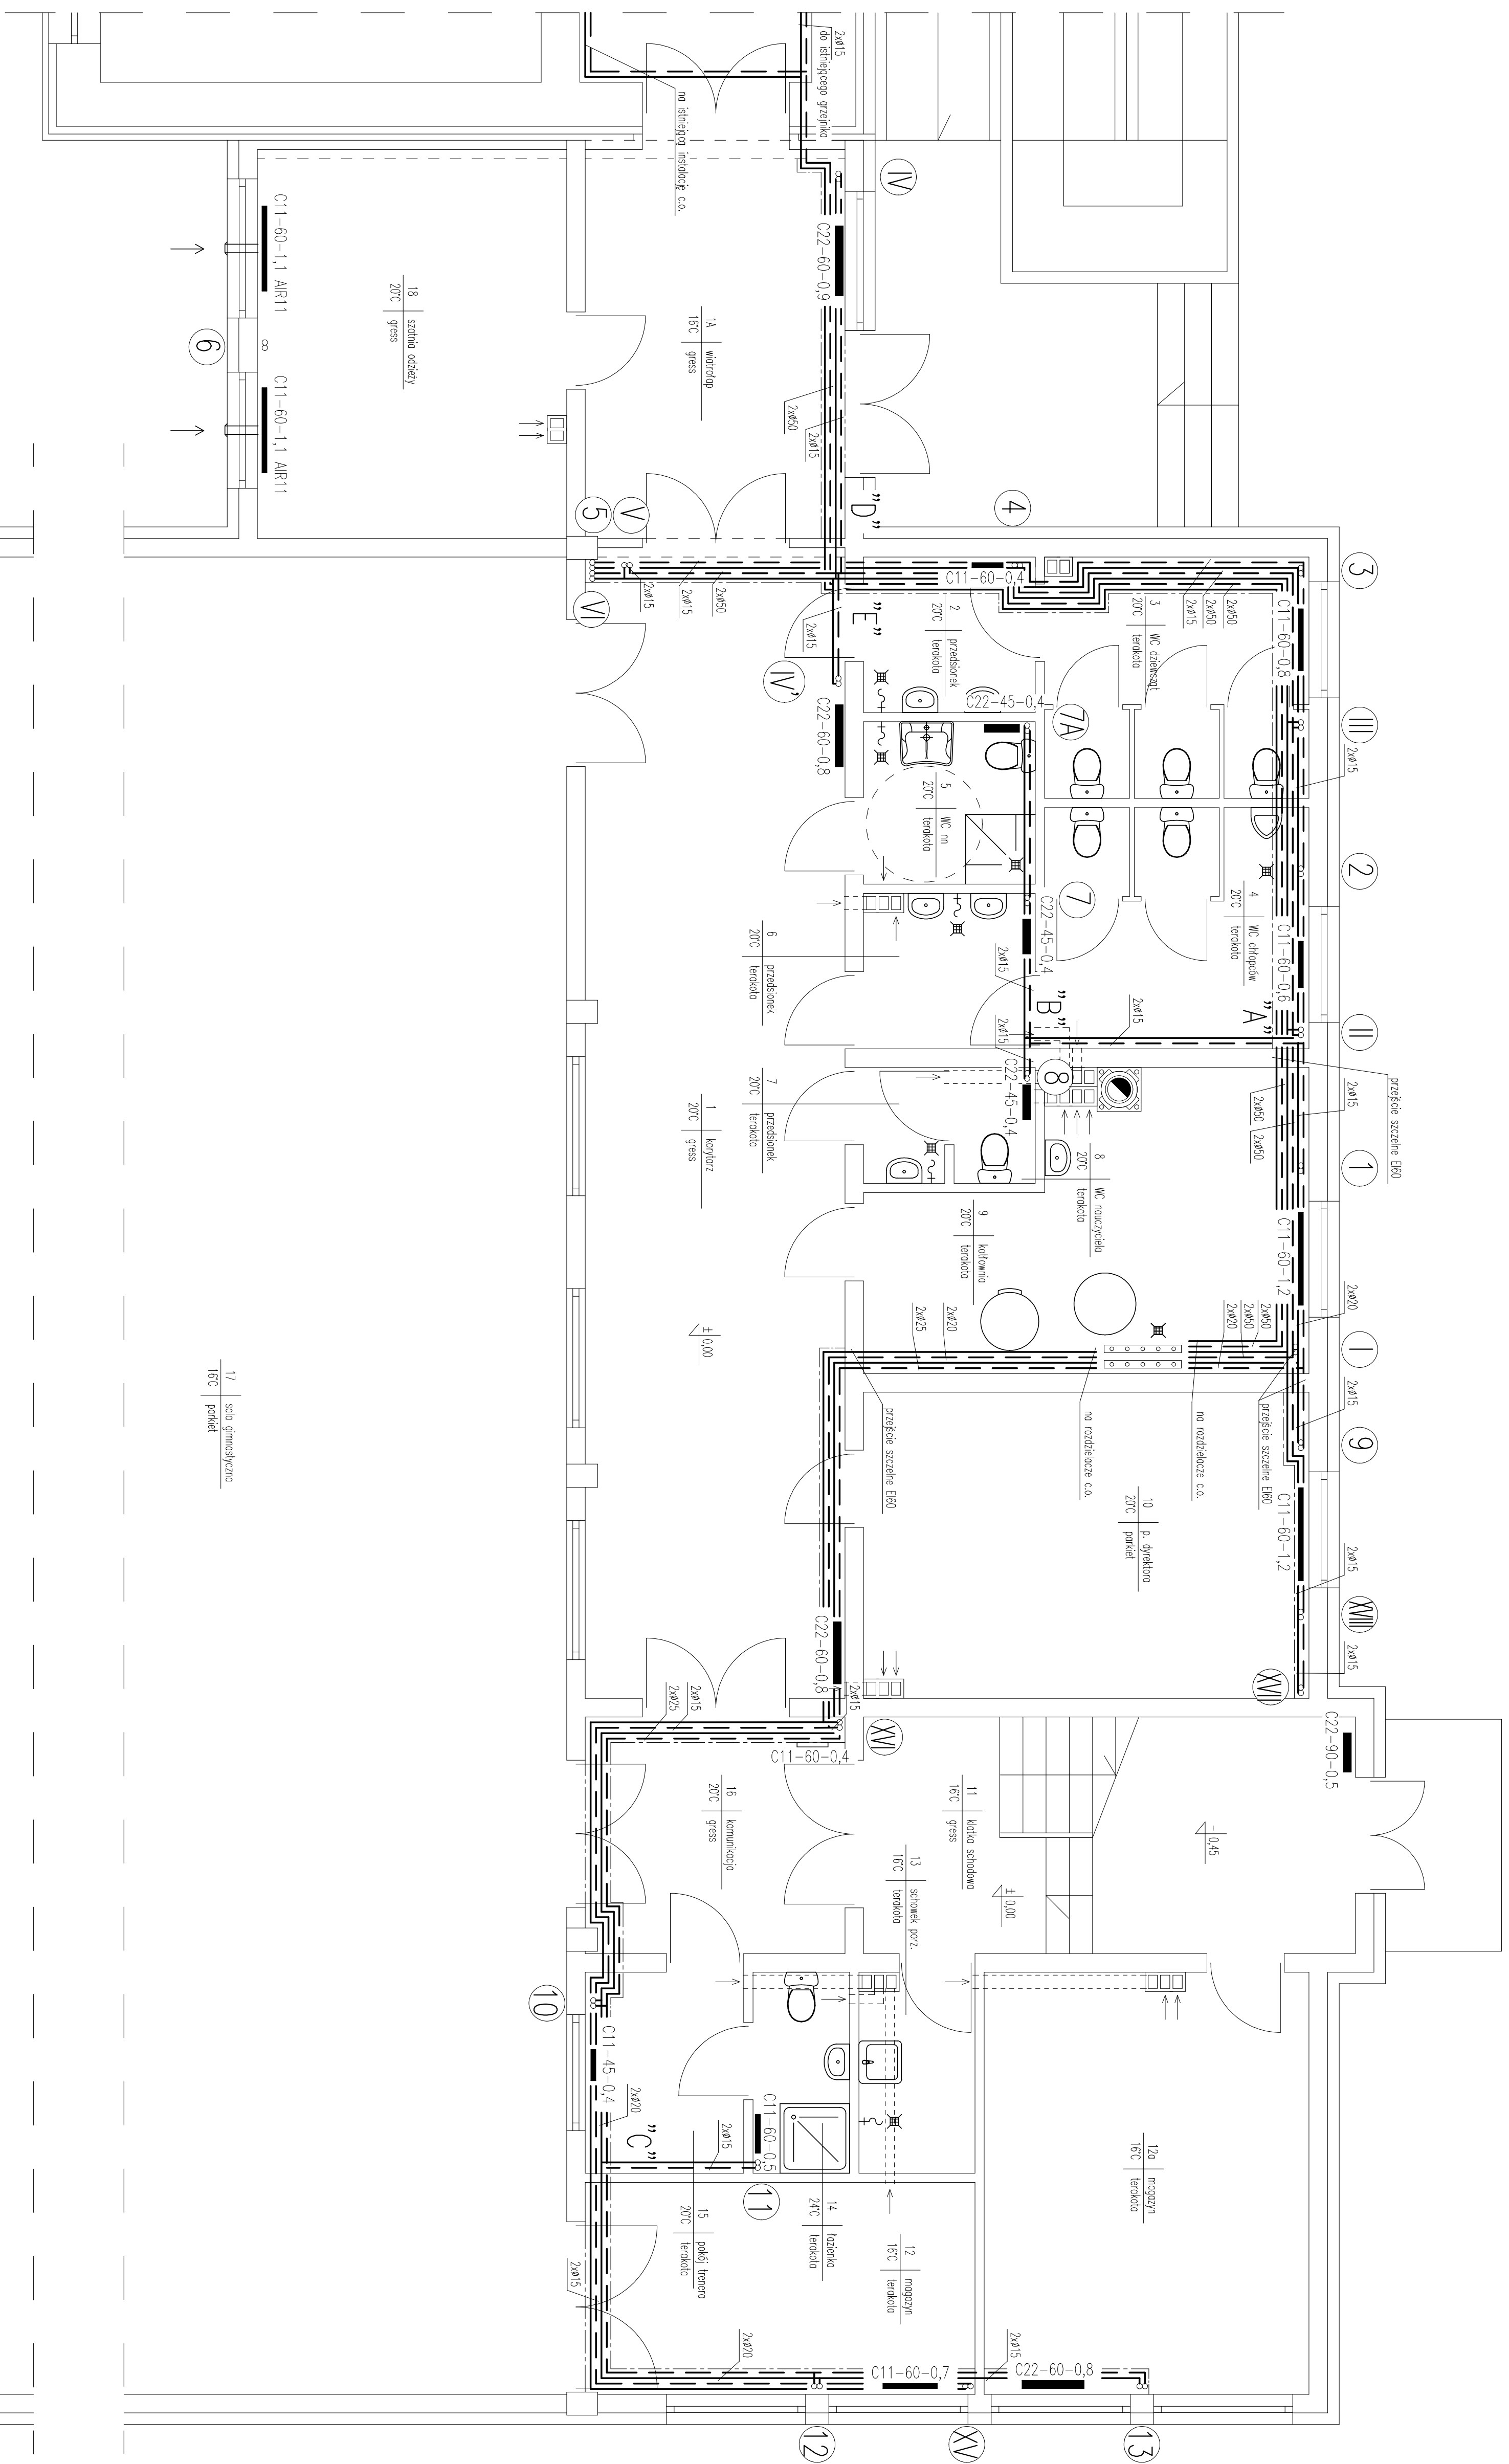


LEGENDA:

- obudowa rurociągów płytami g-k

Zdzisław Jędrzejko, dr. hab. inż.	
w Przeworsku	
GRUPA: BUDOWA SAU GIMNASTYCZNEJ Z APARATEM SANITARNO-DIAGNOSTYCZNYM WRAZ ZE ZBIORNIKIEM NA SCENIE SAMOTNEJ I URZĄDZANIEM BUDOWANYMI	
PRZEDMIOT	SAU
TEMATICA C.O. – RÓLĘ PRACOWNIKA	1-50
PROJEKTANT	DATA
mgr inż. Janusz Makrójski	10.1.4
OPISOWNIK	NR PRZ.
mgr inż. Artur Węczyński	100/002/2005/04
SPRAWDZĄ:	PODS.
mgr inż. Grzegorz Palc	14/97

INSTALACJA C.O. – RZUT PARTERU
skala 1:50

Skala 1:50