


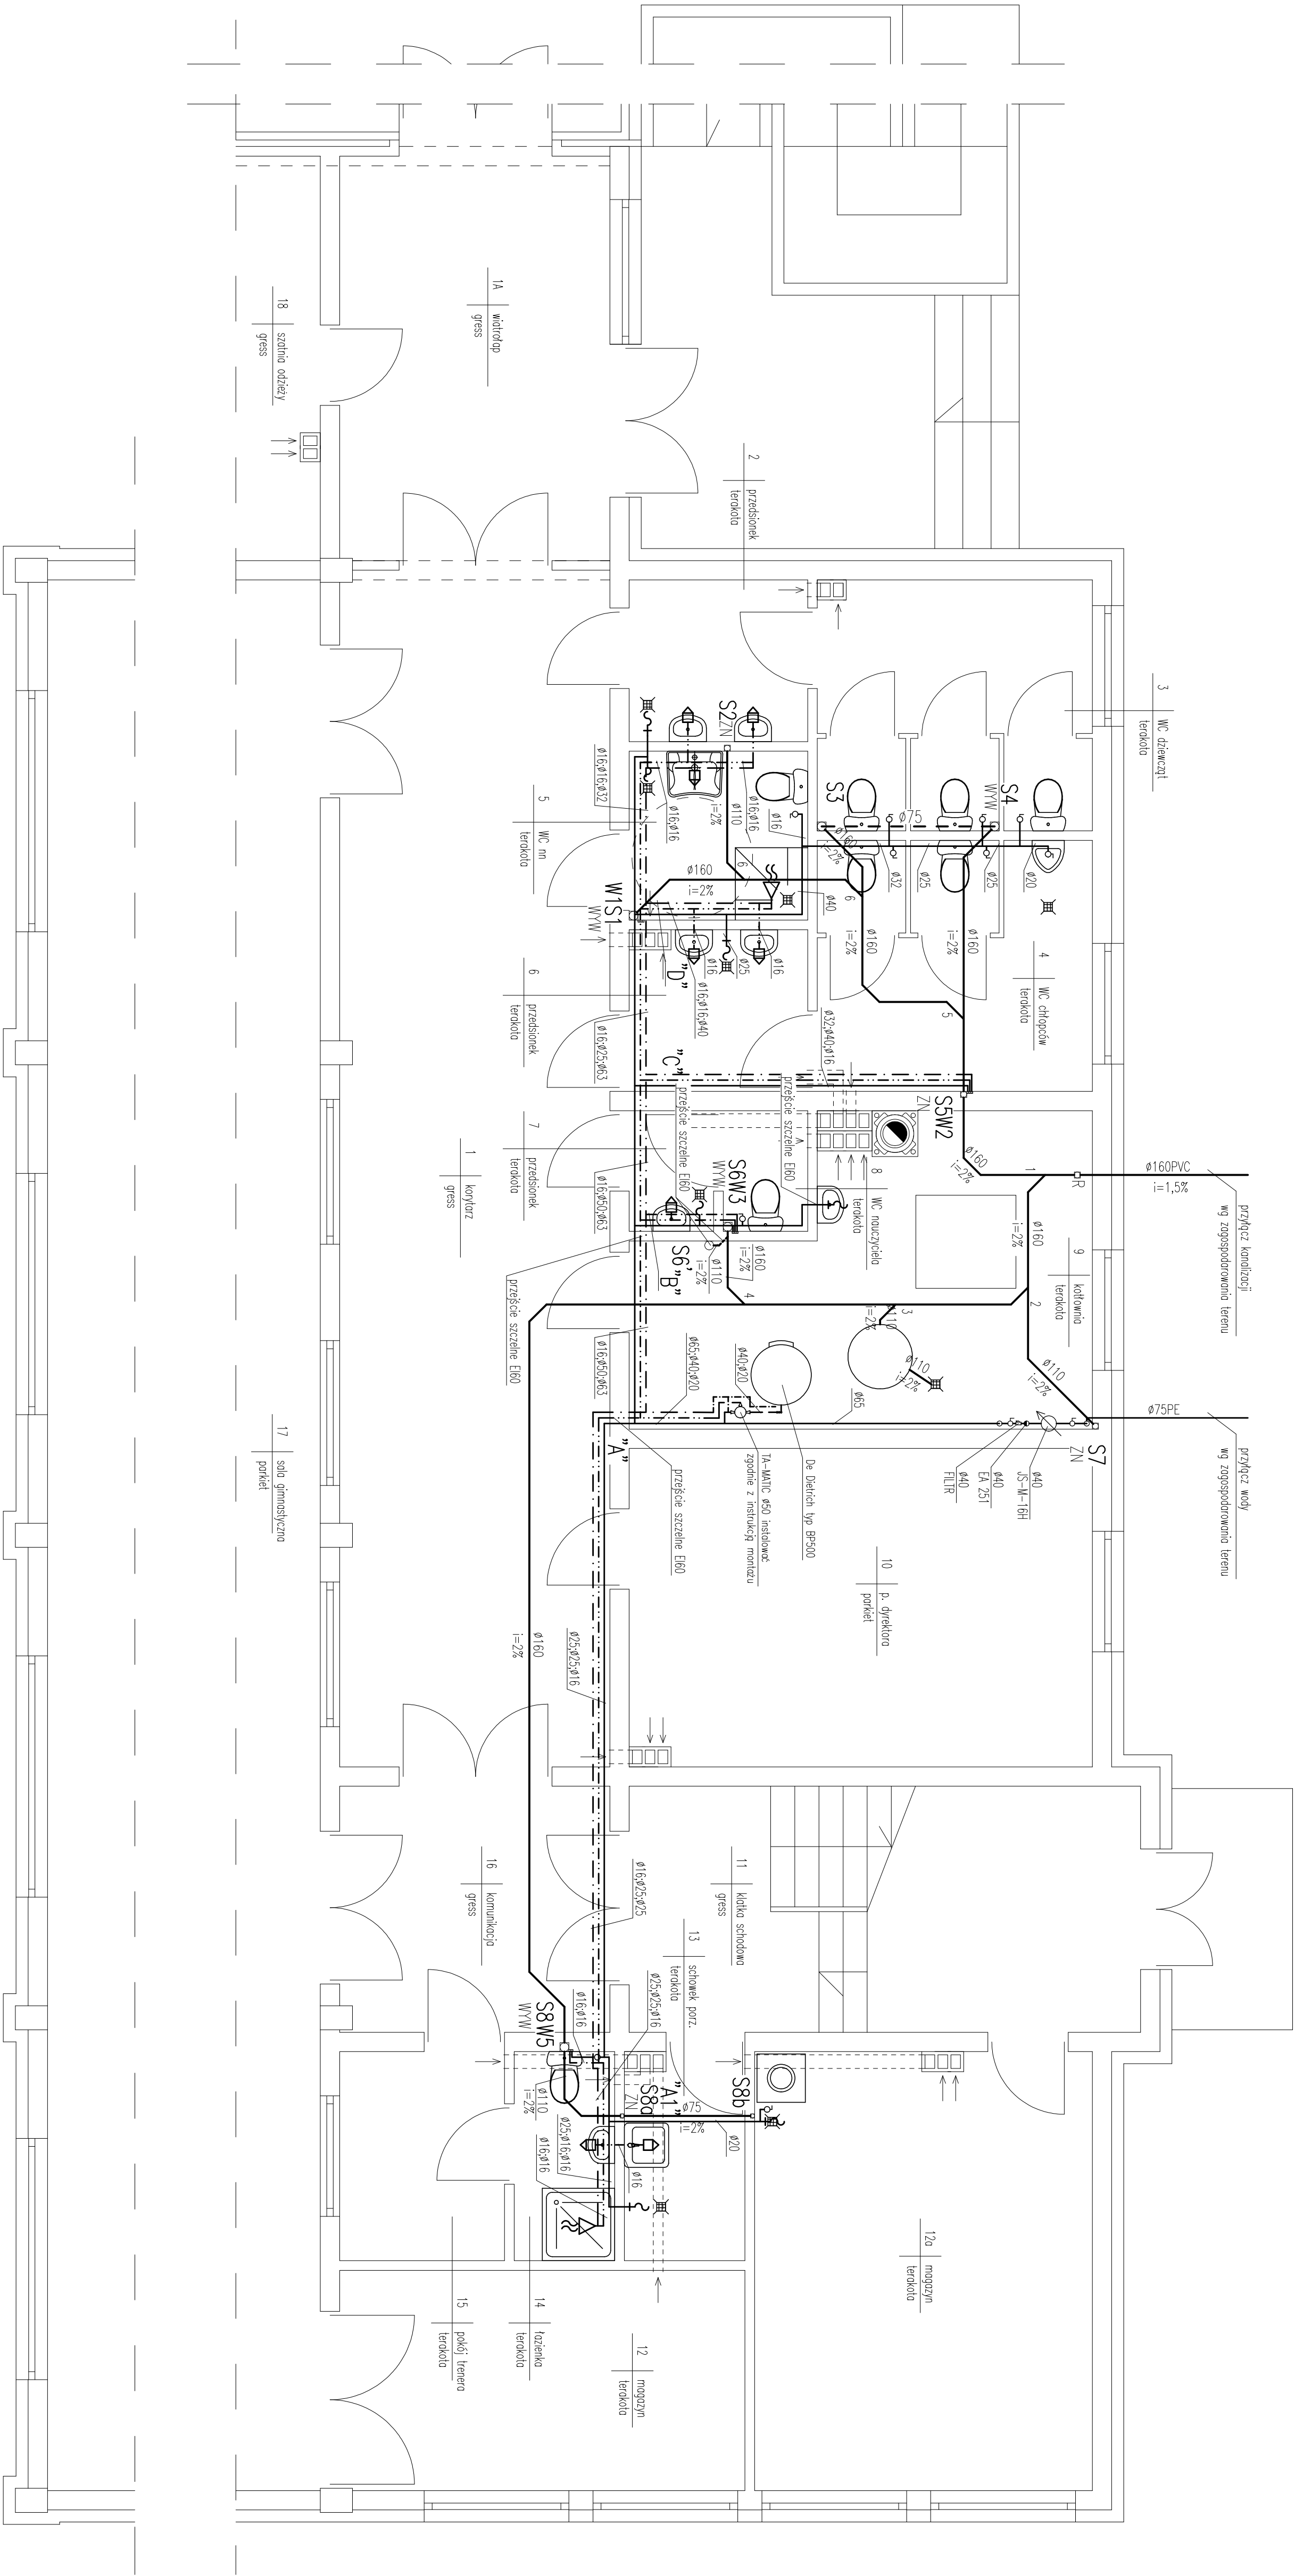

LEGENDA:

- woda zimna
- woda ciepła
- woda cyrkulacyjna
- woda zimna
- kanalizacja sanitarne w posadzce
- odpowietrzenie z kanalizacji sanitarnej

UWAGA:

Rurociągi w kotłowni, w pozostałych pomieszczeniach PE-X/AL/PE

INSTALACJA WOD.-KAN. – RZUT PARTERU

skala 1:50

Zakład Usług Projektowych G. Kaimarz w Przeworsku			
OBJEKT:	BUDOWA SAU GIMNASTYCZNEJ Z ZAPŁECZEM SANITARNO-DYKTYCZNYM		
WRAZ ZE ZBIORNIKIEM NA ŚCIEKI SANITARNE I URZĄDZENIAMI BUDOWANYMI			
PROJEKTOWAŁ:	SKALA:	DATA:	NR PIS:
PROJEKTOWAŁ: RZUT PARTERU	1:50	10.14	1
mgr inż. Janusz Mokrzycki	specjalista	mgr inż. Artur Wyczerński	projektant
mgr inż. Grzegorz Pełc	projektant	mgr inż. Grzegorz Pełc	projektant