


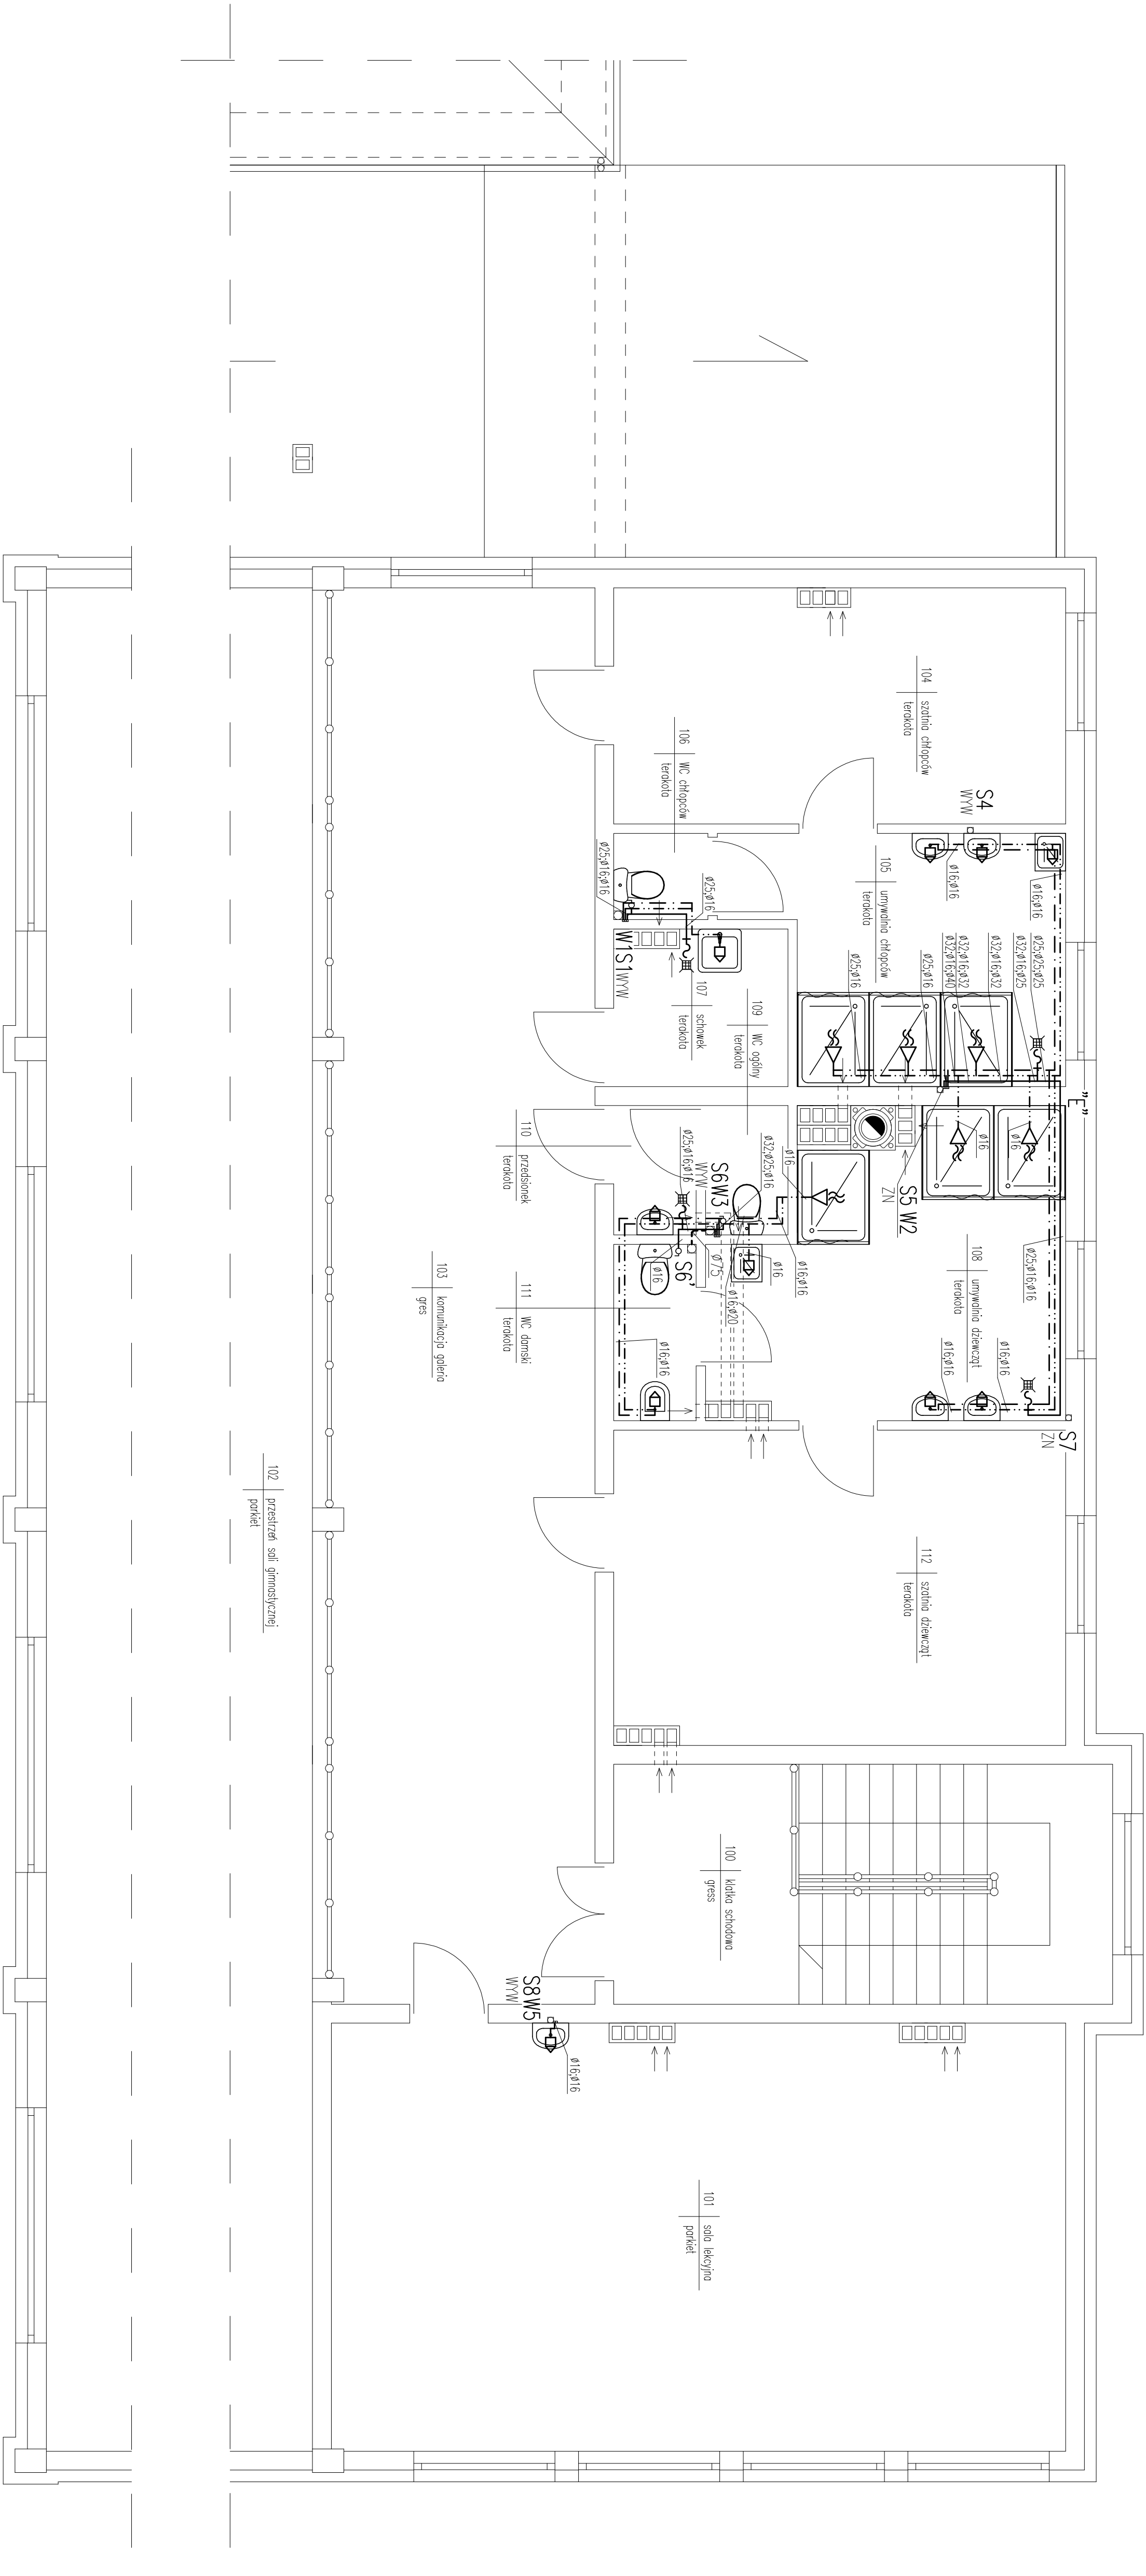

LEGENDA:

- - - - - woda zmieszana
- - - - - woda ciepła
- - - - - woda cyrkulacyjna
- - - - - woda zimna
- - - - - kanalizacja sanitarna w posadzce
- - - - - odpowietrzenia z kanalizacji sanitarnej

UWAGA:

Rurociągi w kotłowni sławne,
w pozostałych pomieszczeniach PE-X/Al/PE

INSTALACJA WOD.-KAN. – RZUT PIĘTRA

skala 1:50

Zakład Usług Projektowych G. Kaimarz w Przeworsku			
OBJEKT: BUDOWA SAU GIMNASTYCZNEJ Z ZAPŁECZEM SANITARNO-DYKTYCZNYM WRAZ ZE ZBIORNIKAMI NA ŚCIEKI SANITARNE I URZĄDZENIAMI BUDOWANYMI	SKALA: 1:50	DATA: 10.14	NR RYS: 2
PROJEKTOWAŁ: mgr inż. Janusz Mokrzycki	SPECJALIZACJA: sanit.	PRZEWIDZIANO: 14.97	PROJEKTOWAŁ: mgr inż. Grzegorz Pełc