


INSTALACJA GAZOWA – RZUT PARTERU

skala 1:50

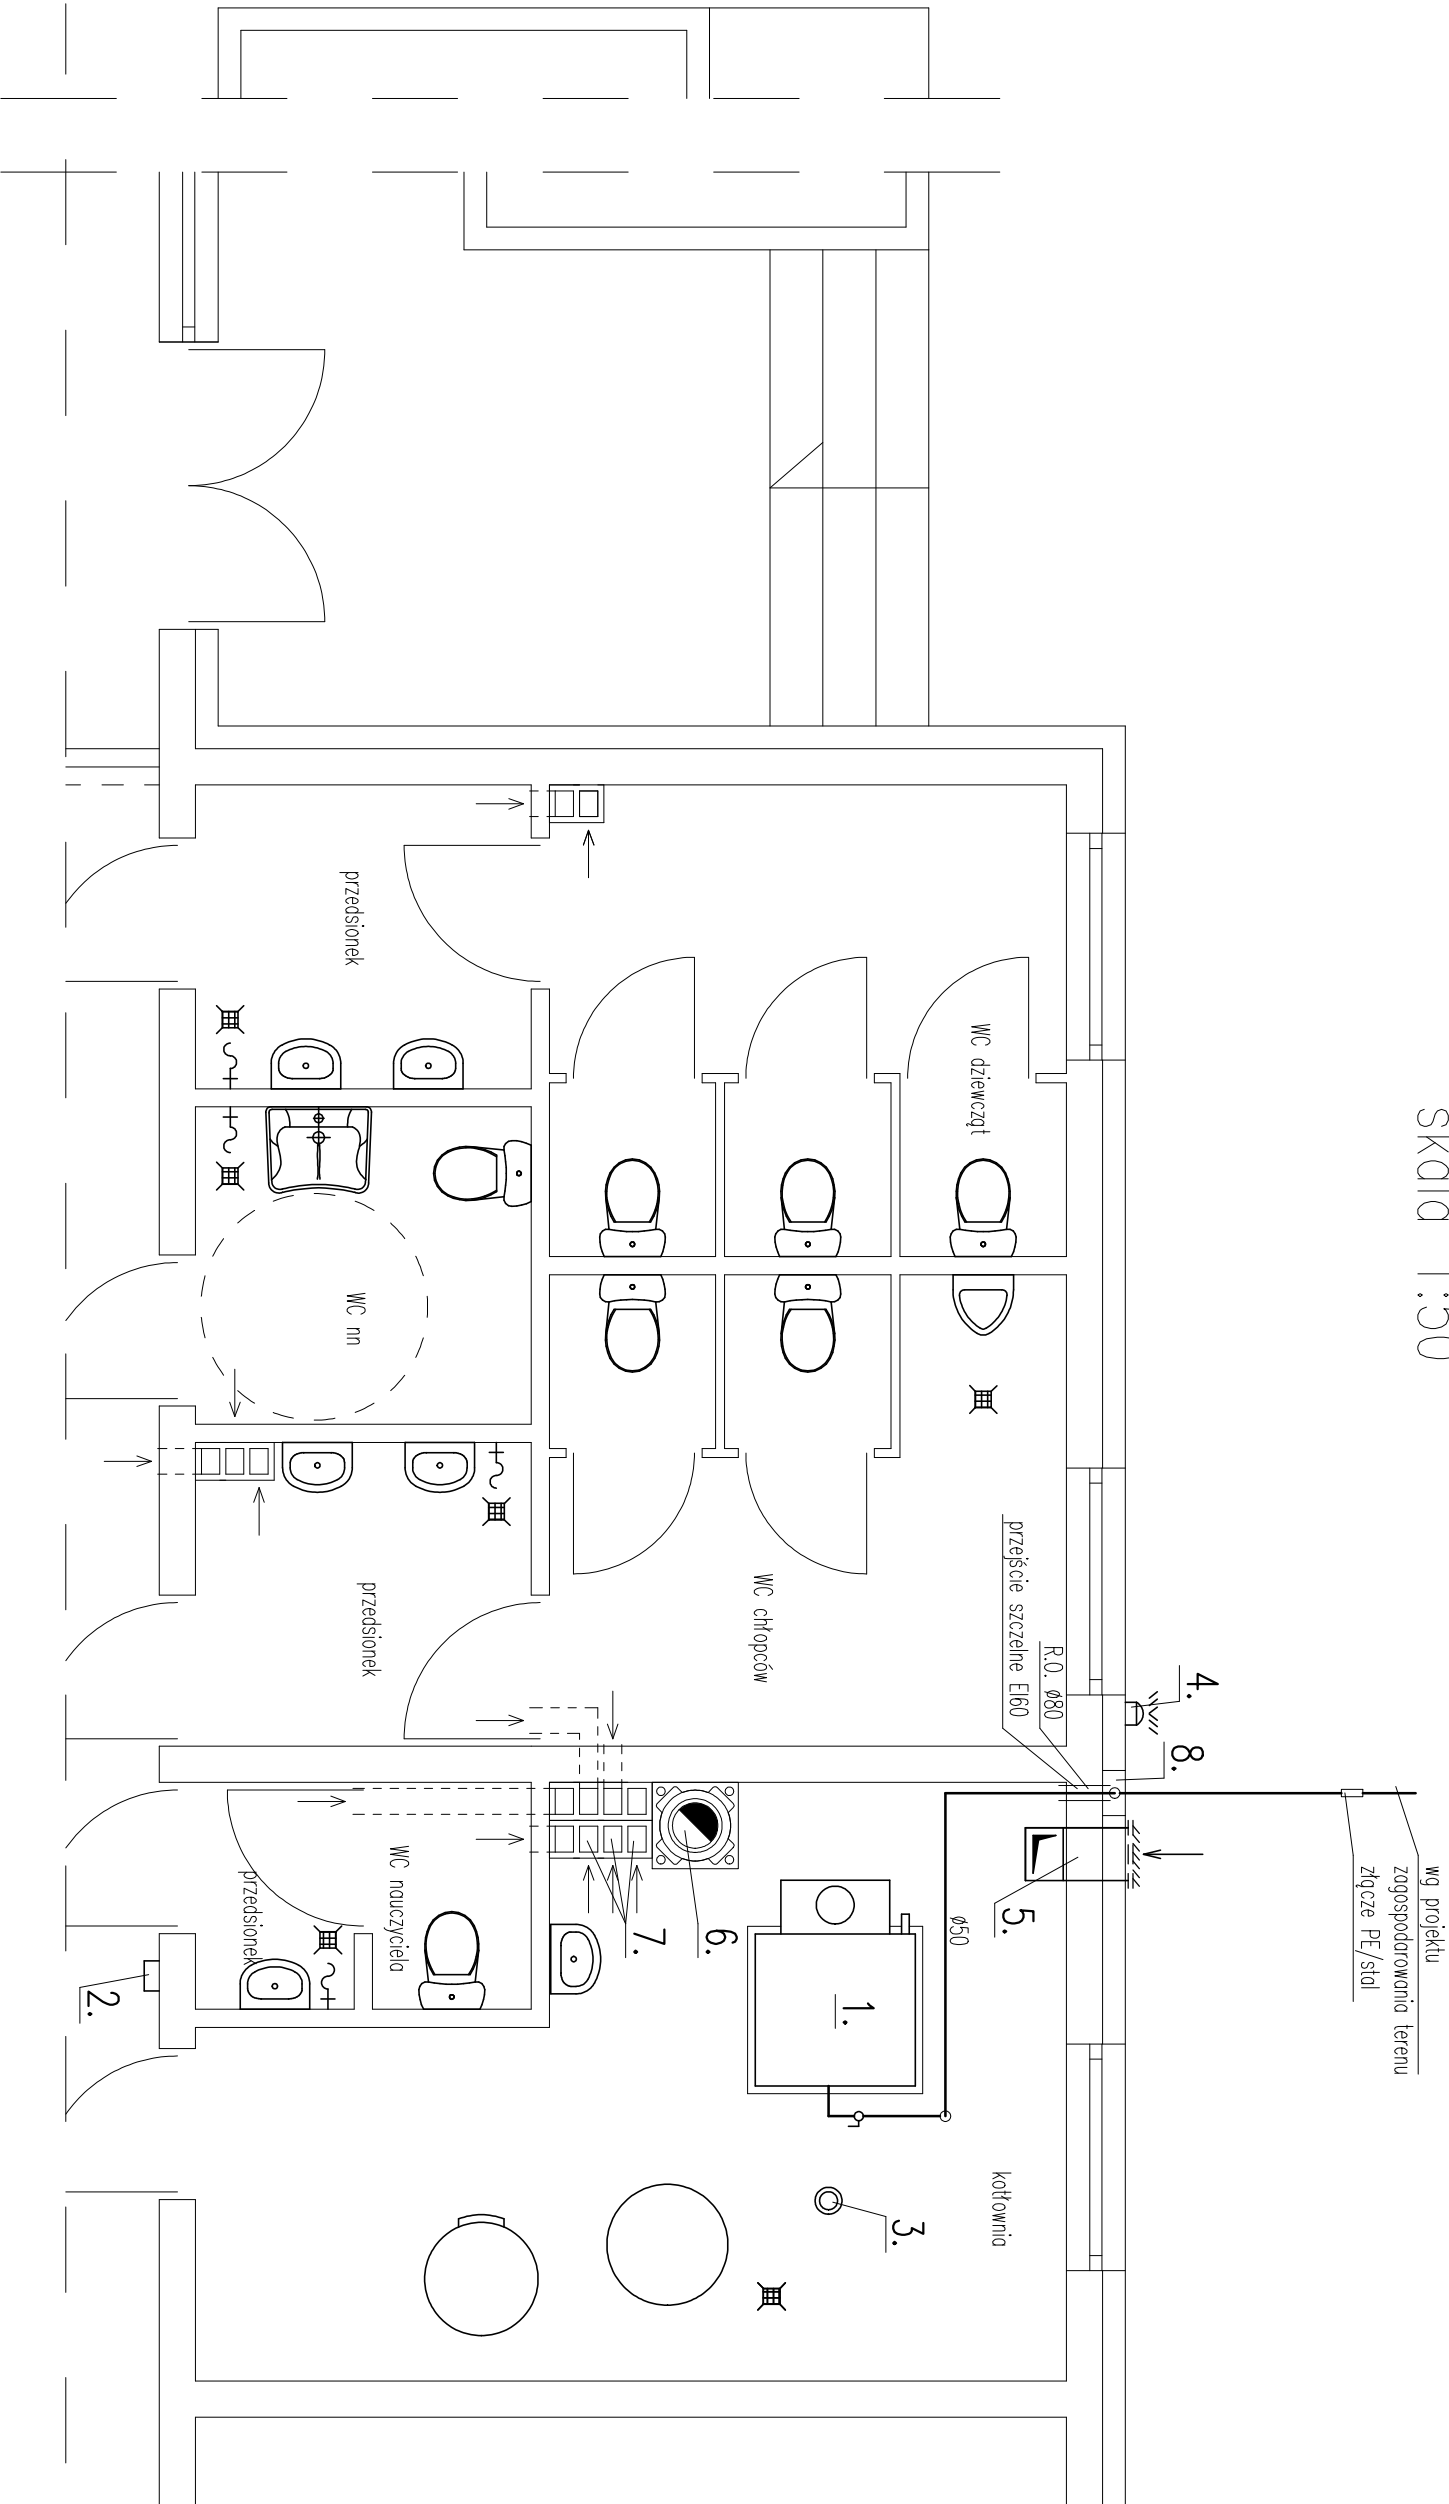

LEGENDA:

1. Kocioł gazowy De Dietrich DTG 330-9 S 112-160kW
2. Moduł sterujący MD-2.Z
3. Detektor gazu DEX
4. Syrena alarmowa z lampą SL-31
5. Kanał nowieny żelowy 35x25cm
6. Komin izolowany Leier Ø300, H=8,1m
7. Komin wentylacyjny Leier 12x17cm 3szł.
8. Szafka gazowa 40x40cm z zaworem odcinającym

Zakład Usług Projektowych G. Kalomorz w Przeworsku			
OBIEKT: BUDOWA SALI GIMNASTYCZNEJ Z ZAPLECZEM SANITARNO-DYDAKTYCZNYM WRAZ ZE ZBIORNIKIEM NA ŚCIEKI SANITARNE I URZĄDZENIAMI BUDOWLANIAMI			
PRZEMIOŁ RPS: INSTALACJA GAZOWA – RZUT PARTERU	SKALA: 1:50	DATA: 10.14	NR RPS: 1
PROJEKTOWAŁ: mgr inż. Janusz Mokrzycki	SPECJ. sonit.	NR UPR. PKX/0032/P005/04	PODPIS: sonit.
OPRACOWAŁ: mgr inż. Artur Wyczarski	sonit.		
SPRAWDZIŁ: mgr inż. Grazyna Pelc	sonit.	14/97	