


KOTŁOWNIA GAZOWA – RZUT
Skala 1:50

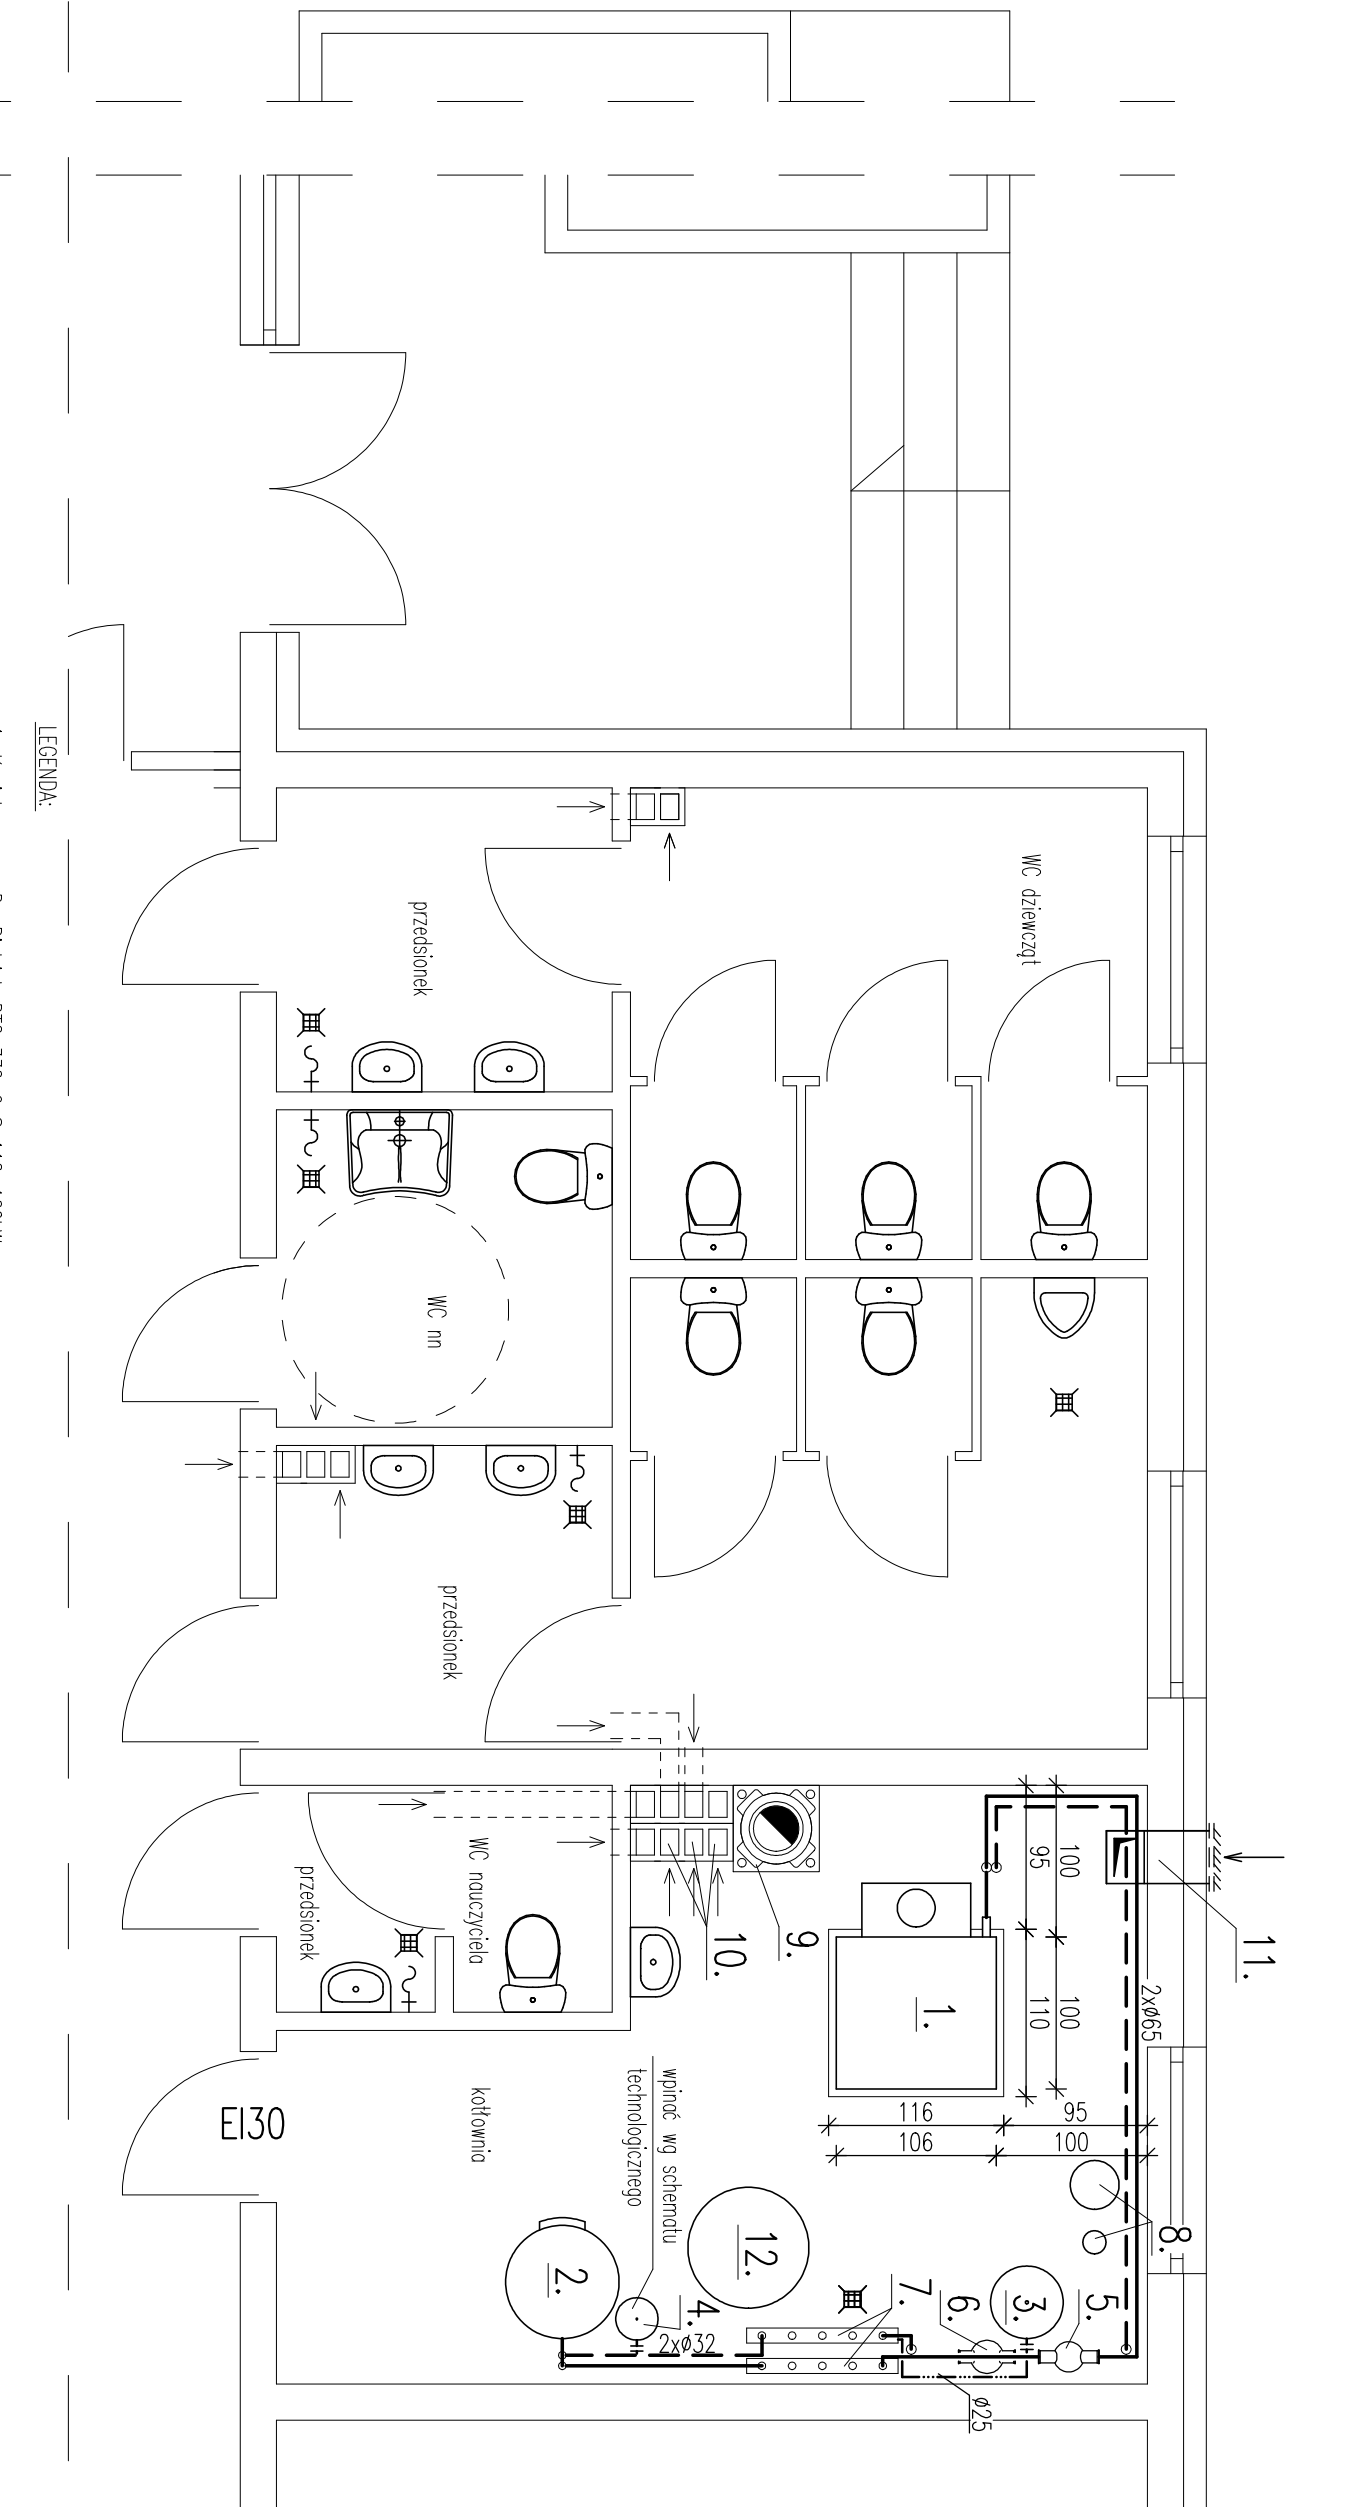

LEGENDA:

1. Kocioł gazowy De Dietrich DTG 330-9 S 112-160kW
2. Podgrzewacz c.w.u. De Dietrich typ BP 500
3. Naczynie zbiorcze Reflex NG140
4. Naczynie zbiorcze Reflex DD25
5. Sprężęto hydrauliczne D=0,2m; H=1,0m
6. Magnetoosmładcz OISm 200/65
7. Rozdzielacze instalacyjne Ø100; L=1,0m
8. Stacja zmiękczenia wody
9. Komin izolowany Leier Ø300, H=8,1m
10. Komin wentylacyjny Leier 12x17cm 3szt.
11. Kanał nawiewny żelowy 35x25cm
12. Studzienka schładzająca Ø800, H=1,0m

Zakład Usług Projektowych G. Kalamorz w Przeworsku			
OBIEKT: BUDOWA SALI GIMNASTYCZNEJ Z ZAPLECZEM SANITARNO-DYDAKTYCZNYM WRAZ ZE ZBIORNIKIEM NA ŚCIEKI SANITARNE I URZĄDZENIAMI BUDOWLANIAMI			
PRZEMIOŁ RPS: KOTŁOWNIA GAZOWA – – RZUT PARTERU	SKALA: 1:50	DATA: 10.14	NR RPS: 1
PROJEKTOWAŁ: mgr inż. Janusz Mokrzycki OPRACOWAŁ: mgr inż. Artur Wyczarski SPRAWDZIŁ: mgr inż. Grazyna Pelc	SPECJ. sonit. sonit. sonit.	PRJX/0032/P005/04	PODPIS:
			14/97