


INSTALACJA WENTYLACJI – RZUT PIĘTRA

skala 1:100

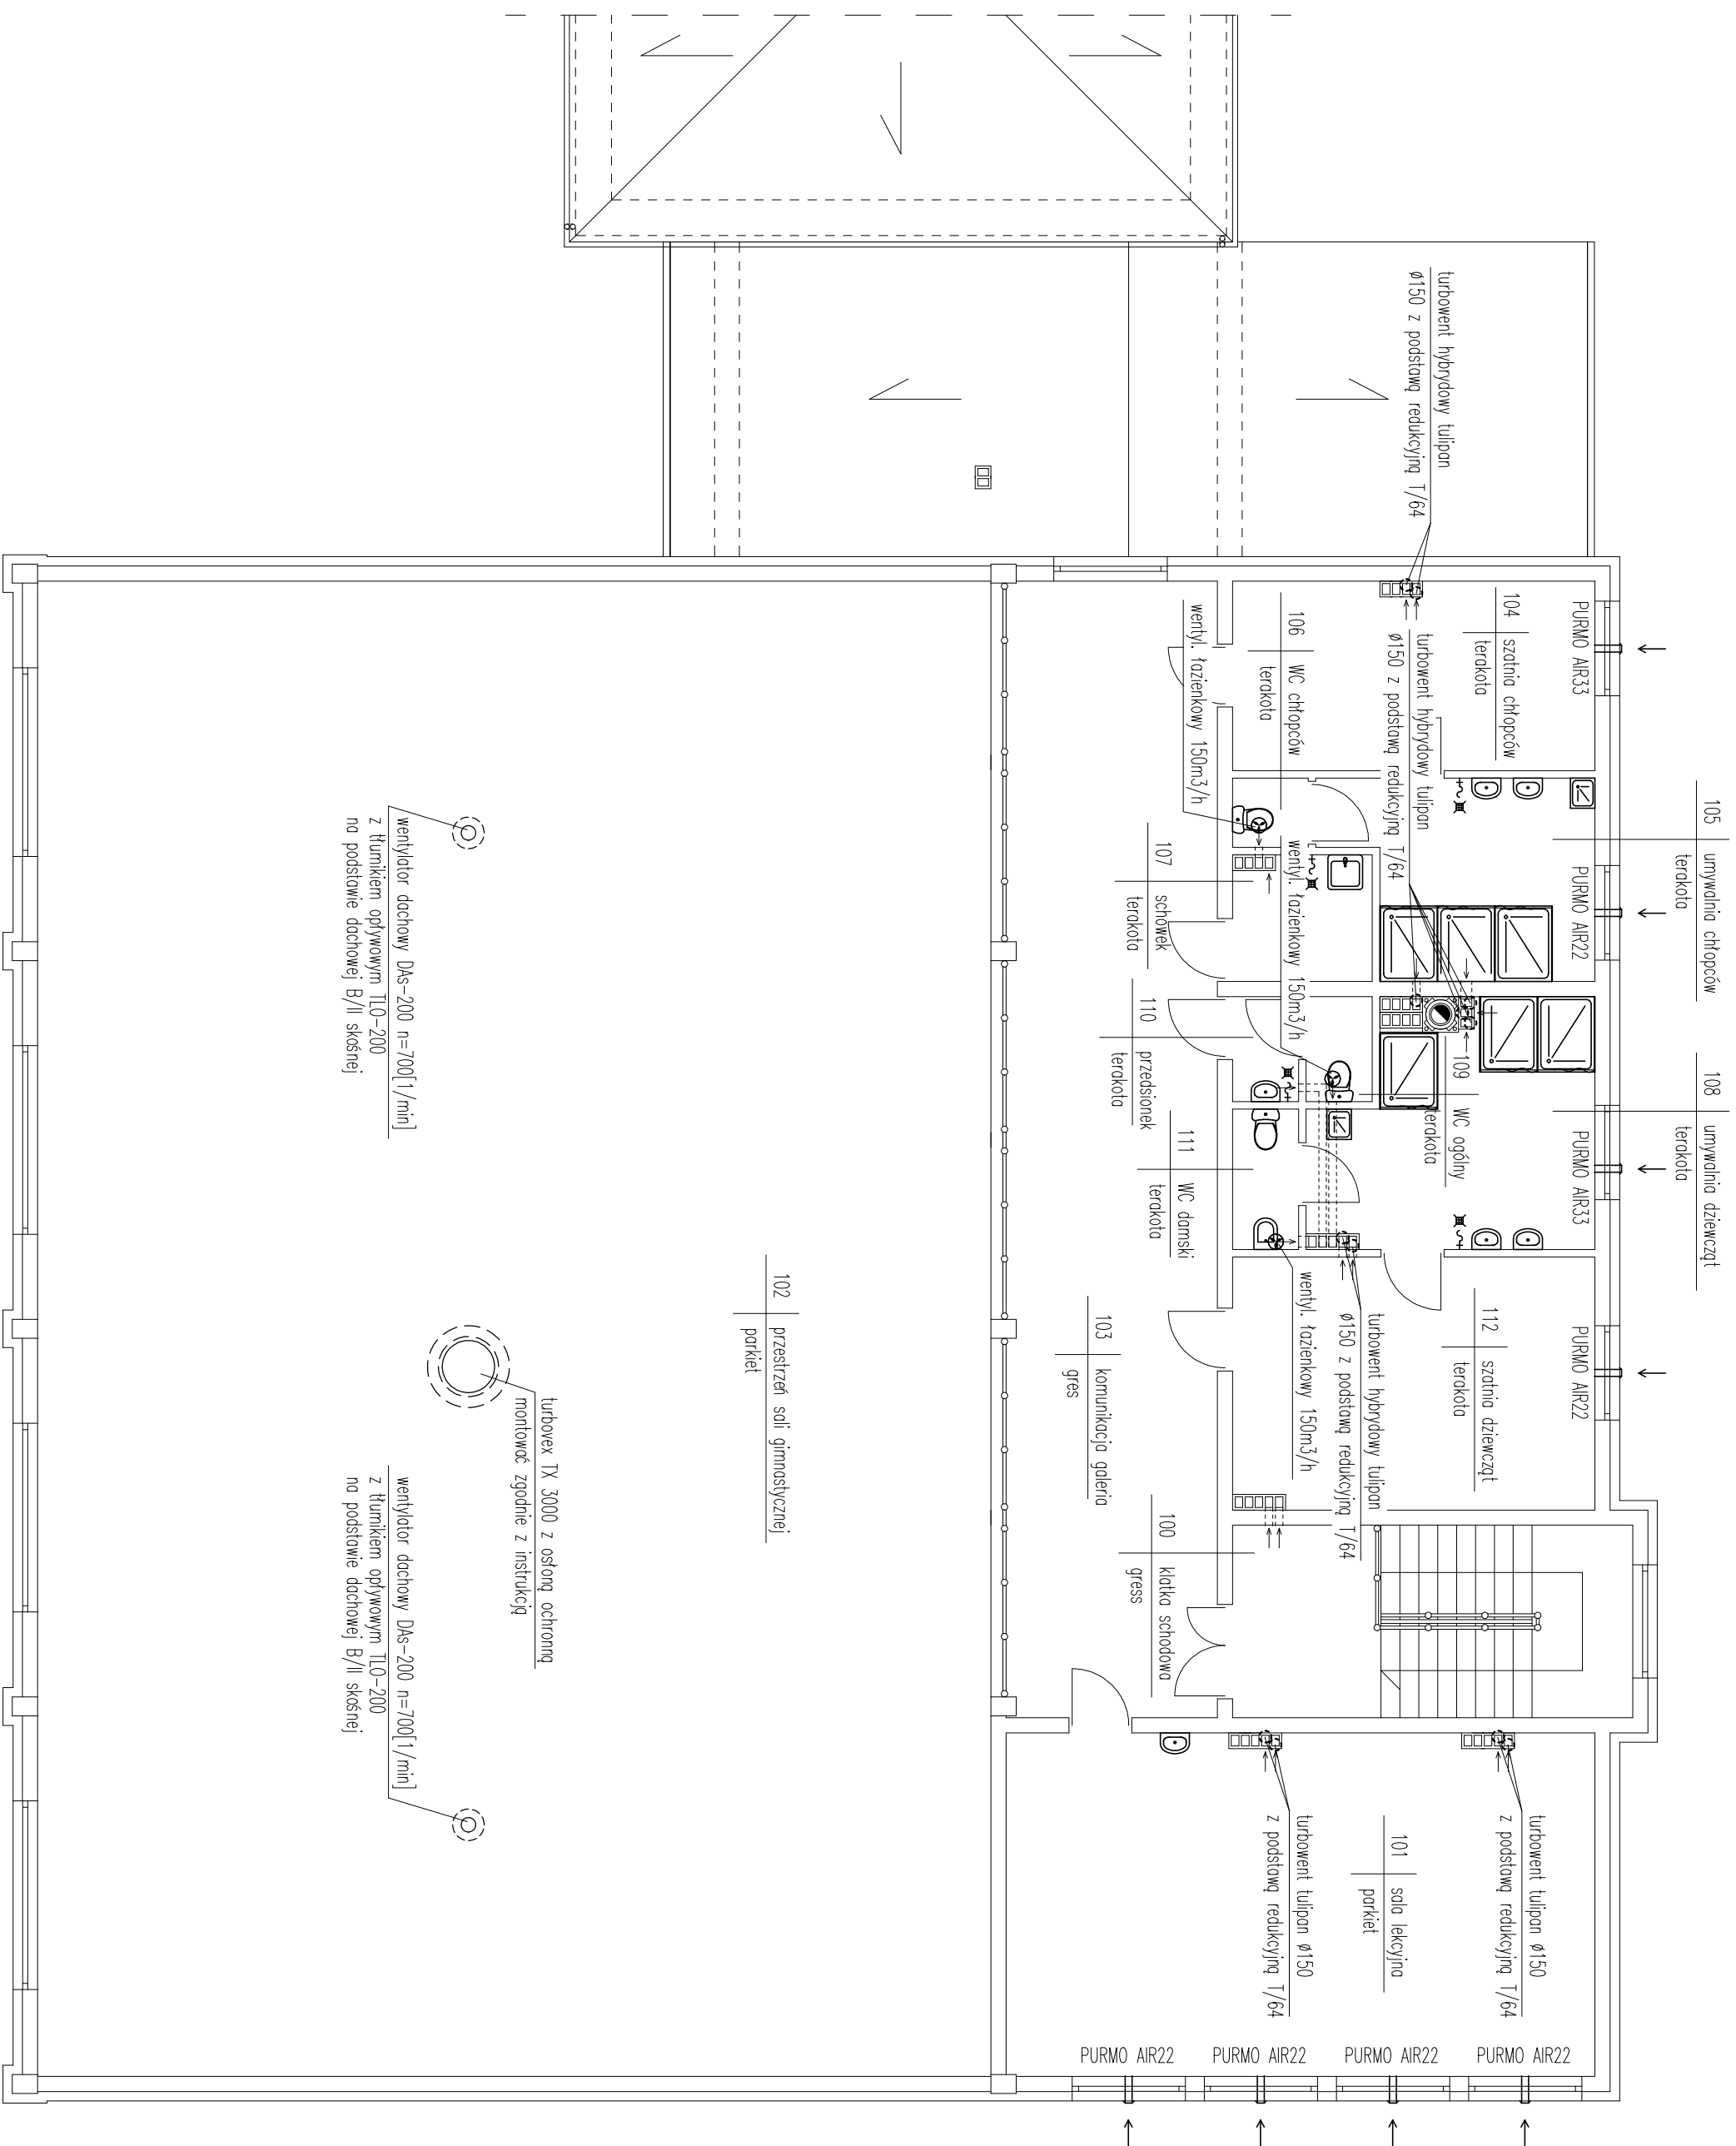

Zakład Usług Projektowych G. Koliarnarz w Przemyślu				
OBIĘT: BUDOWA SALI GIMNASTYCZNEJ Z ZAPLECZEM SANITARNO-DYDAKTYCZNYM WRAZ ZE ZBIORNIKIEM NA ŚCIEKI SANITARNE I URZĄDZENIAMI BUDOWLANYMI				
PRZEMIOŁ PRS: INSTALACJA WENTYLACJI – RZUT PEŁNA	SKALA: 1:100	DATA: 10.1.14	NR PRS: 2	
PROJEKTOWY: mgr inż. Janusz Mokrzycki OPRACOWAŁ: mgr inż. Artur Wyszczarski SPRAWDZIŁ: mgr inż. Grażyna Palec	SPRZED. sonit. sonit. sonit.	PKW/0032/P003/04	NR UPK:	14/97