


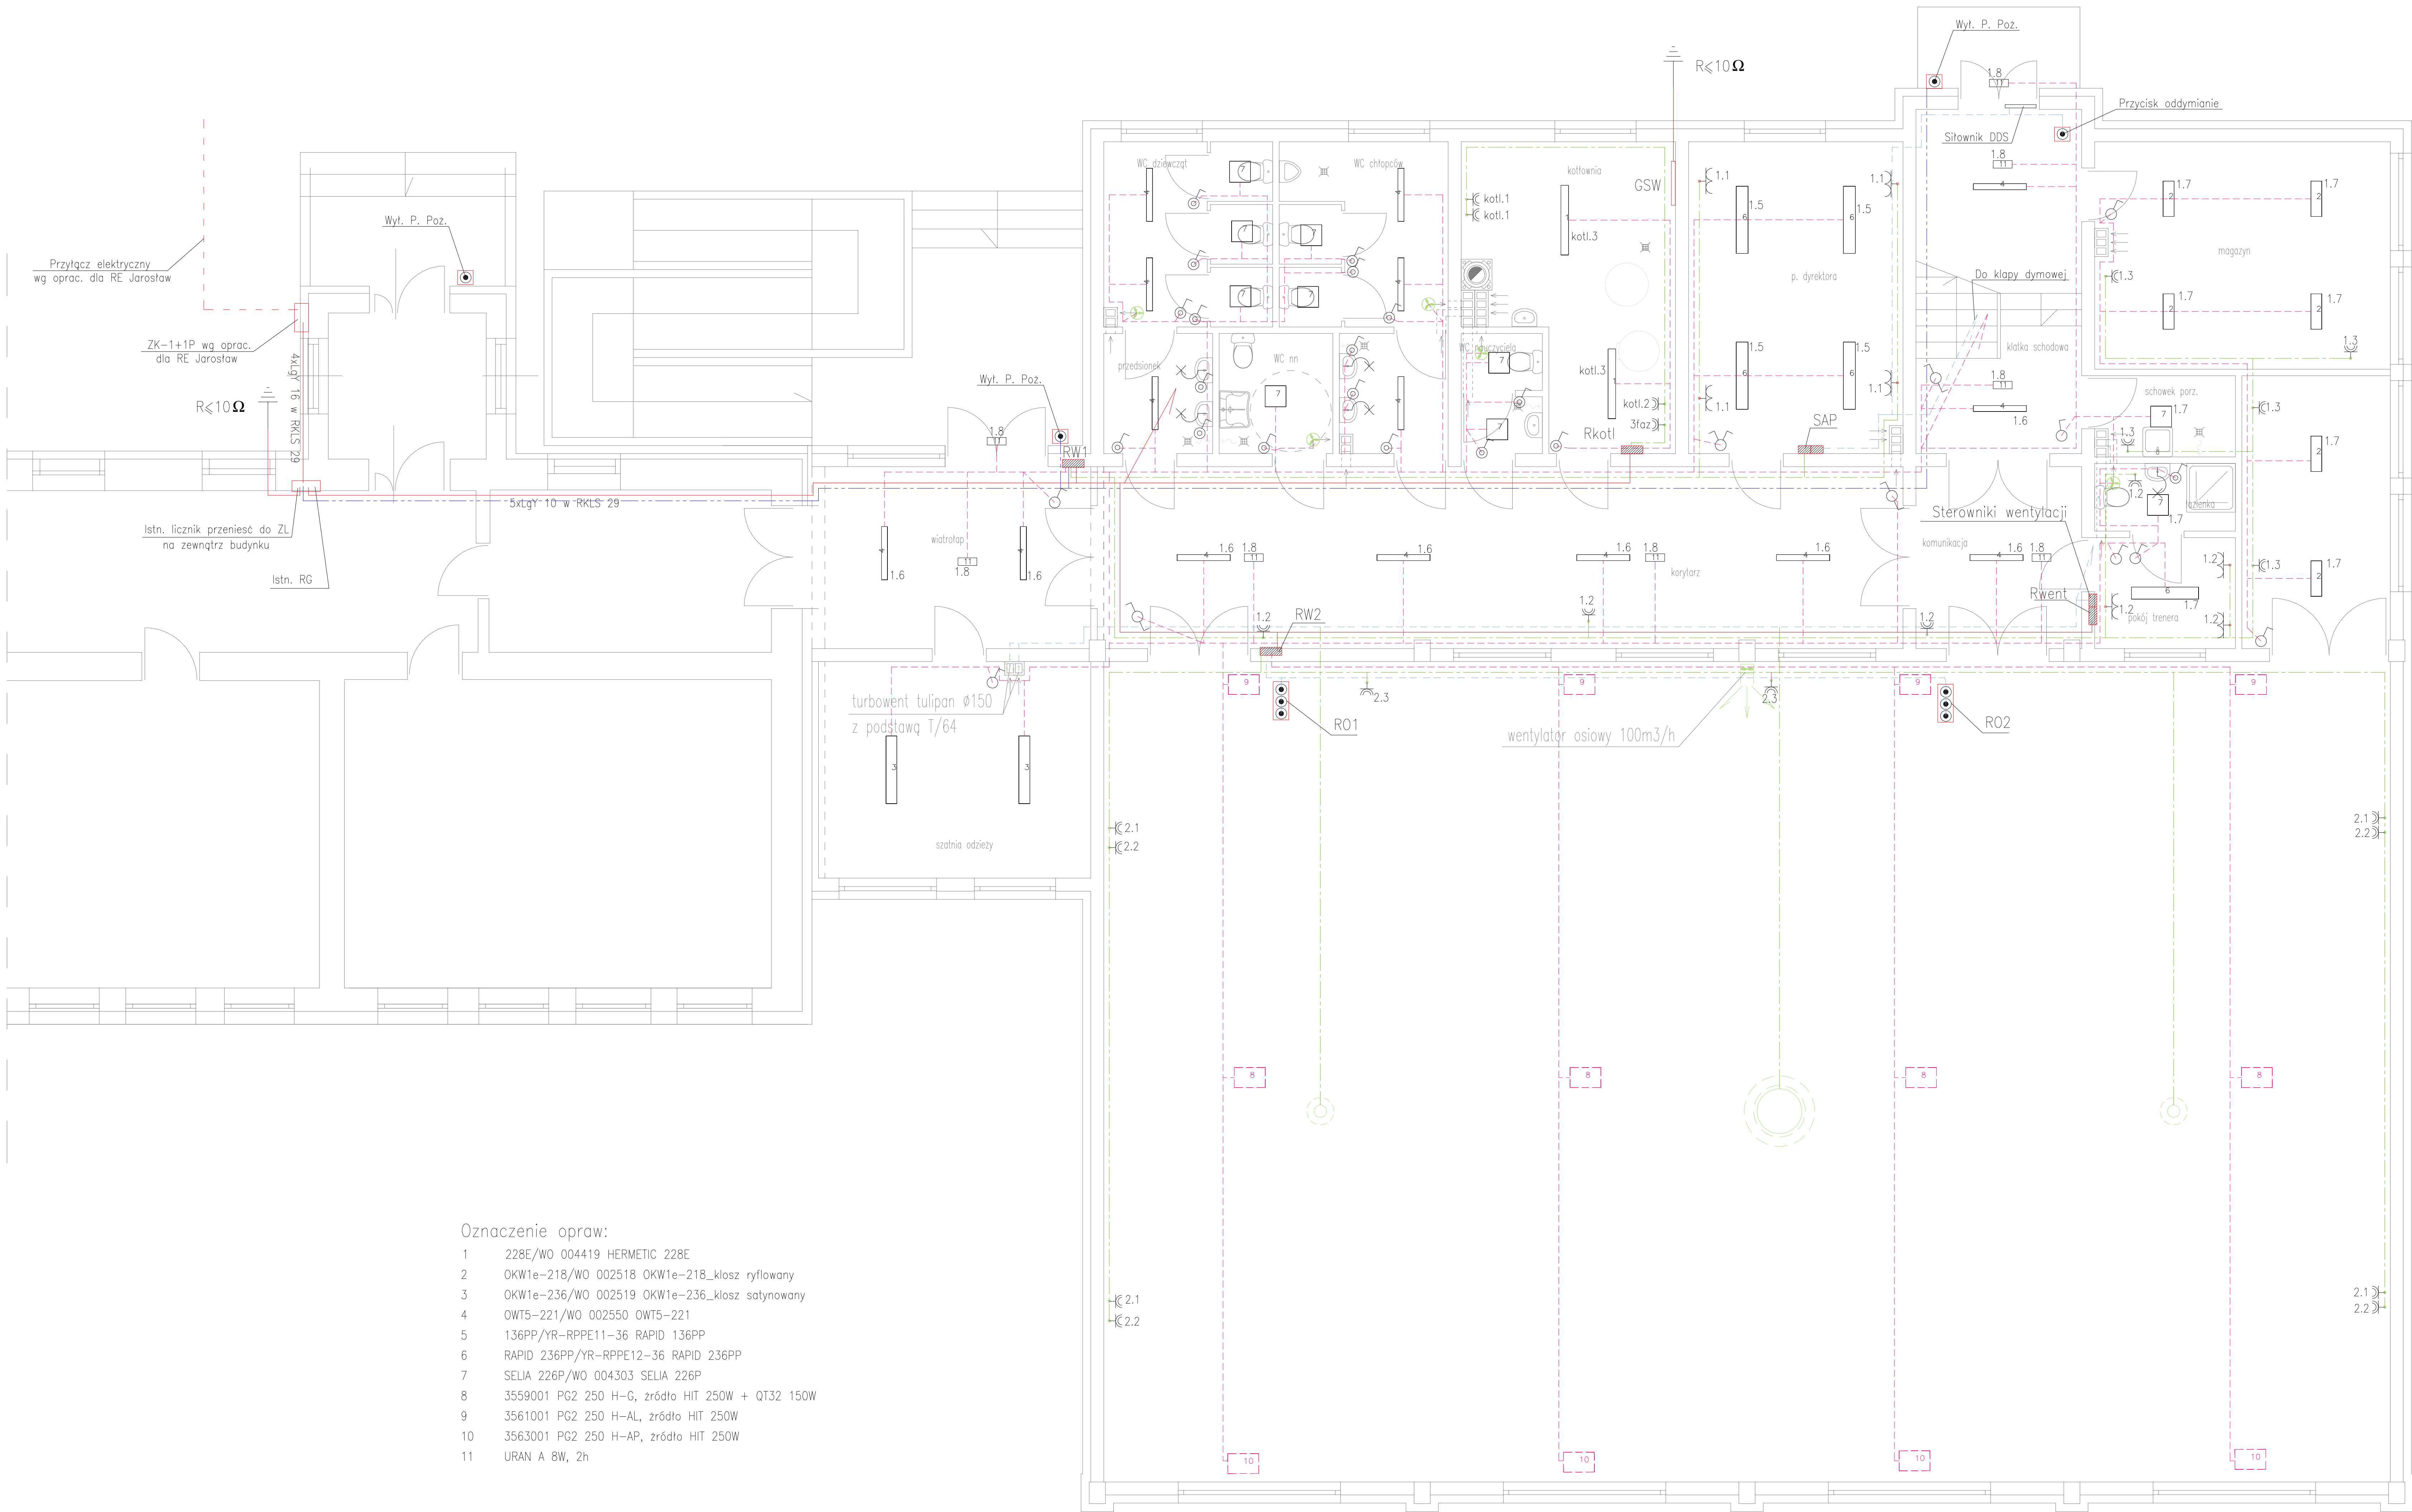

Instalacja elektryczna:
Rzut parteru
skala 1:50

Oznaczenie opraw:

- 1 228E/WO 004419 HERMETIC 228E
- 2 OKW1e-218/WO 002518 OKW1e-218_klosz ryflowany
- 3 OKW1e-236/WO 002519 OKW1e-236_klosz satynowany
- 4 OWT5-221/WO 002550 OWT5-221
- 5 136PP/YR-PPPE11-36 RAPID 136PP
- 6 RAPID 236PP/YR-PPPE12-36 RAPID 236PP
- 7 SELIA 226P/WO 004303 SELIA 226P
- 8 3559001 PG2 250 H-G, źródło HIT 250W + QT32 150W
- 9 3561001 PG2 250 H-AL, źródło HIT 250W
- 10 3563001 PG2 250 H-AP, źródło HIT 250W
- 11 URAN A 8W, 2h

FIRMA: Zakład Usług Projektowych G. Kalamarż w Przeworsku			
TEMAT: Budowa sali gimnastycznej z zapleczem sanitarno-dydaktycznym na dz. nr ewid. 377, 378 m. Manasterz			
TRESC RYSUNKU: Instalacja elektryczna - rzut parteru		SKALA: 1:100	
PROJEKTOWAŁ: mgr inż. Wiesław Suchy	specj.:	nr upr.:	podpis: 11-2014
OPRACOWAŁ: inż. Grzegorz Kalamarż	elektr.:	43/93	
SPRACOWAŁ: inż. Henryk Pieniążek		elektr.:	29/79
		NR RYS.:	1