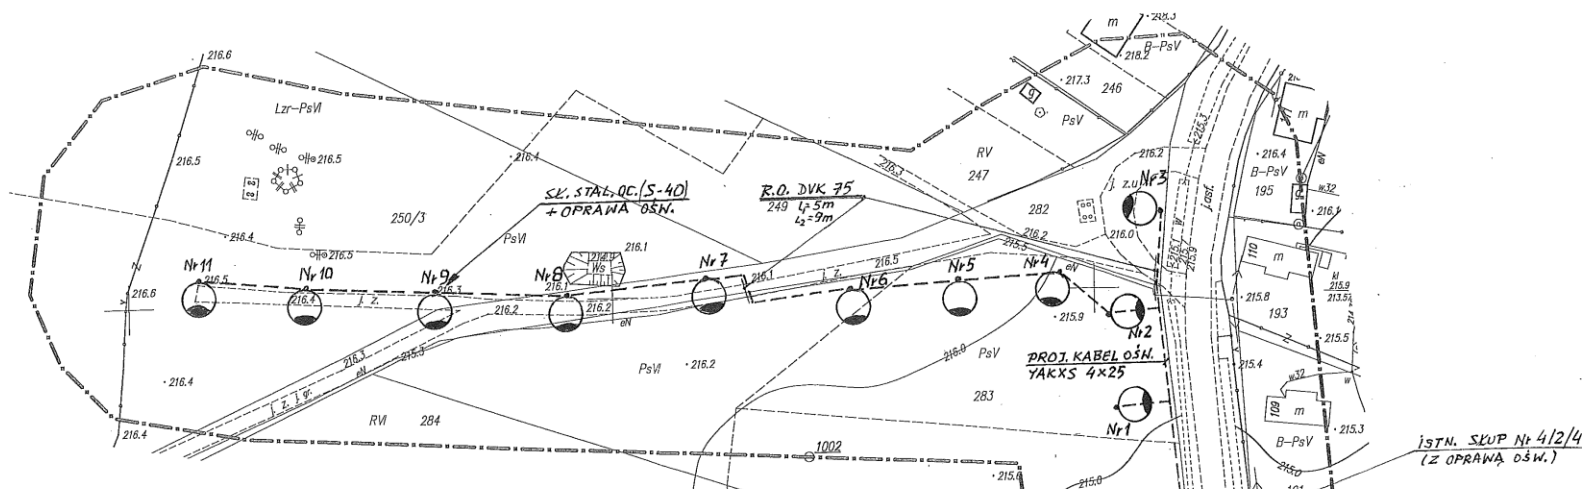


Szkic lokalizacji 1 : 10000

MAPA DO CELÓW PROJEKTOWYCH Skala 1:1000

gm. Wiązownica [180411_2] obręb: Mołodycz [180411_2.0003]
pow. Jarosław woj. podkarpackie
Ark. 8.128.10.24.1, 24.3

Licencja nr 6640.1568.2016_1804_K05

Mapę sporządzono na podstawie ark. 8.128.10.24.1, 24.3 mapy zasadniczej oraz pomiaru uzupełniającego.

Przyjęte granice są zgodne z operatem ewidencji gruntów i budynków.

Mapa w oznaczonym zakresie aktualna na dzień 21.06.2016r.

W oznaczonym zakresie nie badano obciążeń służebnościami gruntowymi.

ID: 6640.1568.2016

Układ wsp. 2000/24 - "Kronsztadt"

Jarosław dnia: 29.06.2016r.

Legenda:

- stół biesiadny
- fawka biesiadna

GEODETA UPRAWNIONY

inż. Sylwester Paszt
nr upr. 20405

USŁUGI GEODEZYJNO-PROJEKTOWE
PASZT SYLWESTER
37-344 Zapola 243/12
Tel. 0 634 623 632
NIP 792-192-30-43 R 180295754

Poświadczam, że niniejszy dokument został opracowany w wyniku prac geodezyjnych i kartograficznych, których rezultaty zawiera operat techniczny wpisany do ewidencji materiałów państwowego zasobu geodezyjnego i kartograficznego.

Organ prowadzący państwowy zasób geodezyjny i kartograficzny	STAROSTA JAROSŁAWSKI
Identyfikator ewidencyjny materiału zasobu - operatu technicznego	P.1804. 2016.1619
Data wpisania operatu technicznego do ewidencji materiałów zasobu	2016-07-05
Imię, nazwisko i podpis osoby reprezentującej organ	Z-ca Dyrektora Powiatowego Dokumentacji Geodezyjnej i Kartograficznej w Jarosławiu

mgr inż. Stanisław Go

Adnotacja
Niniejsza dokumentacja była przedmiotem narady koordynacyjnej w Powiatowym Ośrodku Dokumentacji Geodezyjnej i Kartograficznej w Jarosławiu w dniu 12.09.2016r.
w zakresie wyznaczania projektowanych sieci uzbrojenia terenu:

188 B-PsV
187 B-PsV
186 B-PsV
185 B-PsV

STAROSTA JAROSŁAWSKI
Znak sprawy: POG-ZUD.430. 180 .20 16
Założony dnia 29.06.2016

LEGENDA:

- Skup ośn. z oprawą
- YAKXS Kabel ośniel.
- 4x25
- DVK 75 Rura ochronna

Objekt:	PROJEKT ZAGOSPODAR. m-ci MOŁODYCZ Oświetlenie drogowe - Wola Mołodyczna	skala 1 : 1000
Adres:	MOŁODYCZ dz. nr 191 / 223/3 ; 282 ; 283 ; 250/3	
Temat:	Trasa proj. linii kabl. oświelt. drogowego - dobudowa do istn.	
Opracow:	inż. Józef Pinkowski - upr. nr 19/82	
Sprawdz:	mgr inż. Lesław Noga - upr. nr 95/99	data 08.2016
		nr.rys. 2.