


Instalacja c.o. - Rozwinięcie instalacji centralnego ogrzewania

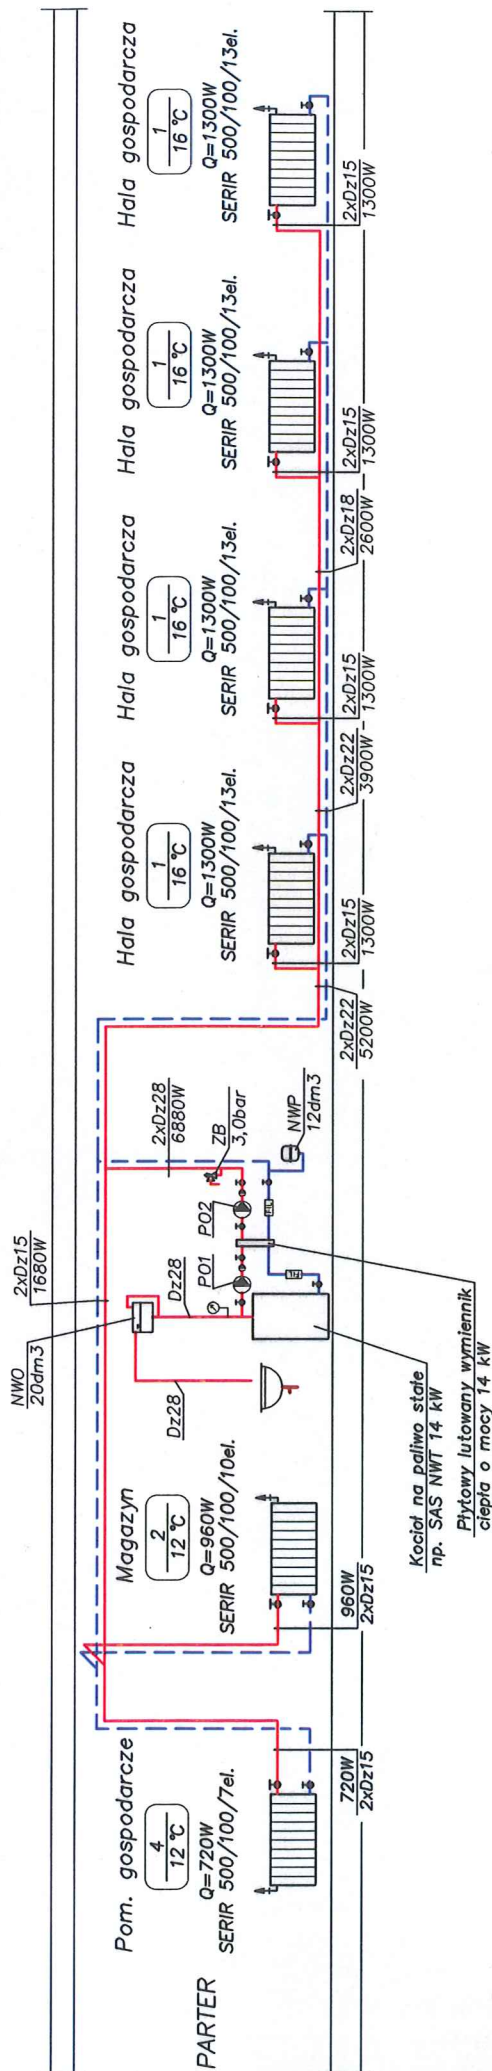

UWAGI:

P01 – pompa obiegowa (obieg kotta) np. UPS 20–40
P02 – pompa obiegowa (obieg instalacji) np. UPS 20–80


Przewody – inst. c.o.
 — Zasilanie c.o.
 --- Powrót c.o.

BIPROKON		BIURO PROJEKTÓW KONSTRUKCYJNYCH "BIPROKON" 37-700 Przemyśl, Osławów 48/1	
Tytuł:		Temat rys.	
Budowa budynku magazynowo-gospodarczego			
Opis: Budynki magazynowo-gospodarcze na terenie oczyszczalni ścieków w miejscowości Włazownica		INSTALACJA C.O. ROZWINIĘCIE INSTALACJI C.O.	
Adres: Włazownica, gm. Włazownica dz. nr ewid. 1036, 1037			
Inwestor: Gmina Włazownica 37-522 Włazownica nr 208			
projektował mgr inż. M. Drozd		PB	
uprawnienia nr ewid. PDK/0127/POOS/07		etap: Projekt	
02.2013r.		S6	
sygnet: mgr inż. J. Chliszcz		Nr rys.	
data			

Instalacja wod.-kan. - Rozwinięcie instalacji kanalizacji sanitarnej cz. 2

Skala 1:100

STAROSTA
JAROSŁAWSKI

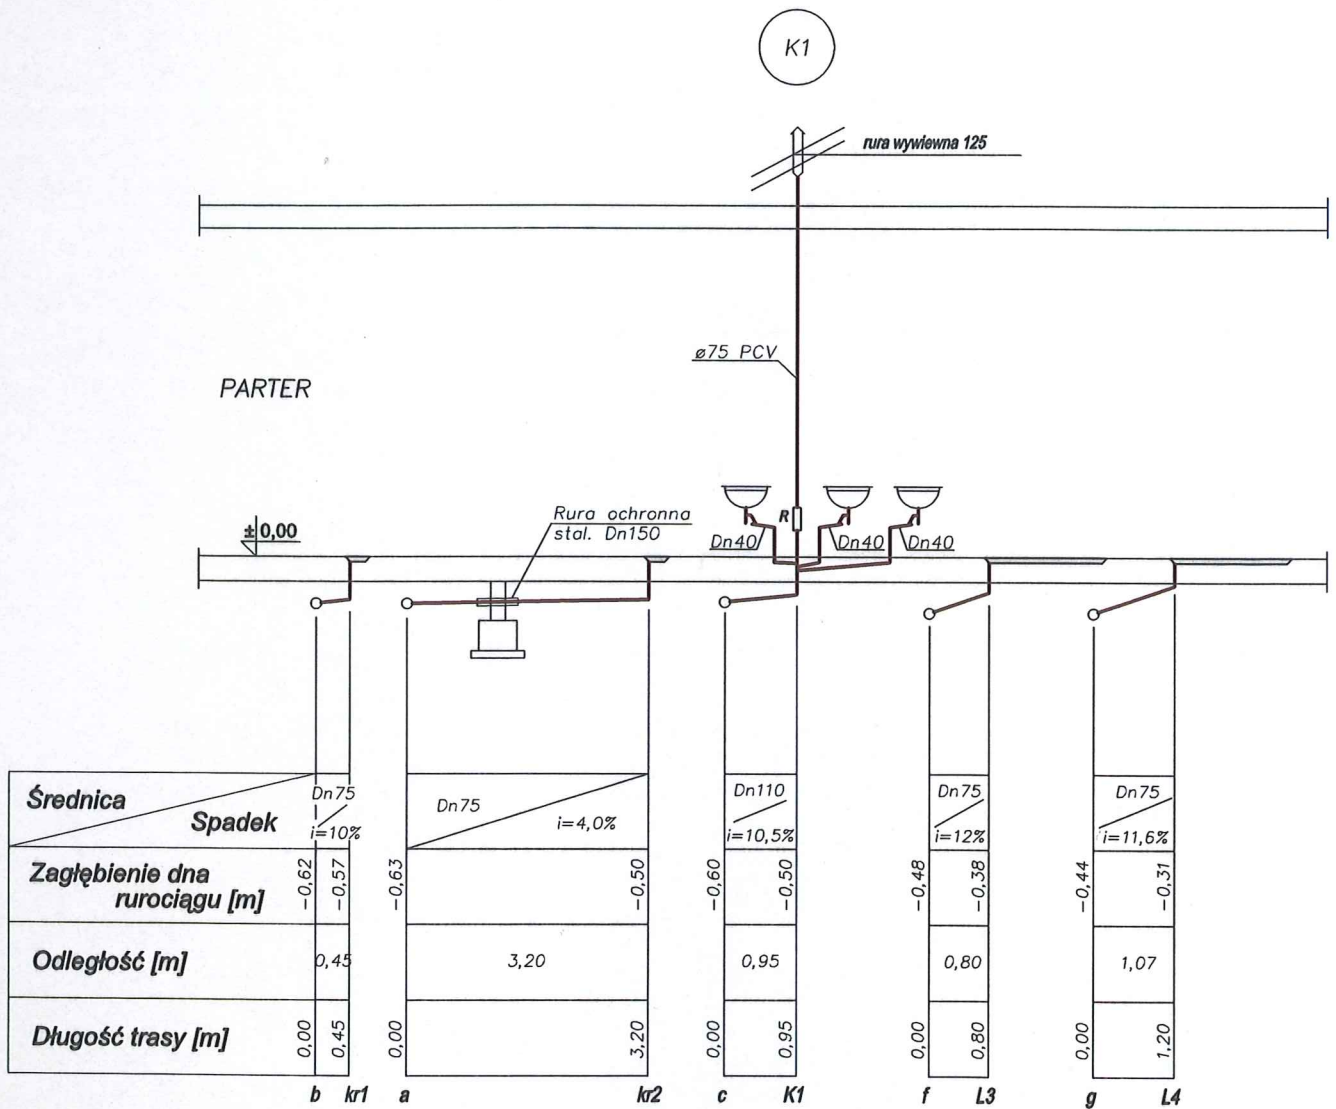


Przewody – inst. wod.-kan.
— Kanalizacja sanitarna

BIPROKON		BIURO PROJEKTÓW KONSTRUKCYJNYCH "BIPROKON" 37-700 Przemyśl, Ostrów 491	
TYTUŁ: Budowa budynku magazynowo-gospodarczego			Temat rys. INSTALACJA WOD.-KAN. ROZWINIĘCIE INST. KANALIZACJI SANIT. CZ. 2
OBIEKT: Budynek magazynowo-gospodarczy na terenie oczyszczalni ścieków w miejscowości Wiązownica			PB SANITARNA branza S4 Nr rys.
ADRES: Wiązownica, gm. Wiązownica dz. nr ewid. 1036, 1037			
INWESTOR: Gmina Wiązownica 37-522 Wiązownica nr 208			
1:100 skala	projektował mgr inż. M. Drozd	uprawnienia nr ewid. PDK/0127/POOS/07	
02.2013r. data	asystent projektanta mgr inż. J. Chliszcz		


Zobowiązuje się wykonać prace zgodnie z Umową o prawie autorskim. Rysunek niniejszy nie może być przekazywany, udostępniany lub edytowany komputernie bez pisemnej zgody pracowni "BIPROKON" w Przemyślu.

Instalacja z.w. i c.w.u. - Aksonometria

STAROSTA
JAROSŁAWSKI

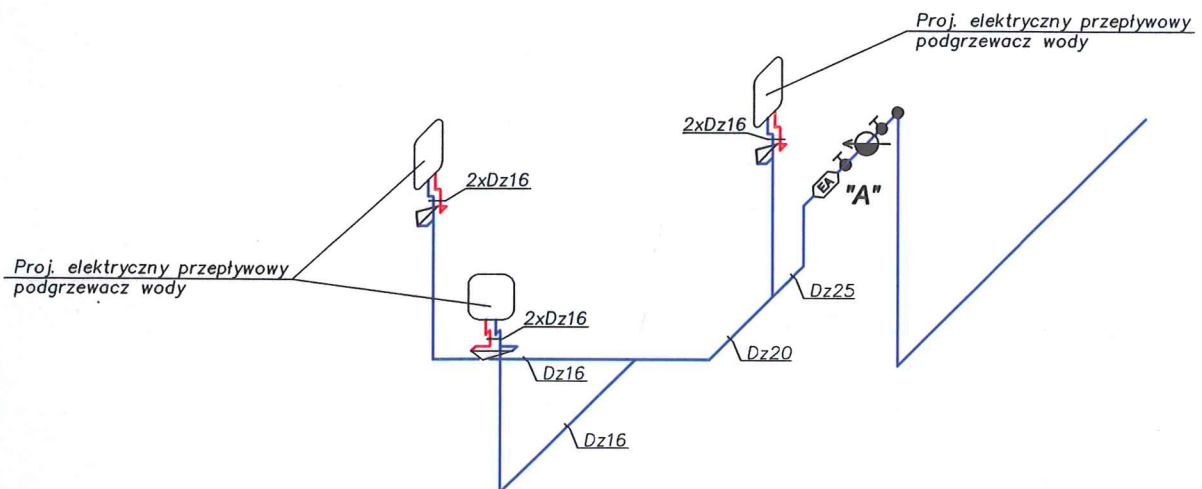

"A" Szczegół konstrukcji
proj. węzła wodomierzowego

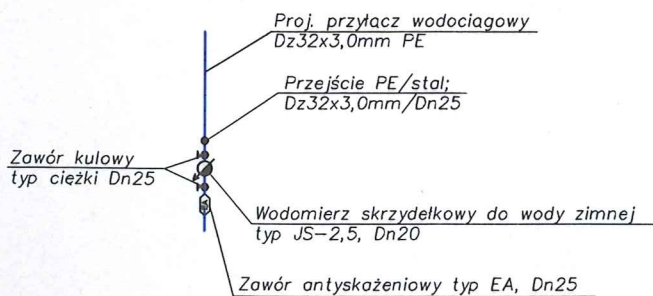


Przewody – inst. wod.-kan.

- Zimna woda
- Ciepła woda użytkowa
- Kanalizacja sanitarna

BIPROKON		BIURO PROJEKTÓW KONSTRUKCYJNYCH "BIPROKON"	
		37-700 Przemyśl, Ostrów 491	
TYTUŁ:		Budowa budynku magazynowo-gospodarczego	Temat rys.
OBIEKT:		Budynek magazynowo-gospodarczy na terenie oczyszczalni ścieków w miejscowości Wiązownica	INSTALACJA Z.W. I C.W.U. AKSONOMETRIA
ADRES:		Wiązownica, gm. Wiązownica dz. nr ewid. 1036, 1037	
INWESTOR:		Gmina Wiązownica 37-522 Wiązownica nr 208	
— skala	projektował	mgr inż. M. Drozd	uprawnienia nr ewid. PDK/0127/POOS/07
02.2013r. data	asystent projektanta	mgr inż. J. Chliszcz	
			PB etap podpis SANITARNA branża S2 Nr rys.

Załącznik do umowy o prace projektowe z Urzędu o prawie autorskim. Rysunek niniejszy nie może być przekazywany, kopiowany lub edytowany komputernie bez pisemnej zgody pracowni "BIPROKON" w Przemyślu.

 
STAROSTA
JAROSŁAWSKI



BIPROKON		BIURO PROJEKTÓW KONSTRUKCYJNYCH "BIPROKON" 37-700 Przemyśl, Ostrów 491	
Tytuł: Budowa budynku magazynowo-gospodarczego		Temat rys. INSTALACJA WENTYLACJI RZUT PARTERU	
Objekt: Budynek magazynowo-gospodarczy na terenie oczyszczalni ścieków w miejscowości Wiązownica			
Adres: Wiązownica, gm. Wiązownica dz. nr ewid. 1038, 1037			
Inwestor: Gmina Wiązownica 37-522 Wiązownica nr 208		PB etap projektu  SANITARNIA branza 	
1:100 skala	projektował mgr inż. M. Drozd	uprawnienia nr ewid. PDK/0127/POOS/07	S7 Nr rys.
02.2013r. data	asystent projektanta mgr inż. J. Chliszcz		

Instalacja c.o. - Rzut parteru
Skala 1:100

STAROSTA
JAROSŁAWSKI

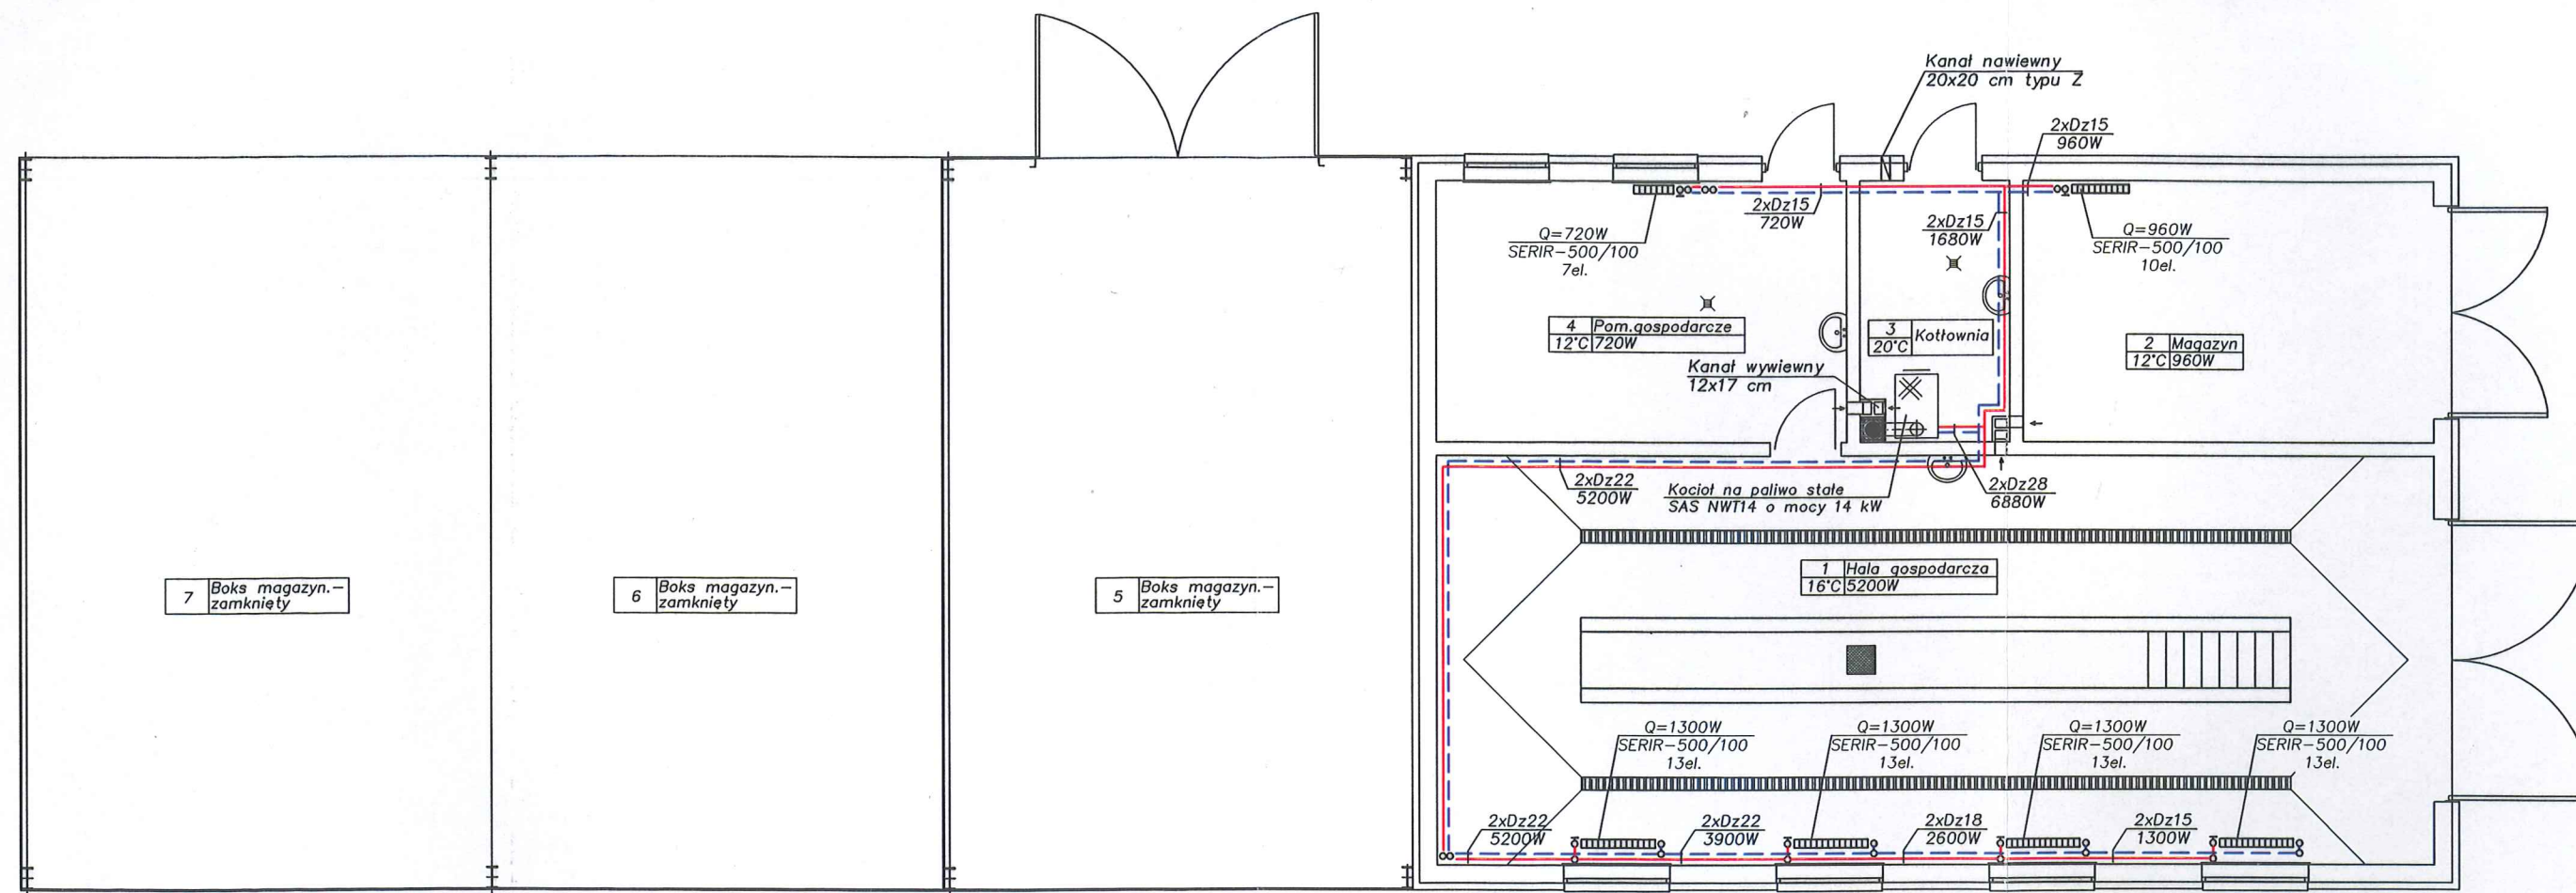


Oznaczenia - Inst. c.o.

— Zasilanie c.o.
--- Powrót c.o.

BIPROKON		BIURO PROJEKTÓW KONSTRUKCYJNYCH "BIPROKON"	
37-700 Przemyśl, Ostrów 491			
Tytuł:		Temat rys.	
Budowa budynku magazynowo-gospodarczego		INSTALACJA C.O. RZUT PARTERU	
Objekt:		Budynek magazynowo-gospodarczy na terenie oczyszczalni ścieków w miejscowości Wiązownica	
Adres:		Wiązownica, gm. Wiązownica dz. nr ewid. 1036, 1037	
Inwestor:		Gmina Wiązownica 37-522 Wiązownica nr 208	
1:100 skala	projektował	mgr inż. M. Drozd	uprawnienia nr ewid. PDK/0127/POOS/07
02.2013r. data	zsyntent projektanta	mgr inż. J. Chliszcz	
Załącznik do projektu		Załącznik do projektu	

175

Instalacja wod.-kan. - Rozwinięcie instalacji
kanalizacji sanitarnej cz. 1 STAROSTA
JAROSŁAWSK
Skala 1:100

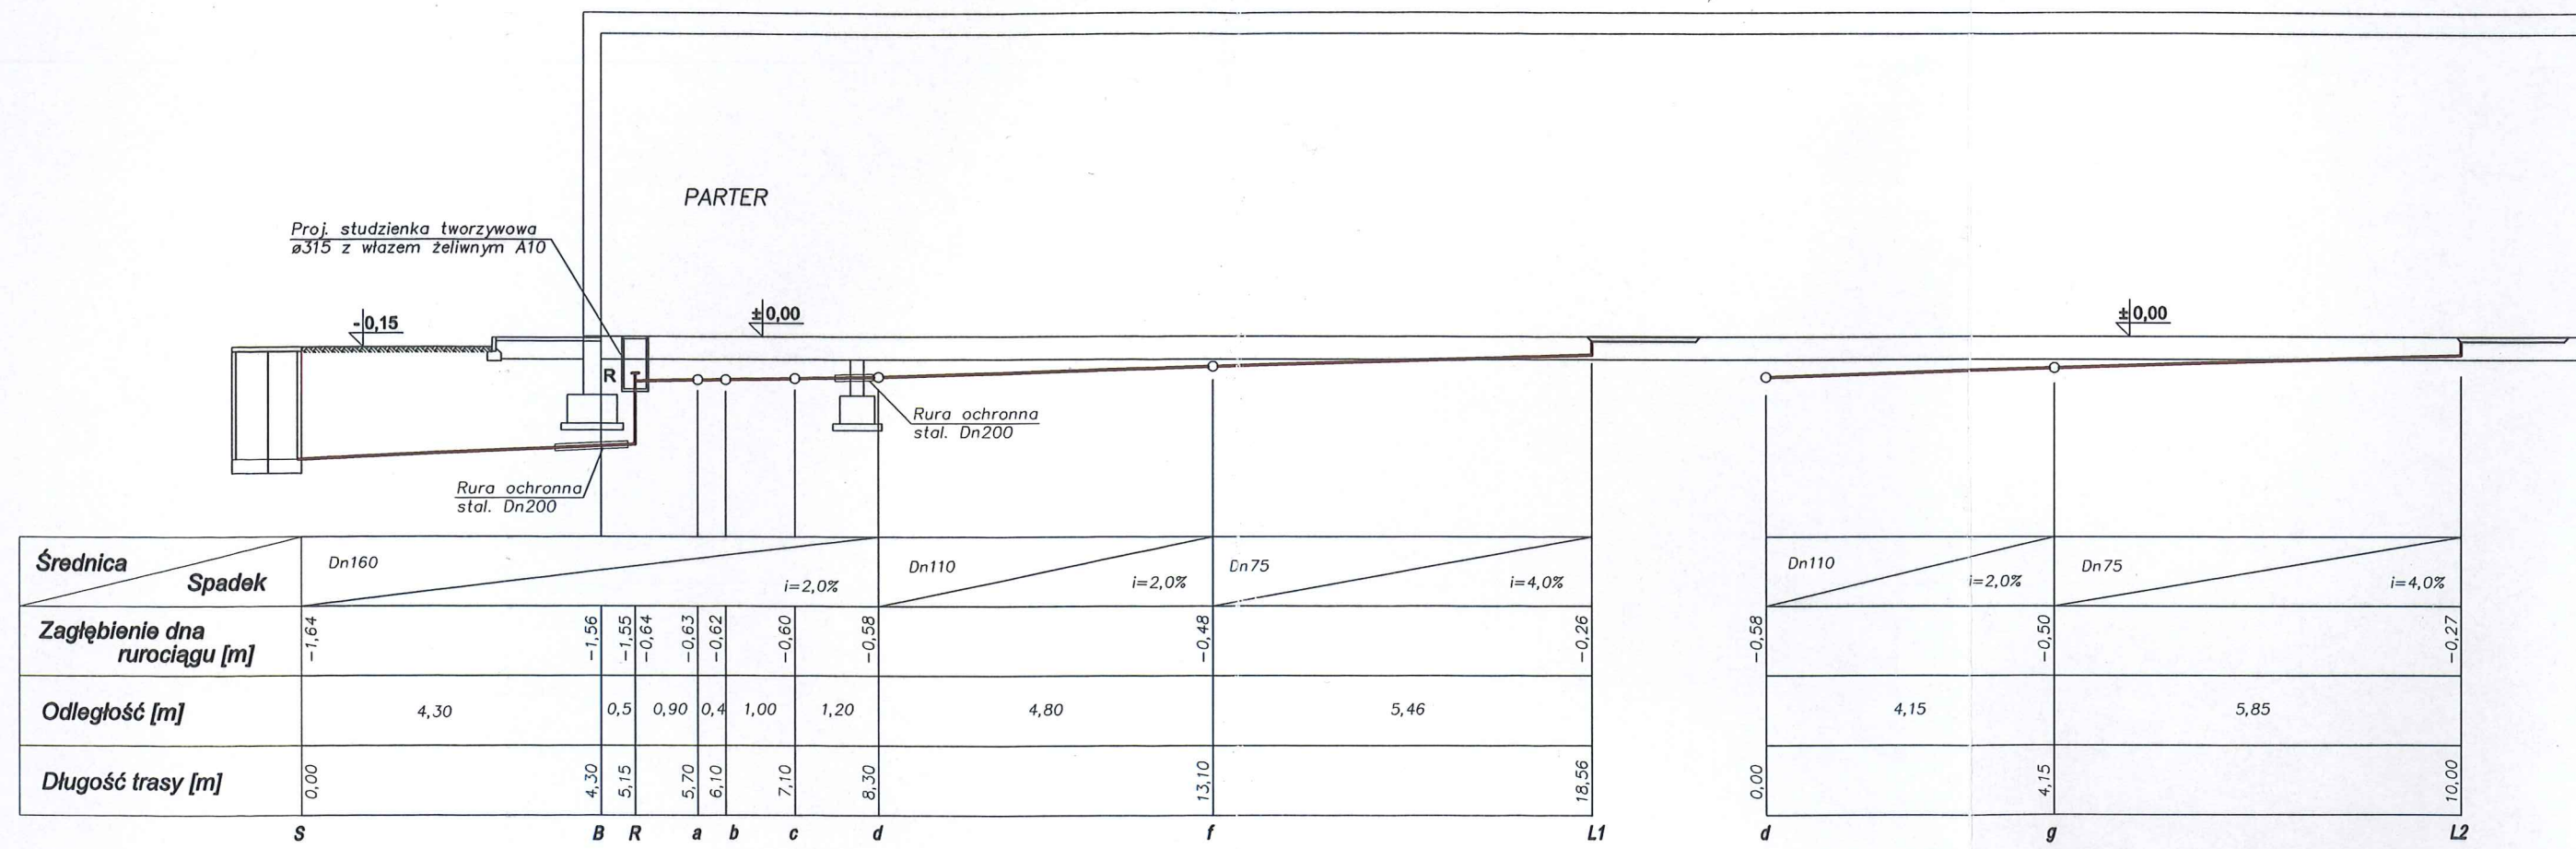

Przewody – inst. wod.-kan.
— Kanalizacja sanitarna

BIPROKON		BIURO PROJEKTÓW KONSTRUKCYJNYCH "BIPROKON" 37-700 Przemyśl, Ostrów 491	
TYTUŁ: Budowa budynku magazynowo-gospodarczego		Temat rys. INSTALACJA WOD.-KAN. ROZWINIĘCIE INST. KANALIZACJI SANIT. CZ. 1	
OBIEKT: Budynek magazynowo-gospodarczy na terenie oczyszczalni ścieków w miejscowości Wiązownica		ADRES: Wiązownica, gm. Wiązownica dz. nr ewid. 1036, 1037	
INWESTOR: Gmina Wiązownica 37-522 Wiązownica nr 208		PB SANITARNA	
1:100 skala	projektował mgr inż. M. Drozd	uprawnienia nr ewid. PDK/0127/POOS/07	S3
02.2013r. data	asystent projektanta mgr inż. J. Chliszcz		Nr rys.

Skala 1:100

Proj. przyłącz wodociagowy
Dz32x3,0mm PE

Przejście PE/stal;
Dz32x3,0mm/Dn25

Zawór kulowy
typ ciężki Dn25

Wodomierz skrzydełkowy do wody zimnej
typ JS-2,5, Dn20

Zawór antyskażeniowy typ EA, Dn25

— Zimna woda
- - - Ciepła woda użytkowa
— Kanalizacja sanitarna

BIPROKON		BIURO PROJEKTÓW KONSTRUKCYJNYCH "BIPROKON" 37-700 Przemysł, Ostrow 491	
TYTUŁ: Budowa budynku magazynowo-gospodarczego		Temat rys.	
OBIEKT: Budynek magazynowo-gospodarczy na terenie oczyszczalni ścieków w miejscowości Wiązownica		INSTALACJA WOD.-KAN. RZUT PARTERU	
ADRES: Wiązownica, gm. Wiązownica dz. nr ewid. 1036, 1037			
INWESTOR: Gmina Wiązownica 37-522 Wiązownica nr 208		PB SANITARNA	
1:100 skala	projektował mgr inż. M. Drozd	uprawnienia nr ewid. PDK/0127/POOS/07	branża
02.2013r. data	asystent projektanta mgr inż. J. Chłiszcz		S1 Nr rys.