

MAPA DO CELÓW PROJEKTOWYCH

Skala 1:500

gm. Wiązownica [180411_2] obręb: Wiązownica [180411_2.0010]
pow. Jarosław woj. podkarpackie
Ark. 8.126.09.17.3.4, 22.1.2

Licencja nr 440.1940.2017_1804_K05

Mapę sporządzono na podstawie ark. 8.126.09.17.3, 22.1 mapy zasadniczej oraz pomiaru uzupełniającego.

Przyjęte granice są zgodne z operatem ewidencji gruntów i budynków.

Mapa w znanym zakresie aktualna na dzień 31.08.2017r.

W oznaczonym zakresie nie badano obciążeń służebnościami gruntowymi.

ID: 440.1940.2017

Układ wsp. 2000/24 - "Kronsztadt"

Jarosław dnia: 31.08.2017r.

USŁUGI GEODEZYJNO-PROJEKTOWE

PASZT SYLWESTER

37-544 Zapalów 243/12

Tel. 0 694 623 632

NIP 792-193-30-45 K 180295754

GEODETA UPRAWNIONY


inż. Sylwester Paszt

nieogr. 20405

Projektowane uzbrojenie uzgodnione w ZUP
występuje / nie występuje w zakresie opracowania mapy
Jarosław, dnia 07 WRZ. 2017

Poswiadcza się, że niniejszy dokument został opracowany w wyniku prac geodezyjnych i kartograficznych, których rezultaty zawiera opłat techniczny wpisany do ewidencji materiałów państwowego zasobu geodezyjnego i kartograficznego.	
Organ prowadzący państwowy zasób geodezyjny i kartograficzny	STAROSTA JAROSŁAWSKI
Identyfikator ewidencyjny materiału zasobu - operatu technicznego	P.1804. 2017 1966
Data wpisania operatu technicznego do ewidencji materiałów zasobu	2017-09-18
Imię, nazwisko i podpis osoby reprezentującej organ	<i>[Signature]</i>

Przemysław Pinkowski
Dyrektor Powiatowego Ośrodka Dokumentacji Geodezyjnej i Kartograficznej w Jarosławiu

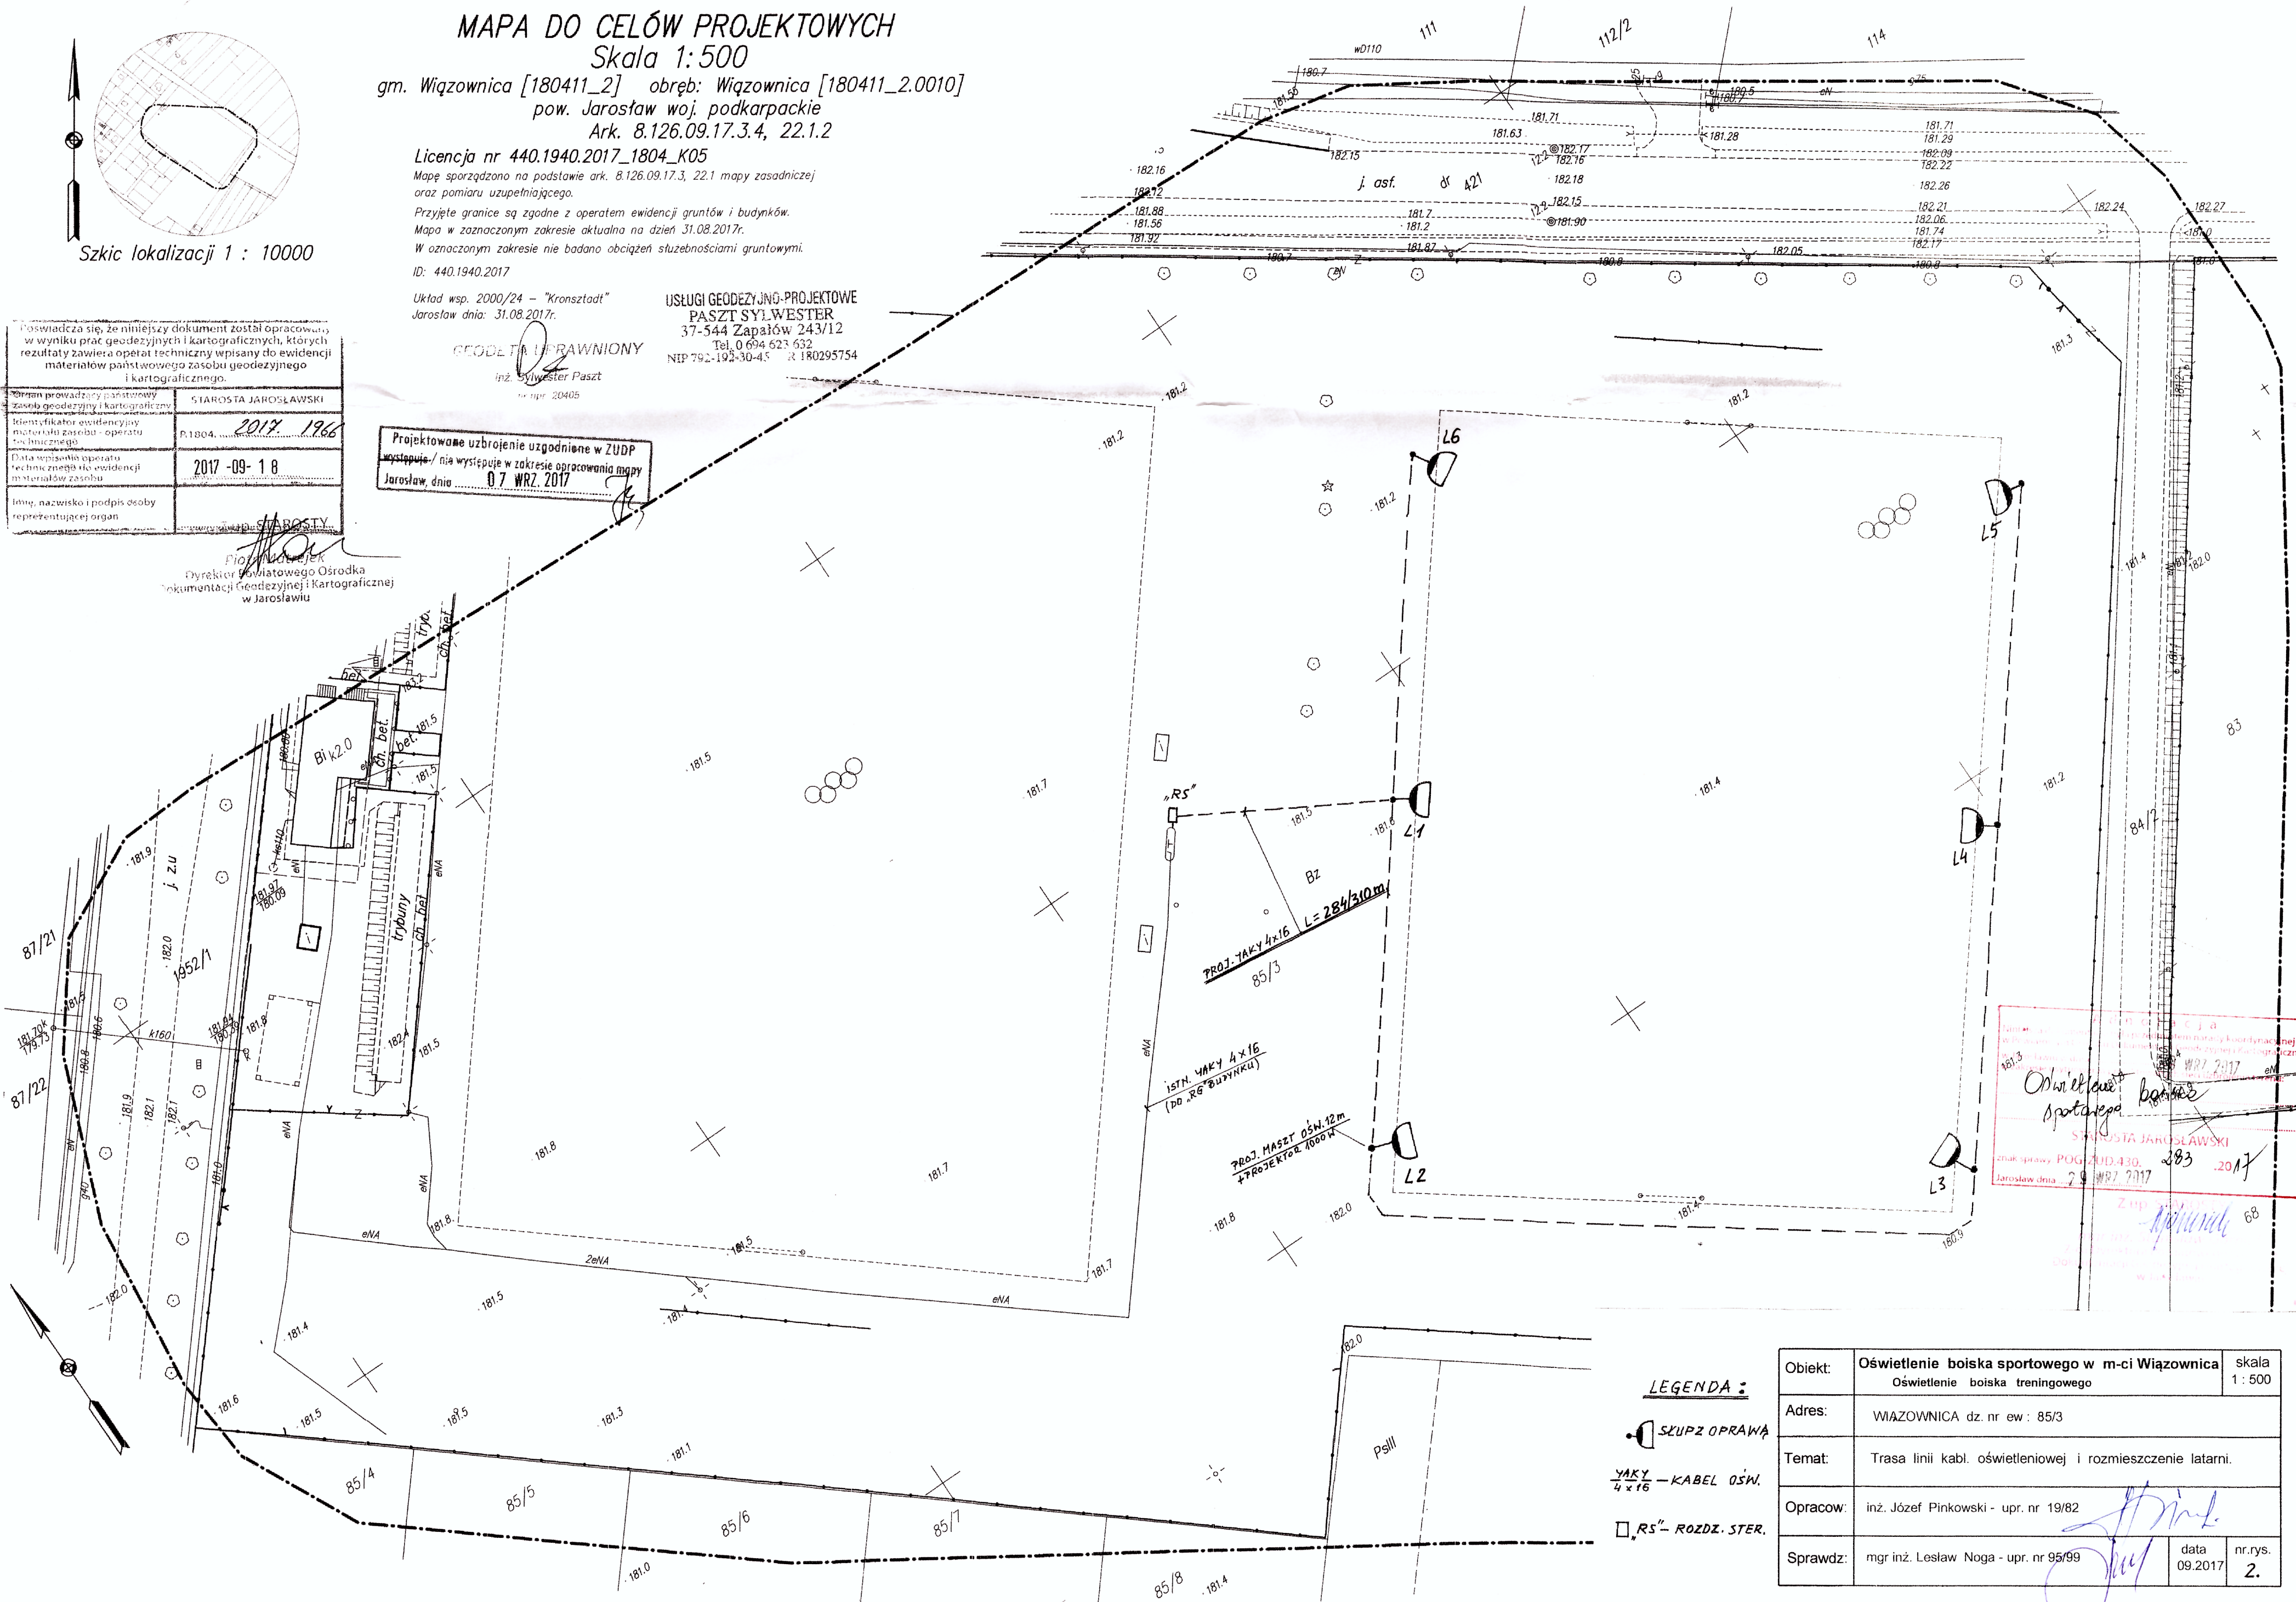

LEGENDA:

SKUPZ OPRAWA

YAKY - KABEL OŚW.

RS - ROZDZ. STER.

Obiekt:	Oświetlenie boiska sportowego w m-ci Wiązownica	skala	1:500
Adres:	WIĄZOWNICA dz. nr ew: 85/3		
Temat:	Trasa linii kabł. oświetleniowej i rozmieszczenie latarni.		
Opracow:	inż. Józef Pinkowski - upr. nr 19/82		
Sprawdz:	mgr inż. Lesław Noga - upr. nr 95/99	data	09.2017
		nr.rys.	2.