

MAPA DO CELÓW PROJEKTOWYCH
Skala 1:500

gm. Wiązownica [180411_2] obręb: Mołodycz [180411_2.0003,
pow. Jarosław woj. podkarpackie
Ark. 8.127.10.03.4.4, 08.2.2

Licencja nr 440.1939.2017_1804_K05

Mapę sporządzono na podstawie ark. 8.127.10.03.4, 08.2 mapy zasadniczej
oraz pomiaru uzupełniającego.

Przyjęte granice są zgodne z operatem ewidencji gruntów i budynków.
Mapa w zaznaczonym zakresie aktualna na dzień 12.09.2017r.
W oznaczonym zakresie nie badano obciążeń służebnościami gruntowymi.

ID: 440.1939.2017

Układ wsp. 2000/24 - "Kronsztadt"

Jarosław dnia: 12.09.2017r.


GEODETA UPRAWNIONY

inż. Sylwester Paszt
nr upr. 20405

USŁUGI GEODEZYJNO-PROJEKTOWE

PASZT SYLWESTER
37-544 Zapaków 243/12
Tel. 0 694 623 632
NIP 792-192-30-45 R 180295754

Szkic lokalizacji 1 : 10000

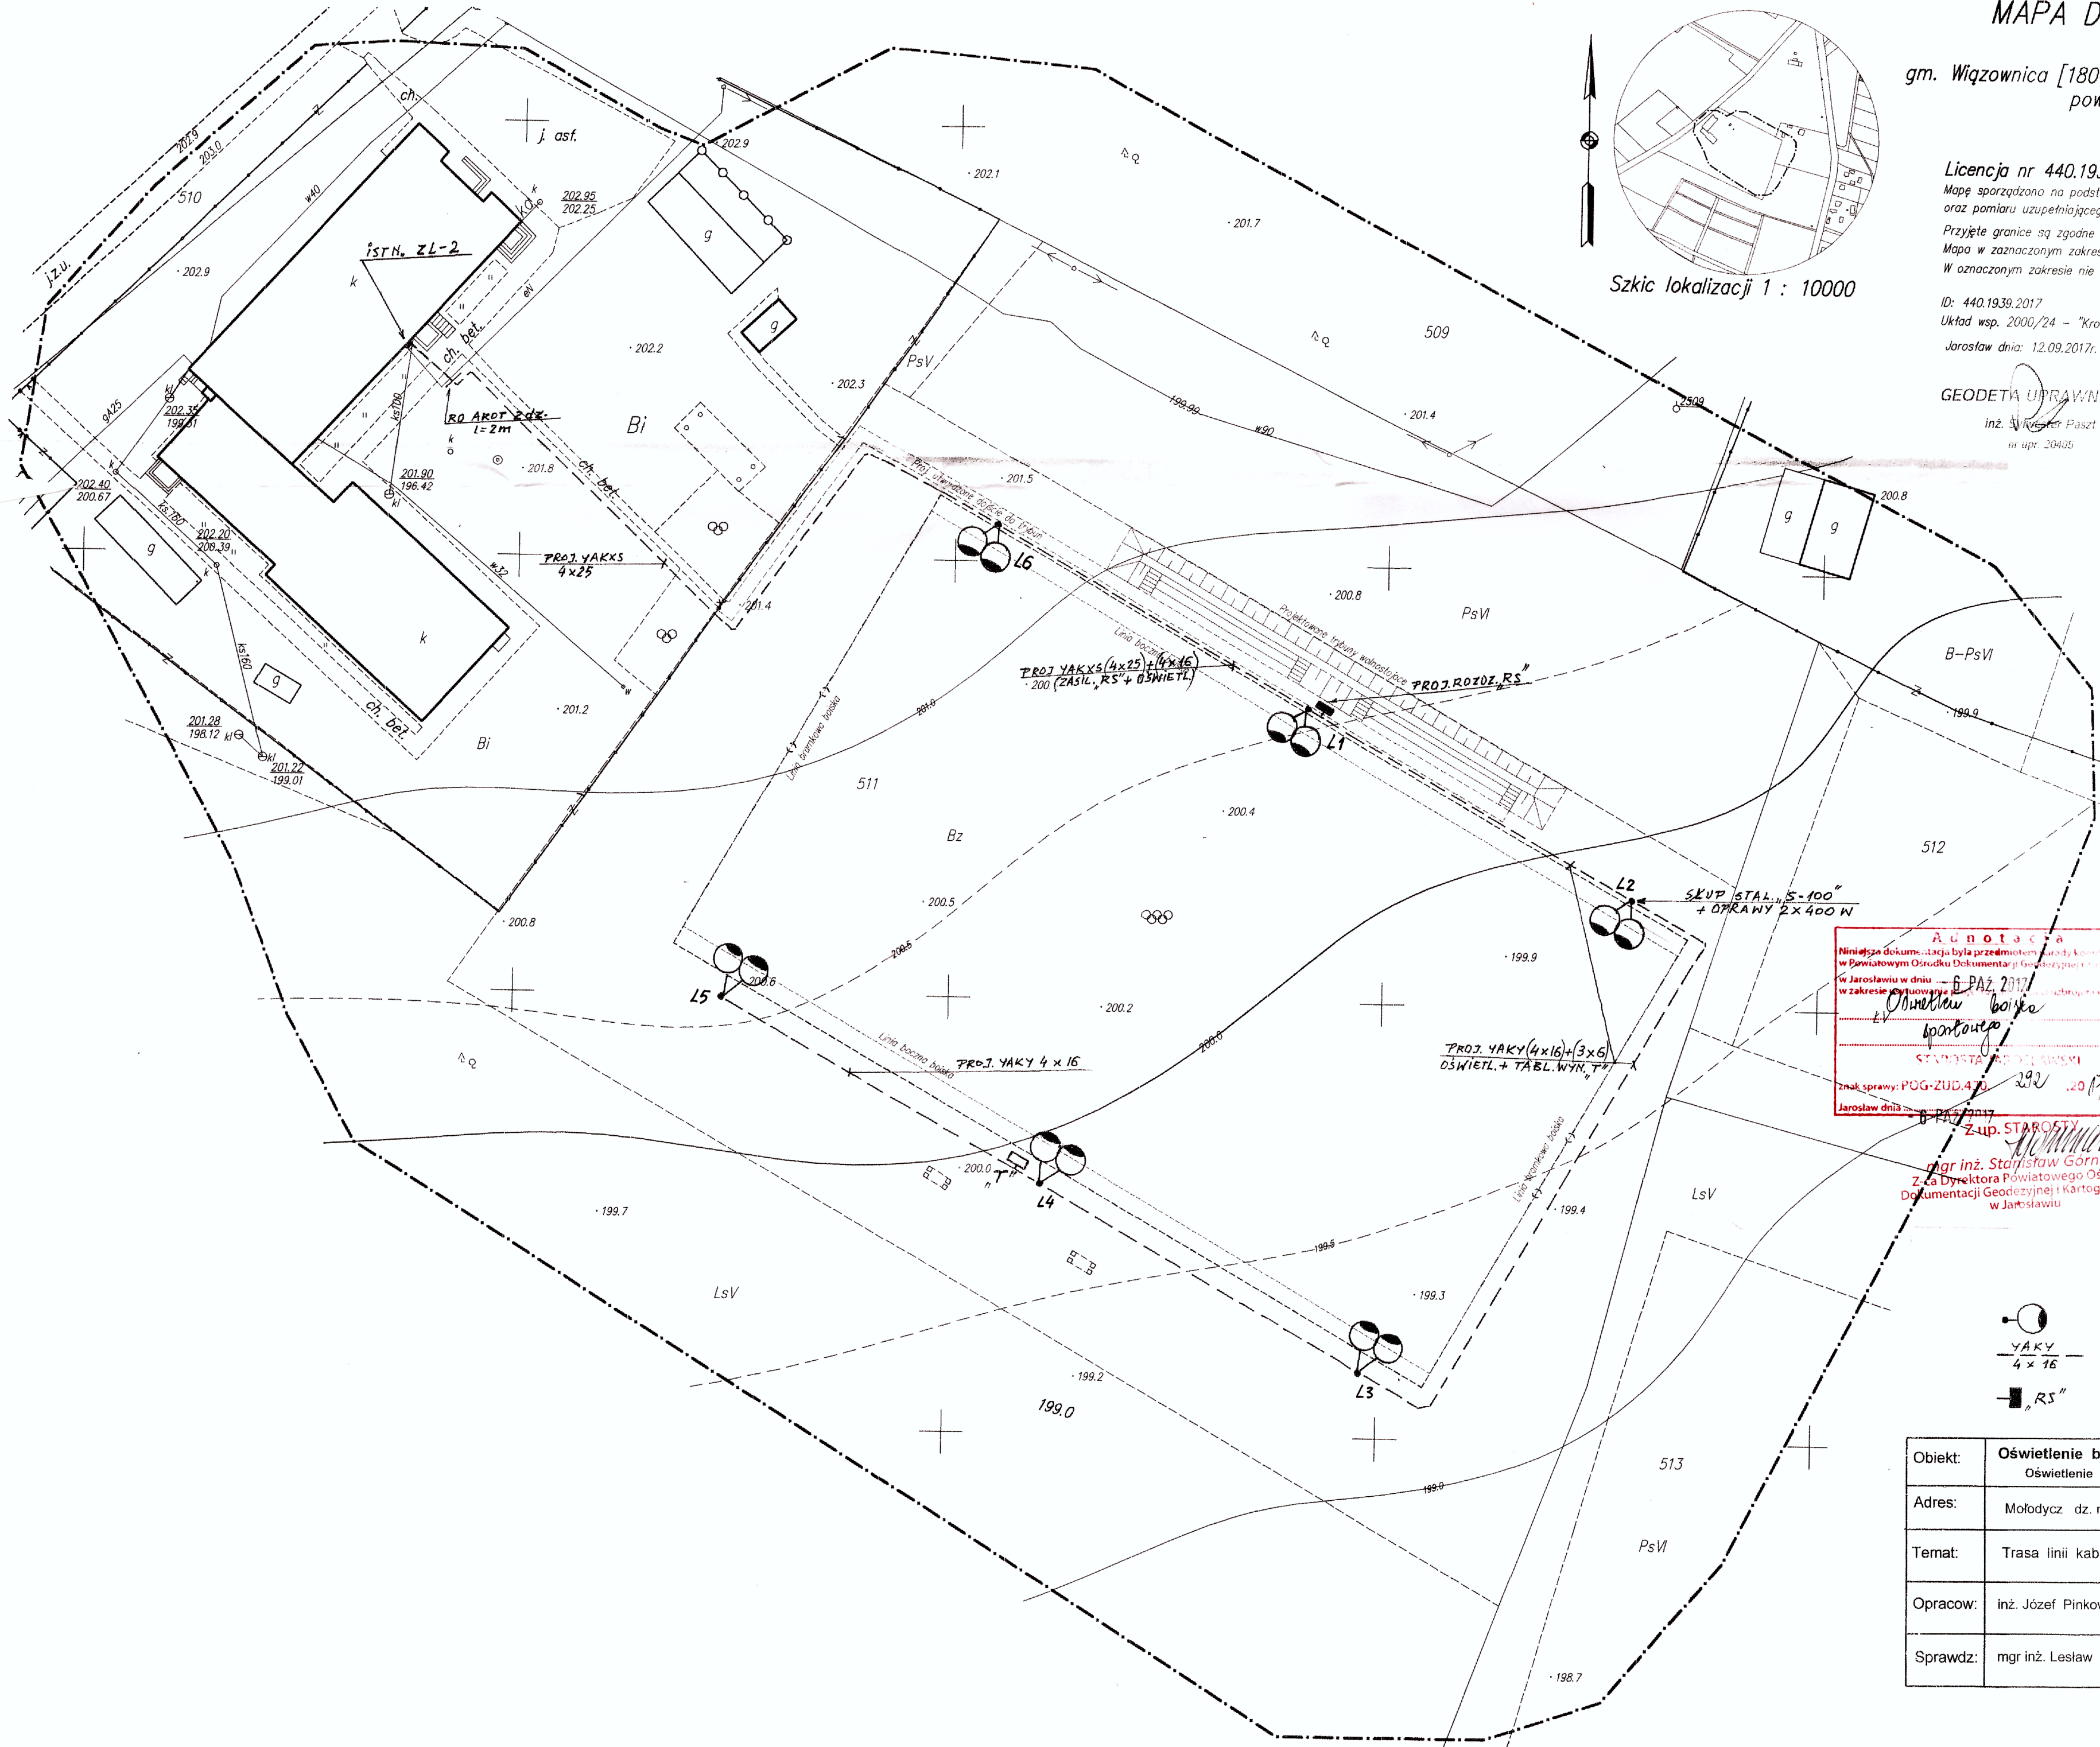

Posiadać za się, że niniejszy dokument został opracowany w wyniku prac geodezyjnych i kartograficznych, których rezultaty zawiera operat techniczny wpisany do ewidencji i materiałów państwowego zarobku geodezyjnego i kartograficznego.	
Organ nadzoru nad projektem	STANISŁAW GÓRNIAK
Organ nadzoru nad projektem	STANISŁAW GÓRNIAK
inż. Sylwester Paszt
nr upr. 20405

Dyrektor Powiatowego Ośrodka Dokumentacji Geodezyjnej i Kartograficznej w Jarosławiu

Projektowane uzbrojenie uzgodnione w ZUP
występuje / nie występuje w zakresie opracowania mapy
Jarosław, dnia 2.6. WRZ. 2017

Adnotacja
Niniejsza dokumentacja była przedmiotem pracy kontrolnej w Powiatowym Ośrodku Dokumentacji Geodezyjnej i Kartograficznej w Jarosławiu w dniu 6 PAZ. 2017r. w zakresie wyznaczonym przez organ nadzoru nad projektem.
Znak sprawy: POG-ZUD.470
Jarosław dnia 6 PAZ. 2017r.

mgr inż. Stanisław Górniak
Z-ca Dyrektora Powiatowego Ośrodka Dokumentacji Geodezyjnej i Kartograficznej w Jarosławiu

LEGENDA :

- SKUP Z OPRAWĄ
- KABEL OŚWIE TL.
- "RS" — ROZDZ. STERUJ.

Objekt:	Oświetlenie boiska sportowego w m-ci Mołodycz Oświetlenie boiska, oraz zasilanie tablicy wyników	skala 1:500
Adres:	Mołodycz dz. nr ew: 511	
Temat:	Trasa linii kabł. oświetleniowej i rozmieszczenie latarni.	
Opracow:	inż. Józef Pinkowski - upr. nr 19/82	
Sprawdz:	mgr inż. Lesław Noga - upr. nr 95/99	data 09.2017 nr.rys. 2