

MAPA DO CELÓW PROJEKTOWYCH
Skala 1:500

gm. Wiązownica [180411_2] obręb: Piwoda [180411_2.0005]
pow. Jarosław woj. podkarpackie
Ark. 8.125.10.01.1.2

Licencja nr 440.1941.2017_1804_K05

Mapę sporządzono na podstawie ark. 8.125.10.01.1 mapy zasadniczej oraz pomiaru uzupełniającego.

Przyjęte granice są zgodne z operatem ewidencji gruntów i budynków. Mapa w oznaczonym zakresie aktualna na dzień 01.09.2017r.

W oznaczonym zakresie nie badano obciążeń służebnościami gruntowymi.

ID: 440.1941.2017

Układ wsp. 2000/24 - "Kronsztadt 86"

Jarosław dnia: 01.09.2017r.

GEODETA UPRAWNIONY

inż. Sylwester Paszt
nr upr. 20465


USŁUGI GEODEZYJNO-PROJEKTOWE

PASZT SYLWESTER


37-544 Zapalów 243/12

Tel. 0 694 623 632

NIP 792-192-30-45 R 180205754

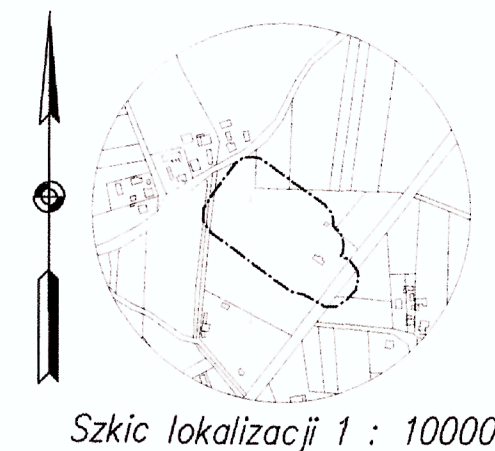

Szkic lokalizacji 1 : 10000

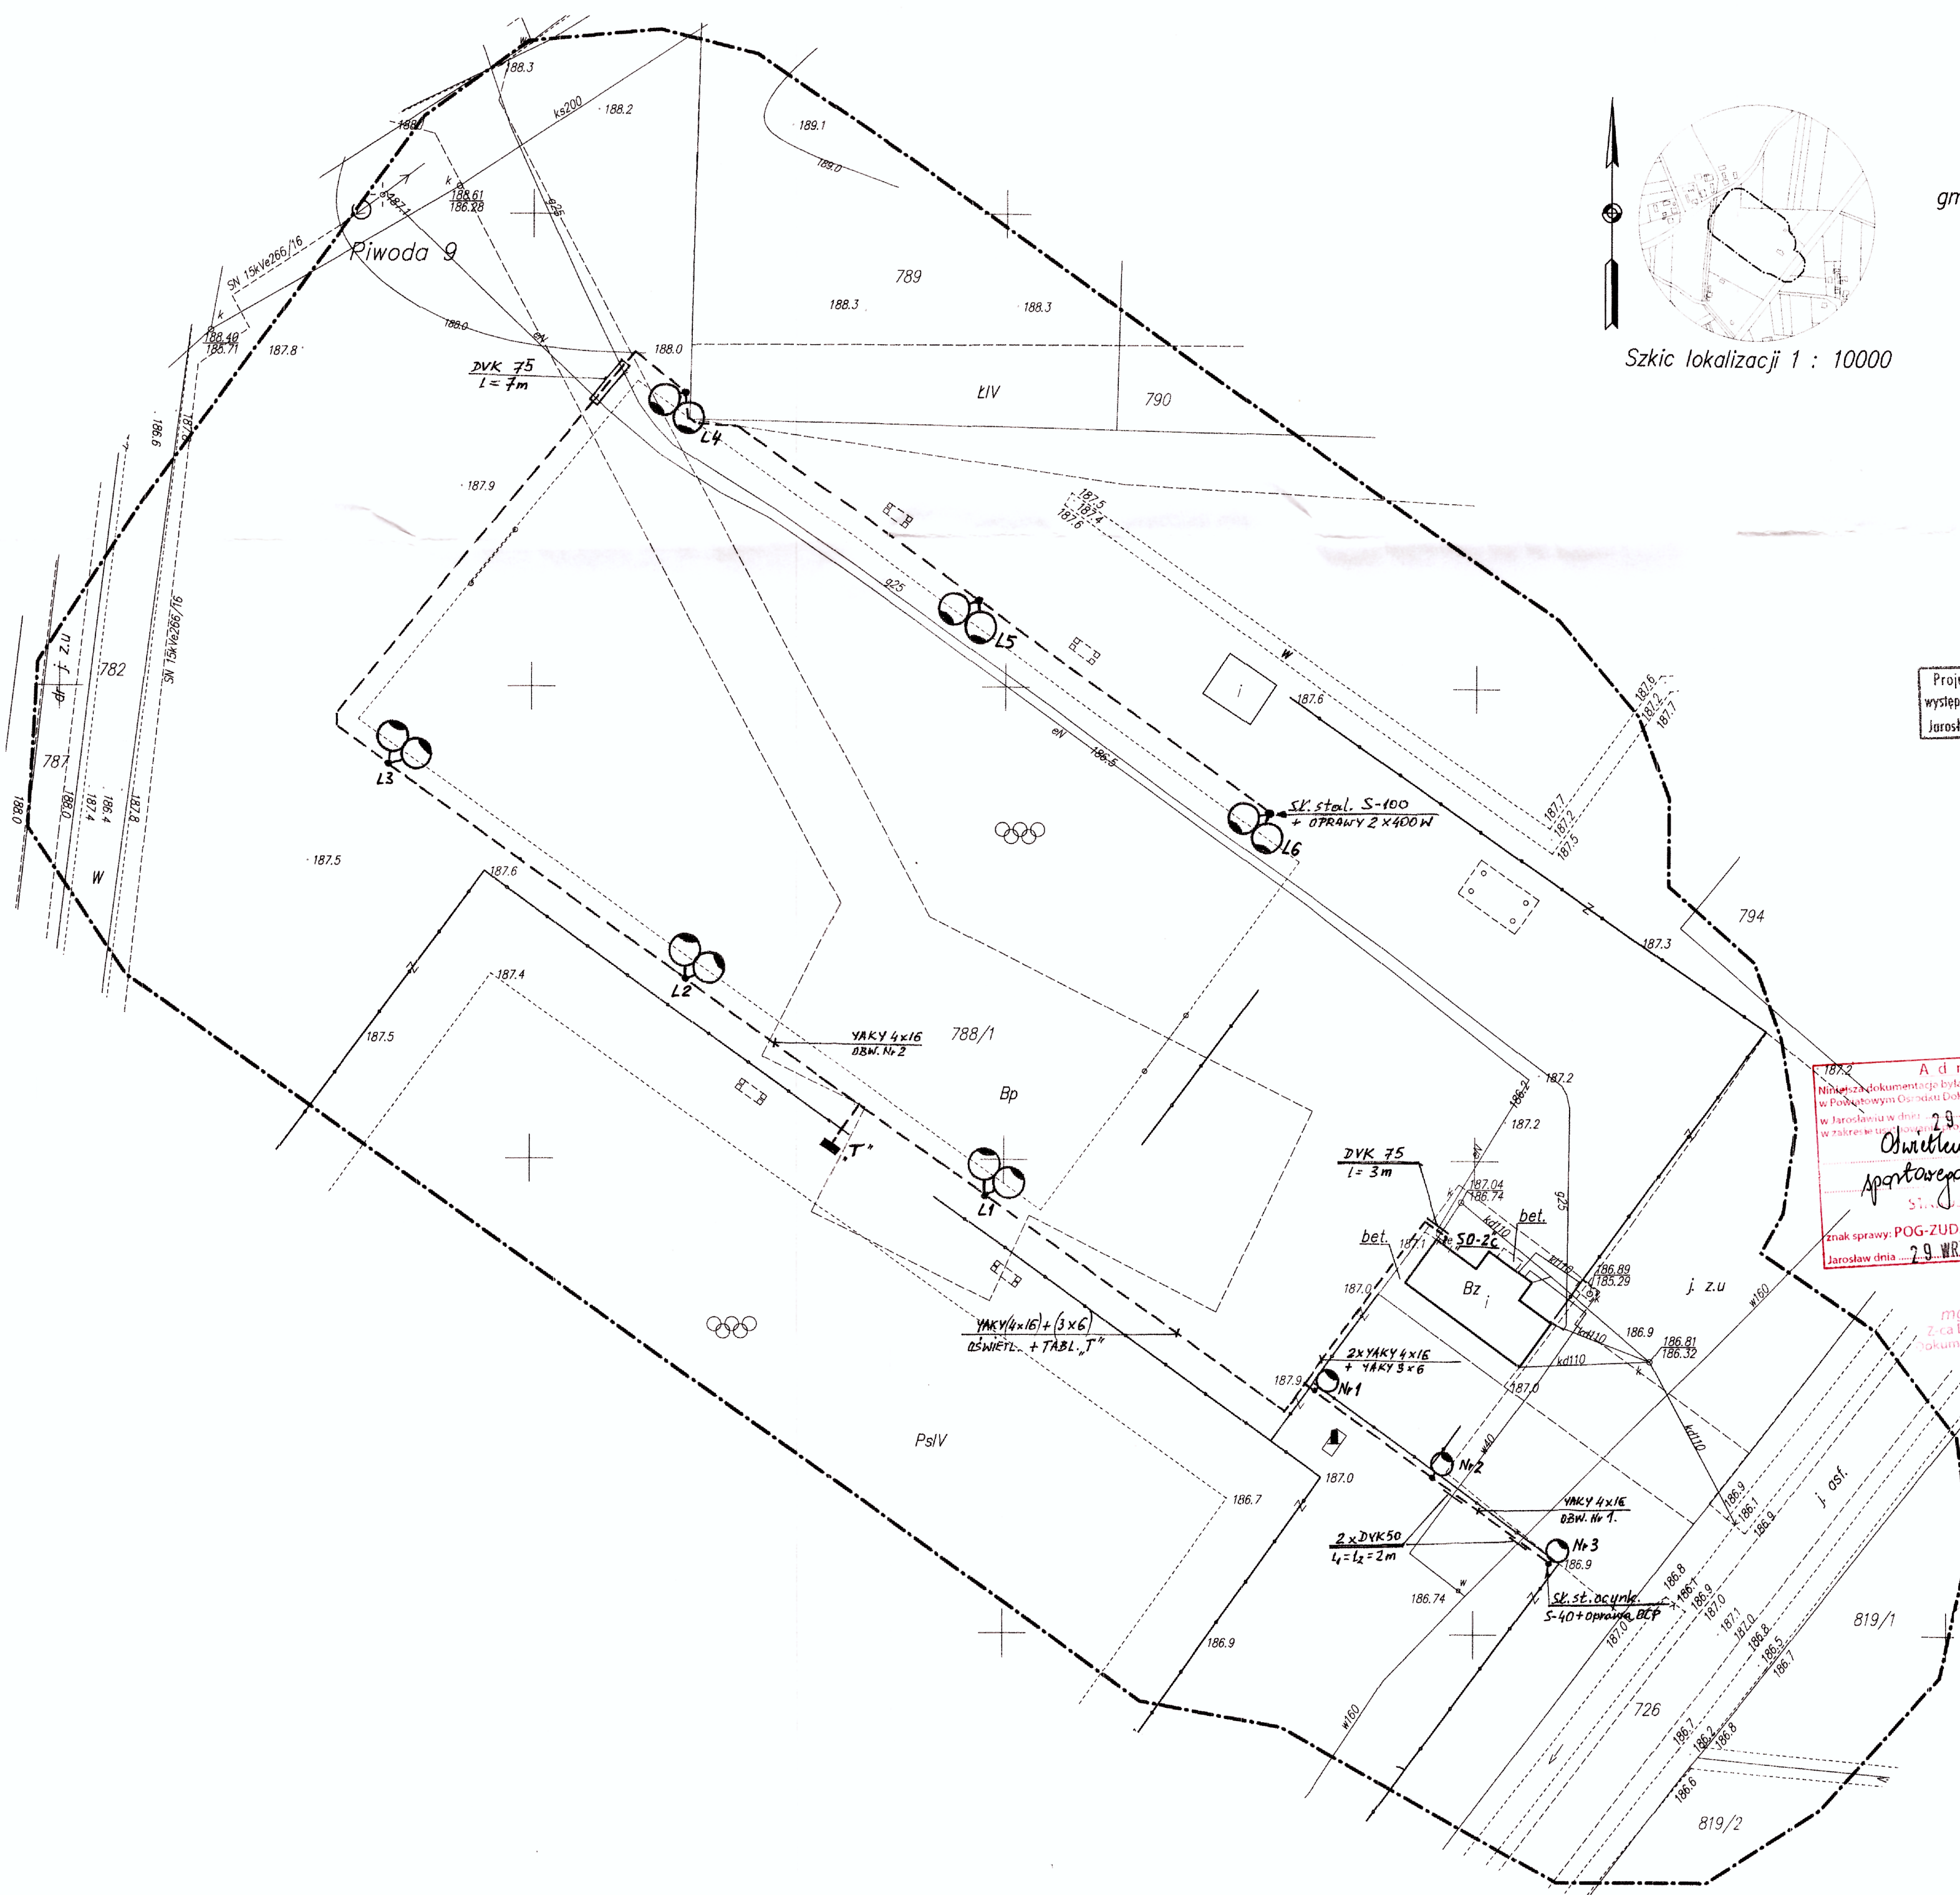

Projektowane uzbrojenie uzgodnione w ZUP
występuje / nie występuje w zakresie opracowania mapy
Jarosław, dnia 7 WRZ. 2017

Posiadam za siebie, że niniejszy dokument został opracowany w wyniku prac geodezyjnych i kartograficznych, których rezultaty zostały uwzględnione w niniejszym projekcie. Wymagane jest, aby w tym zakresie nie było żadnych uwag i zastrzeżeń. Wskazuję, że niniejszy dokument jest zgodny z rzeczywistością.	
Geodeza	STAROSTA JAROSŁAWSKI
2017. 1965	
2017-09-18	
inż. Sylwester Paszt	

Adnotacja
Niniejsza dokumentacja była przedmiotem...
w Jarosławiu w dniu 29 WRZ. 2017
Oświetlenie boiska sportowego
Znak sprawy: POG-ZUD.430.
Jarosław dnia 29 WRZ. 2017

Firma...
Dyrektor Powiatowego Ośrodka Dokumentacji Geodezyjnej i Kartograficznej w Jarosławiu

LEGENDA :

- SKŁUP Z OPRAWĄ
- YAKY 4x16 - KABEL OŚWIETL.
- DVK 75 - RURA OCHRONNA

Obiekt:	Oświetlenie boiska sportowego w m-ci Piwoda Oświetlenie boiska treningowego, oraz parkingu	skala 1:500
Adres:	PIWODA dz. nr ew : 788/1	
Temat:	Trasa linii kabł. oświetleniowej i rozmieszczenie latarni.	
Opracow:	inż. Józef Pinkowski - upr. nr 19/82	
Sprawdz:	mgr inż. Lesław Noga - upr. nr 95/99	data 09.2017
		nr.rys. 2.