



BUDOWA ZBIORNIKOWEJ INSTALACJI NA GAZ PŁYNNY

BUDOWA ZBIORNIKOWEJ INSTALACJI NA GAZ PŁYNNY
(POJEDYNCZY ZBIORNIK NAZIEMNY O POJEMNOŚCI
2700dm³) WRAZ Z INSTALACJĄ GAZOWĄ ZEWNĘTRZNĄ I
WEWNĘTRZNĄ DLA BUDYNKU DZIENNEGO DOMU
SENIOR+ W RADAWIE, NA TERENIE CZĘŚCI DZIAŁKI
EWID.NR 633/13, OBR.RADAWA


WIDOK Z GÓRY, ELEWACJE, PRZEKRÓJ A-A
SKALA 1:50

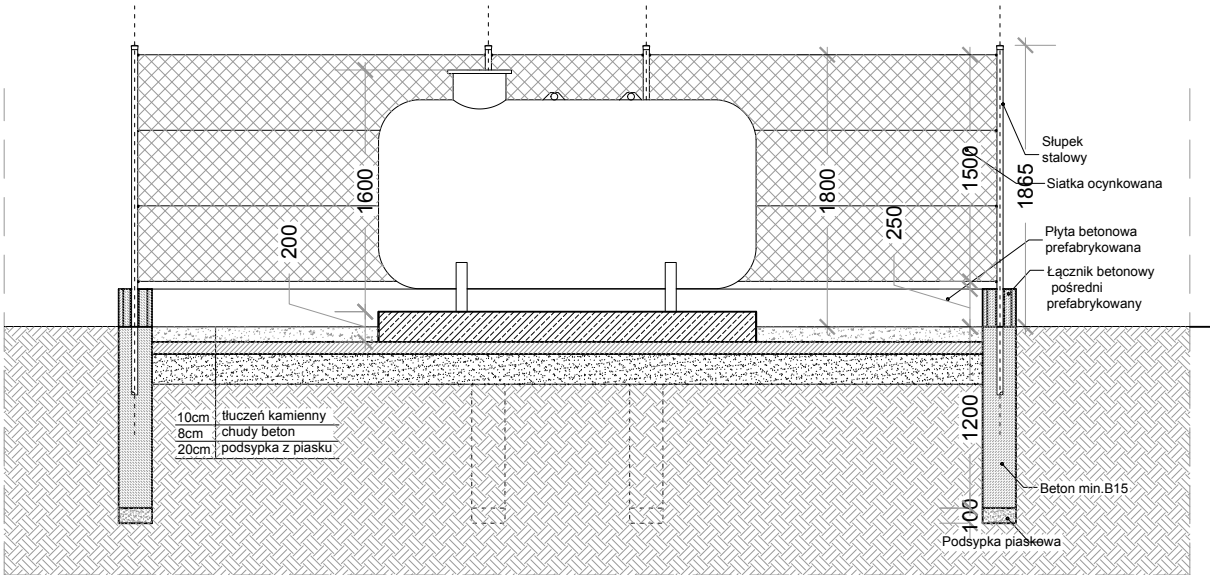


PRZEKRÓJ A-A SKALA 1:50

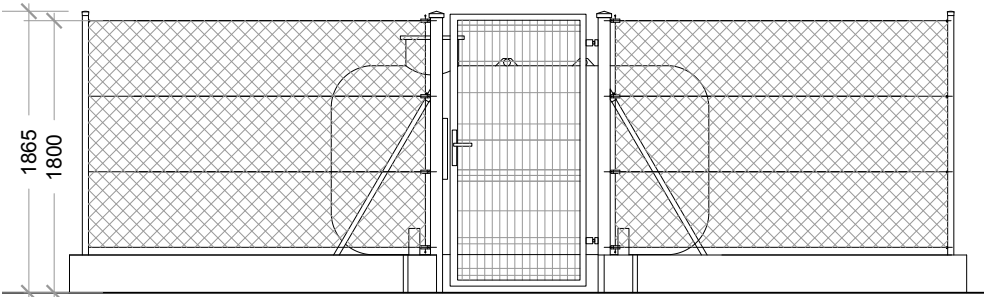


ELEWACJA ZACH.-POŁUDNIOWA SKALA 1:50

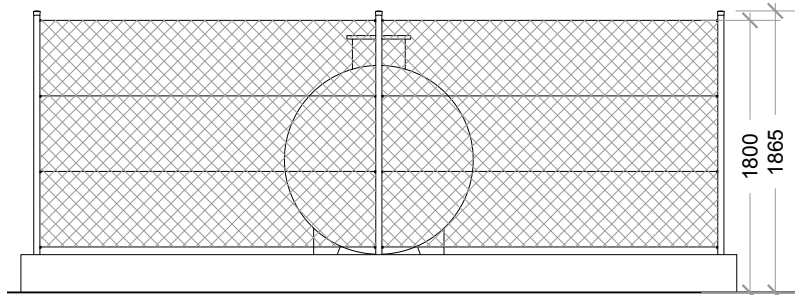


ELEWACJA PÓŁNOCNO-ZACH. SKALA 1:50

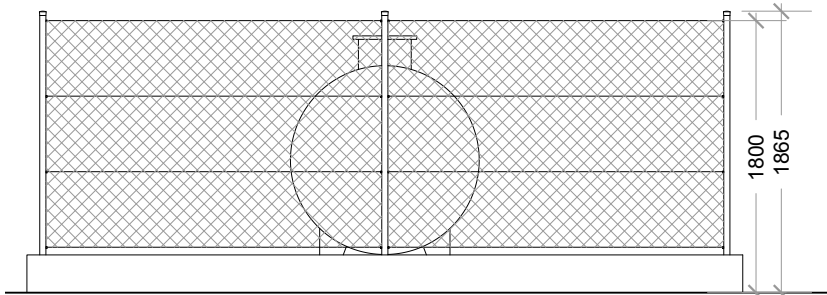


ELEWACJA POŁUDNIOWO-WSCH. SKALA 1:50

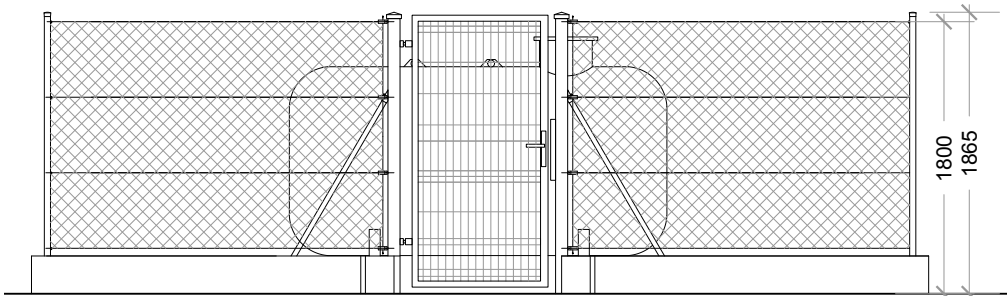

ELEWACJA PÓŁNOCNO-WSCH. SKALA 1:50

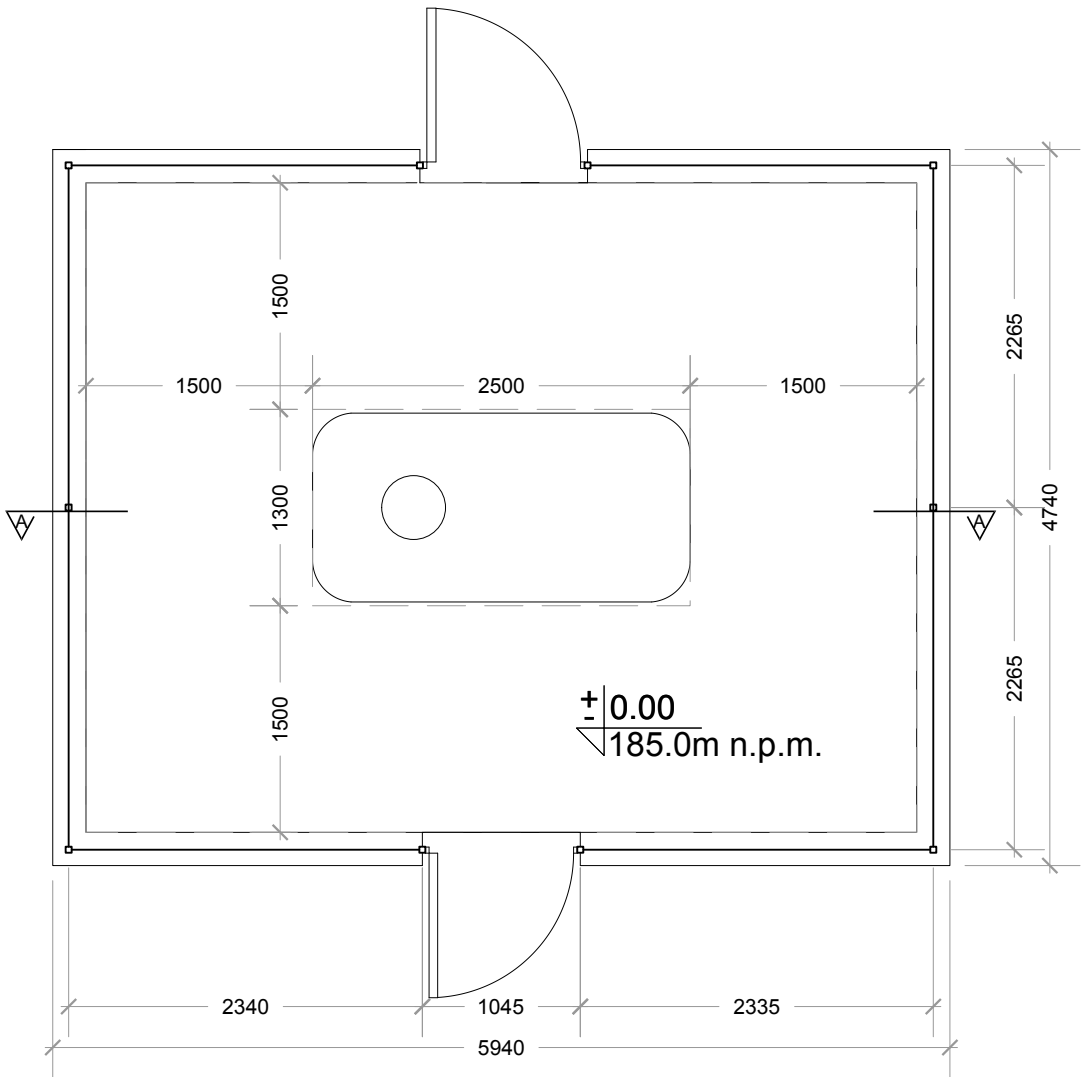

WIDOK Z GÓRY SKALA 1:50

 

			Pracownia Projektowa AMS studio Anna Ślęzak 3-go Maja 22, 37-555 Sośnica tel 731 22 69 64 e-mail studioams@wp.pl		
Inwestor:			GMINA WIĄZOWNICA, 37-522 WIĄZOWNICA 208		
Temat: BUDOWA ZBIORNIKOWEJ INSTALACJI NA GAZ PŁYNNY (POJEDYNCZY ZBIORNIK NAZIEMNY O POJEMNOŚCI 2700dm ³) WRAZ Z INSTALACJĄ GAZOWĄ ZEWNĘTRZNĄ I WEWNĘTRZNĄ DLA BUDYNKU DZIENNEGO DOMU SENIOR+ W RADAWIE, NA TERENIE CZĘŚCI DZIAŁKI EWID.NR 633/13, OBR.RADAWA			Nr rys.: A1		
PROJEKT BUDOWLANY ARCHITEKTURY			Skala: 1:50		
RZUT PARTERU, RZUT PIWNICY			Data: 03.2018		
Projektował:		Nr uprawnień:		Podpis:	
mgr inż.arch. Jan Superson		Nr ewid.upr. UAN/VII/8386/52/84			
Opracował:					
mgr inż.arch. Anna Ślęzak					
Sprawdził:		Decyzja nr7/ PKOKK.2013			
mgr inż.arch. Iwona Matusz-Pęcak					