


MAPA DO CELÓW PROJEKTOWYCH
skala 1 : 1000

jedn. ewid: Wiazownica [180411_2]
obręb: WIAZOWNICA [180411_2.0010]

układ współrzędnych - „2000”
układ wysokościowy - „Kronsztadt 86”

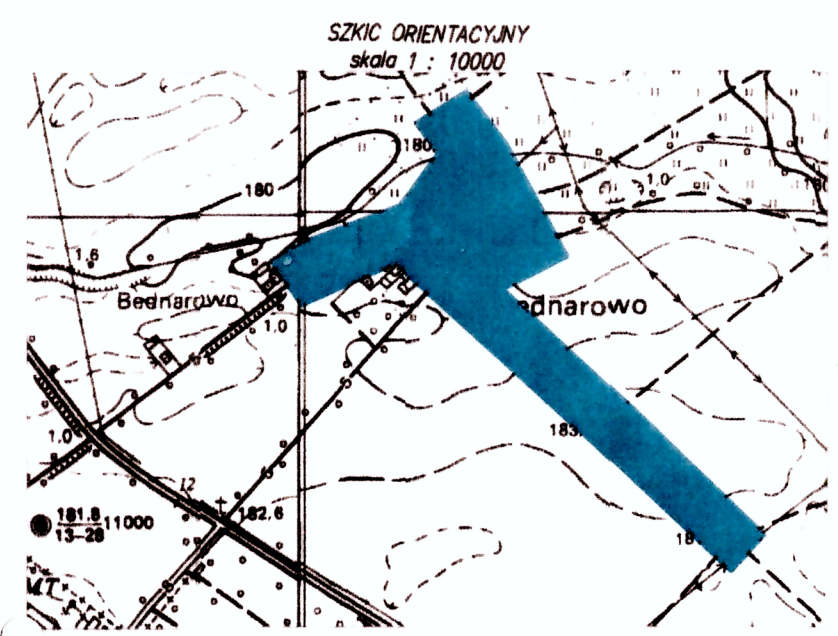

Mapę sporządzono na podstawie art.8,126,09,17,4
mapy zasadniczej oraz własnego pomiaru uzupełniającego.
Granice działek zgodne z operatem ewidencji gruntów.
W zakresie opracowania mapy nie badano obciążen
służebnościami gruntowymi.
Niniejsza mapa nie jest objęta planem zagospodarowania
przestrzennego.
Nie wyklucza się istnienia w terenie innych nie wykazanych
na niniejszej mapie linii uzbrojenia podziemnego, których
nie zgłoszono do geodezyjnej inwentaryzacji powierzchniowej.
Mapa aktualna na dzień 16.03.2018 r.

GEODETA UPRAWNIONY
mgr inż. Beata Salzberg-Marszał
Nr uprawnień 16442/98 (1,2)

ID zgłoszenia: 440.502.2018 Jarosław, dnia 19.03.2018 r.
Numer licencji: 440.502.2018_1804_K05


MR GEODEZJA
usługi geodezyjne
Ryszard Marszał
37-500 Jarosław, Surochów 95
NIP 792-128-44-15, Regon 651170175
tel. 667-944-766

Poswiadcza się, że niniejszy dokument został opracowany
w wyniku prac geodezyjnych i katastralnych, których
rezultaty zawiera opłata techniczna wpisaną do ewidencji
materiałów państwowego zasobu geodezyjnego
i katastru państwa.

mgr inż. Beata Salzberg-Marszał
19.03.2018

2018-03-22

Z up. STAB

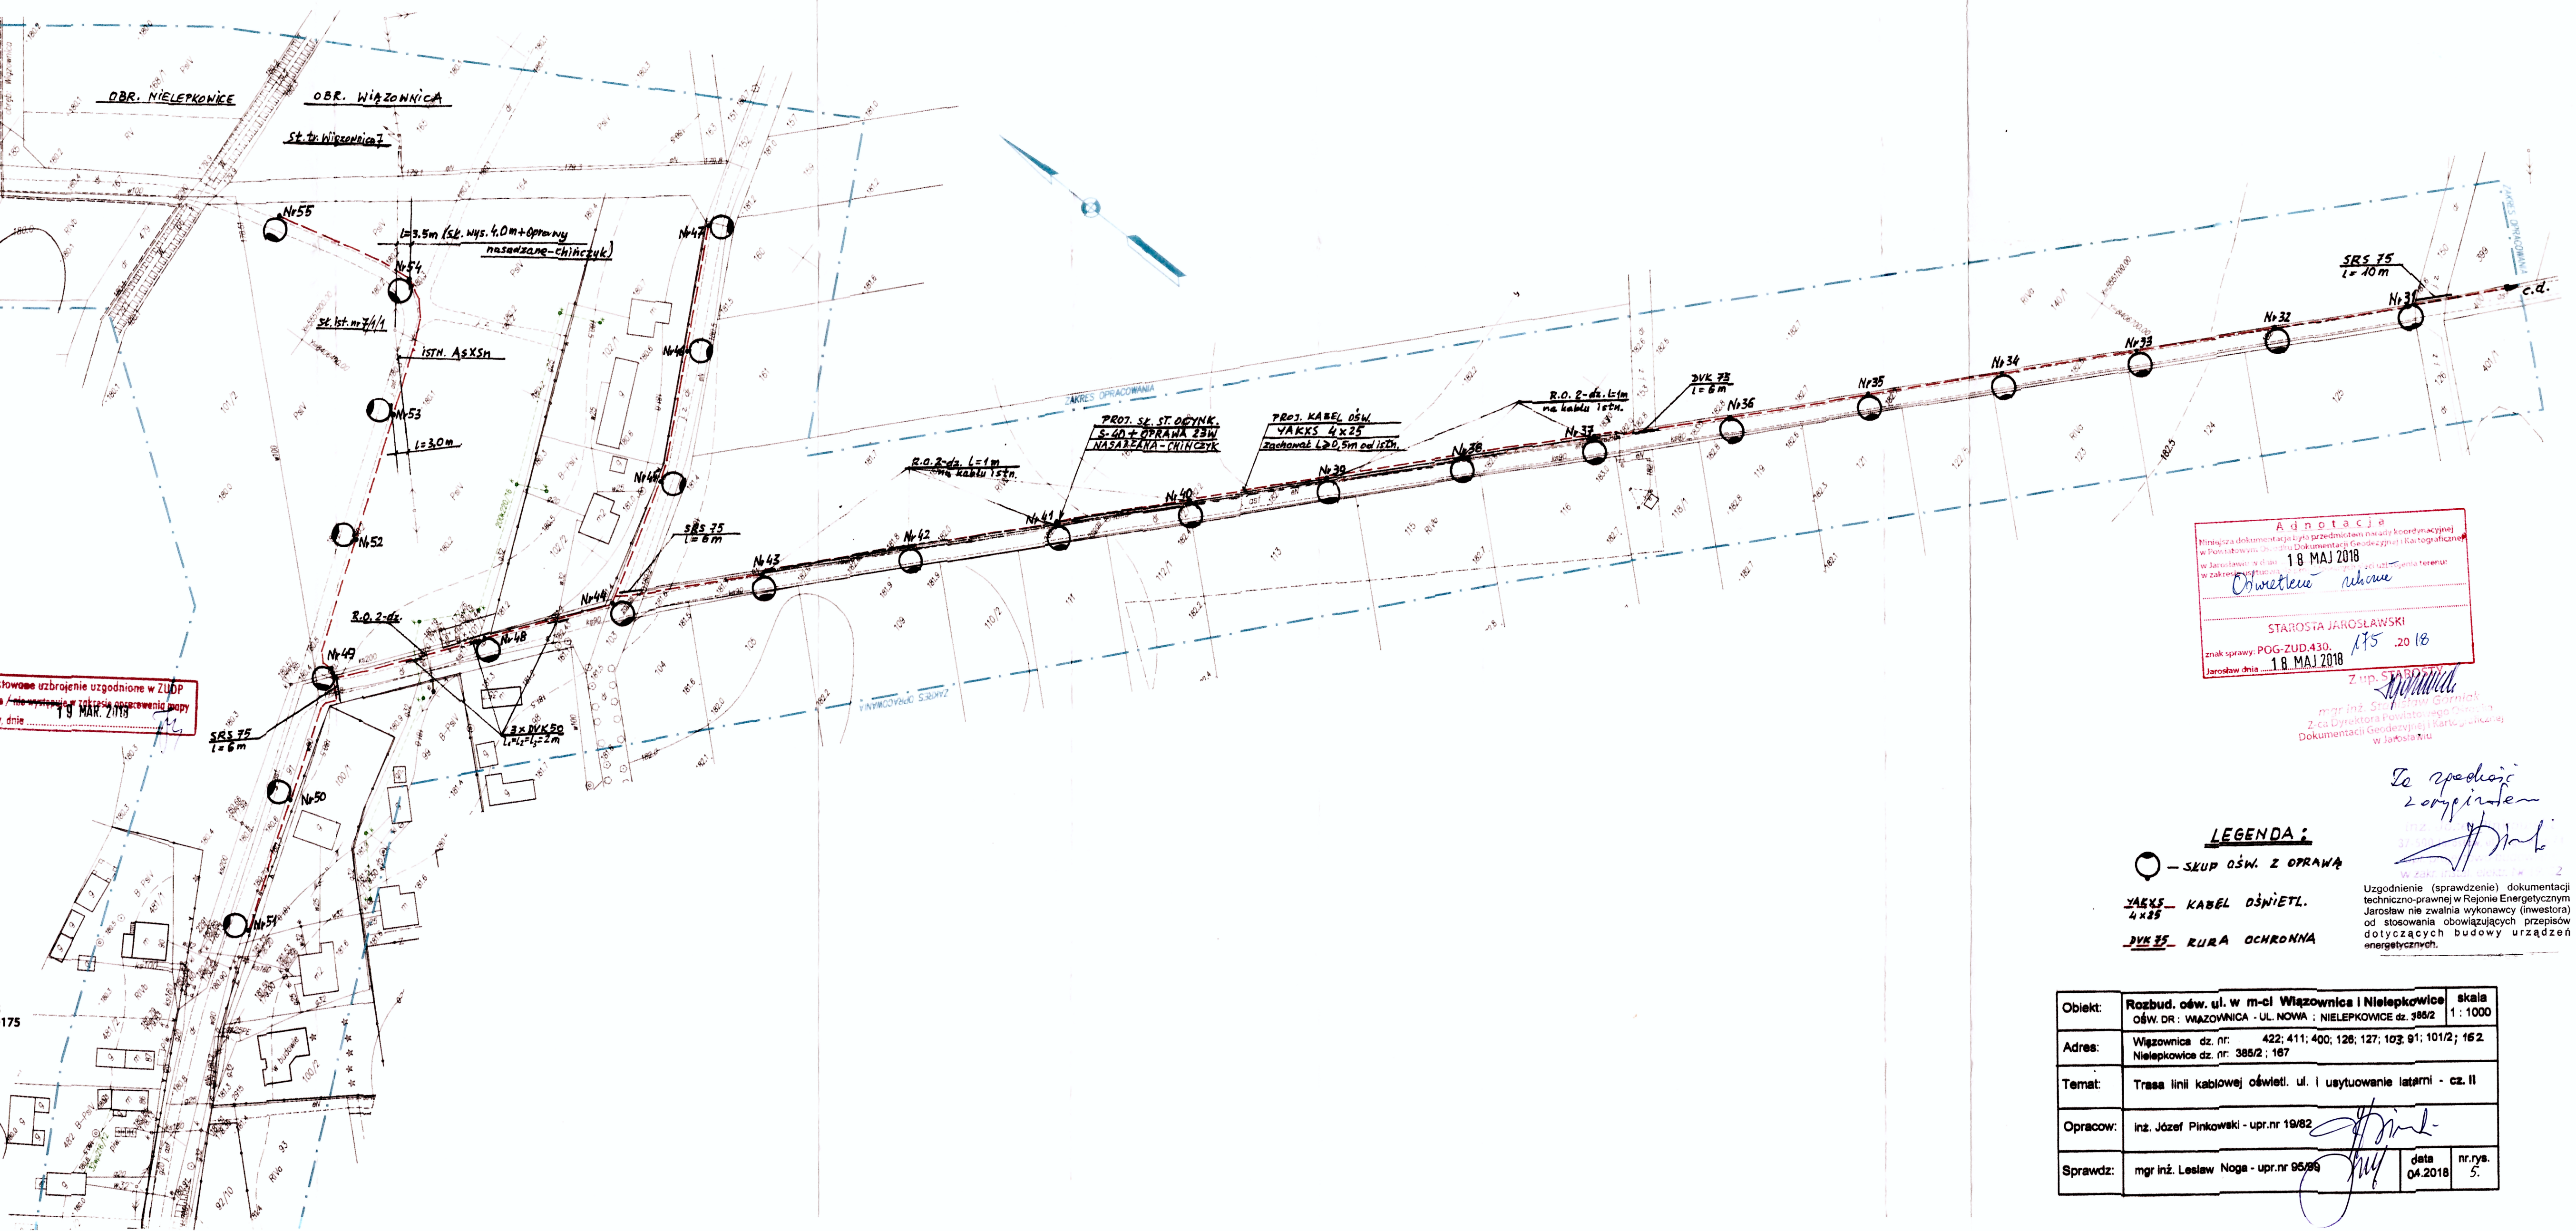

Adnotacja
Niniejsza dokumentacja jest przedmiotem umowy koordynacyjnej
w ramach projektu „Dokumentacja geodezyjna i katastralna”
w Jarosławie, nr 1804/11-2, z dnia 18.03.2018 r.
w zakresie wyznaczonym przez zarządcę projektu.
18 MAJ 2018

STAROSTA JAROSŁAWSKI
18 MAJ 2018

mgr inż. Beata Salzberg-Marszał
Z-ca Dyrektora Powiatowego Ośrodka
Dokumentacji Geodezyjnej i Kartograficznej
w Jarosławie

LEGENDA:

- - SKUP OŚW. Z OPRAWĄ
- YAKES - KABEL OŚWIETL.
4x25
- DUK 75 - RURA OCHRONNA

Zo zgodności
z oryginałem

mgr inż. Lesław Noga
Wzrost: 175 cm, Ciężar: 75 kg, Data: 04.2018

Uzgodnienie (sprawdzenie) dokumentacji
techniczno-prawnej w Rejonie Energetycznym
Jarosław nie zwalnia wykonawcy (inwestora)
od stosowania obowiązujących przepisów
dotyczących budowy urządzeń
energetycznych.

Objekt:	Rozbud. ośw. ul. w m-ci Wiazownica i Nielepkowice ośw. DR: WIAZOWNICA - UL. NOWA : NIELEPKOWICE dz. 385/2	skala 1: 1000
Adres:	Wiazownica dz. nr: 422; 411; 400; 126; 127; 103; 91; 101/2; 162 Nielepkowice dz. nr: 385/2; 167	
Temat:	Trasa linii kablowej ośw. ul. i usytuowanie latarni - cz. II	
Opracow:	inż. Józef Pinkowski - upr.nr 19/82	
Sprawdz:	mgr inż. Lesław Noga - upr.nr 95/95	data 04.2018
		nr.rys. 5.