

skala 1 : 500

Jednostka ewid. : 180411_2 Włqzownica

obór : 180411_2.0007 Ryszkowa Wola

działka nr: 241/1

układ współrzędnych – „2000”
układ wysokościowy – „Kronstadt 86”

Mapę sporządzono na podstawie ark. 8.125.10.05.3.1 mapy zasadniczej oraz pomiaru uzupełniającego. Granice działek zgodnie z operatem ewidencji gruntów. W zakresie opracowania mapy nie badano obciążań służebności arundowni.

linijniejsza mapa nie jest objęta planem zagospodarowania. Nie wyklucza się istnienia w terenie innych nie wykazanych na niniejszej mapie linii uzbrojenia podziemnego, których nie zgłoszono do geodezyjnej inwentaryzacji powykonawczej. Mapa aktualna na dzień 02.03.2019

MR GEODEZJA.

usługi geodezyjne
Ryszard Marszałek
37-500 Jarosław, Sulechów 95
NIP 792-128-44-15, Regon 6511701
tel. 667-944-766

ID zgłoszenia: 440.472.2019
Numer licencji: 440.472.2019.

Jarosław, dnia 04.03.2019 r.



Projektowane uzbrojenie uzgodnione z WZUBP
współgule / nie występuje w zakresie uzbrojenia
- 4 MAR 2019
Leczeków, dnia

Posiadać się, że niniejszy dokument został opracowany w wyniku prac geodezyjnych i kartograficznych, których rezultaty zawiera operat techniczny wpisany do ewidencji materiałów państwowego zasobu geodezyjnego i kartograficznego.

Organ prowadzący prace wazy zarys geodezyjny i topograficzny	SIAROSTA JAROSLAWSKI
Identyfikator ewidencyjny materiału zabioru - operatu technicznego	P1804 9.19.58C
Data wpisania i potwierdzenia dotychczasowej ewidencji	2019-03-07

Inię, nazwisko i podpis osoby
reprezentującej organ **Zup. STANOWISZC**

Plac Matrierek
Dyrektor Powiatowego Ośrodka
Dokumentacji Geodezyjnej i Kartograficznej
w Jarosławiu

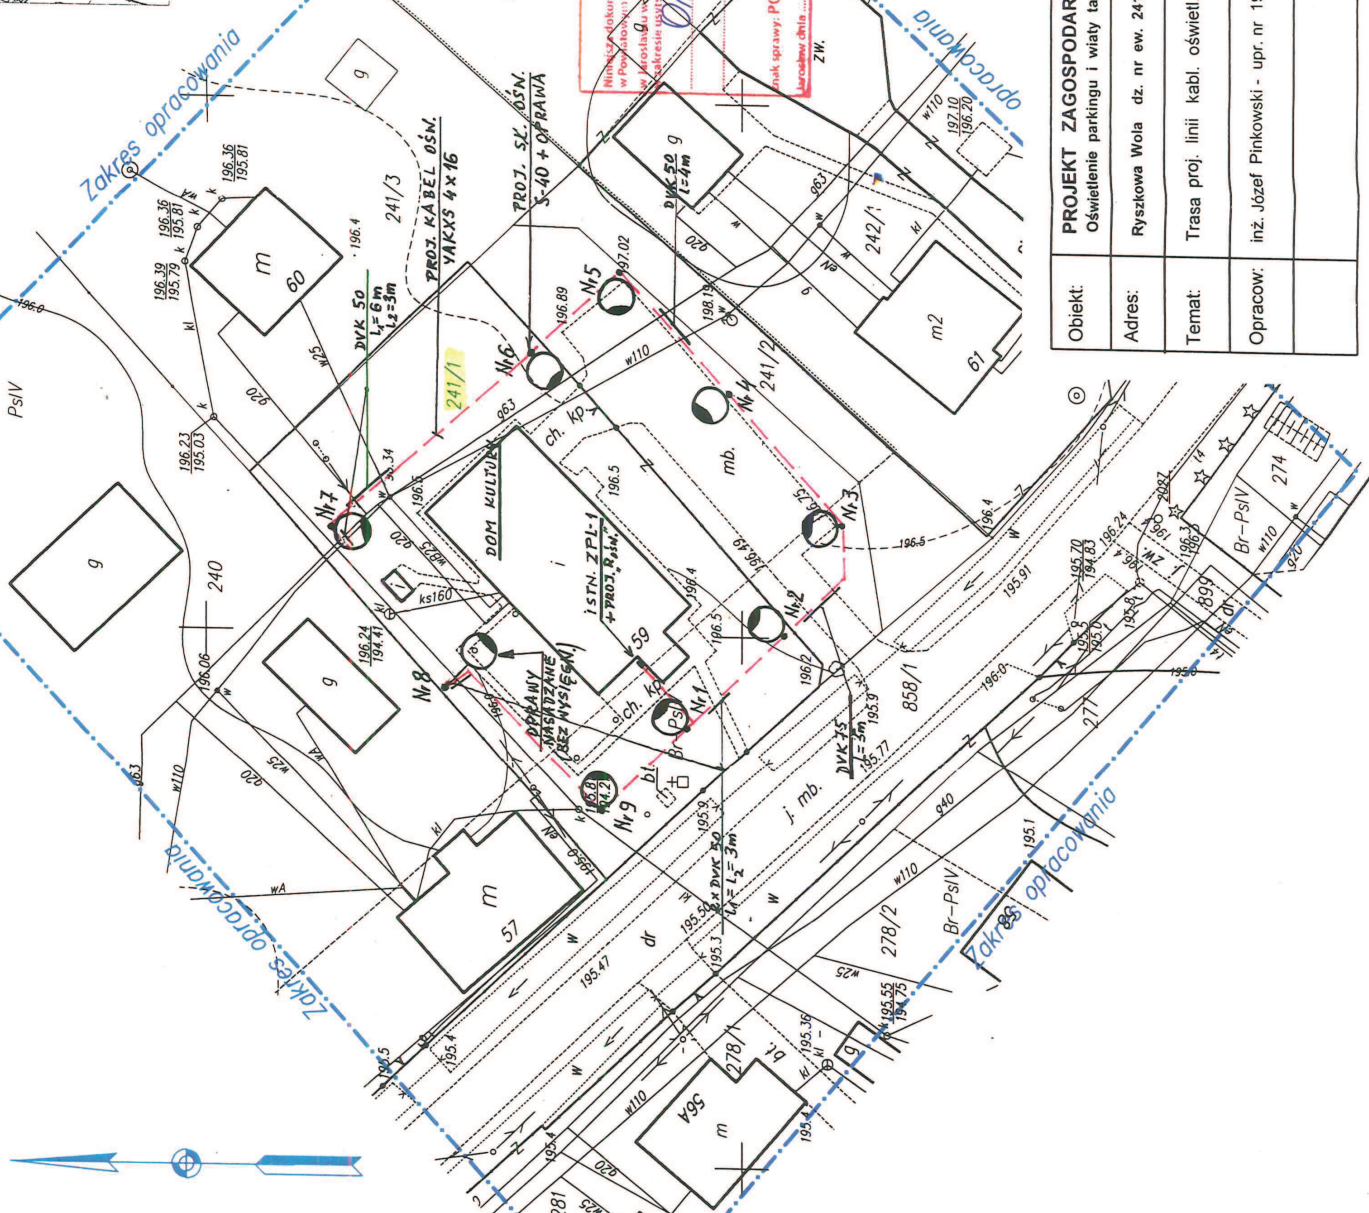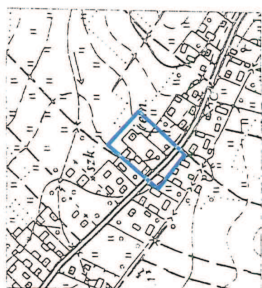

Obiekt:	PROJEKT ZAGOSPODAR. m-ci RYSZK. WOLA Oświetlenie parkingu i wiaty tanecznej przy Domu Kultury		skala 1 : 500
Adres:	Ryszkowa Wola dz. nr ew. 241/1 - gm. Wiazownica		
Temat:	Trasa proj. linii kabl. oświetl. i usytuowanie latarni inż. Józef Pinkowski		
Opracow:	inż. Józef Pinkowski - upr. nr 19/82		37-500 W. Ryszkowa 14.05.2019
	data	nr rys.	2
	06.2019		