

MAPA DO CELÓW PROJEKTOWYCH

skala 1 : 1000

Jednostka rejestrowa : 180411_2 Wiązownica

obręb : 180411_2.0007 Ryszkowa Wola

działka nr: 925/1



układ współrzędnych – „2000”
układ wysokościowy – „Kronsztadt 86”

Mapę sporządzono na podstawie ark. 8.125.10.04.3
mapy zasadniczej oraz mapy parćnania z terenem.
Granice działek zgodne z operatem ewidencji gruntów.
W zakresie opracowania mapy nie badano obciążeń
służebnościami gruntowymi.
Nie wyklucza się istnienia w terenie innych nie wykazanych
na niniejszej mapie linii uzbrojenia podziemnego, których
nie zgłoszono do geodezyjnej inwentaryzacji wykonawczej
Mapa aktualna na dzień 14.05.2019 r.

ID zgłoszenia: 440.1188.2019
Numer licencji: 440.1188.2019_1804_K05
Jarosław, dnia 15.05.2019 r.

MR GEODEZJA
usługi geodezyjne
Ryszard Marszałek
37-500 Jarosław, Surochów 95
NIP 792-128-44-15, Regon 651170175
tel. 667-944-766

GEODETA UPRAWNIENI
mgr inż. Beata Salzberg-Marszał
Nr uprawnień 16444298 (1,2)

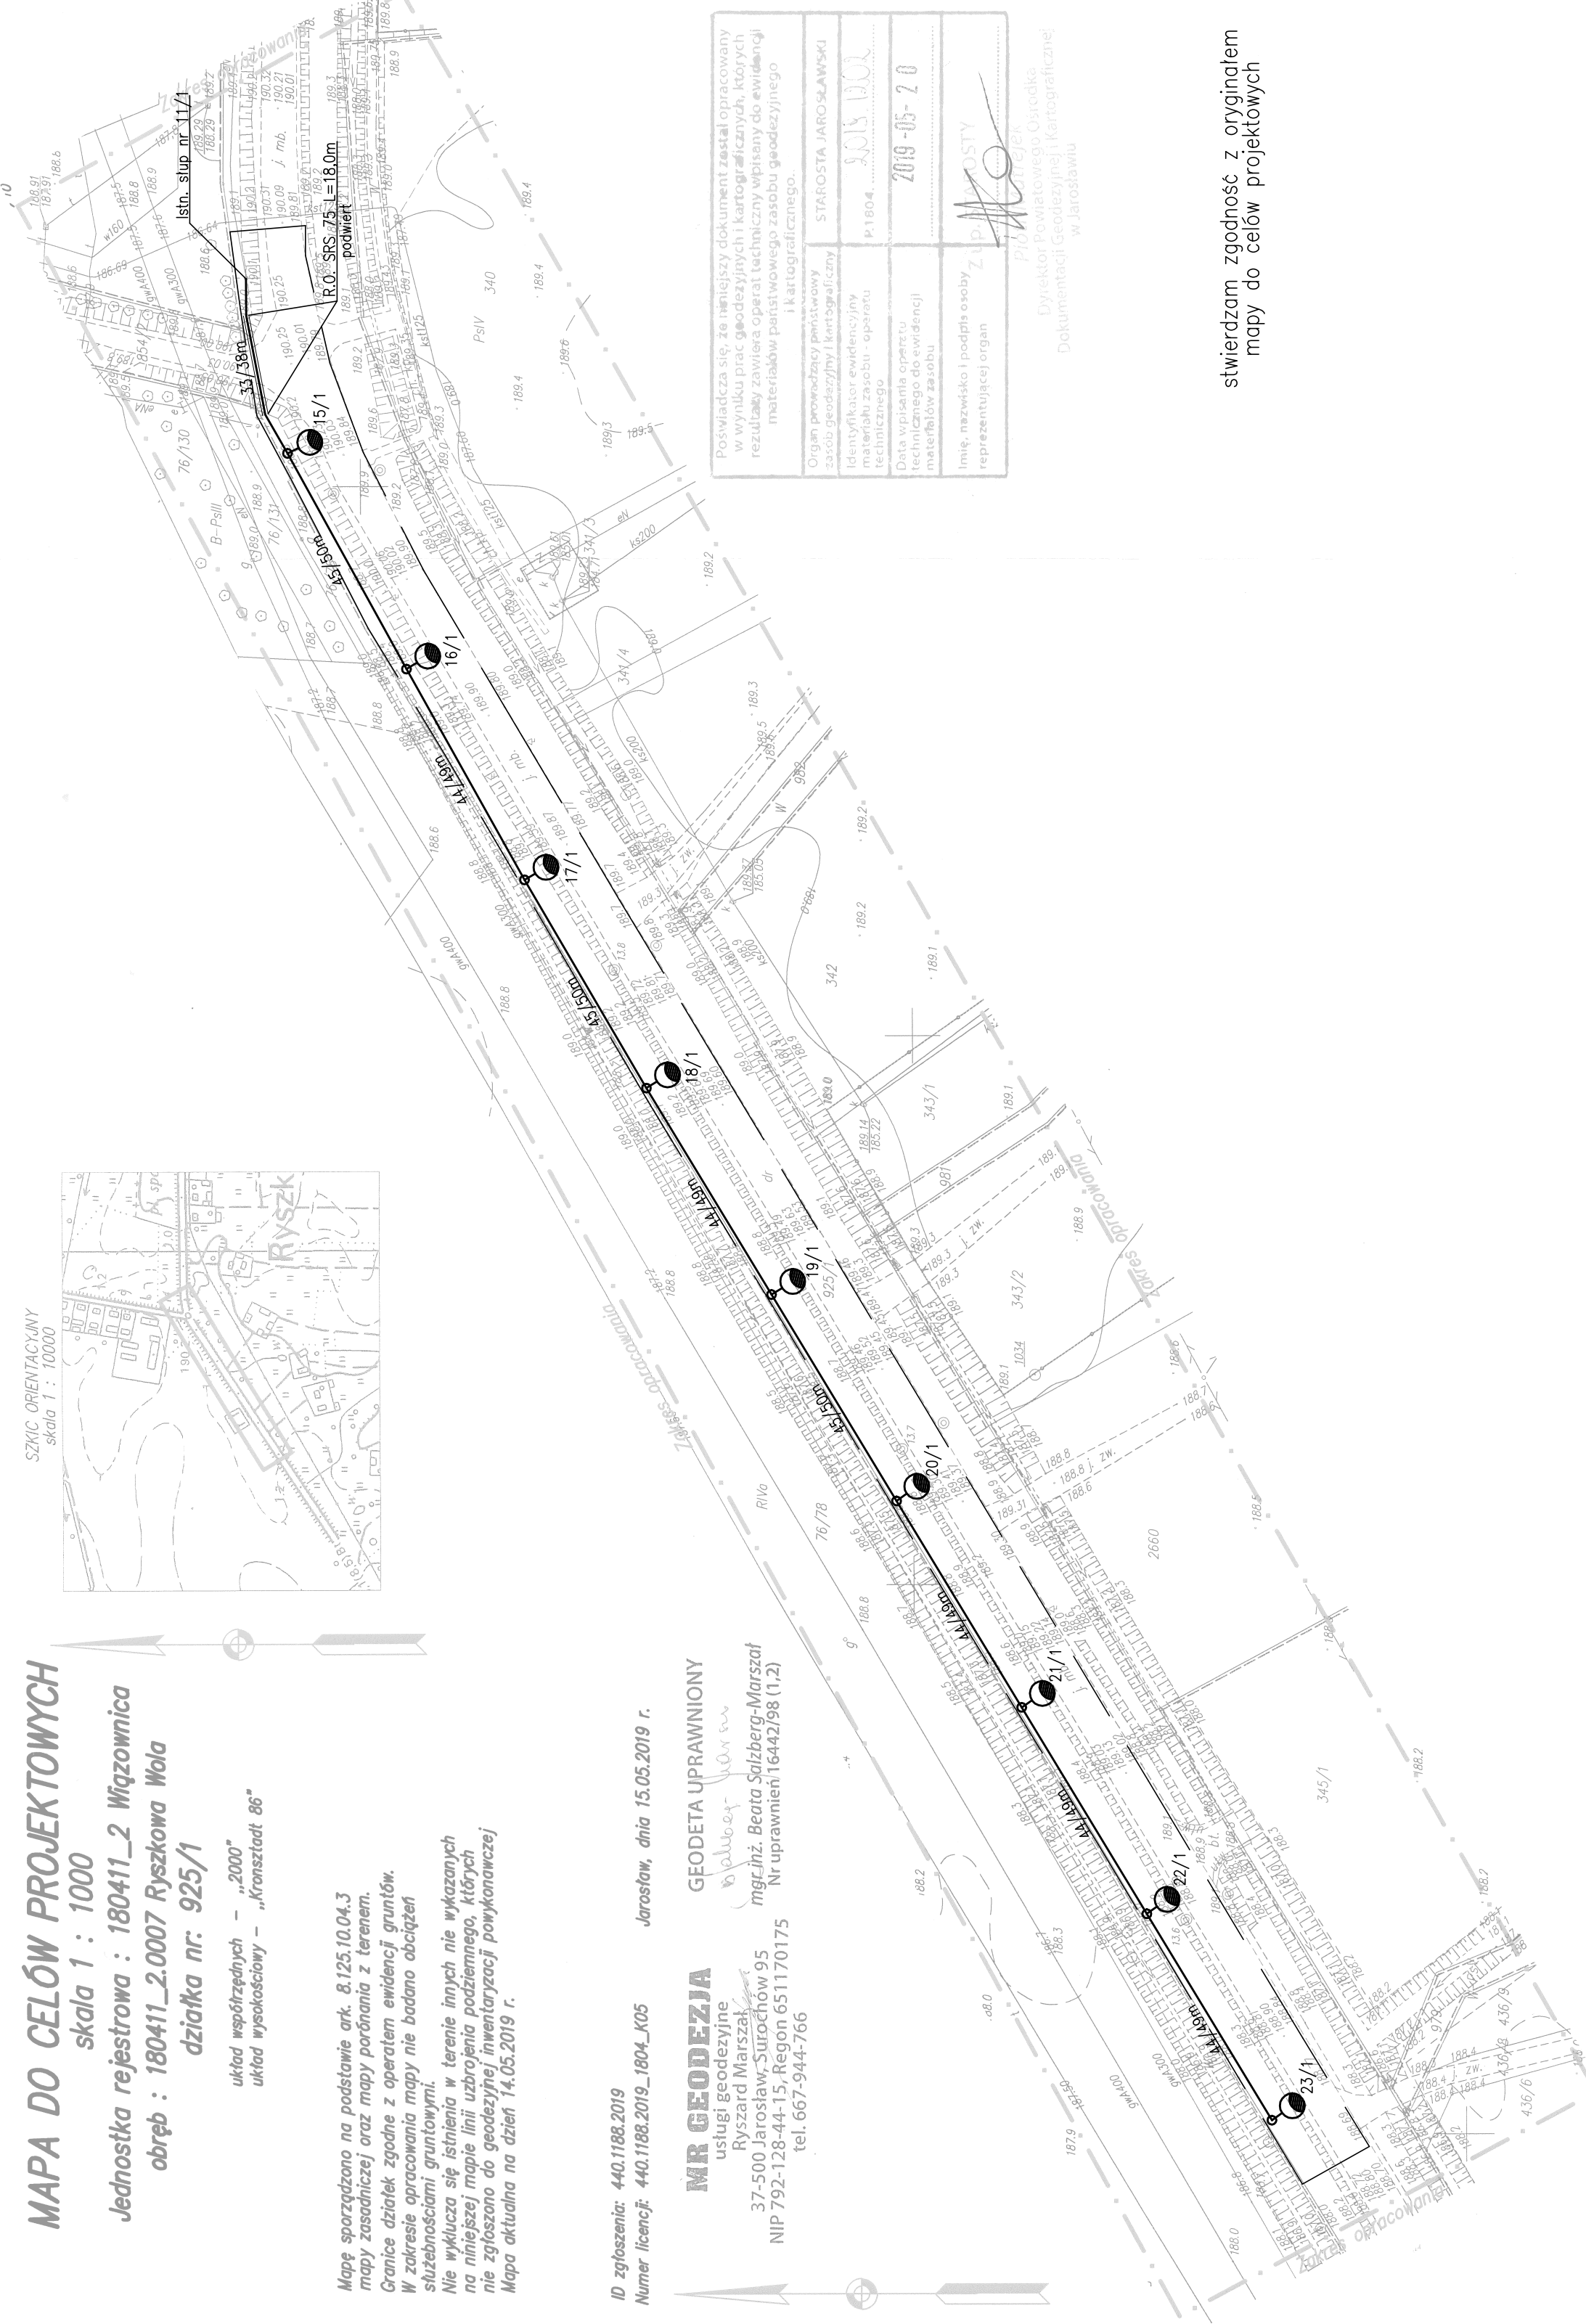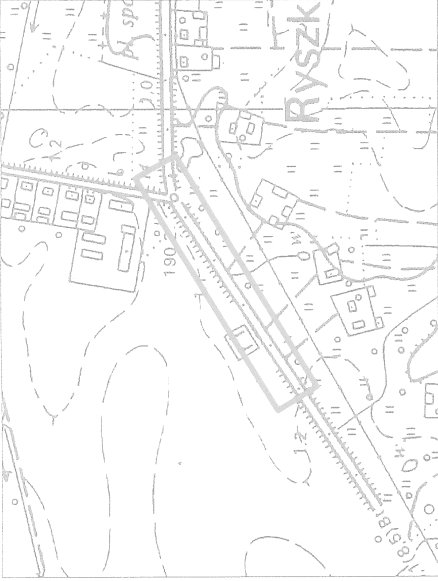

Poświadczam się, że niniejszy dokument został opracowany w wyniku prac geodezyjnych i kartograficznych, których rezultaty zawiera operat techniczny wpisany do ewidencji materiałów państwowego zasobu geodezyjnego i kartograficznego.	
Organ prowadzący państwowy zasob geodezyjny i kartograficzny	STAROSTA JAROSŁAWSKI
Identyfikator ewidencyjny zasobu państwowego zasobu geodezyjnego i kartograficznego	P.1804. 2019-05-20
Data wpisania operatu technicznego do ewidencji materiałów zasobu	2019-05-20
Imię, nazwisko i podpis osoby reprezentującej organ	Złupiarz

Plóbiński
Dyrektor Powiatowego Ośrodka Dokumentacji Geodezyjnej i Kartograficznej w Jarosławiu

PROJEKT ZAGOSPODAROWANIA TERENU

skala 1:1000

OBIEKT: Budowa oświetlenia ulicznego m. Ryszkowa Wola

LOKALIZACJA: m. Ryszkowa Wola dz. nr 925/1

INWESTOR: Gmina Wiązownica
ul. Warszawska 15
37–522 Wiązownica

LEGENDA:

- proj. kable YAKXS 4x25 w rurze ochronnej DKK75
- proj. słupy oświetlenia ulicznego S–90C
- istn. gaz.
- istn. sieć wodociągowa
- istn. sieć telefoniczna
- istn. sieć energetyczna kablowa NN
- istn. kanalizacja sanitarna
- istn. sieć energetyczna napowietrzna NN
- istn. sieć telekomunikacyjna napowietrzna

Zakres opracowania oraz linia rozgraniczająca teren inwestycji wg decyzji o ustaleniu lokalizacji inwestycji celu publicznego:
– decyzja BG.6733.21.2019 z dnia 19–07–2019r.

FIRMA: Zakład Usług Projektowych G. Kalamarz w Przeworsku	
TEMAT: Budowa oświetlenia ulicznego m. Ryszkowa Wola dz. nr ew. 925/1	
TREŚĆ RYSUNKU:	Projekt zagospodarowania terenu
Imię i nazwisko	specj. nr upr. podpis
PROJEKTOWAŁ: mgr inż. Wiesław Suchy	elektr 43/93
OPRACOWAŁ: inż. Grzegorz Kalamarz	elektr
Sprawił: mgr inż. Jan Jędrzejec	elektr 2/97
BRANŻA: elektryczna	
NR RYS.	1
DATA: 09–2019	
SKALA: 1:1000	

stwierdzam zgodność z oryginałem
mapy do celów projektowych