

MAPA DO CELÓW PROJEKTOWYCH
skala 1 : 1000
Jednostka rejestrowa : 180411_2 Wiązownica
obręb : 180411_2.0011 Wólka Zapółowska
działka nr: 200

Mapę sporządzono na podstawie ark. 8.126.11.07.3
mapy zasadniczej oraz mapy porównania z terenem.
Granice działek zgodne z operatem ewidencji gruntów.
W zakresie opracowania mapy nie badano obciążeń
służebnościami: gruntowymi.
Nie wyklucza się istnienia w terenie innych nie wykazanych
na niniejszej mapie linii uzbrojenia podziemnego, których
nie zgłoszono do geodezyjnej inwentaryzacji powykonawczej
Mapa aktualna na dzień 13.06.2019 r.



MR GEODEZJA
usługi geodezyjne
Ryszard Marszałek
37-500 Jarosław, Surowców 95
NIP 792-128-44-15, Regon 651170175
tel. 667-944-766

ID zgłoszenia: 440.1532.2019
Numer licencji: 440.1532.2019_1804_K05

GEODETA UPRAWNIONY
mgr inż. Beata Salzberg-Marszał
Nr uprawnień 16442/98 (1,2)

Jarosław, dnia 13.06.2019 r.

Projektowane uzbrojenie uzgodnione w ZUDP
występuje / nie występuje w zakresie opracowania mapy
Jarosław, dnia 13 CZE. 2019

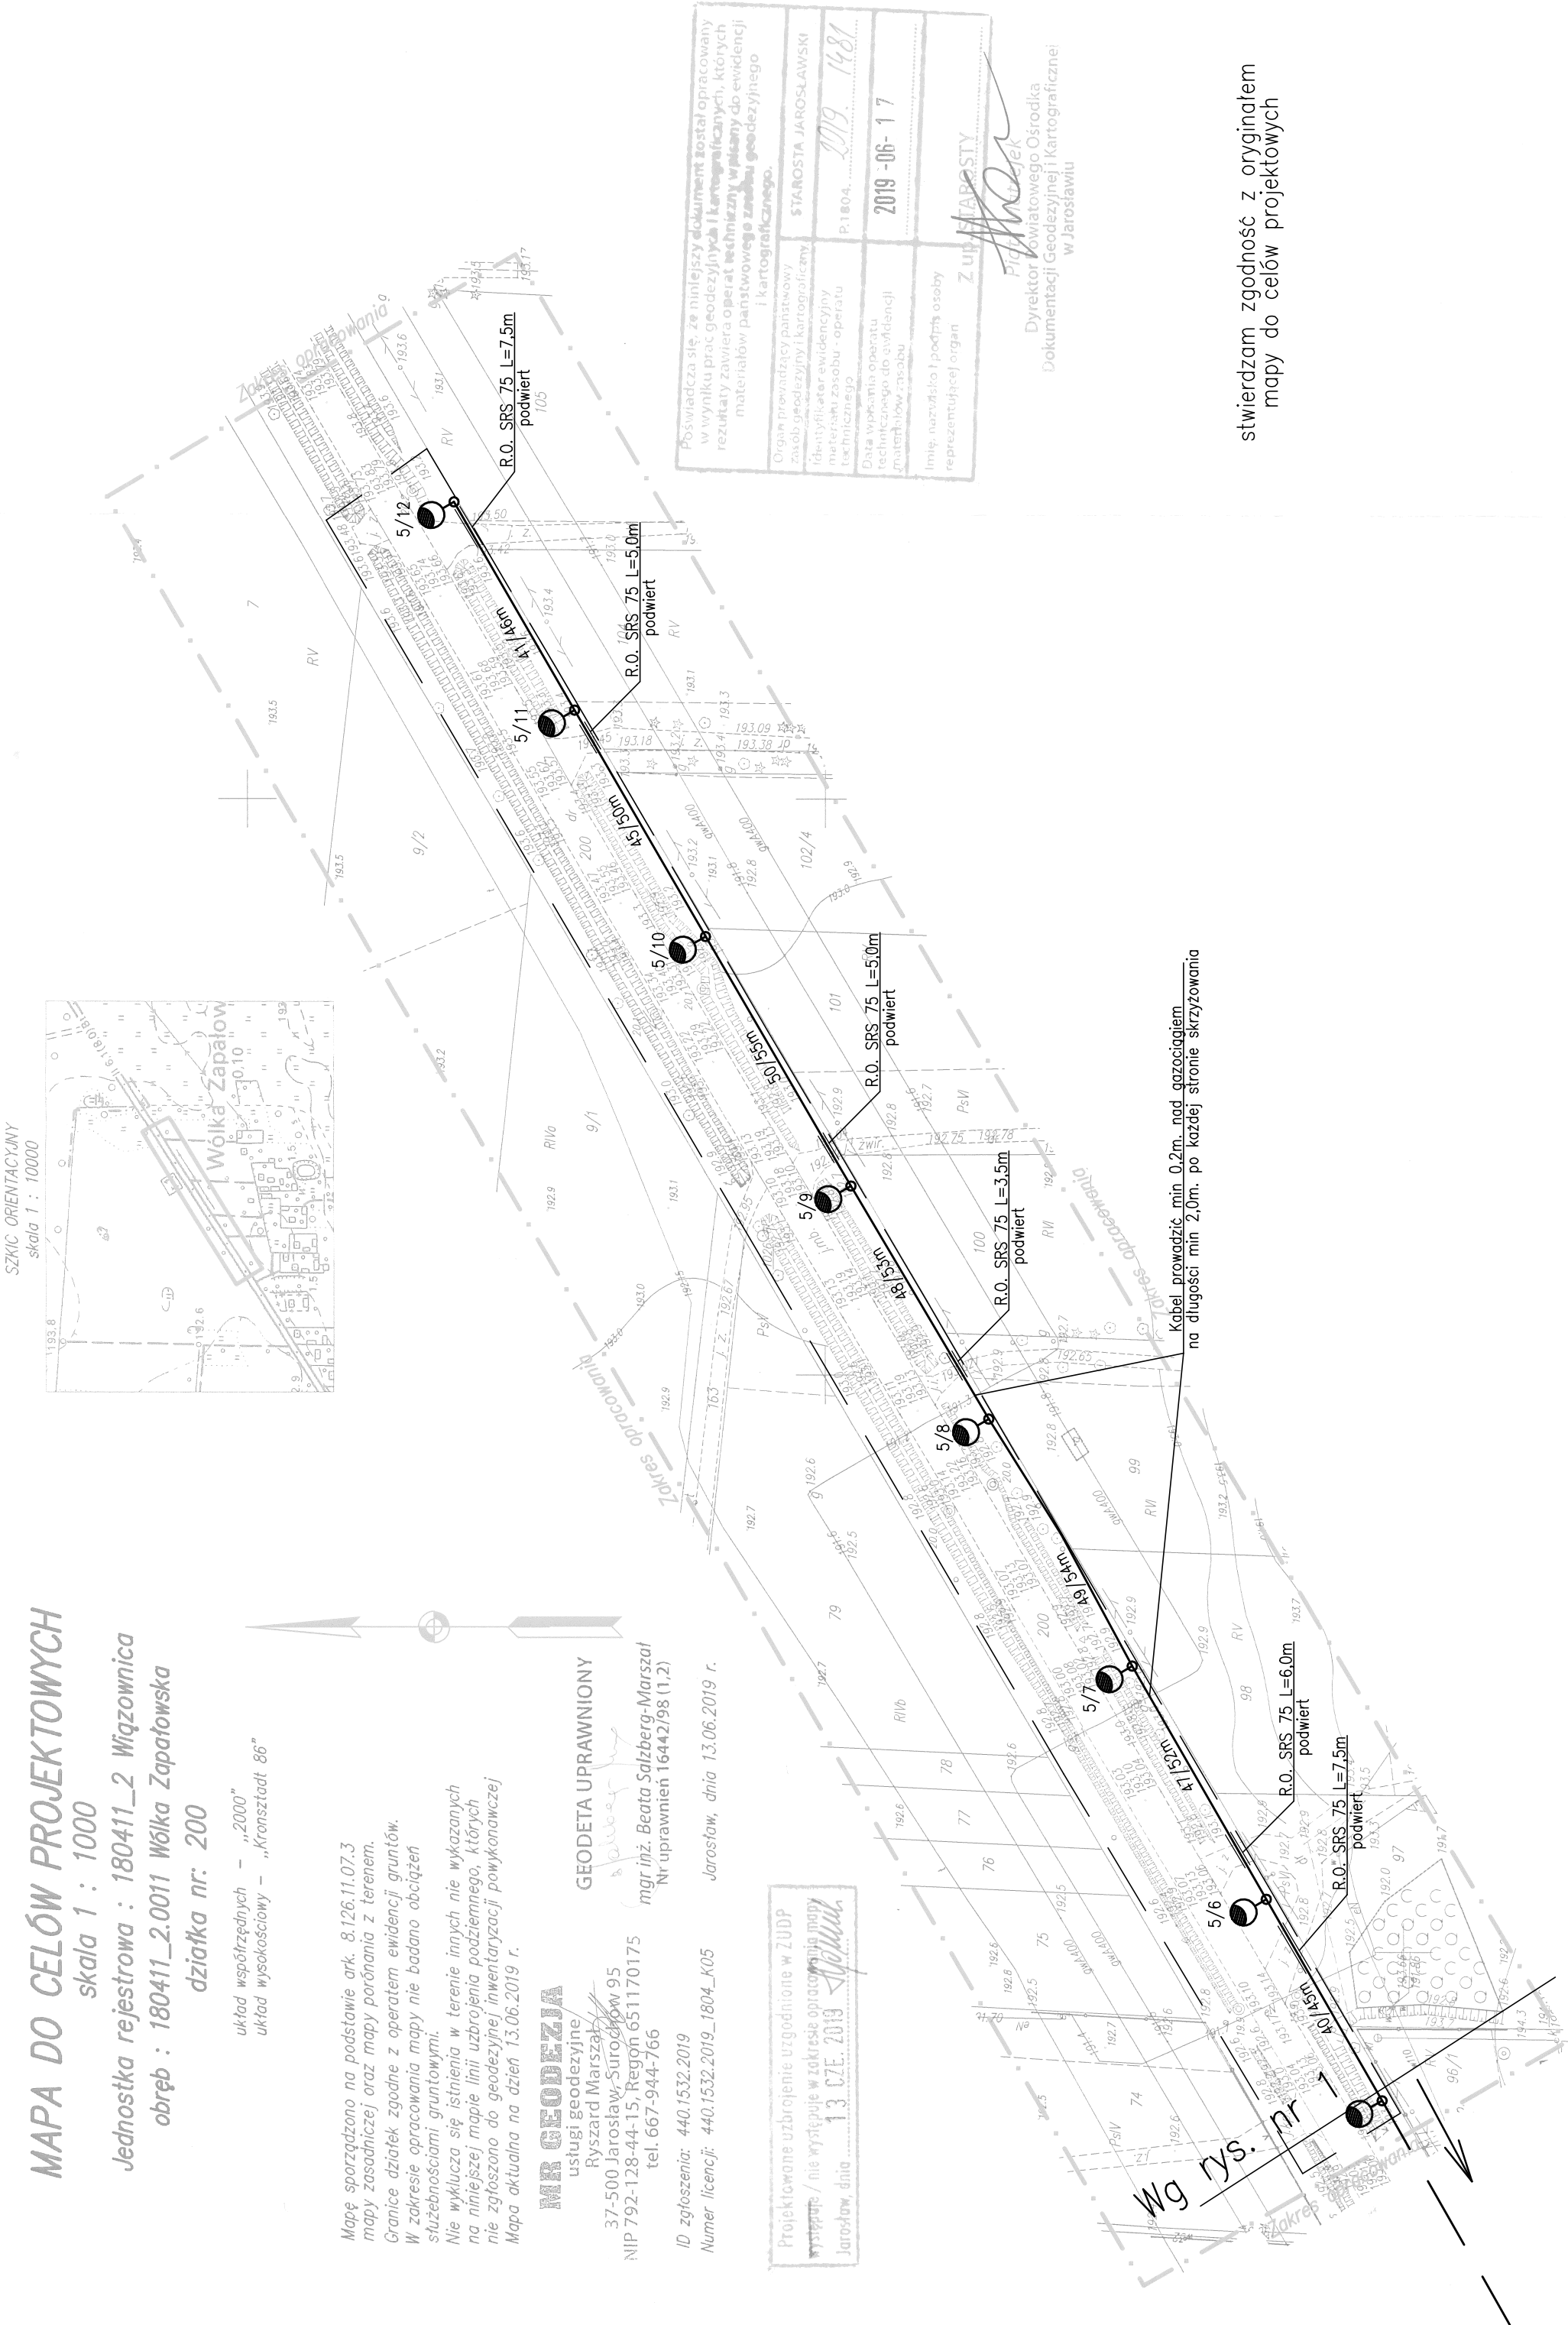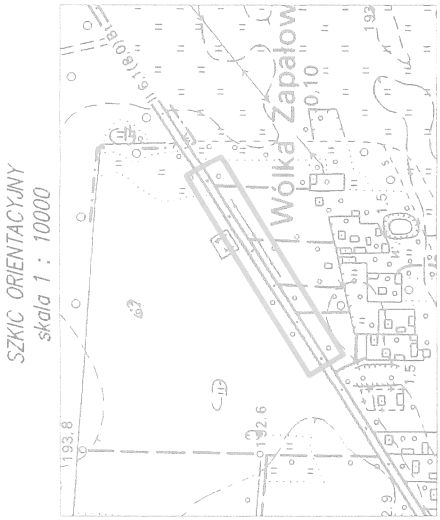

Kabel prowadzić min 0,2m. nad gaziociągami
na długości min 2,0m. po każdej stronie skrzyżowania

Wg rys. nr 1

stwierdzam zgodność z oryginałem
mapy do celów projektowych

PROJEKT ZAGOSPODAROWANIA TERENU
skala 1:1000

OBIEKT: Budowa oświetlenia ulicznego m. Wólka Zapółowska

OKALIZACJA: m. Wólka Zapółowska dz. nr 200 i 92

INWESTOR: Gmina Wiązownica
ul. Warszawska 15
37-522 Wiązownica

LEGENDA:

- proj. kable YAKXS 4x25 w rurze ochronnej DKW75
- proj. słupy oświetlenia ulicznego S-90C
- istn. gaz.
- istn. sieć wodociągowa
- istn. sieć telefoniczna
- istn. sieć energetyczna kablowa NN
- istn. kanalizacja sanitarna
- istn. sieć energetyczna napowietrzna NN
- istn. sieć telekomunikacyjna napowietrzna

— Zakres opracowania oraz linia rozgraniczająca teren inwestycji wg decyzji o ustaleniu lokalizacji inwestycji celu publicznego:
— decyzja BG.6733.23.2019 z dnia 22-08-2019r.

FIRMA: Zakład Usług Projektowych w Przeworsku	G. Kalamarz
TEMAT: Budowa oświetlenia ulicznego m. Wólka Zapółowska dz. nr ew. 200 i 92	
TREŚĆ RYSUNKU: Projekt zagospodarowania terenu	SKALA 1:100
Imię i nazwisko: mgr inż. Wiesław Suchy	nr upr.: 43/83
DATA: 09-2019	BRANŻA: elektryczna
OPRACOWAŁ: inż. Grzegorz Kalamarz	elektr
SPRAWDZIŁ: mgr inż. Jan Jędrzejec	elektr
NR RYS. 2/97	